




1 PLANTA BAIXA GERAL (AF)
ESCALA 1 : 200

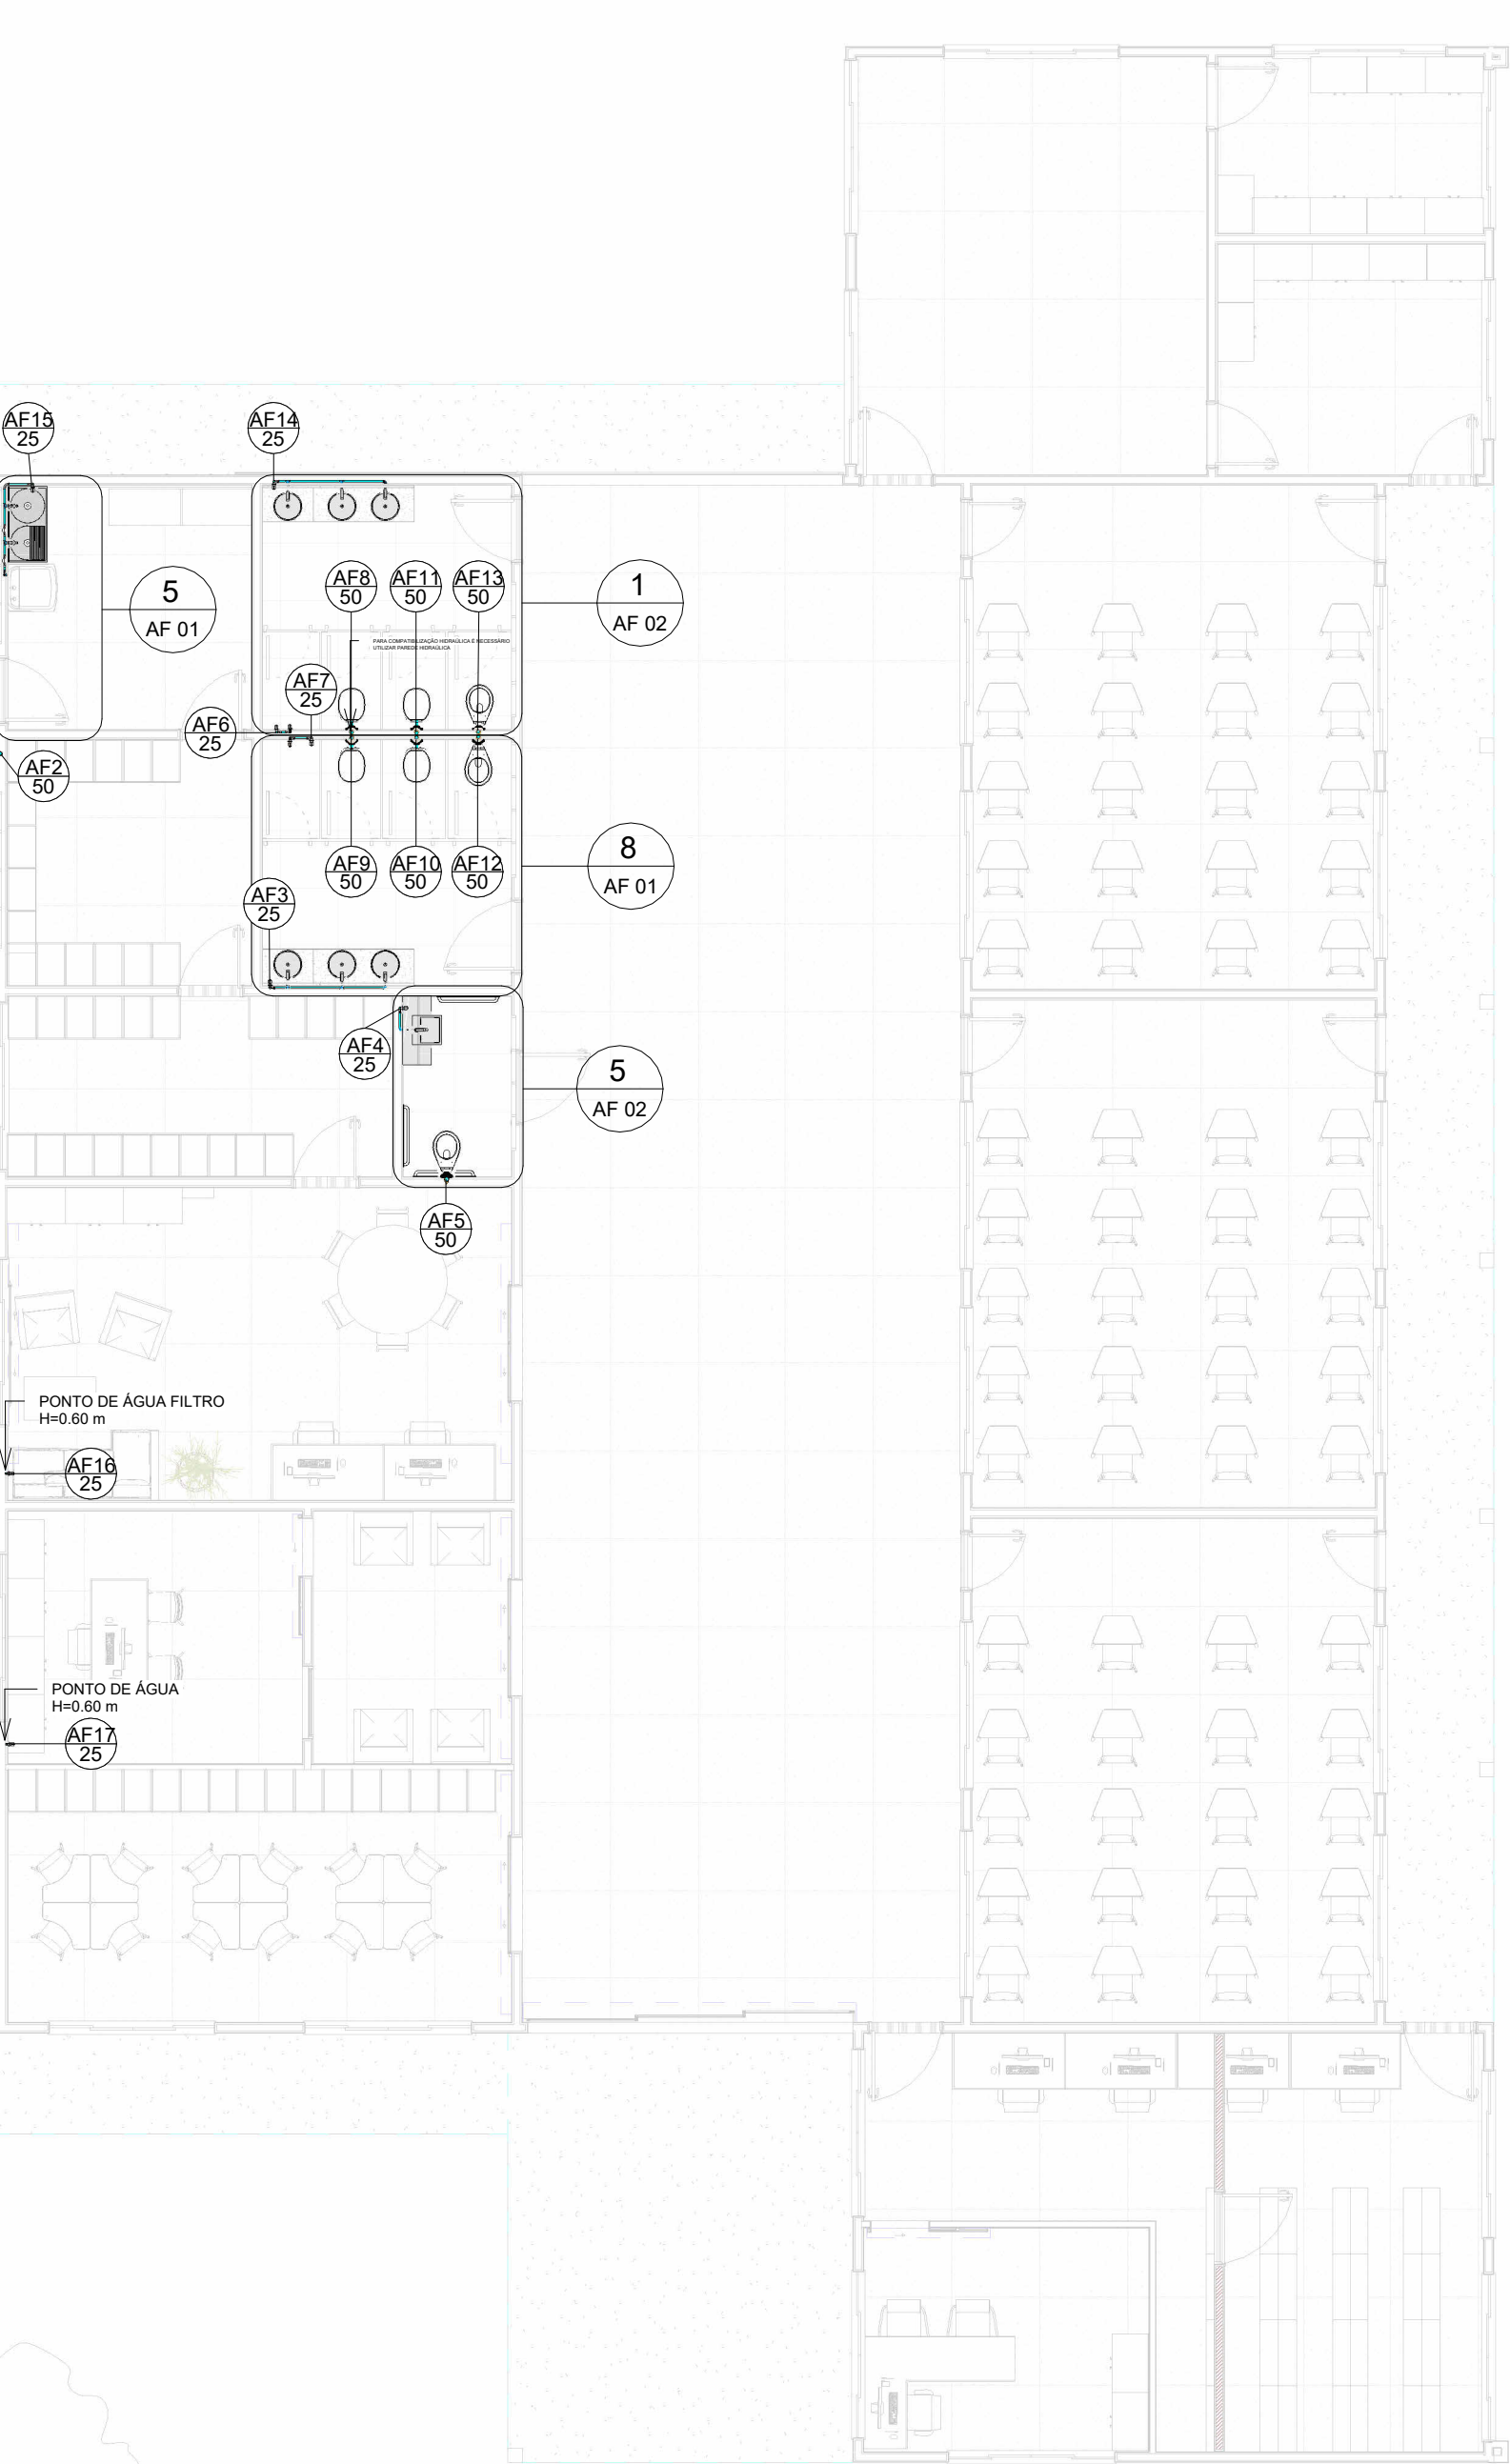


2 PLANTA BAIXA SESC (AF)
ESCALA 1 : 100

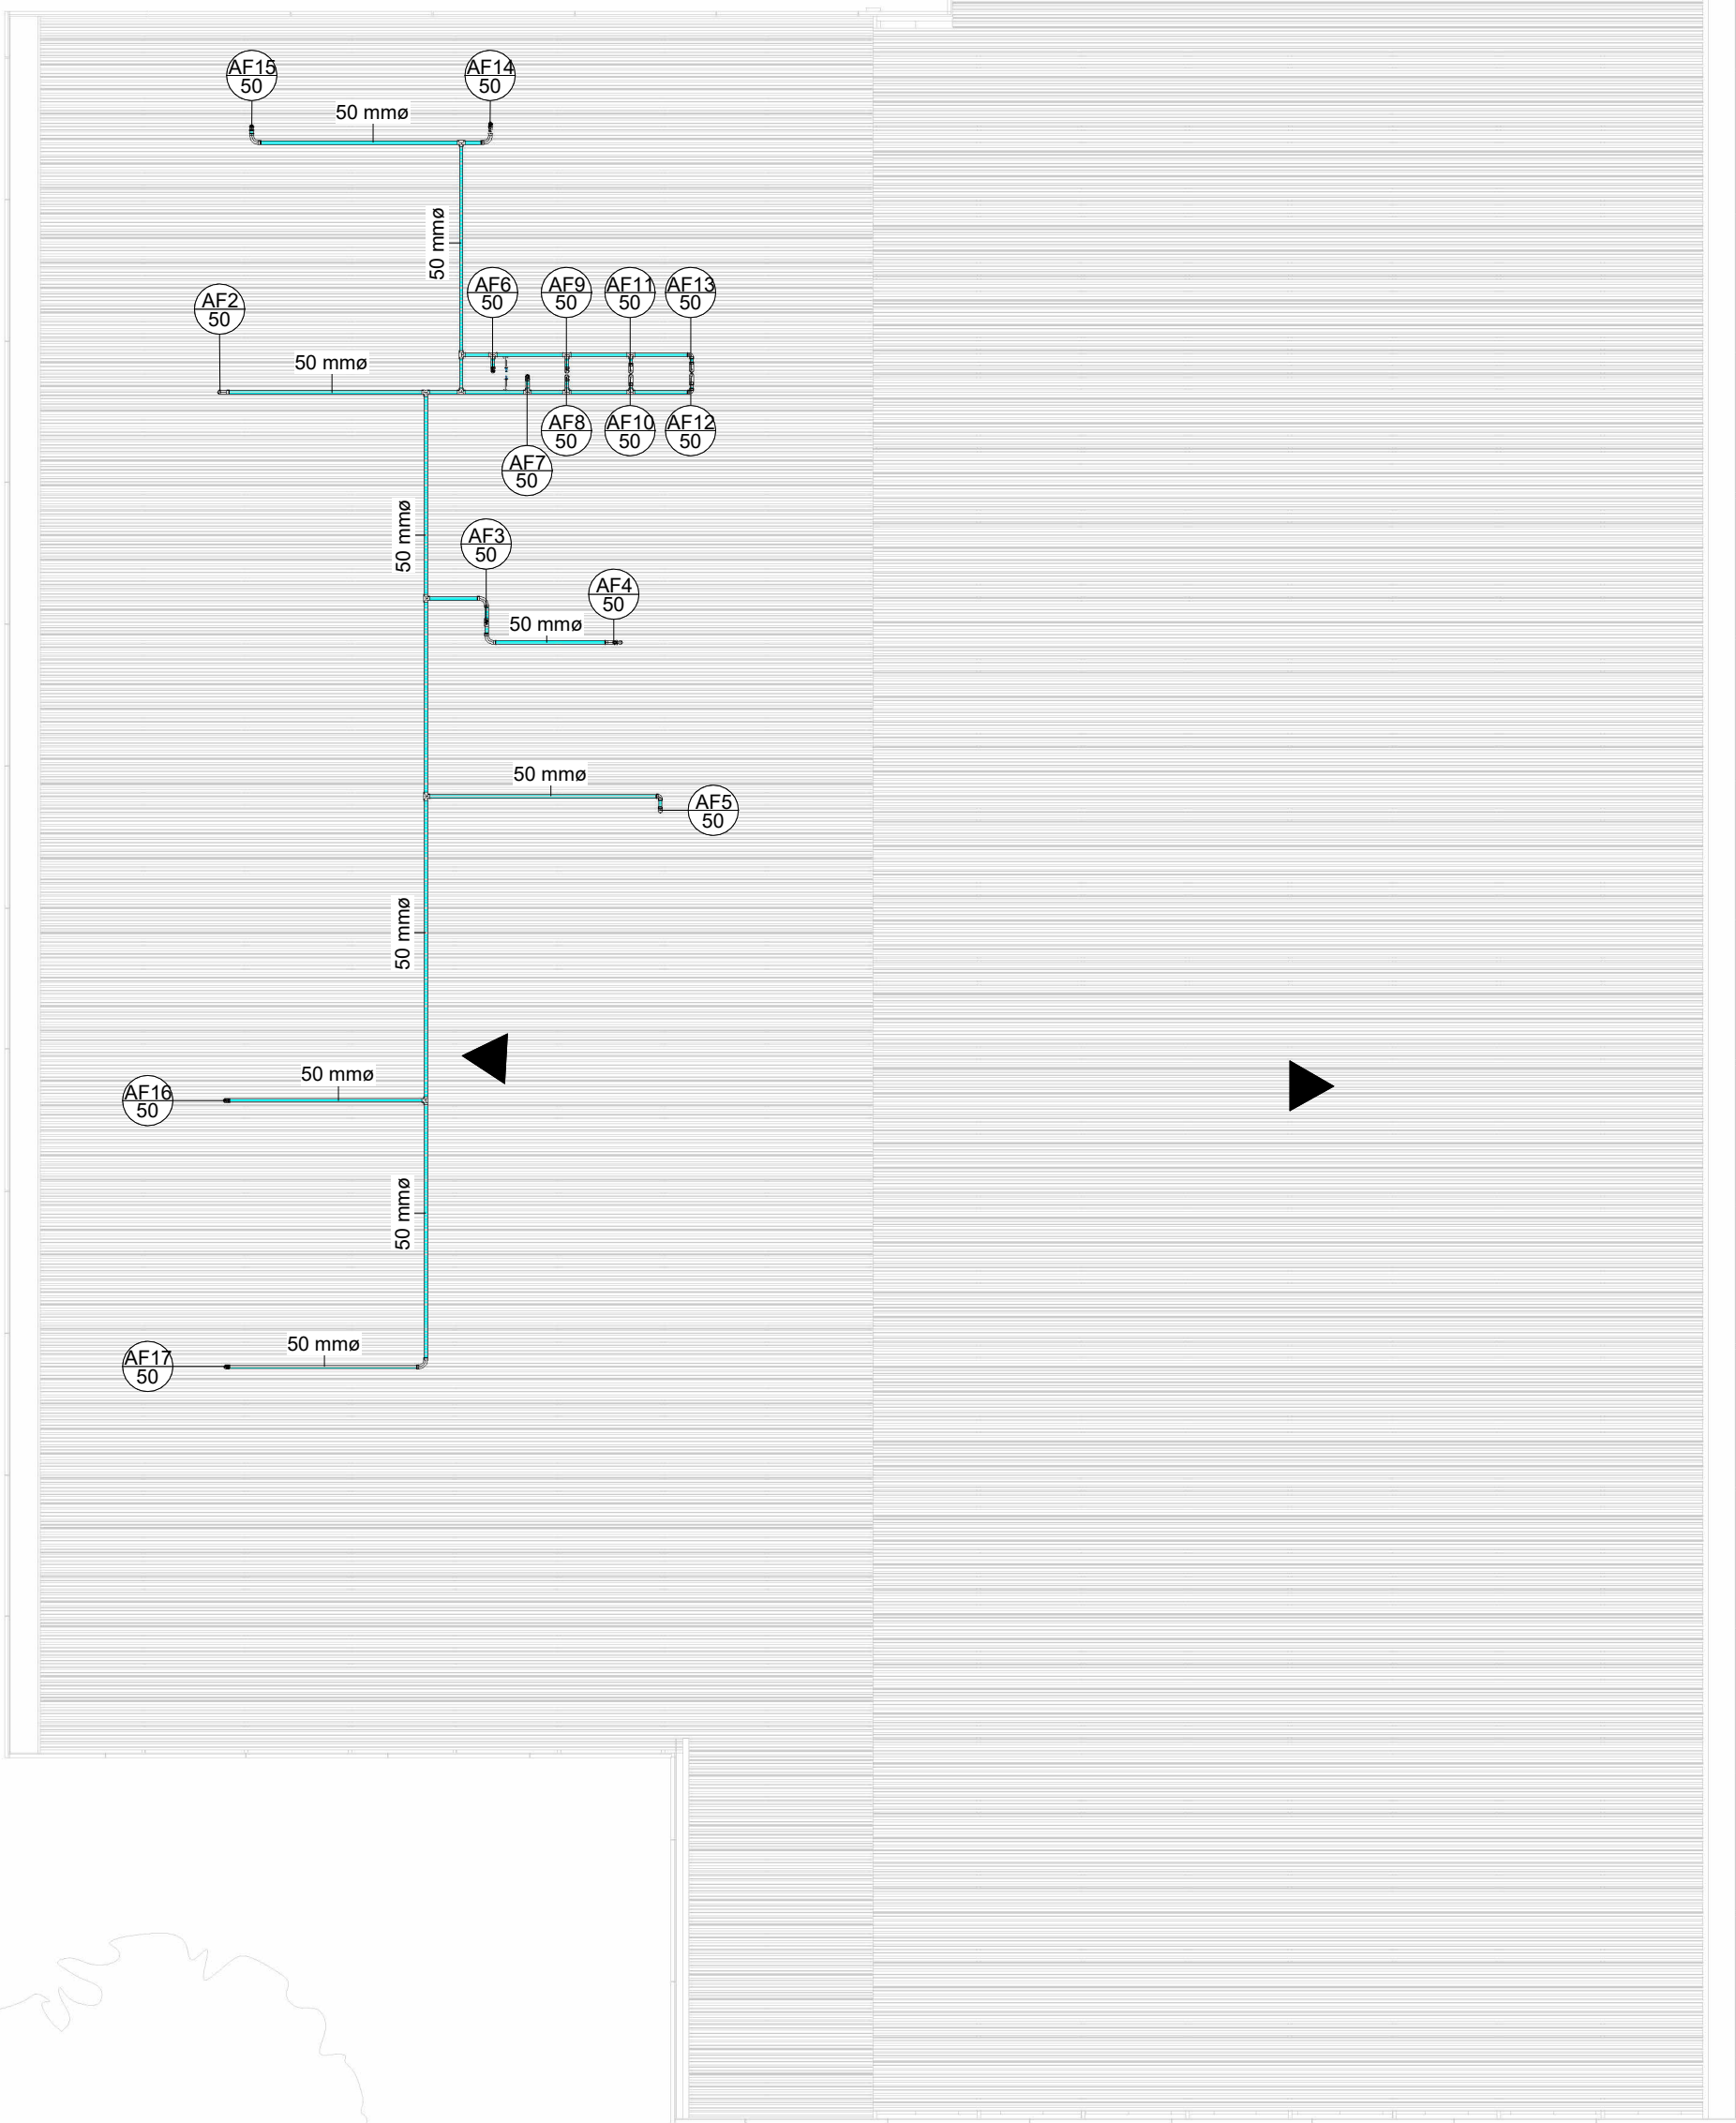


3 PLANTA COBERTURA SESC (AF)
ESCALA 1 : 100

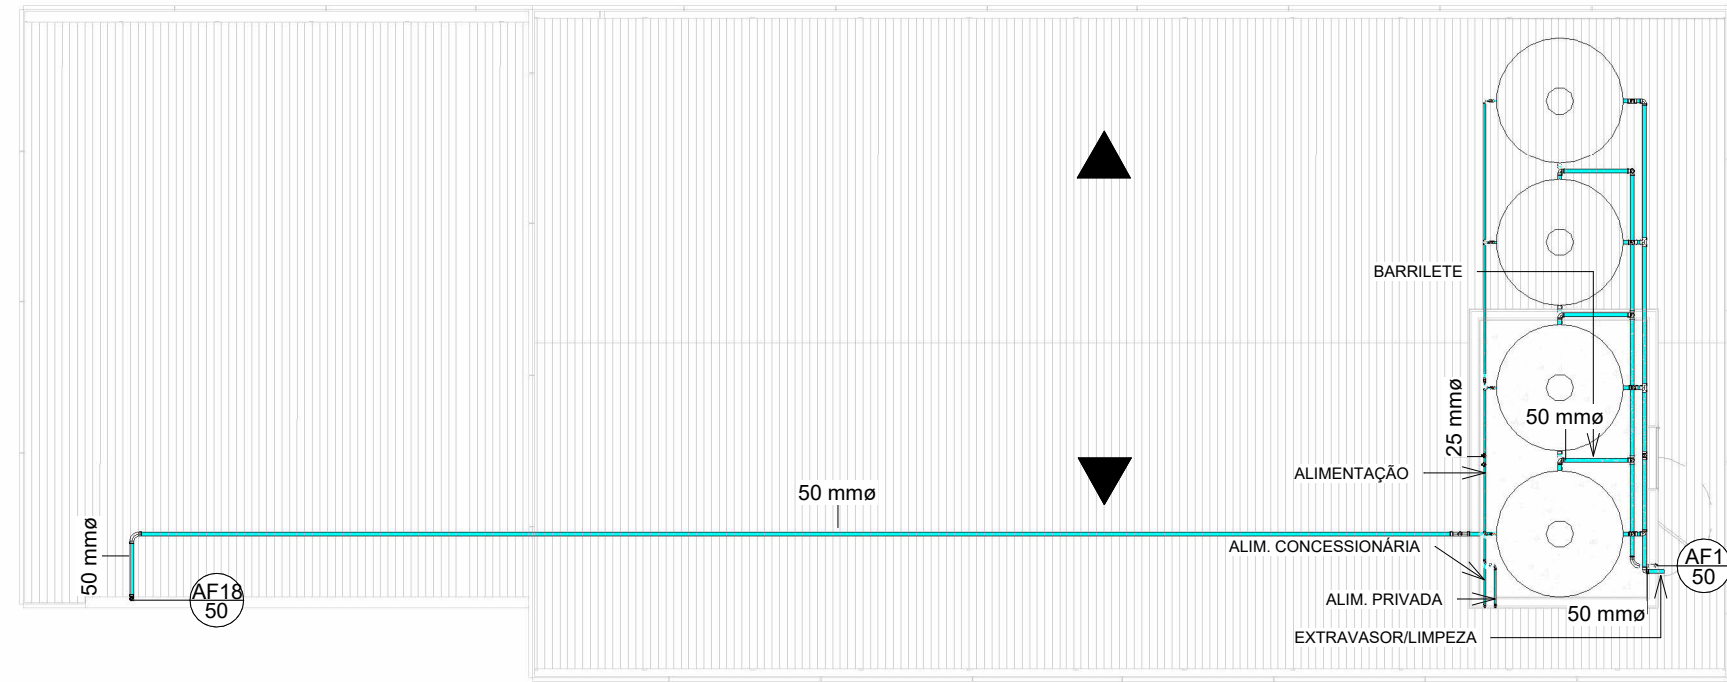


4 PLANTA COBERTURA MULTIUSO (AF)
ESCALA 1 : 100

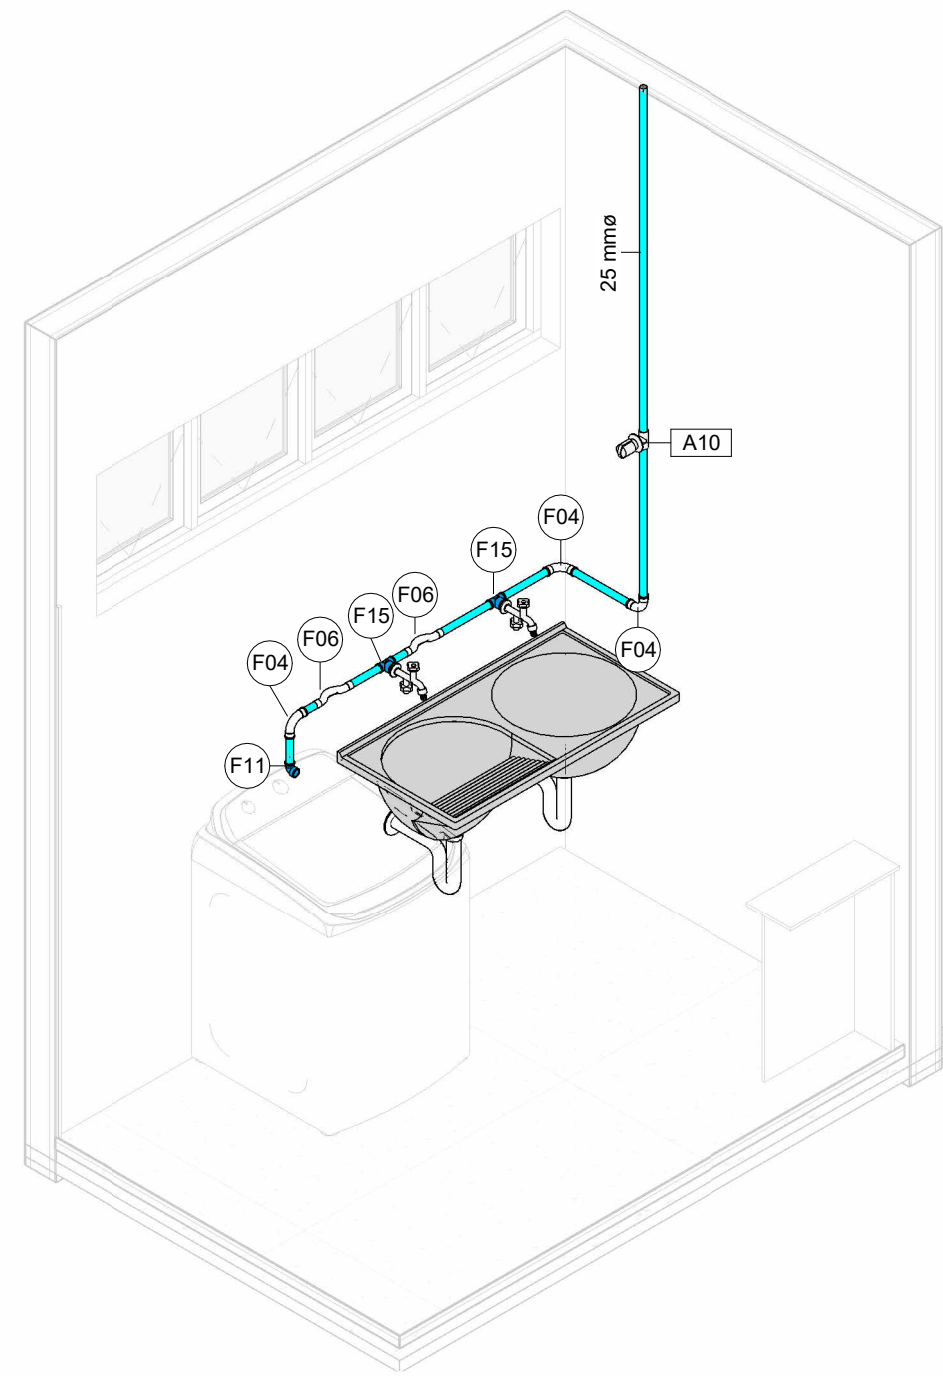


7 ISO LAVANDERIA (AF)

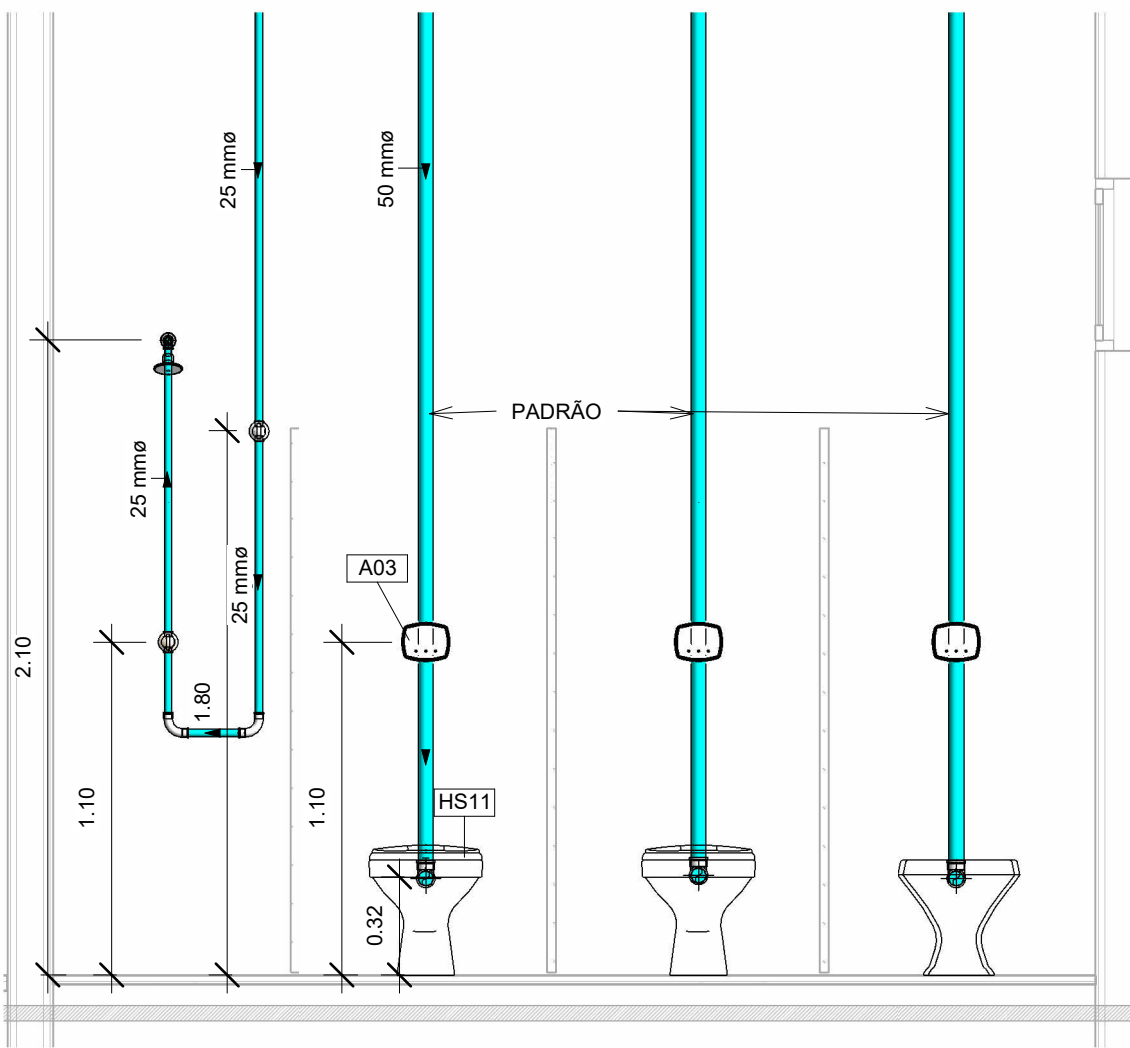


9 ELEV. A-WC. FEMININO (AF)
ESCALA 1 : 25

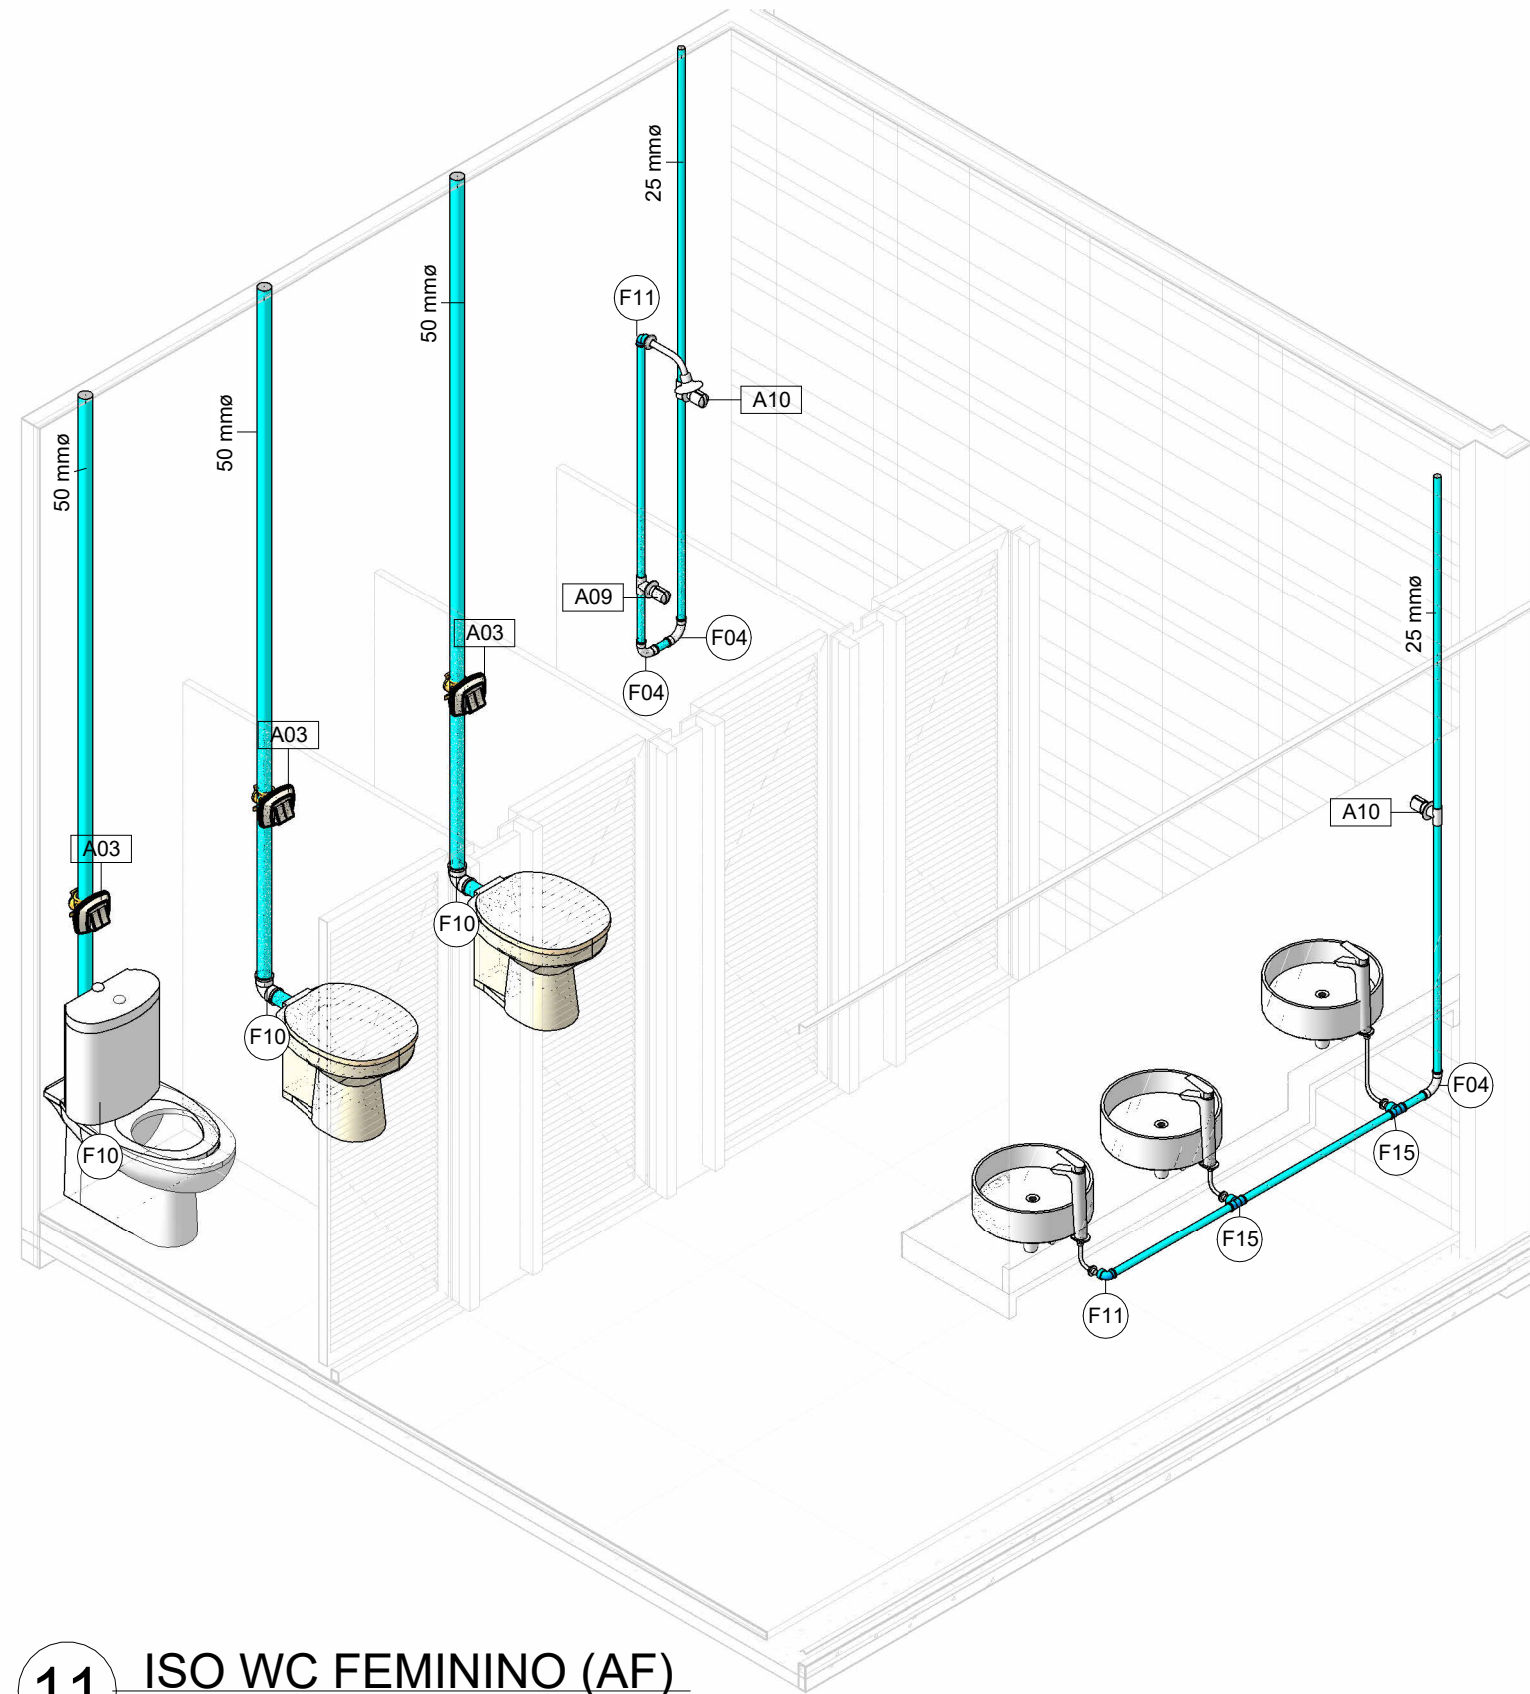


11 ISO WC FEMININO (AF)

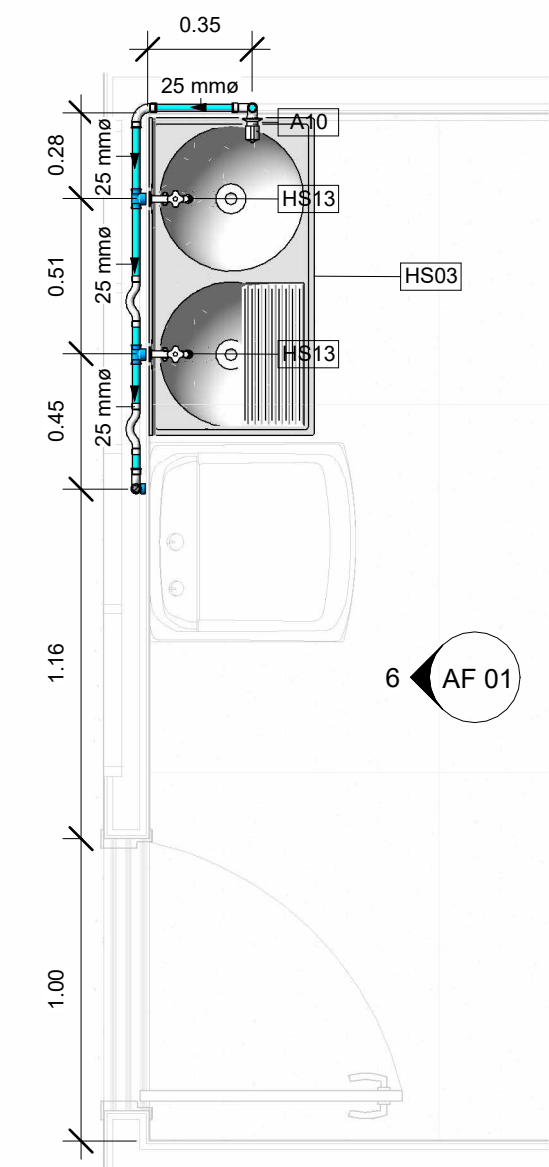


5 PLANTA LAVANDERIA (AF)
ESCALA 1 : 25

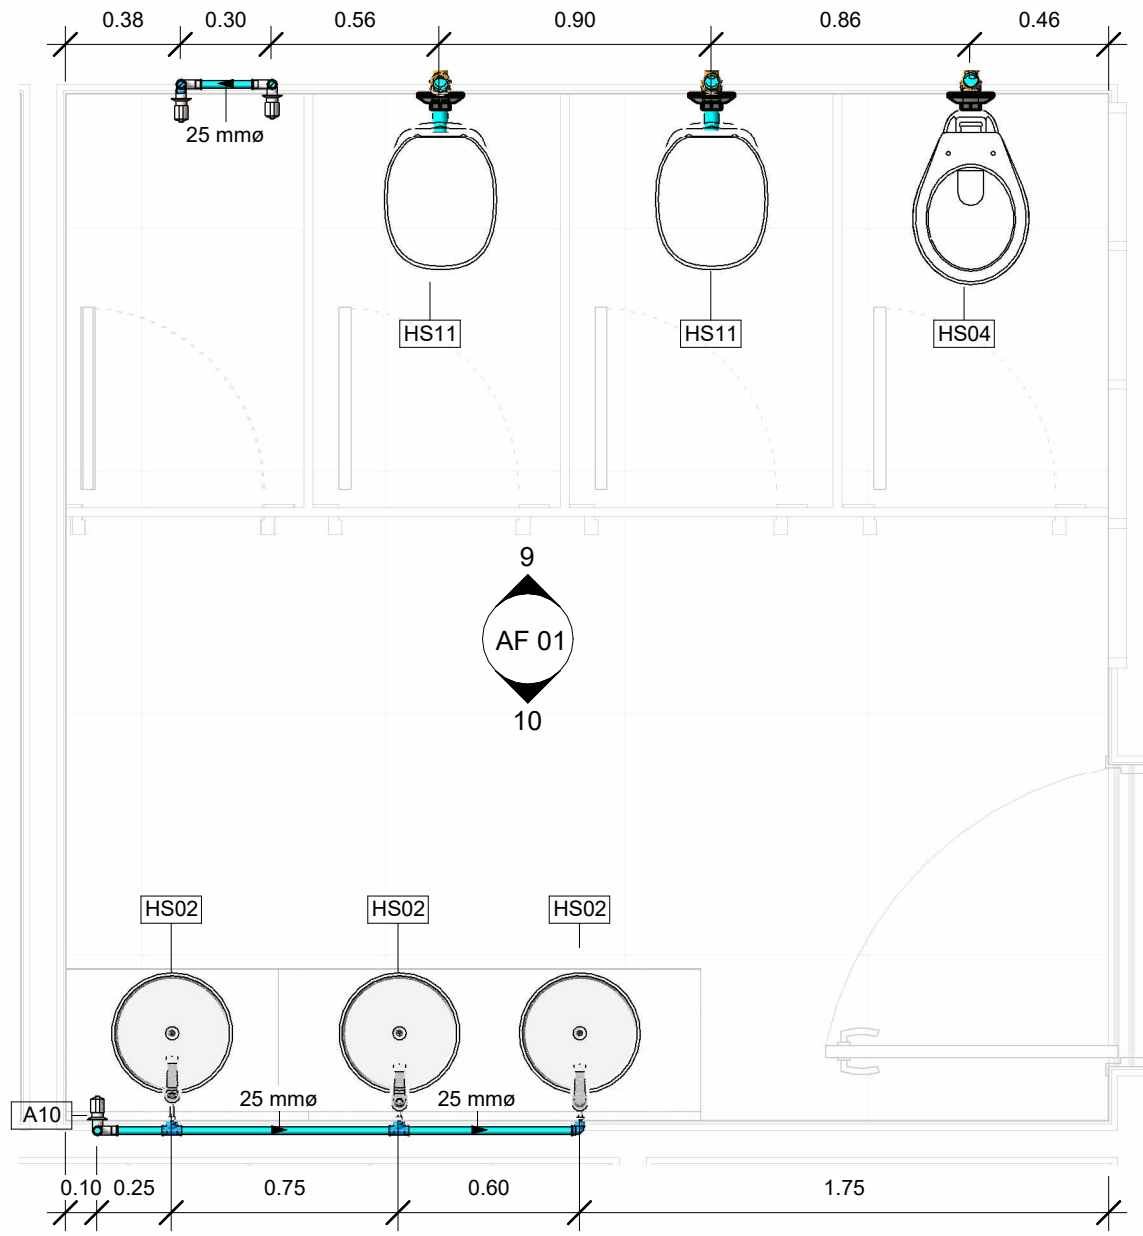

8 PLANTA WC FEMININO (AF)

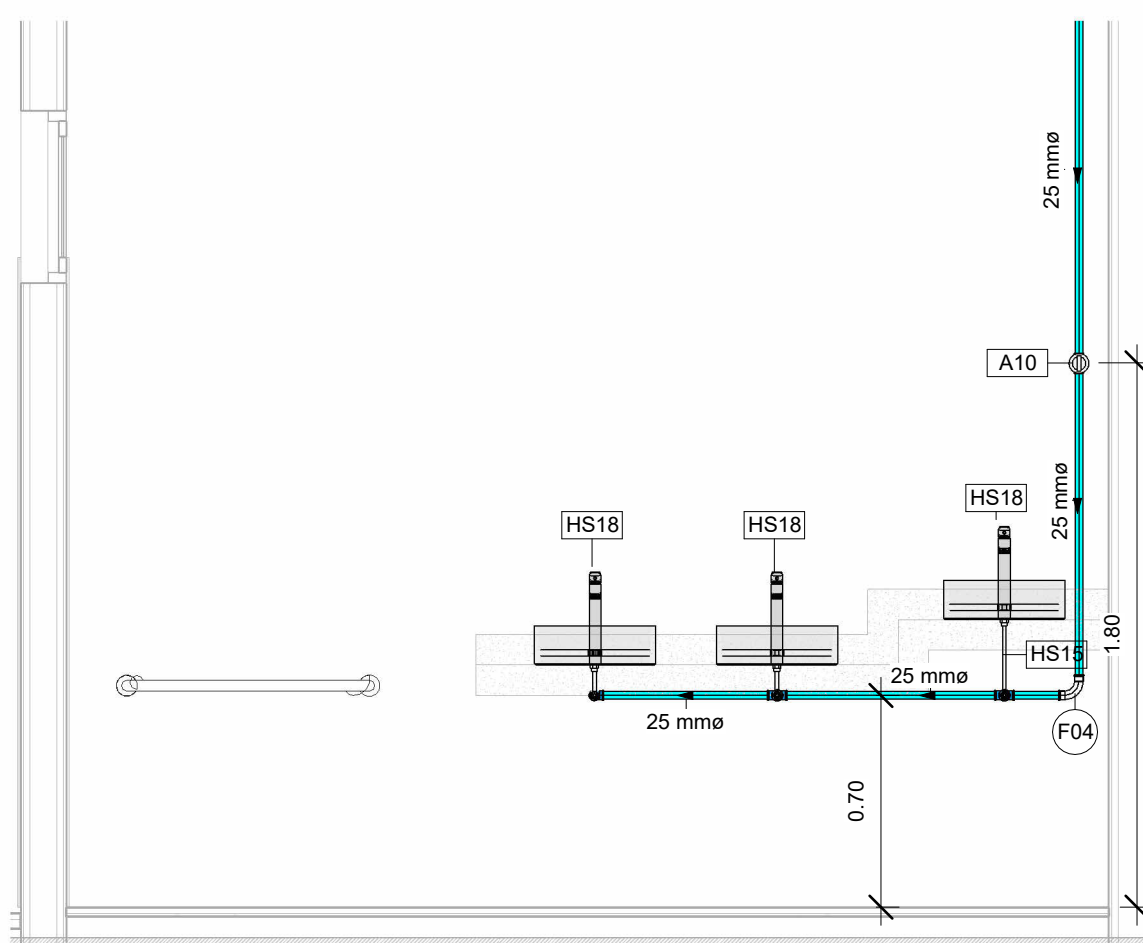

10 ELEV. B-WC FEMININO (AF)
ESCALA 1 : 25

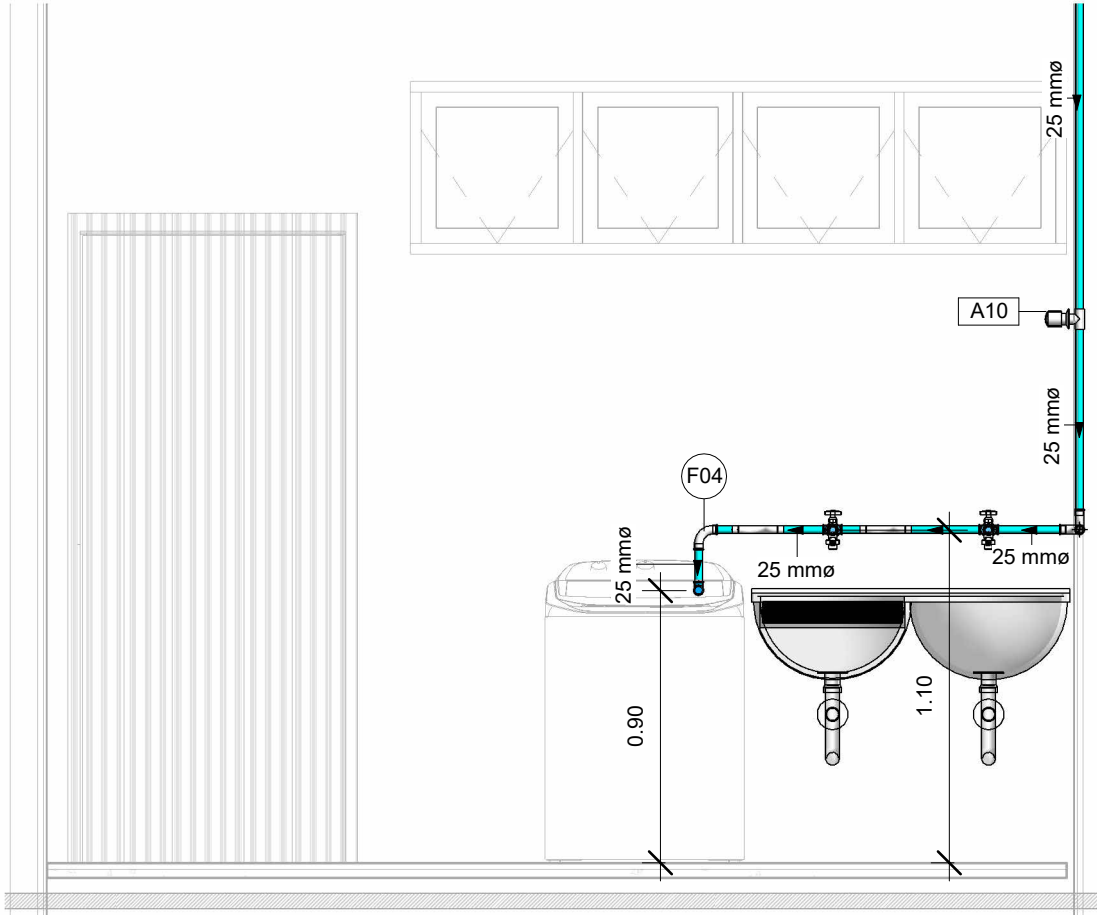

6 ELEV. LAVANDERIA (AF)

ÁGUA FRIA - TABELA DE TUBULAÇÃO		
COMPRIIMENTO	DIÂMETRO	TIPO
Água fria doméstica	25 mmm	PVC - Água Fria - Tubo Soldável Tigre
318,47 m	50 mmm	PVC - Água Fria - Tubo Soldável Tigre

ÁGUA FRIA - TABELA DE CONEXÃO DE TUBO	
QUANTIDADE	ID
Água fria doméstica	
6 Bucha de Redução Soldável Curta 80x50mm, PVC Manom, Água Fria - TIGRE	F01
9 Bucha de Redução Soldável Longa 50x25mm, PVC Manom, Água Fria - TIGRE	F02
1 Cruzeta Soldável 50mm, PVC Manom, Água Fria - TIGRE	F03
18 Curva 90° Soldável 25mm, PVC Manom, Água Fria - TIGRE	F04
49 Curva 90° Soldável 50mm, PVC Manom, Água Fria - TIGRE	F05
2 Curva de Transposição Soldável 25mm, PVC Manom, Água Fria - TIGRE	F06
1 Joelho 45° Soldável 25mm, PVC Manom, Água Fria - TIGRE	F07
1 Joelho 45° Soldável 50mm, PVC Manom, Água Fria - TIGRE	F08
10 Joelho 90° Soldável 25mm, PVC Manom, Água Fria - TIGRE	F09
35 Joelho 90° Soldável 50mm, PVC Manom, Água Fria - TIGRE	F10
12 Joelho 90° Soldável com Bucha de Lato 25 x 3/4", PVC Manom, Água Fria - TIGRE	F11
1 Tê de Redução Soldável 50x25mm, PVC Manom, Água Fria - TIGRE	F12
8 Tê Soldável 25mm, PVC Manom, Água Fria - TIGRE	F13
56 Tê Soldável 50mm, PVC Manom, Água Fria - TIGRE	F14
6 Tê Soldável com Bucha de Lato na Bola Central 25 x 3/4", PVC Manom, Água Fria - TIGRE	F15

ÁGUA FRIA - TABELA PEÇA HIDROSSANITÁRIA	
QUANTIDADE	ID
1 Cubo de mesa semi encaixe: (410 x 410)	HS01
6 Alum. CUBO DE APOIO CILINDRICAL 152 (400)	HS02
1 Tanque 2 Cubas - 105x55cm: Tanque 2 Cubas - 105x55cm	HS03
1 Torneira de bancada- Bica alta: Torneira de bancada- Bica baixa	HS05
3 Bacia Sanitária: Convencional	HS04

A definir	21 BOCAL DE RETORNO E SUÇÃO: BOCAL DE RETORNO E SUÇÃO	HS06
4	COADEIRA: COADEIRA	HS06
5	DRENO DE FUNDO: DRENO DE FUNDO	HS07
1	FILTRO PISCINA: FILTRO PISCINA	HS08

Caixa Ø	2 CAIXA DE ÁREA - CIRCULAR: CAIXA DE ÁREA CIRCULAR - SEM TUBO	HS09
---------	---	------

Deca	4 Deca: Bacia Aspen convencional: P.75, Cromo CR37	HS11
2	Deca: Shunt, Assento, P.75, AP.75, Cromo CR37	HS12
4	Deca: Torneira Tanque para Máquina de Lavar Standard, 1155.C39, Derivação: 1155.C39, Cromado CR10	HS13

Docol	5 Chuveiro Chrome de Parede - Clássico - Arte_DOCOLChuveiros: 3/4"	HS14
8	Ligação flexível em aço inox - DocolBascos: 60 cm	HS15

Helosak	2 BOMBA PISCINA: BOMBA PISCINA	HS17
---------	--------------------------------	------

Ramon Solar	7 Torneira Mixer XI: Brushed nickel	HS16
-------------	-------------------------------------	------

Ø Tigre S/A	4 Caixa D. Água: Completa_2014 - Água Fria - MEP - Tigre: Caixa com Tampa - 1500 L	HS19
4	Tampa Caixa D. Água - Água Fria - MEP - Tigre: Tampa - 1500 L	HS22
4	Torneira Bica - Água Fria - MEP - Tigre: 1/2"	HS21

11	Adaptador com Anel - Água Fria - Soldável - MEP - Tigre: Standard	A06
11	Adaptador com Registro - Água Fria - Soldável - MEP - Tigre: Standard	A07
3	Registro de Chuveiro - Água Fria - MEP - Tigre: PVC Areia - 25 mm	A08
2	Registro de Chuveiro - Água Fria - MEP - Tigre: PVC Branco - 25 mm	A09
10	Registro de Gaveta - Água Fria - MEP - Tigre: PVC Branco - 25 mm	A10
8	Registro Esfera VS Compacto - Água Fria - MEP - Tigre: Soldável - 25 mm	A11
7	Registro Esfera VS Compacto - Água Fria - MEP - Tigre: Soldável - 50 mm	A12

Ø Tigre S/A	11 Adaptador com Anel - Água Fria: Soldável - MEP - Tigre: Standard	A06
11	Adaptador com Registro - Água Fria: Soldável - MEP - Tigre: Standard	A07
3	Registro de Chuveiro - Água Fria - MEP - Tigre: PVC: Anel - 25 mm	A08
2	Registro de Chuveiro - Água Fria - MEP - Tigre: PVC: Branco - 25 mm	A09
10	Registro de Gaveta - Água Fria - MEP - Tigre: PVC: Branco - 25 mm	A10
8	Registro Esfera VS Compacto - Água Fria - MEP - Tigre: Soldável - 25 mm	A11
7	Registro Esfera VS Compacto - Água Fria - MEP - Tigre: Soldável - 50 mm	A12

APROVAÇÃO:

PROJETO HIDROSSANITÁRIO

PROJETO: ÁGUA FRIA
LOCAL: AV. BUENOS AIRES, SETOR MORADA DO SOL, QUADRA 21, ARAGUAIANA-TO
PROPRIETÁRIO: SERVIÇO SOCIAL DO COMÉRCIO-SESC

QUADRO DE ÁREAS	
CONSULTAR PROJETO ARQUITETÔNICO	

CONTEÚDO		PROPRIETÁRIO
—GERAL— —PLANTA BAIXA GERAL —PLANTA BAIXA SESC —PLANTA DE COBERTURA —PLANTA COBERTURA MULTIUSO —LAVANDERIA —PLANTA BAIXA —ELEVADO —ISOMÉTRICO —WC FEMININO —PLANTA BAIXA —ELEVADO —ISOMÉTRICO	—TABELAS ÁGUA FRIA —TUBULAÇÃO —CONEXÃO DE TUBO —PEÇA HIDROSSANITÁRIA —ACESSÓRIO DE TUBO	

ESCALA: Como indicado	DATA: 30/03/2023	FOLHA: AF 01
--------------------------	---------------------	-----------------