



1 1:50

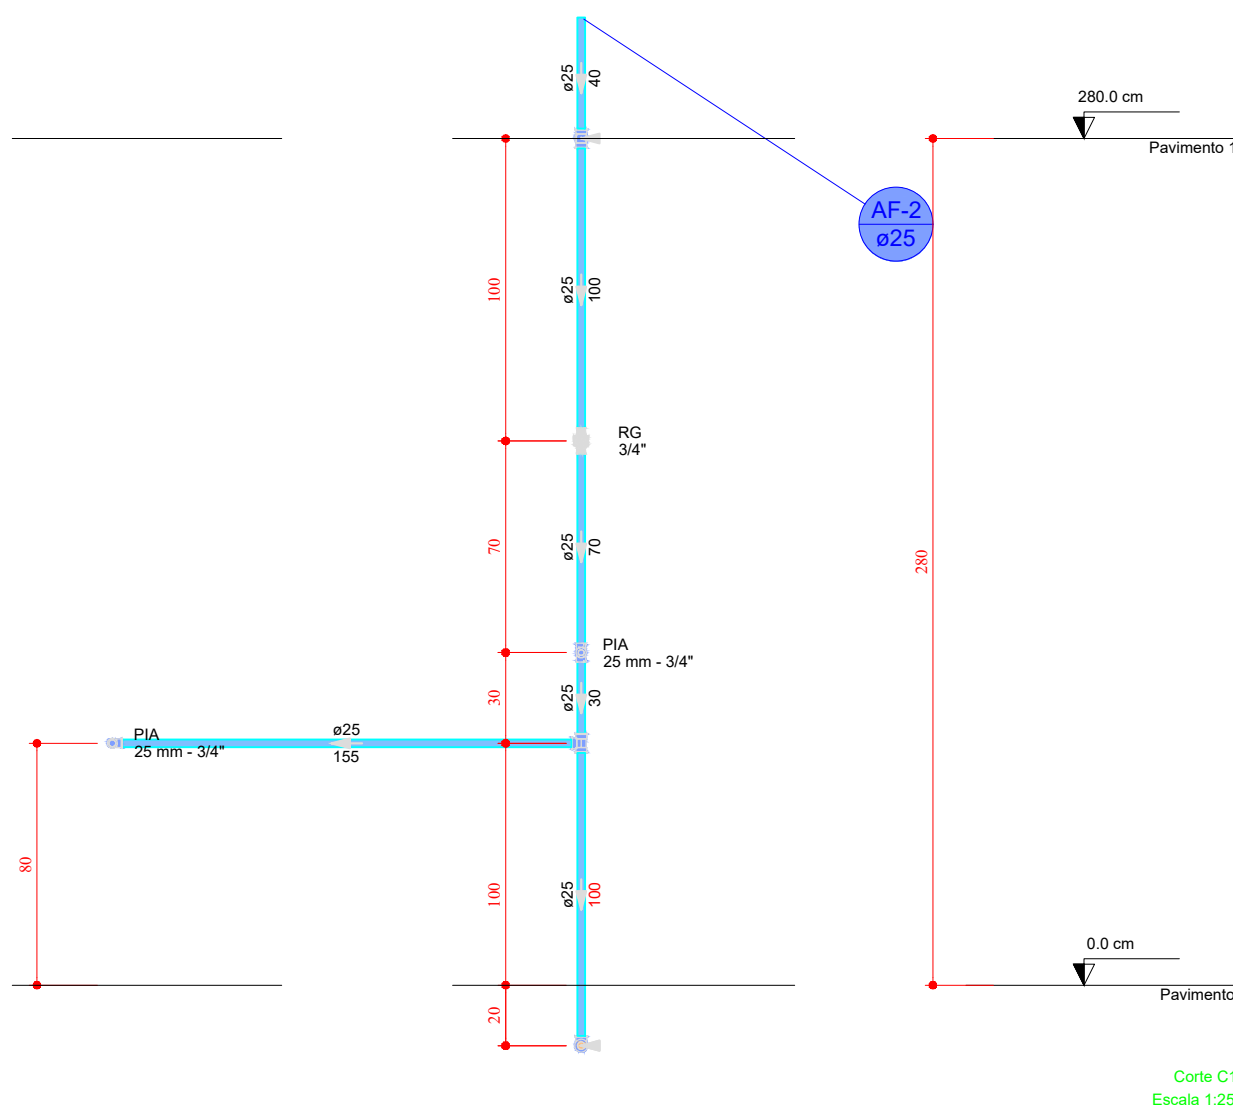

Curva C1
Escala 1:25

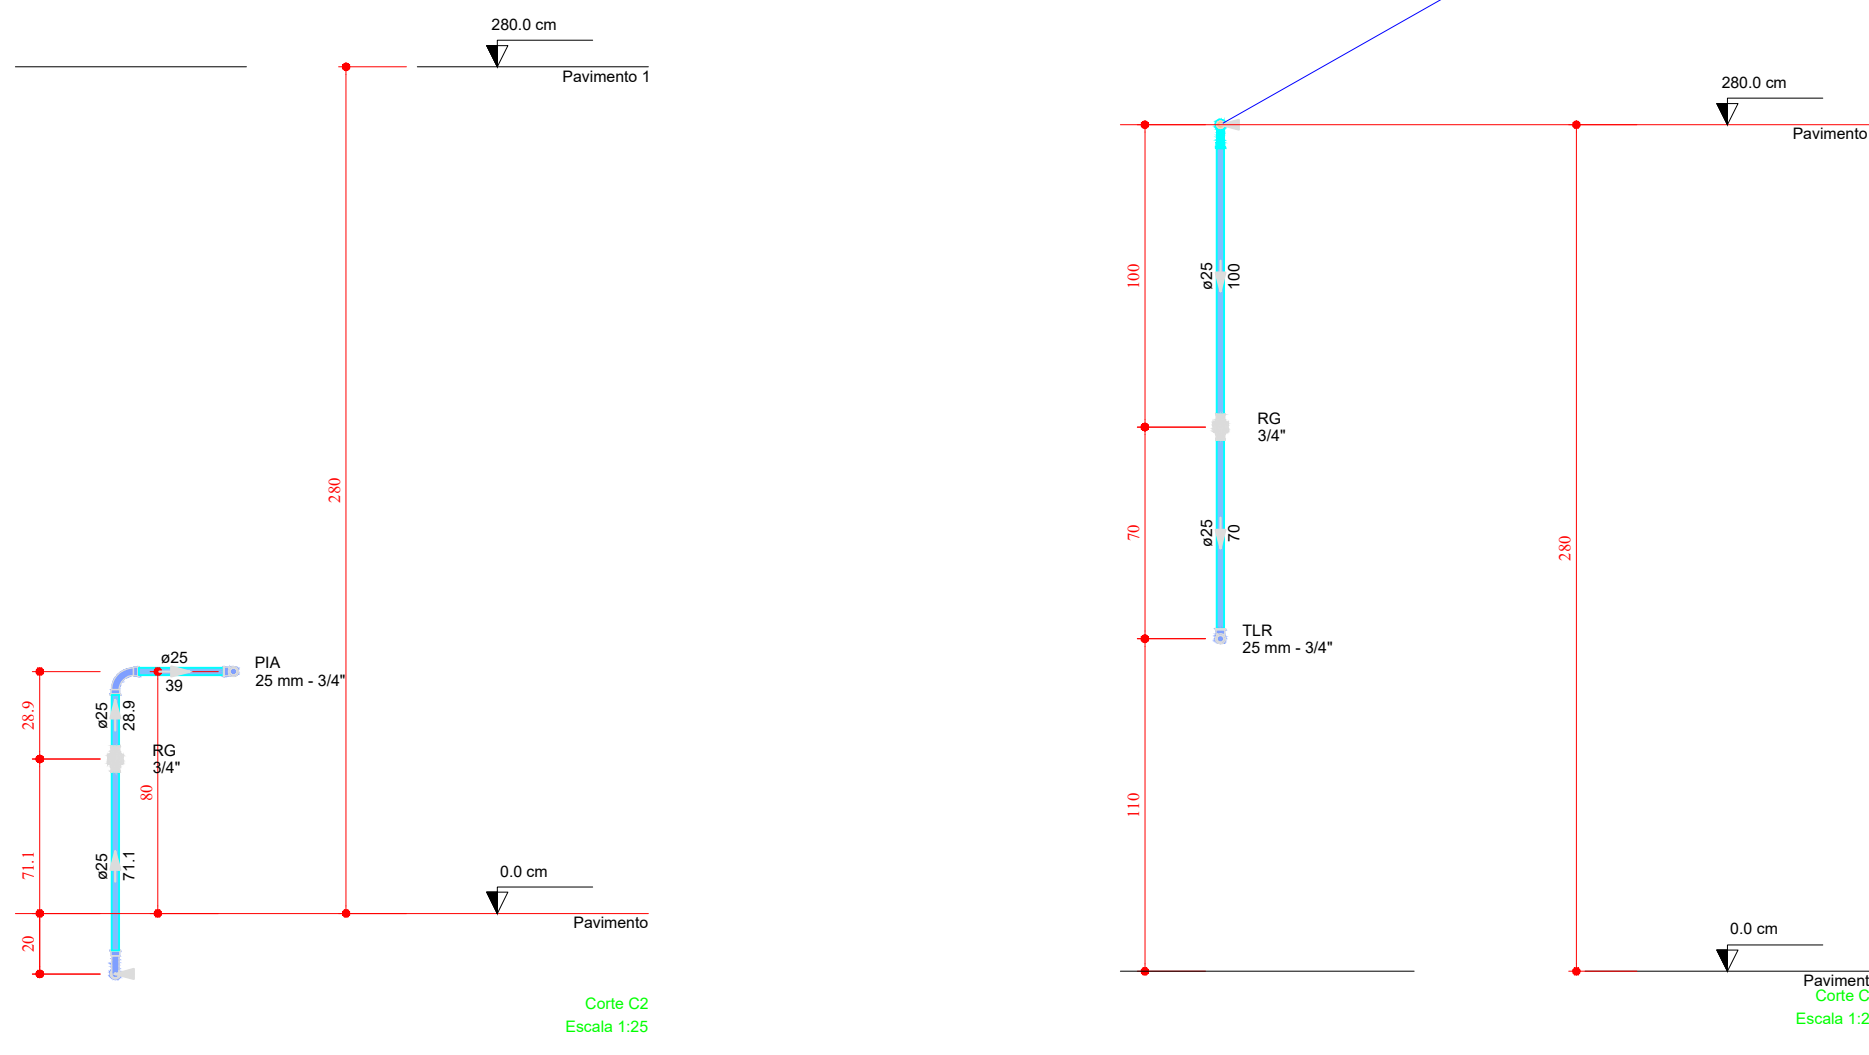

Curva C2
Escala 1:25


Lista de materiais - Pavimento	
Água fria	
Aparelho	
Torneira de Pia de Cozinha	3 pc
Torneira de Tanque de Lavar	1 pc
Metais	
Registro bruto de gaveta industrial	3/4"
PVC rígido soldável	3/4"
Adapt sold curto c/bola-rosca p registro	25 mm - 3/4"
Curva 45 soldável	25 mm
Curva 90 soldável	25 mm
Tubos	25 mm
PVC soldável azul c/ bucha latão	25 mm - 3/4"
Joelho 90° soldável com bucha de latão	25 mm - 3/4"
PVC soldável azul c/ bucha latão	25 mm - 3/4"
Joelho 90° soldável com bucha de latão	25 mm - 3/4"
Tubo sold c/ bucha latão bolsa central	25 mm - 3/4"

Legenda - Pavimento	
AF-1	Registro bruto gaveta industrial - c/PVC soldável

Lista de materiais - Pavimento	
Água fria	
Aparelho	
Torneira de Tanque de Lavar	25mm 3/4"
Metais	
Registro bruto de gaveta industrial	3/4"
PVC rígido soldável	3/4"
Adapt sold curto c/bola-rosca p registro	25 mm - 3/4"
Curva 90 soldável	25 mm
Tubos	25 mm
PVC soldável azul c/ bucha latão	25 mm - 3/4"
Joelho 90° soldável com bucha de latão	25 mm - 3/4"

Legenda das indicações - Pavimento	
RG	Registro bruto gaveta industrial - c/PVC soldável - 3/4"
TLR	Tanque de lavar com joelho de 90° - 25 mm - 3/4"


2 DETALHE H1
1:25

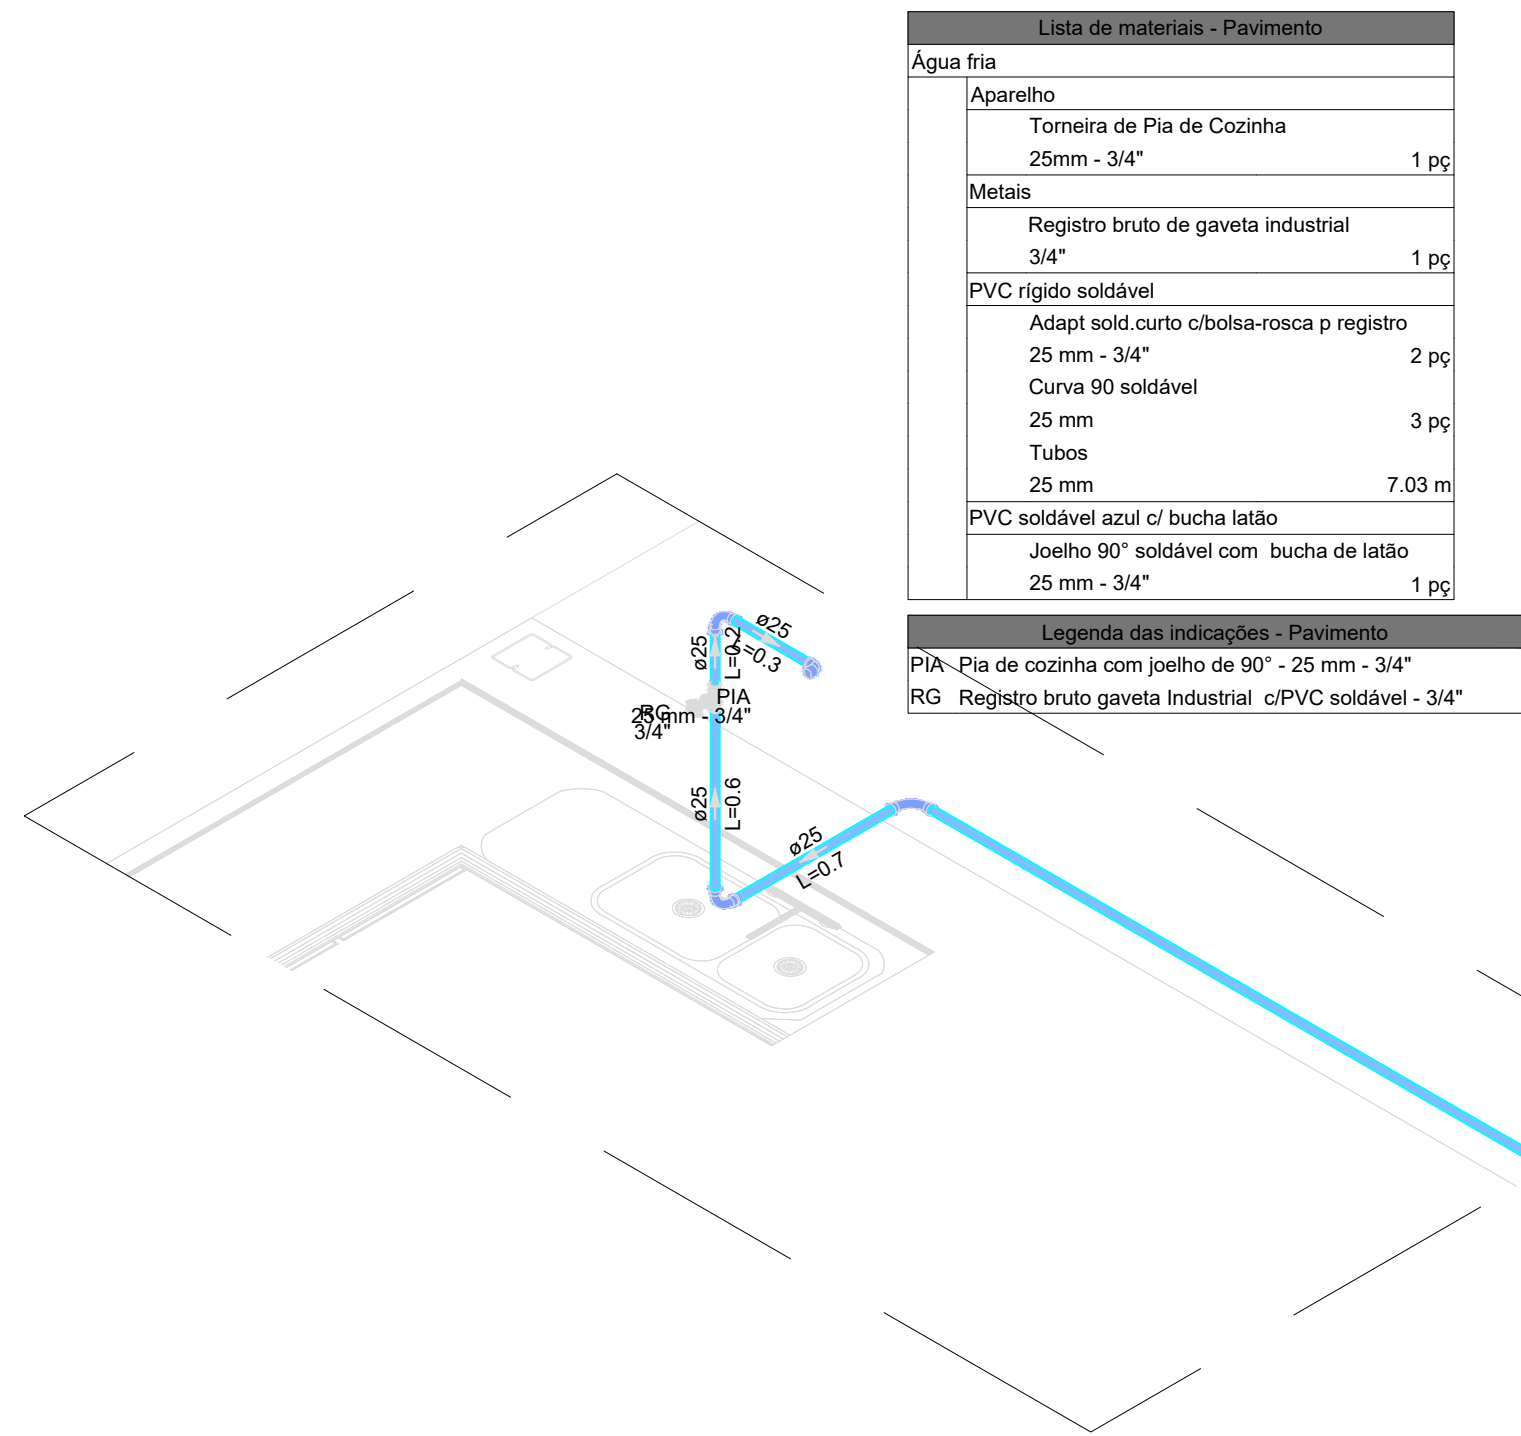

4 DETALHE H6
1:25

Lista de materiais - Pavimento	
Água fria	
Aparelho	
Torneira de Pia de Cozinha	25mm - 3/4"
Metais	
Registro bruto de gaveta industrial	3/4"
PVC rígido soldável	3/4"
Adapt sold curto c/bola-rosca p registro	25 mm - 3/4"
Tubos	25 mm
Tubo soldável	25 mm
PVC soldável azul c/ bucha latão	25 mm - 3/4"
Joelho 90° soldável com bucha de latão	25 mm - 3/4"
Tubo sold c/ bucha latão bolsa central	25 mm - 3/4"

Legenda das indicações - Pavimento	
PIA	Pia de cozinha com T4 de 90° - 25 mm - 3/4"
PIA	Pia de cozinha com joelho de 90° - 25 mm - 3/4"
RG	Registro bruto gaveta industrial - c/PVC soldável - 3/4"

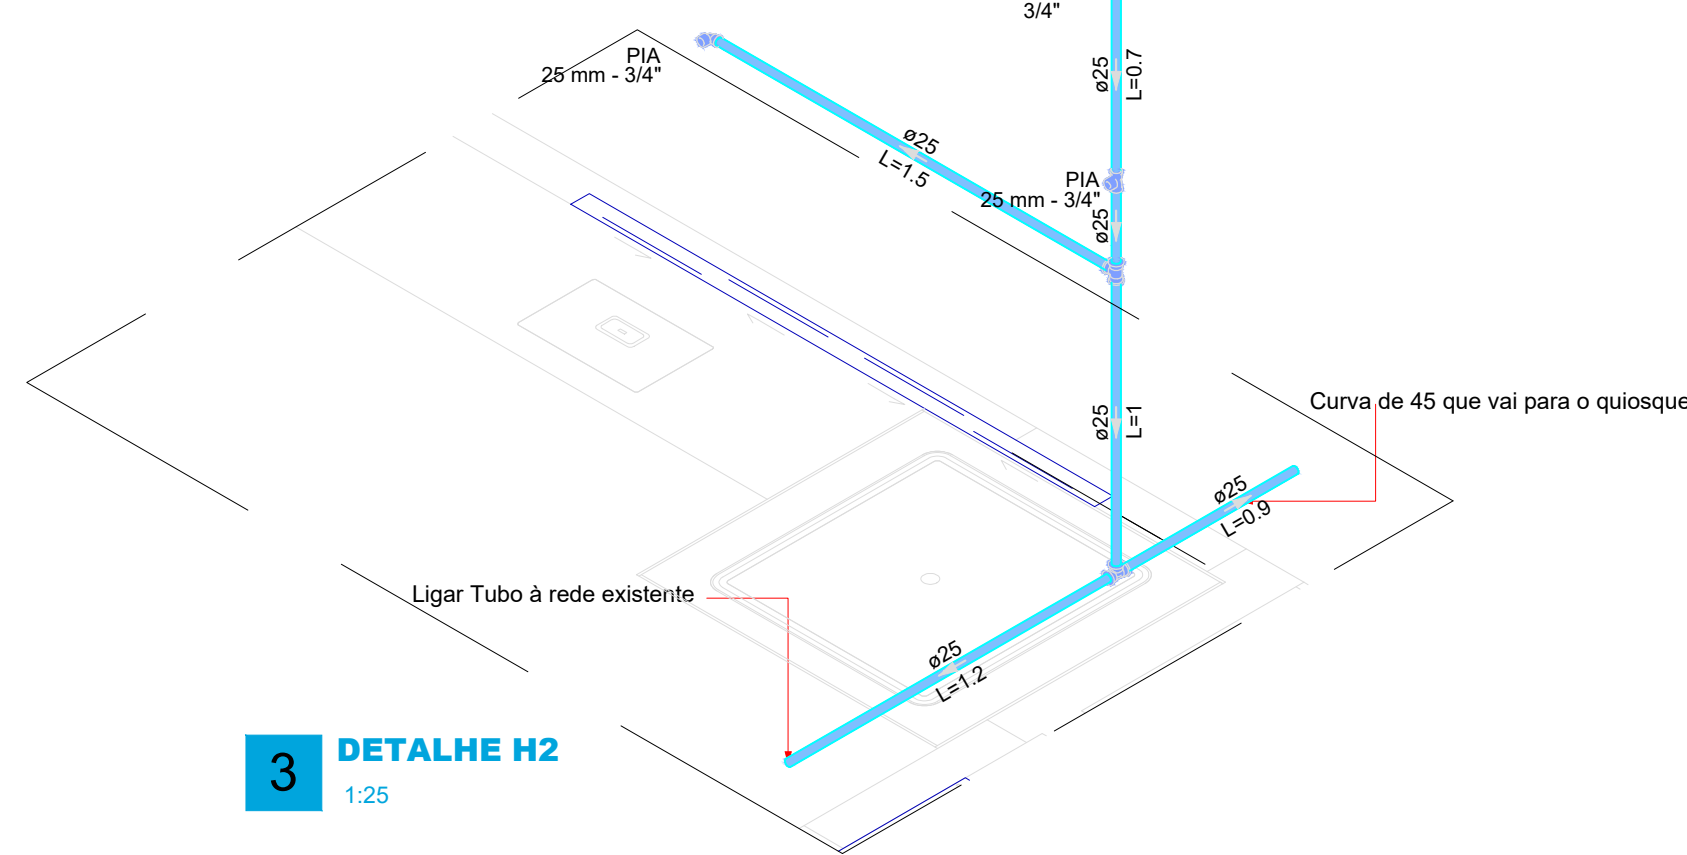

3 DETALHE H2
1:25

PROJETO INST. HIDRÁULICAS

OBRA: BLOCO REFEITÓRIO E QUIOSQUE

ENDEREÇO: RUA BUENOS AIRES, QUADRA 21, SETOR MORADA DO SOL

AUTOR DO PROJETO

LAYS MINELLE B. LOPES CREIA 321976/D TO

PRANCHAS

1

ÁREA DE REFORMA: 300,48 M2

UNIDADE MORADA DO SOL

CONJUNTO


PROPRIETÁRIO: BESC - SERVIÇO SOCIAL DO COMÉRCIO

FOLHA


DESENHO: LAYS MINELLE

DATA: ABRIL DE 2025

1/1

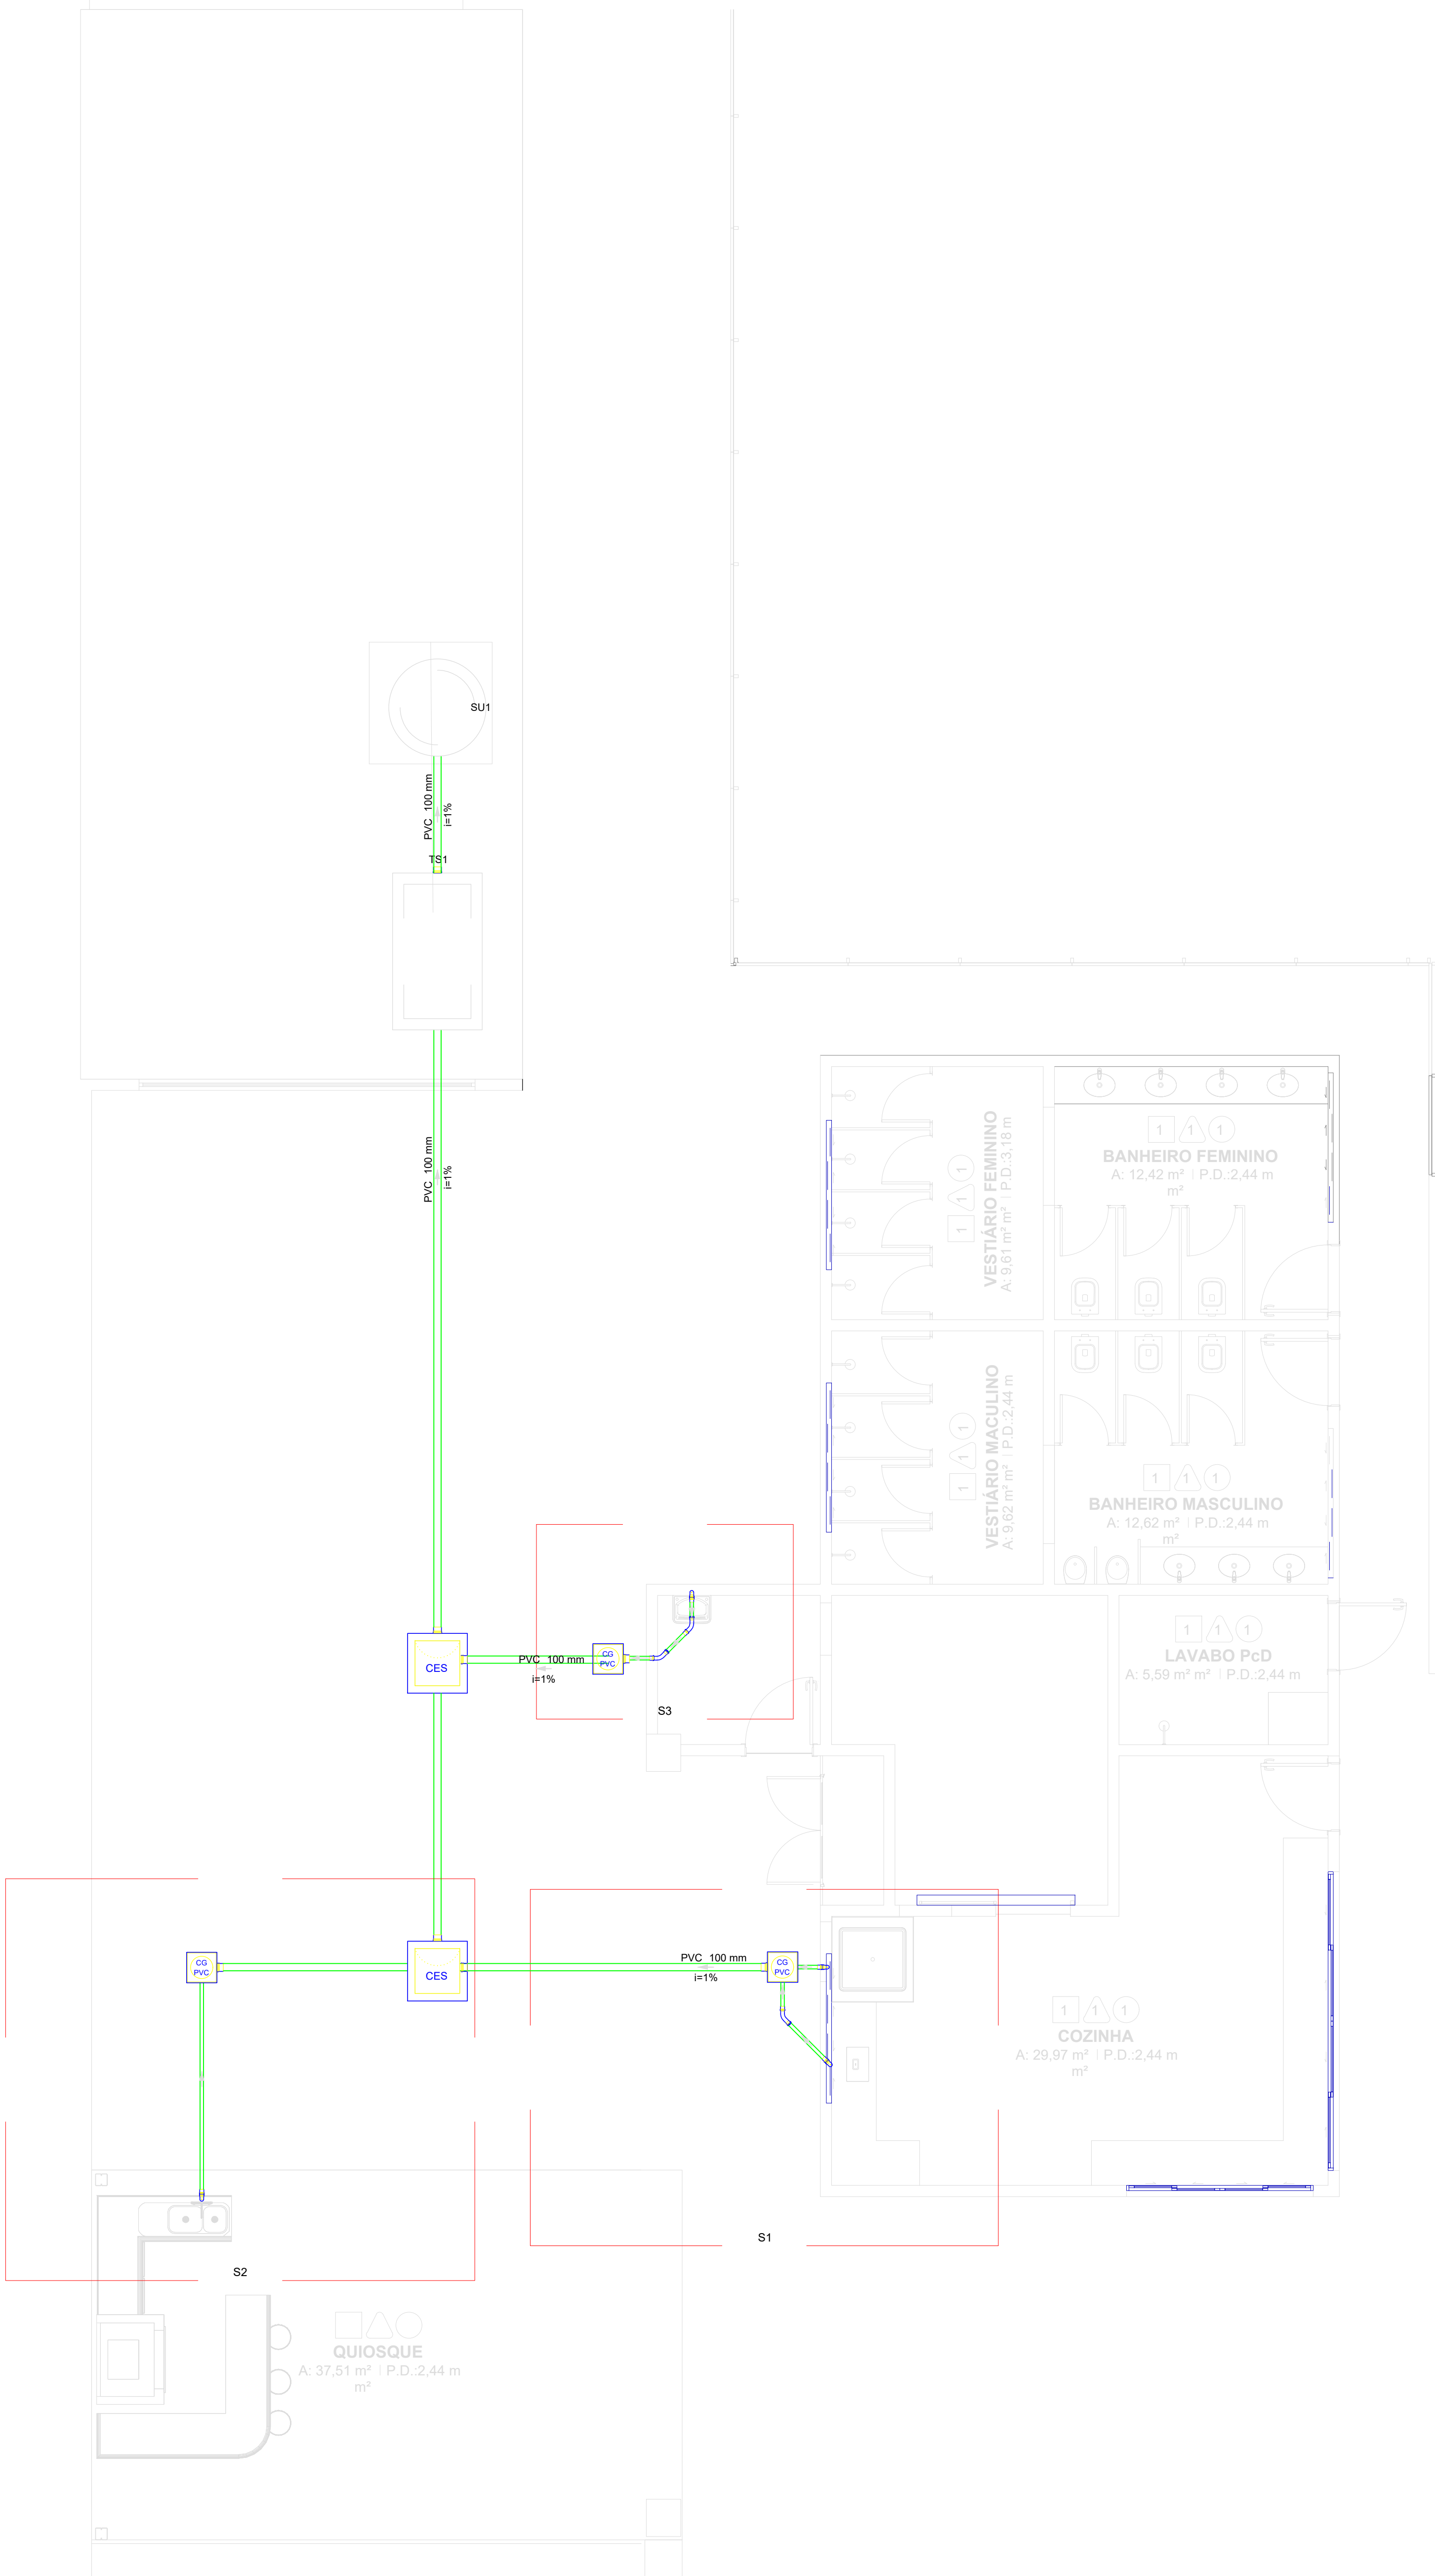


1 1:50

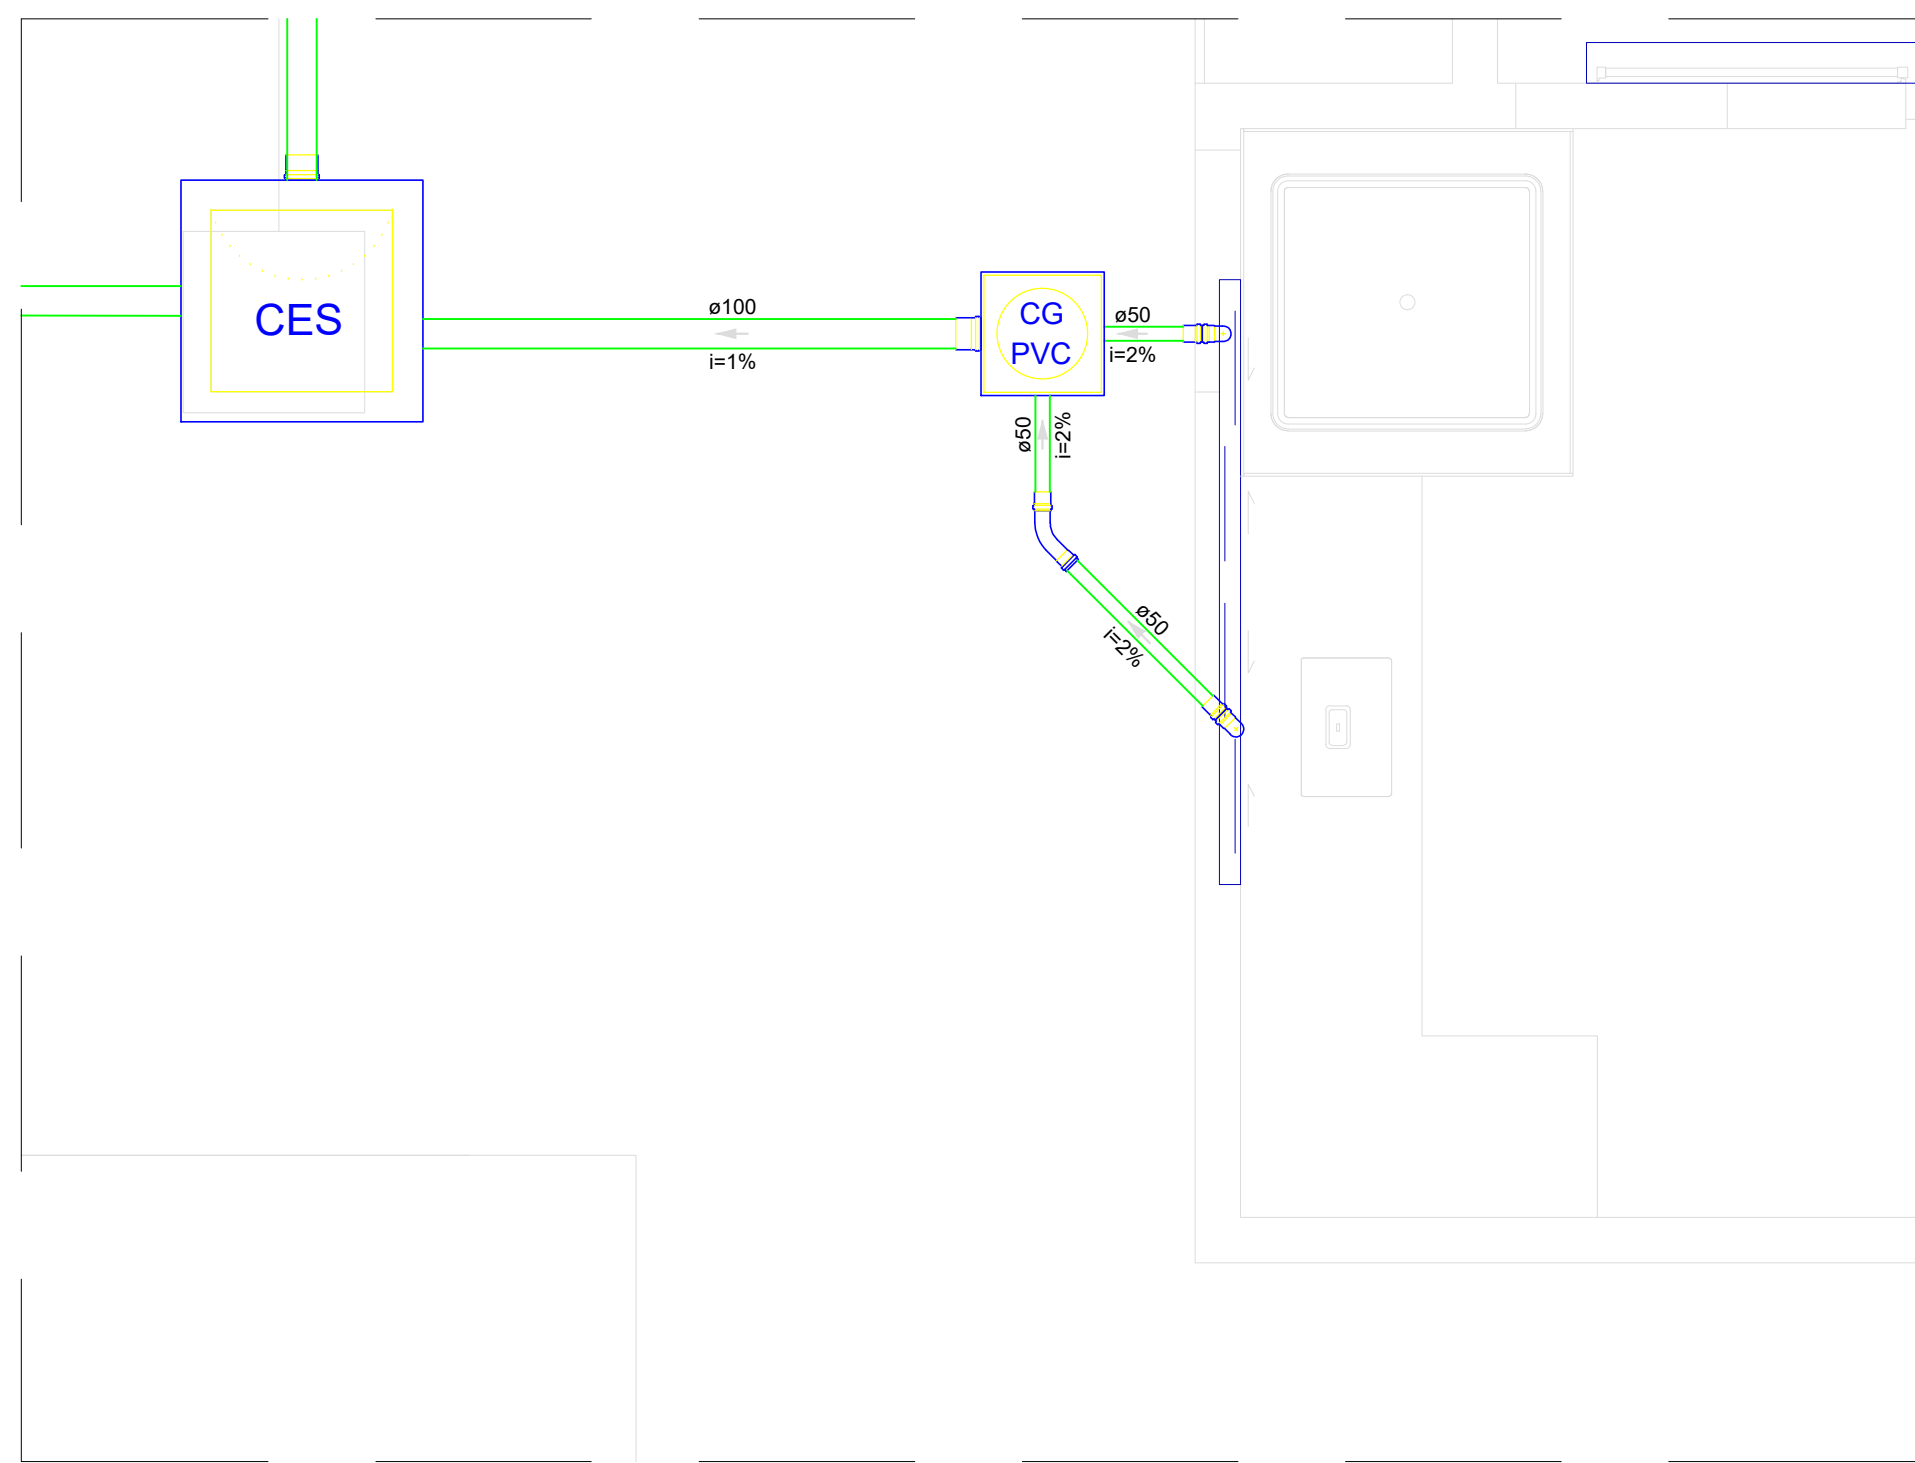


2 DETALHE S1 1:25

Lista de materiais - Pavimento	
Esgoto	
Caixas de Passagem	
Caixa de gordura PVC	1 pc
CG 30 cm	
Caixa de inspeção de esgoto sifonada CES- 60x80 cm	1 pc
PVC Acessórios	
Sifão de copo pl pia e lavatório 1" - 2"	2 pc
Válvula pl pia 1"	2 pc
PVC Esgoto	
Anel de borracha 100mm - 4"	2 pc
50mm - 2"	5 pc
Curva 45 longa 50 mm	1 pc
Joelho 90 50 mm	4 pc
Linha simples 50 mm	3 pc
Tubo rígido c/ ponta lisa 100 mm - 4"	10.24 m
50 mm - 2"	3.26 m


Legenda - Pavimento	
CES	Caixas Inspeção Esgoto Sifonada
CG PVC	Caixas de Gordura
CG PVC	Curva 45 Longa para Esgoto Sanitário
CG PVC	Pia de Cozinha Industrial - Lavagem de panelas com Sifão

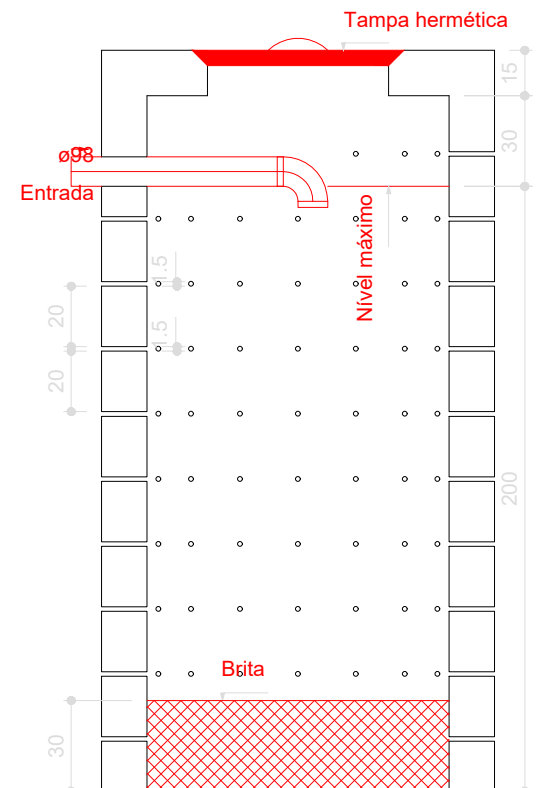

Sumidouro - Pavimento Corte 1 - ESC. 1:25

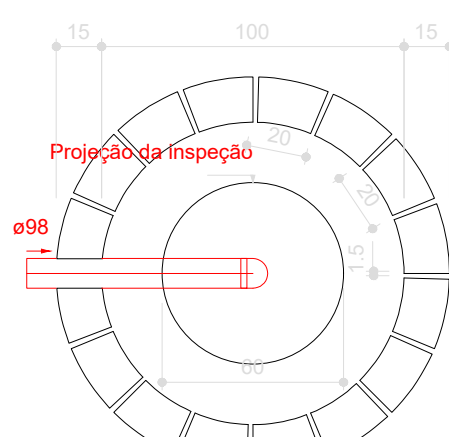


Sumidouro - Pavimento Planta baixa - ESC. 1:25

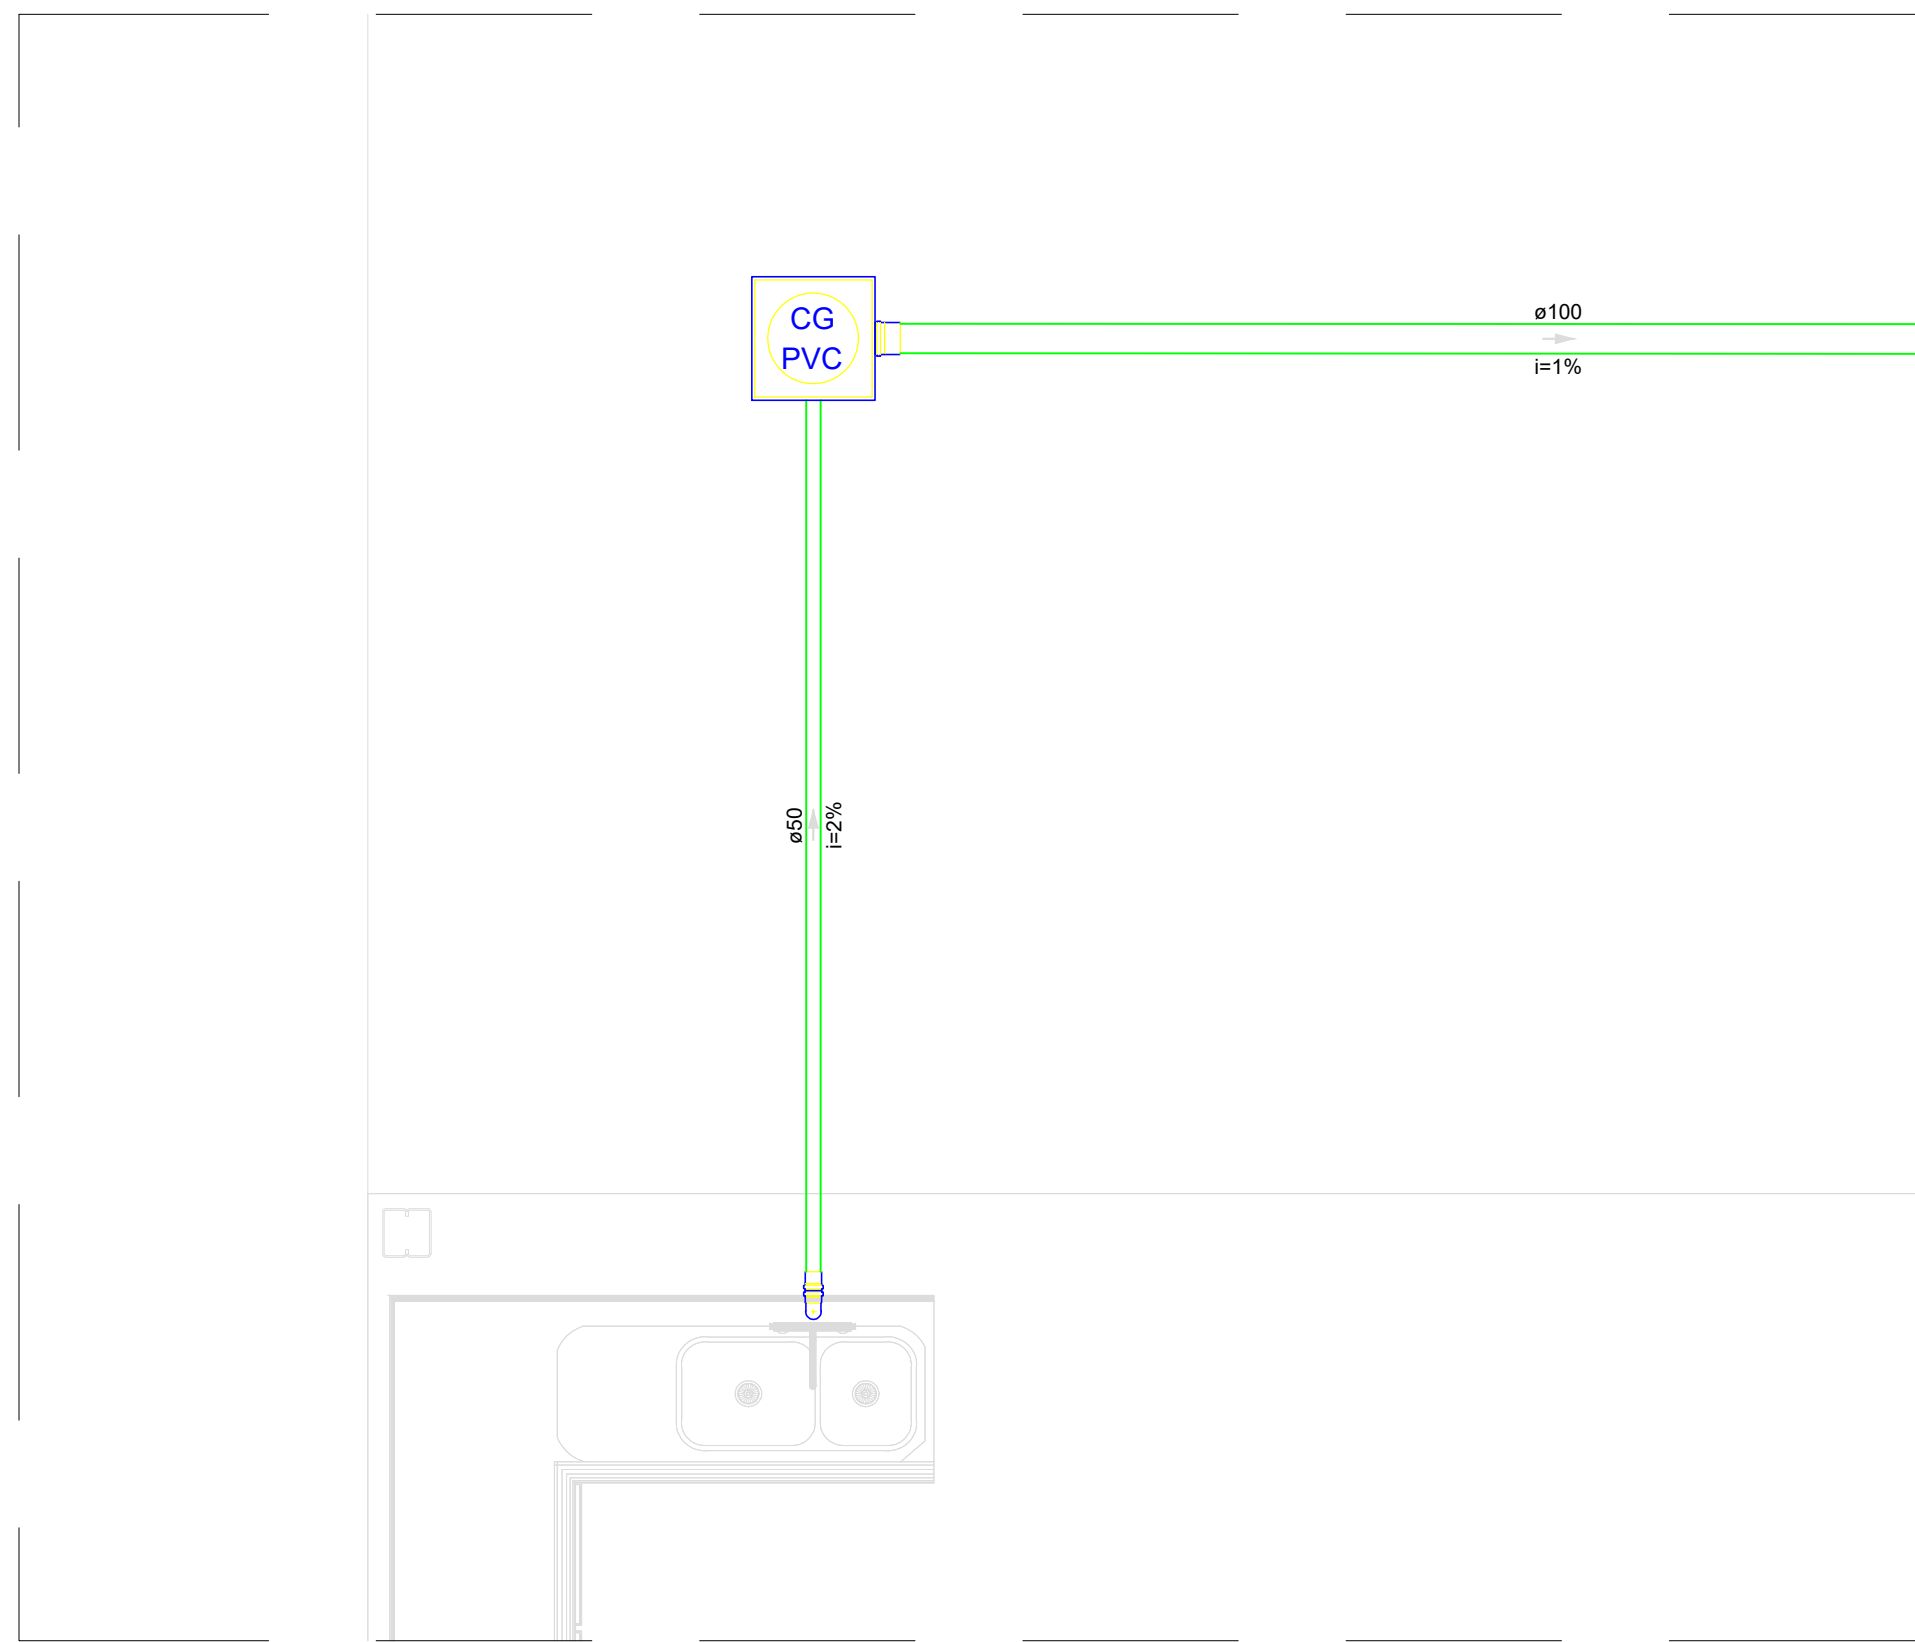


3 DETALHE S2 1:25

Lista de materiais - Pavimento	
Esgoto	
Caixas de Passagem	
Caixa de inspeção de esgoto sifonada CES- 60x80 cm	1 pc
PVC Acessórios	
Sifão de copo pl pia e lavatório 1" - 1 1/2"	1 pc
Válvula pl lavatório e tanque 1"	1 pc
PVC Esgoto	
Anel de borracha 100mm - 4"	4 pc
50mm - 2"	2 pc
Curva 45 longa 50 mm	2 pc
Joelho 90 50 mm	2 pc
Linha simples 100 mm	2 pc
50 mm	3 pc
Tubo rígido c/ ponta lisa 100 mm - 4"	12.45 m
50 mm - 2"	1.62 m

Legenda - Pavimento	
CES	Caixas Inspeção Esgoto Sifonada
CG PVC	Curva 45 Longa para Esgoto Sanitário
CG PVC	Lavatório de Uso Geral DN 50mm

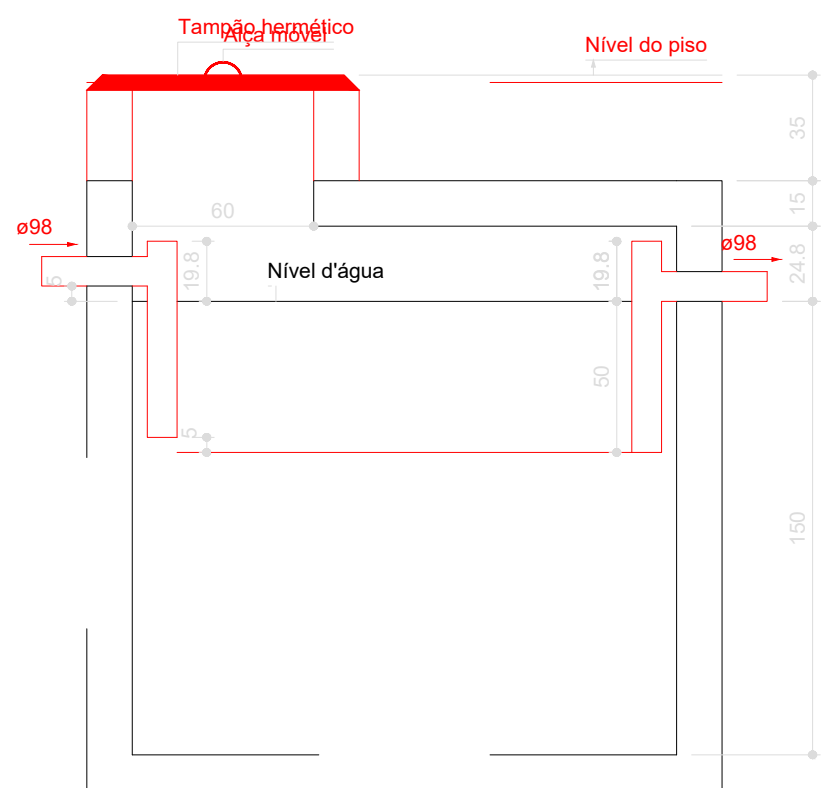

Tanque séptico - Pavimento Corte 1 - ESC. 1:25

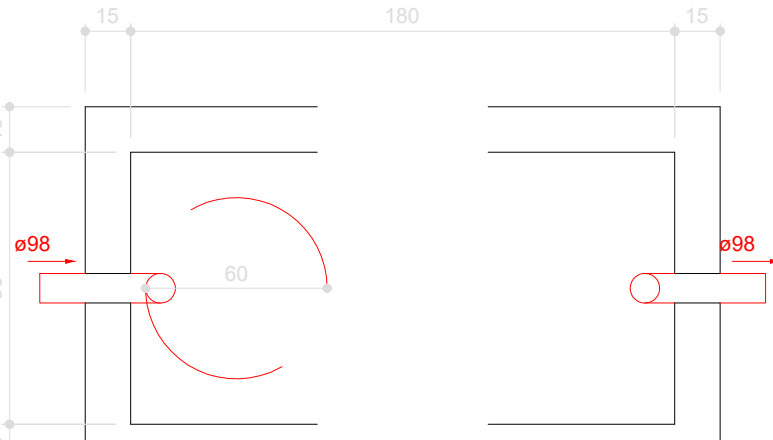

Tanque séptico - Pavimento Planta baixa - ESC. 1:25

PROJETO SANITÁRIO

OBRA: BLOCO REPEITITÓRIO E QUIOSQUE
ENDEREÇO: RUA BUENOS AIRES, QUADRA 21, SETOR MORADA DO SOL

AUTOR DO PROJETO: LAYSIA MINELLE B. LOPES CREA: 321976/D TO

PRIMEIRA: 1

ÁREA DE REFORMA: 261,48 m²

UNIDADE MORADA DO SOL

CONJUNTO

PROPRIETÁRIO: DEISC - SERVIÇO SOCIAL DO COMÉRCIO

FOLHA

DESENHO: LAYSIA MINELLE

DATA: ABRIL DE 2025

1/1