




LEGENDA DETALHADA	
LV	LAVATÓRIO INDIVIDUAL
VS	VASO SANITÁRIO
CH	CHUVEIRO
DH	DUCHA HIGIÊNICA
RP	REGISTRO DE PRESSÃO
RG	REGISTRO DE GAVETA
	LINHA DE FLUXO
	CANALIZAÇÃO EMBUTIDA NO PISO
	CANALIZAÇÃO EMBUTIDA NA PAREDE
	CANALIZAÇÃO APOIADA SOBRE O FORRO
	REGISTRO DE GAVETA

	REGISTRO DE PRESSÃO
	RALO SECO
	TUBULAÇÃO QUE SOBE
	TUBULAÇÃO QUE DESCE
	JOELHO DE 45°
	JOELHO DE 90°
	JUNÇÃO SIMPLES
	CAIXA SIFONADA
	RAMAIS DE VENTILAÇÃO (JOELHO DE 90° E TÊ SANITÁRIO)
	CAIXA DE INSPEÇÃO


LEGENDA DO LAVATÓRIO INDIVIDUAL	
ITEM	DESCRIÇÃO
1	LAVATÓRIO SEM COLUNA (VER PROJETO ARQUITETÔNICO)
2	TORNEIRA LAVATÓRIO DE BANCADA C-50 METAL CROMADO 25MM OU 3/4"
3, 8, 9, 10	IDEM A INSTALAÇÃO DA PIA
11	SUPOORTE P/ LAVATÓRIO C/ 2 PARAFUSOS DE FIXAÇÃO EM BUCHA PLÁSTICA

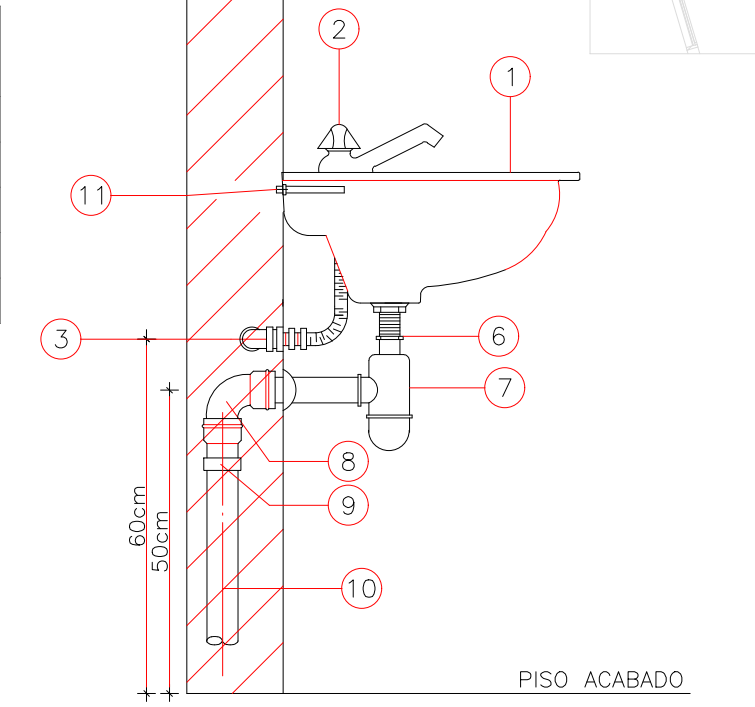

DETALHE LAVATÓRIO INDIVIDUAL SEM ESCALA




PLANTA BAIXA – SANITÁRIO
ESCALA 1:100

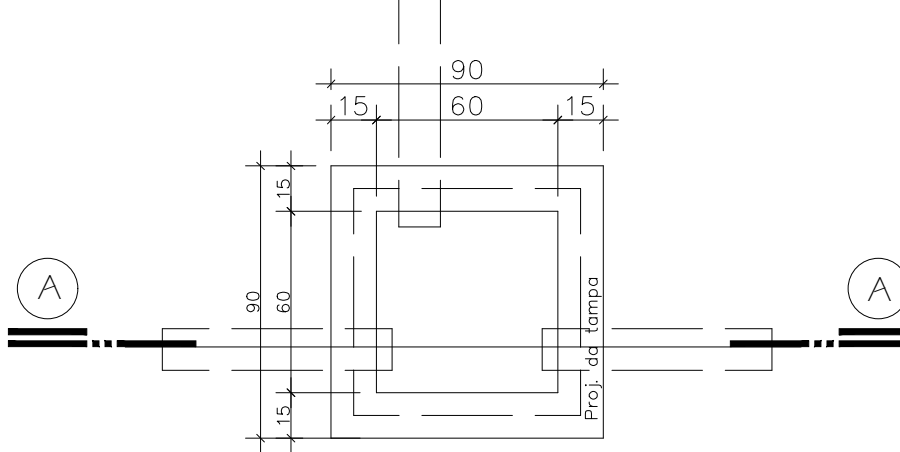


DETALHE CAIXA DE INSPEÇÃO SEM ESCALA


ALTURA DOS PONTOS DE ÁGUA	
EQUIPAMENTO	ALTURA EMPREGADA
VS – VASO SANITÁRIO C/ CAIXA ACOPLADA	H = 20cm
DH – DUCHA HIGIÊNICA	H = 40cm
CH – CHUVEIRO	H = 210cm
LV – LAVATÓRIO INDIVIDUAL	H = 60cm
RP – REGISTRO DE PRESSÃO	H = 110cm
RG – REGISTRO DE GAVETA	H = 180cm

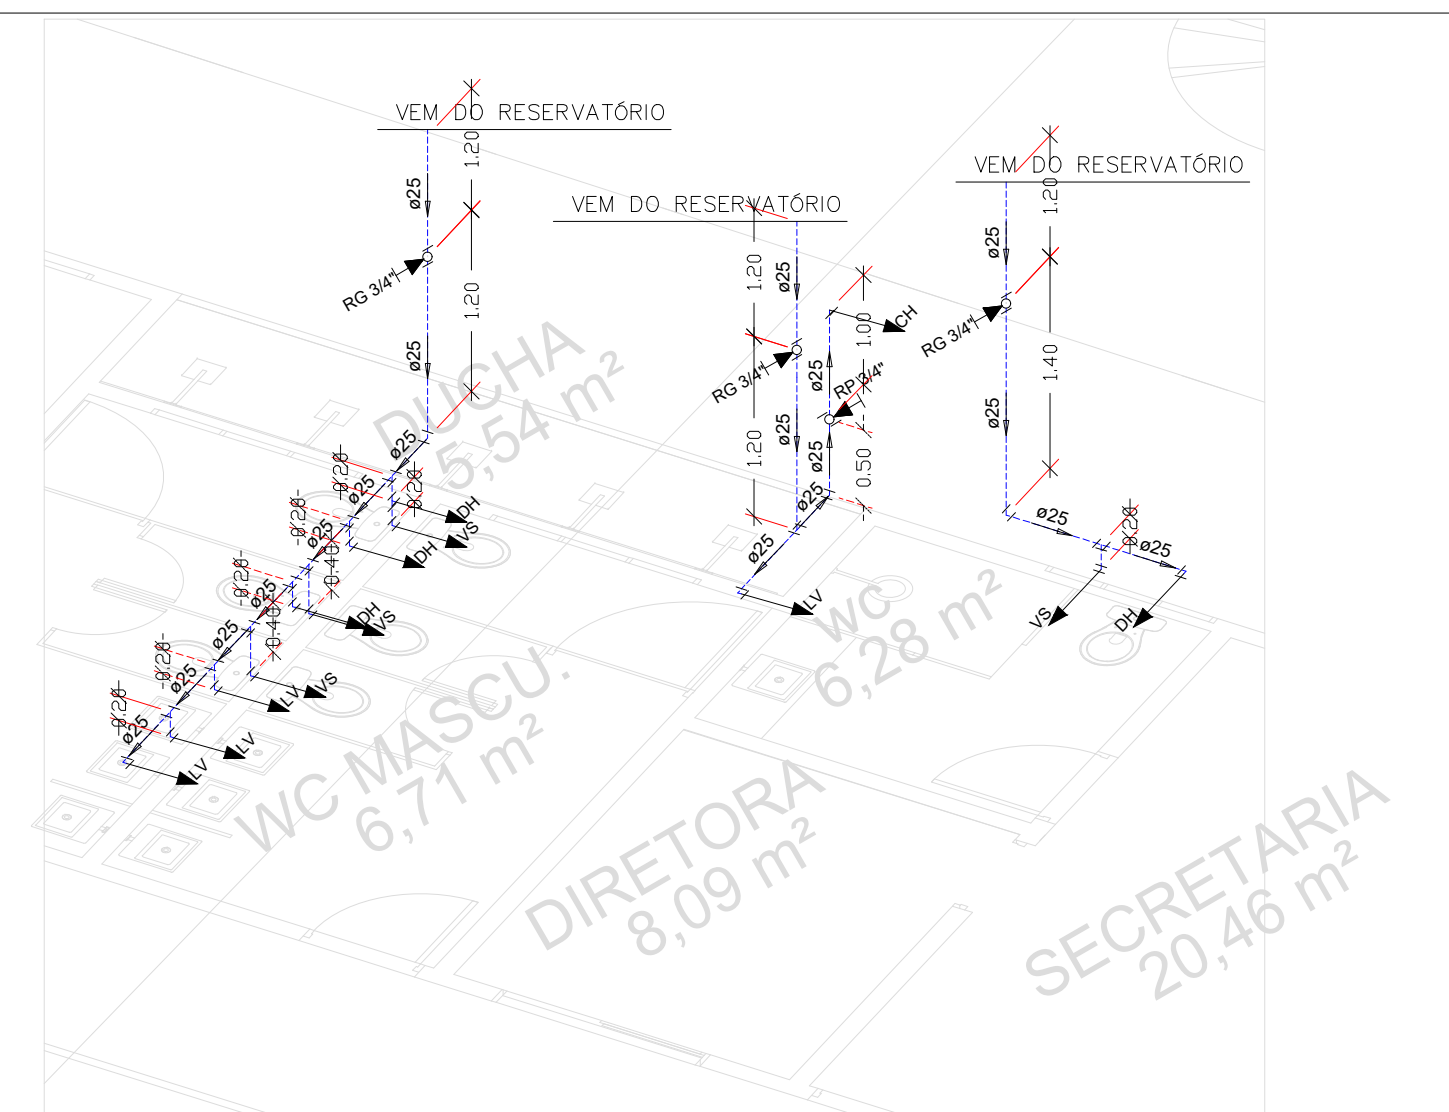


ISOMÉTRICO 1 – W.C MASC. E W.C DIRETORIA E SECRETARIA
ESCALA 1:50

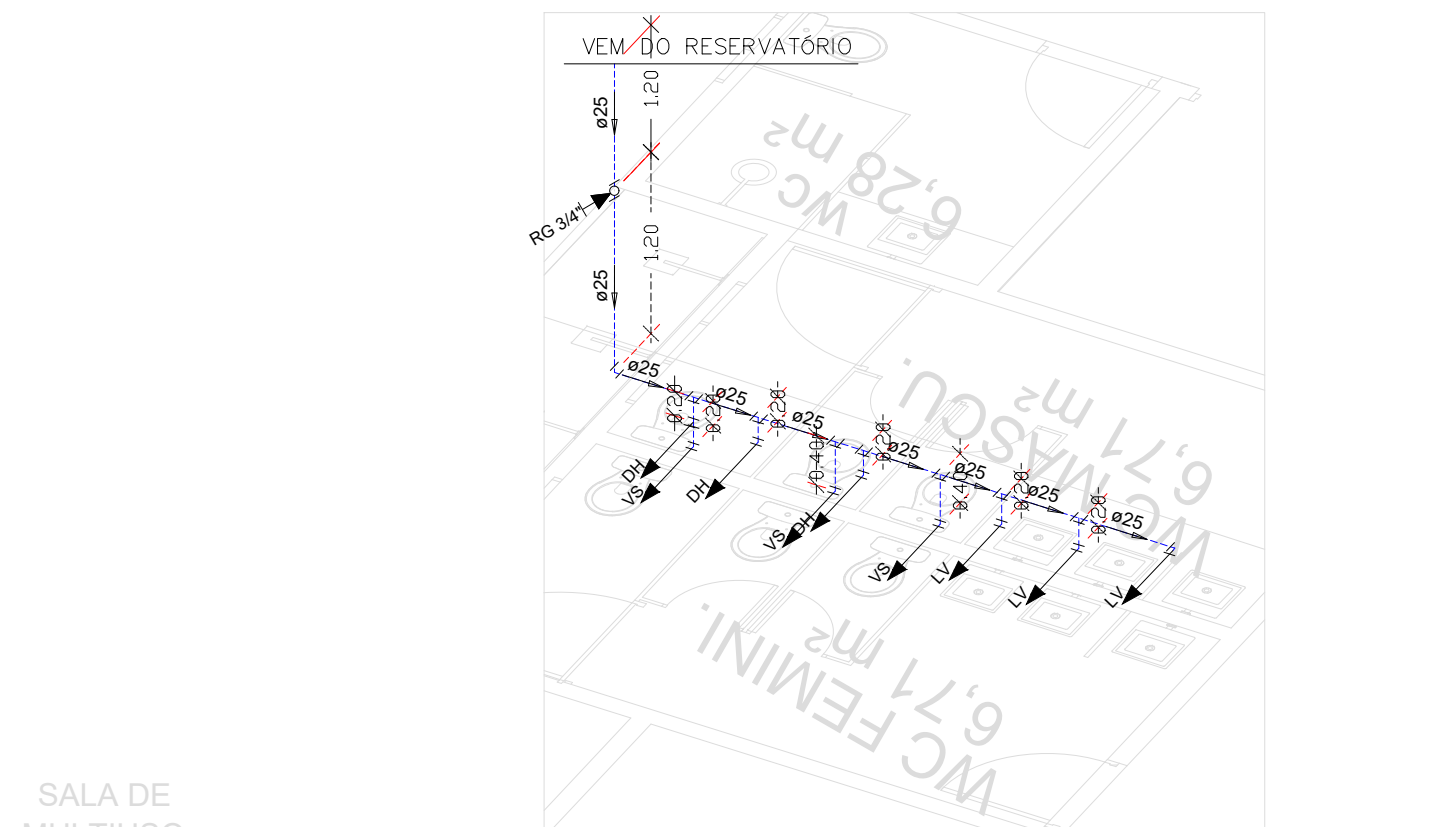

ISOMÉTRICO 2 – W.C FEMININO
ESCALA 1:50

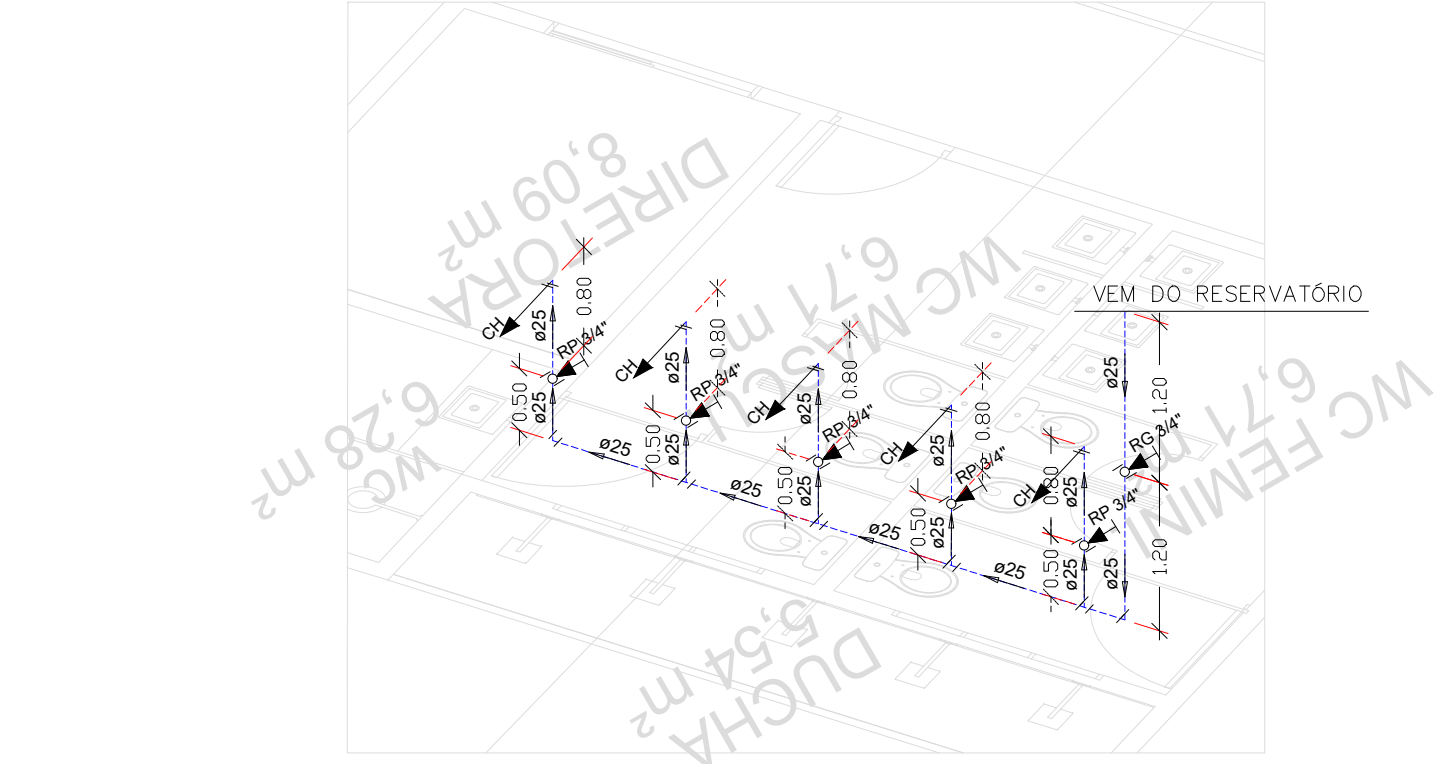

ISOMÉTRICO 3 – DUCHA
ESCALA 1:50

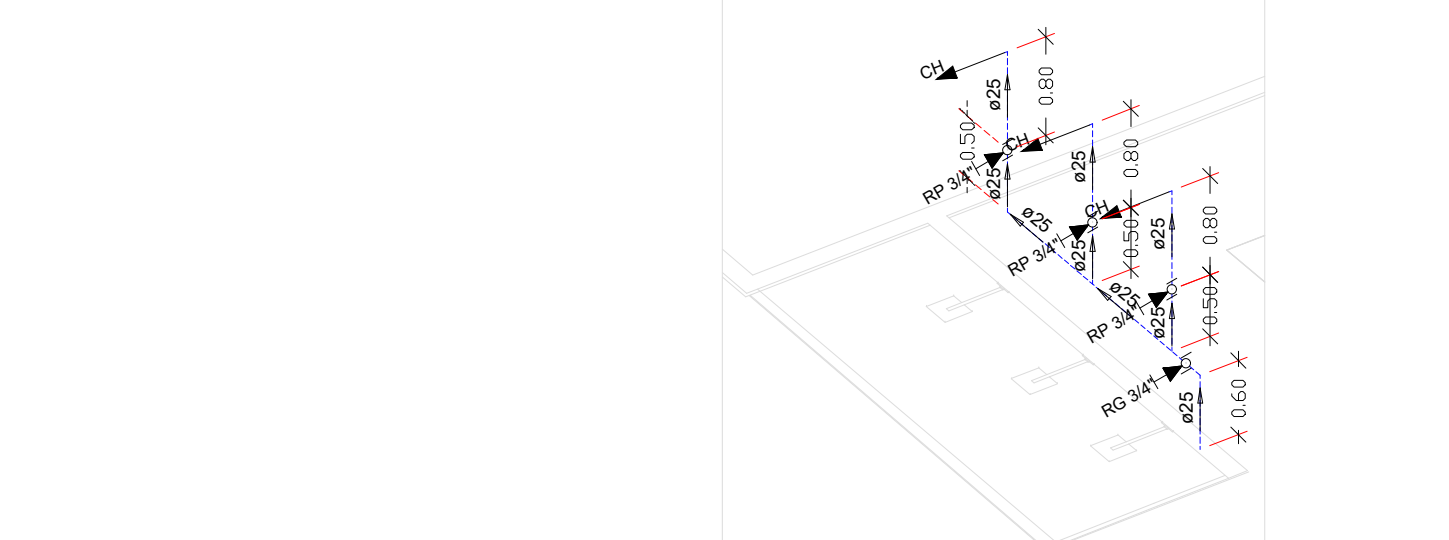

ISOMÉTRICO 4 – DUCHA DA PISCINA
ESCALA 1:50



ENG. CIVIL DOMINGOS DA COSTA
CNPJ: 004.507.611-18

PROJETO HIDROSSANITÁRIO

PROJETO NÚMERO: 001/2023

OBRA: INSTITUCIONAL - SESC LER

RT. PROJETO:	PROPRIETÁRIO:
DOMINGOS J. DA COSTA ENG. CIVIL CREA-TO nº 211808/D	SESC LER - Unidade Porto Nacional - TO CNPJ: 004.507.611-18

RT. EXECUÇÃO:

DECLARO QUE A APROVAÇÃO DESSE PROJETO NÃO IMPLICA NO RECONHECIMENTO POR PARTE DA PREFEITURA DO DIREITO DE PROPRIEDADE DO TERRENO

DESENHO: ENG. MURYLO RODRIGUES CÂNDIDO DE OLIVEIRA
CONTEÚDO: PLANTA BAIXA HS, LEGENDA, DETALHES E PERSPECTIVA ISOMÉTRICA

LOCALIZAÇÃO: RUA NOVE, S/N, SETOR: NOVO PLANALTO MUNICÍPIO: PORTO NACIONAL-TO	ESTADO: TO	DATA: OUT./2023
--	------------	-----------------

ESCALA: INDICADA	REVISÃO:	ÁREAS:	PRANCHA: 1/2
------------------	----------	--------	--------------

Formato: A0 (1189,00 X 841,00 MM)