

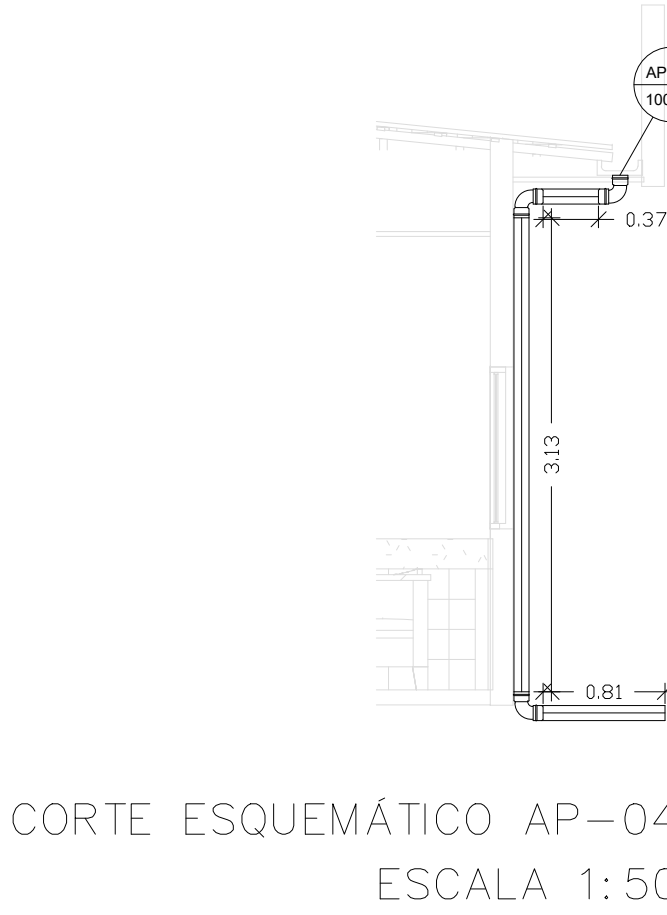
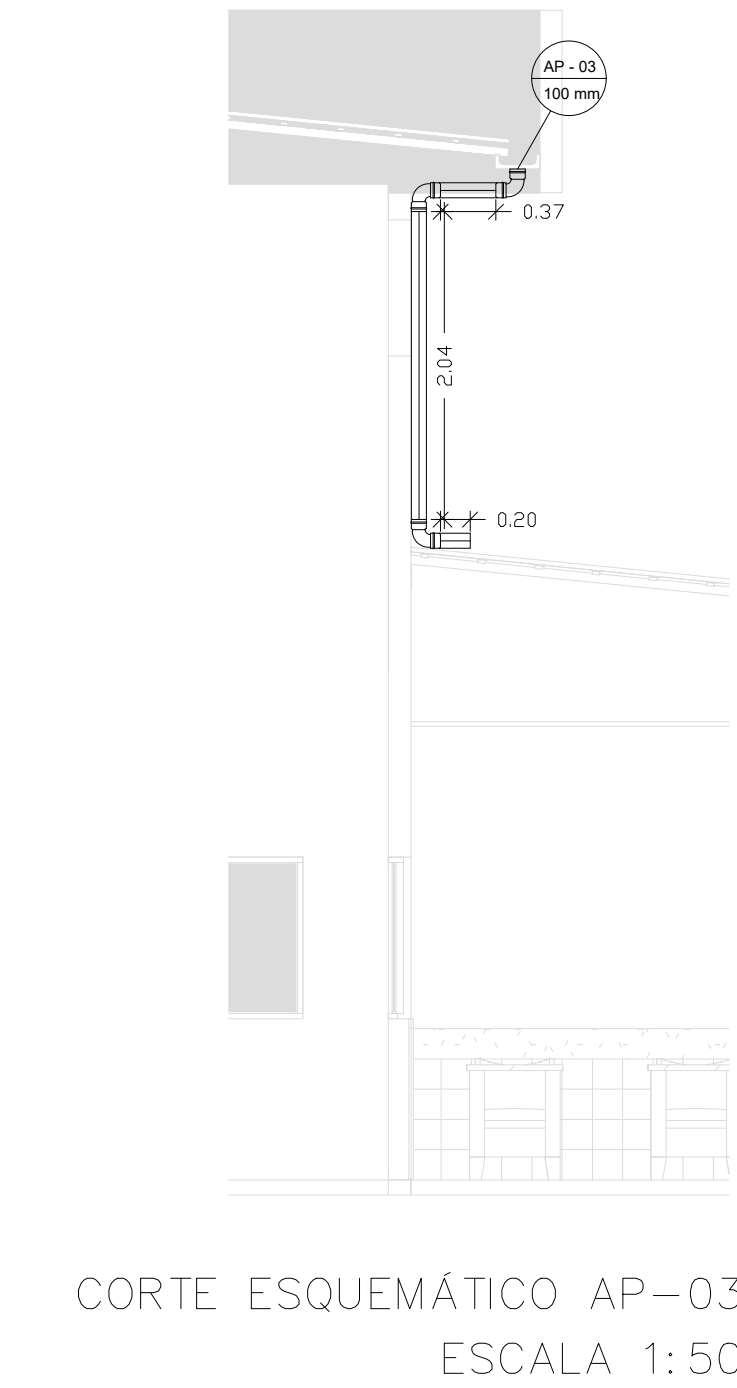


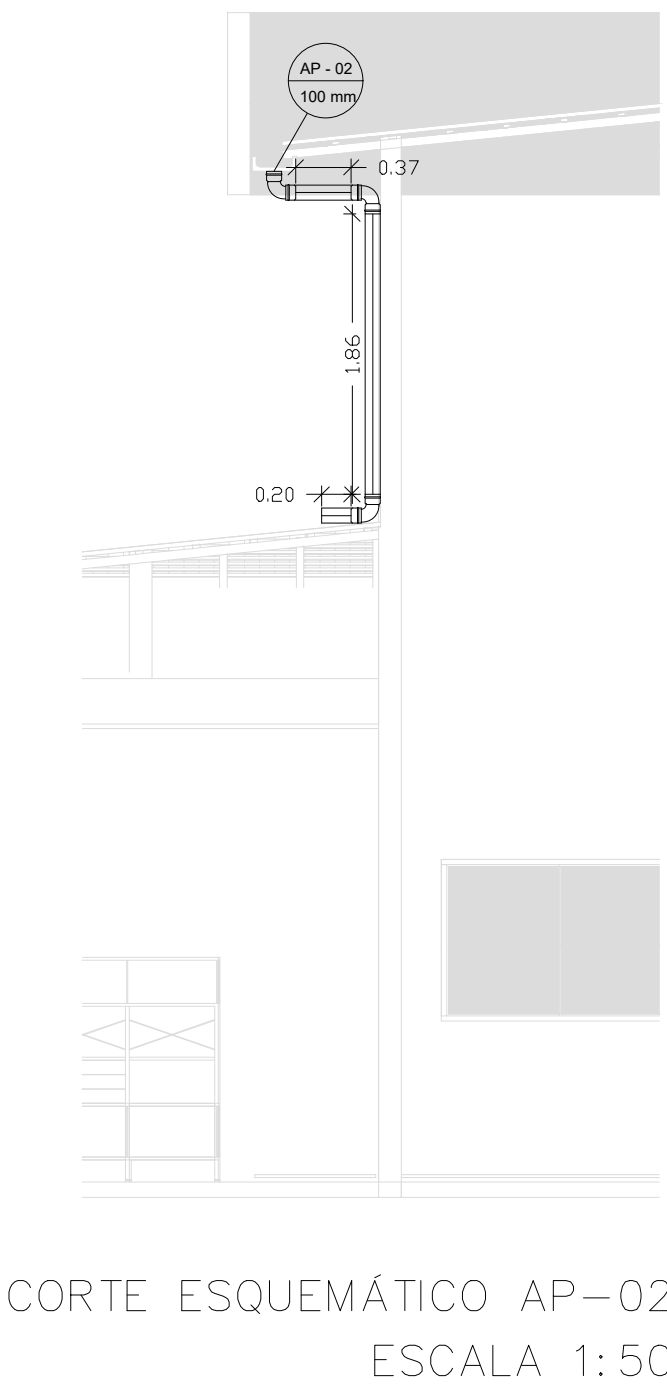

PLANTA BAIXA DE ÁGUA PLUVIAL – SETOR 01
ESCALA 1:50

LEGENDA	
AP	ÁGUA PLUVIAL
	TE
	JOELHO DE 90°

LISTA DE MATERIAIS			
ITEM	DESCRIÇÃO	UNIDADE	QUANTIDADE
1	JOELHO 90° 100mm, ESGOTO SÉRIE NORMAL	PEÇA	23
2	TE 100 x 100mm, ESGOTO SÉRIE NORMAL	PEÇA	03
3	TUBO 100mm, ESGOTO SÉRIE NORMAL	METROS	103

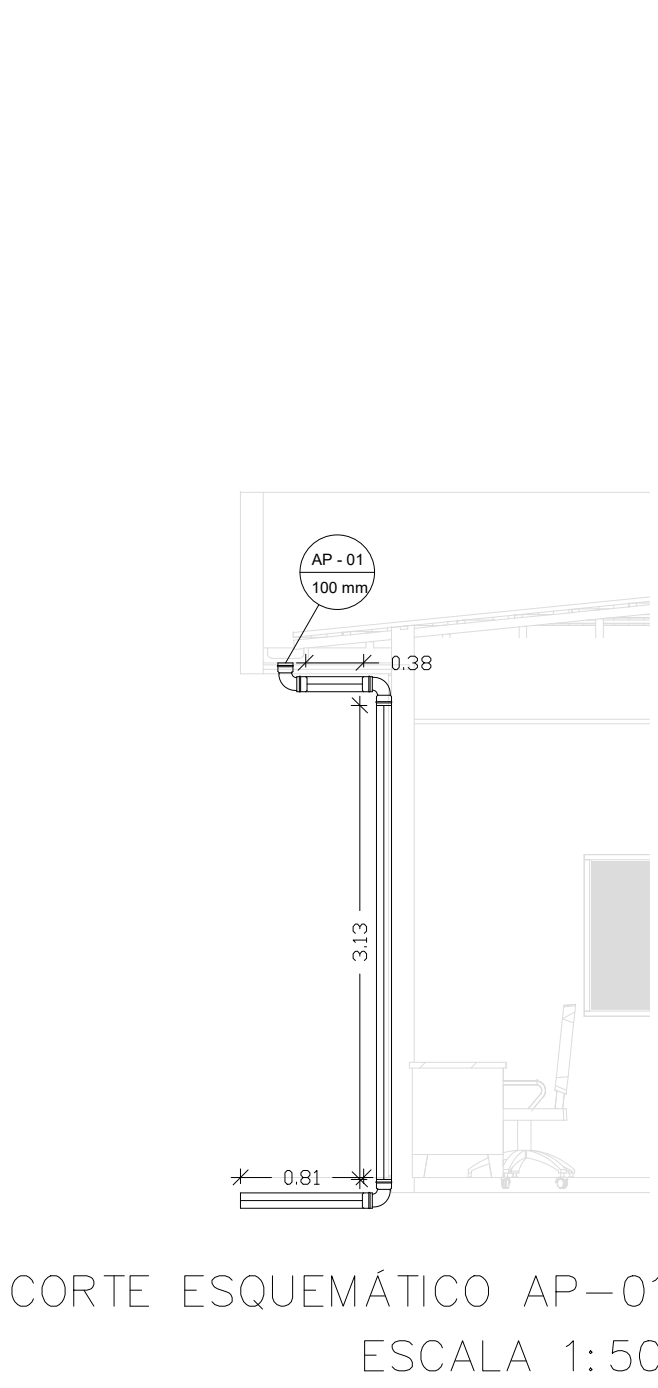

PROJETO ÁGUA PLUVIAL SETOR 01

PROJETO
NÚMERO: 001/2023

OBRA: INSTITUCIONAL - SESC LER

RT. PROJETO:	PROPRIETÁRIO:
DOMINGOS J. DA COSTA ENG. CIVIL CREA-TO nº 211808/D	SESC LER - Unidade Porto Nacional - TO CNPJ: 004.507.611-18

RT. EXECUÇÃO:	DECLARO QUE A APROVAÇÃO DESSE PROJETO NÃO IMPLICA NO RECONHECIMENTO POR PARTE DA PREFEITURA DO DIREITO DE PROPRIEDADE DO TERRENO

DESENHO: ENG. MURYLO RODRIGUES CÂNDIDO DE OLIVEIRA
CONTEÚDO: PLANTA BAIXA AP, LEGENDA, DETALHES E CORTES ESQUEMÁTICOS

LOCALIZAÇÃO: RUA NOVE, S/N, SETOR: NOVO PLANALTO
MUNICÍPIO: PORTO NACIONAL-TO ESTADO: TO DATA: DEZ./2023

ESCALA: INDICADA	REVISÃO:	ÁREAS:	PRANCHA: 1/2
---------------------	----------	--------	-----------------