


PLANTA DE SITUAÇÃO  
ESCALA: 1/800


QUADRO DE ÁREAS E OCUPAÇÕES					
DESCRIÇÃO	OCUPAÇÃO	DESCRIÇÃO	DIVISÃO	CARGA DE INCÊNDIO	ÁREA EM M²
Área do terreno					
Área const. Escola	Educação e cultura física	Escolas em geral	E-1	300M/M²	723,55M²
Área const. Quadra poliesportiva	Locais de reunião de público	Quadra de esporte	F-3	150M/M²	790,50M²
Área const. Apoio					165,30M²
Área const. Sala multiuso					105,78M²
Área const. Apoio piscina					39,55M²
Área construída total					1.824,68M²

PLANTA DE LOCAÇÃO  
ESCALA: 1/200

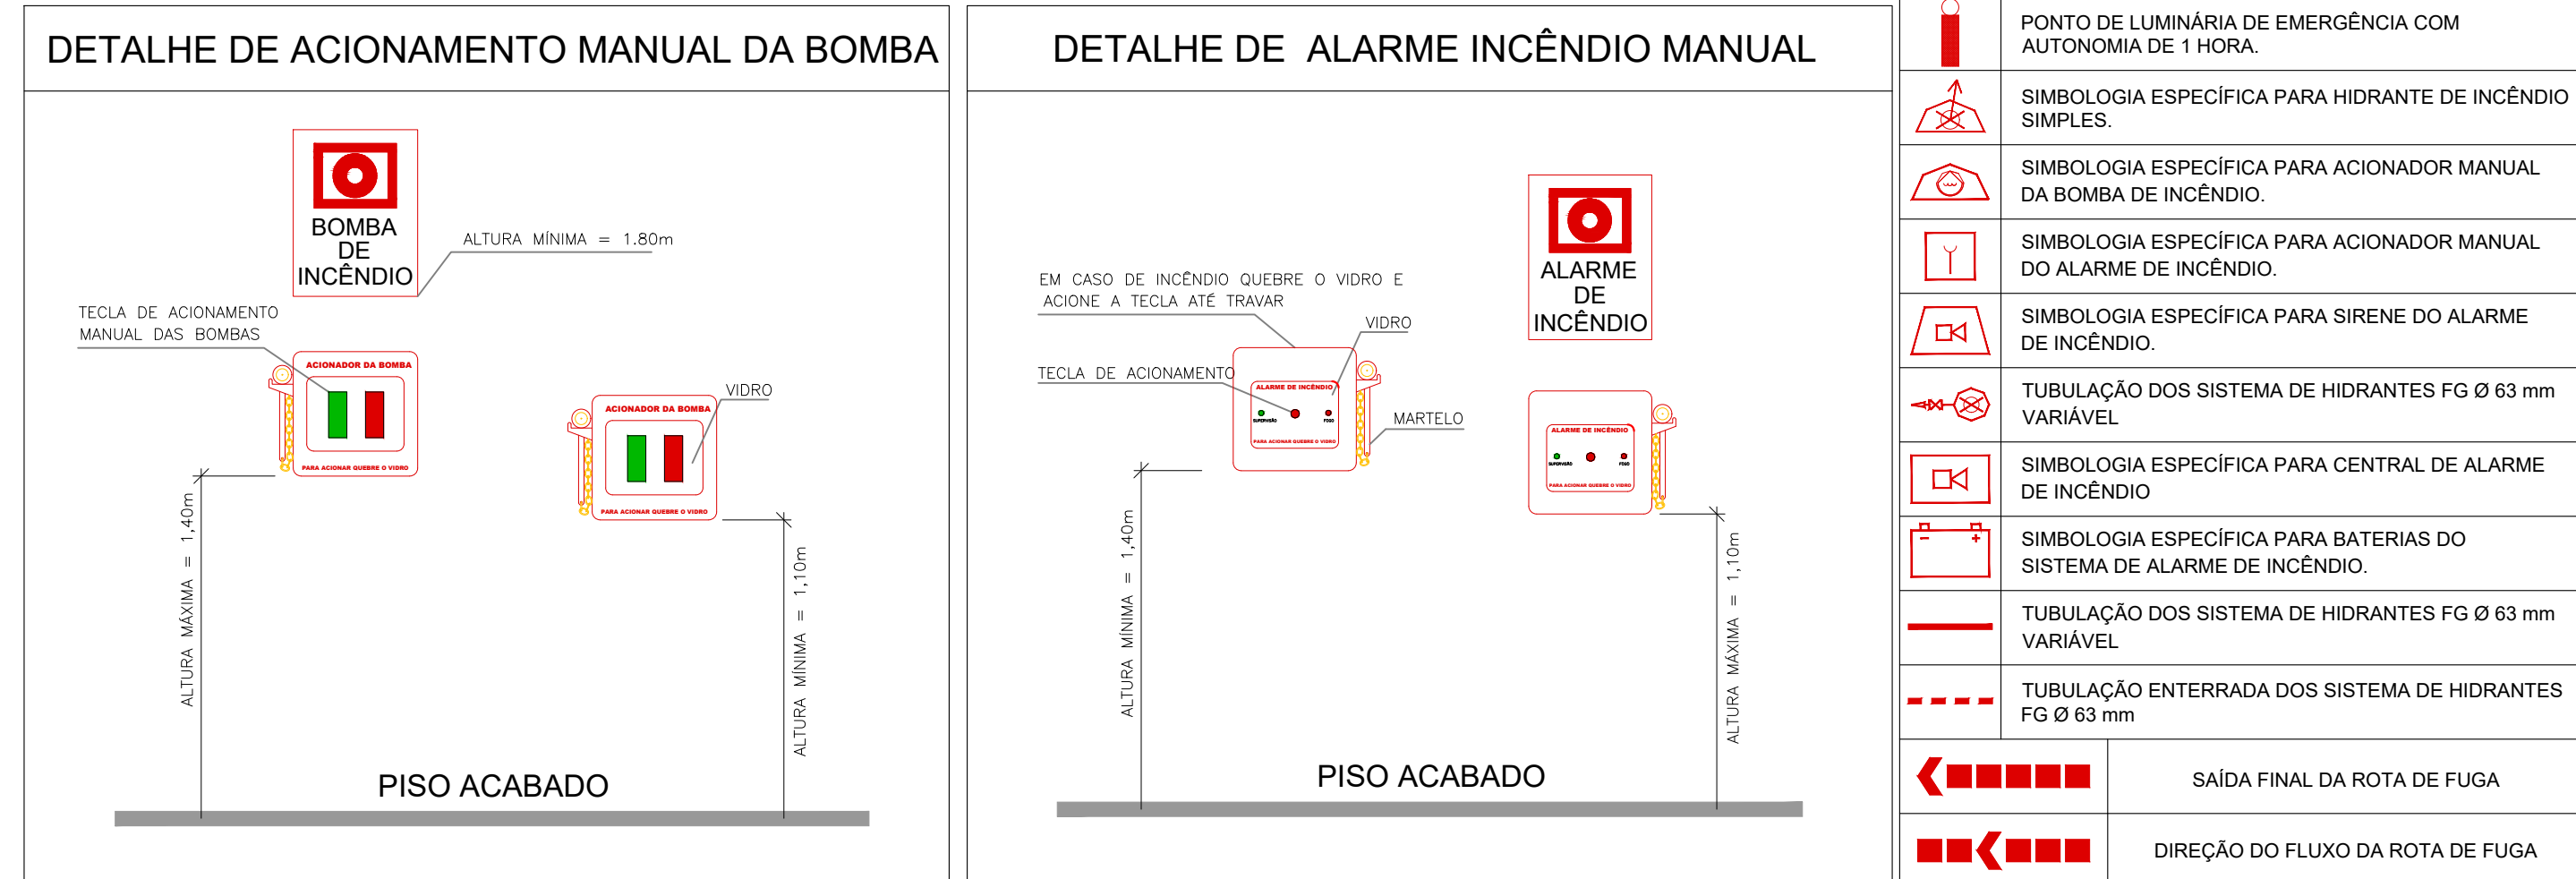


PROJETO DE		INCÊNDIO		FOLHA		01/02	
PROPRIETÁRIO: SERVIÇO SOCIAL DO COMÉRCIO - SESC CNPJ: 03.779.012/0006-69 ENDEREÇO: O - 41A, RUA - 09, SNV, NOVO PLANALTO, PORTO NACIONAL - TO. OBRA: EDUCAÇÃO E CULTURA FÍSICA / LOCAL DE REUNIÃO DE PÚBLICO.							
QUADRO DE ÁREAS: ÁREA DO TERRENO: 11.064,03M²		PROPRIETÁRIO CNPJ / CPF		ASS.: SERVIÇO SOCIAL DO COMÉRCIO - SESC CNPJ: 03.779.012/0006-69			
QUADRO DE ÁREAS NO INTERIOR DA PRANCHA.		AUTOR DO PROJETO		ASS.: DOMINGOS JOSÉ DA COSTA - CREA: 211808B-D-TO			
		RES. TÉCNICO		ASS.: DOMINGOS JOSÉ DA COSTA - CREA: 211808B-D-TO			
		CREA:					
TAXA DE OCUPAÇÃO: 16,49% ÁREA TOTAL DA EDIFÍC.: 1.824,68m²							
ESCALA: 1/75		DATA: 12/09/2023					
CONTEÚDO: PLANTA DE LOCAÇÃO; PLANTA DE SITUAÇÃO; NOTAS, DETALHES E SIMBOLÓGICAS.							
CORPO DE BOMBEIROS MILITAR:							



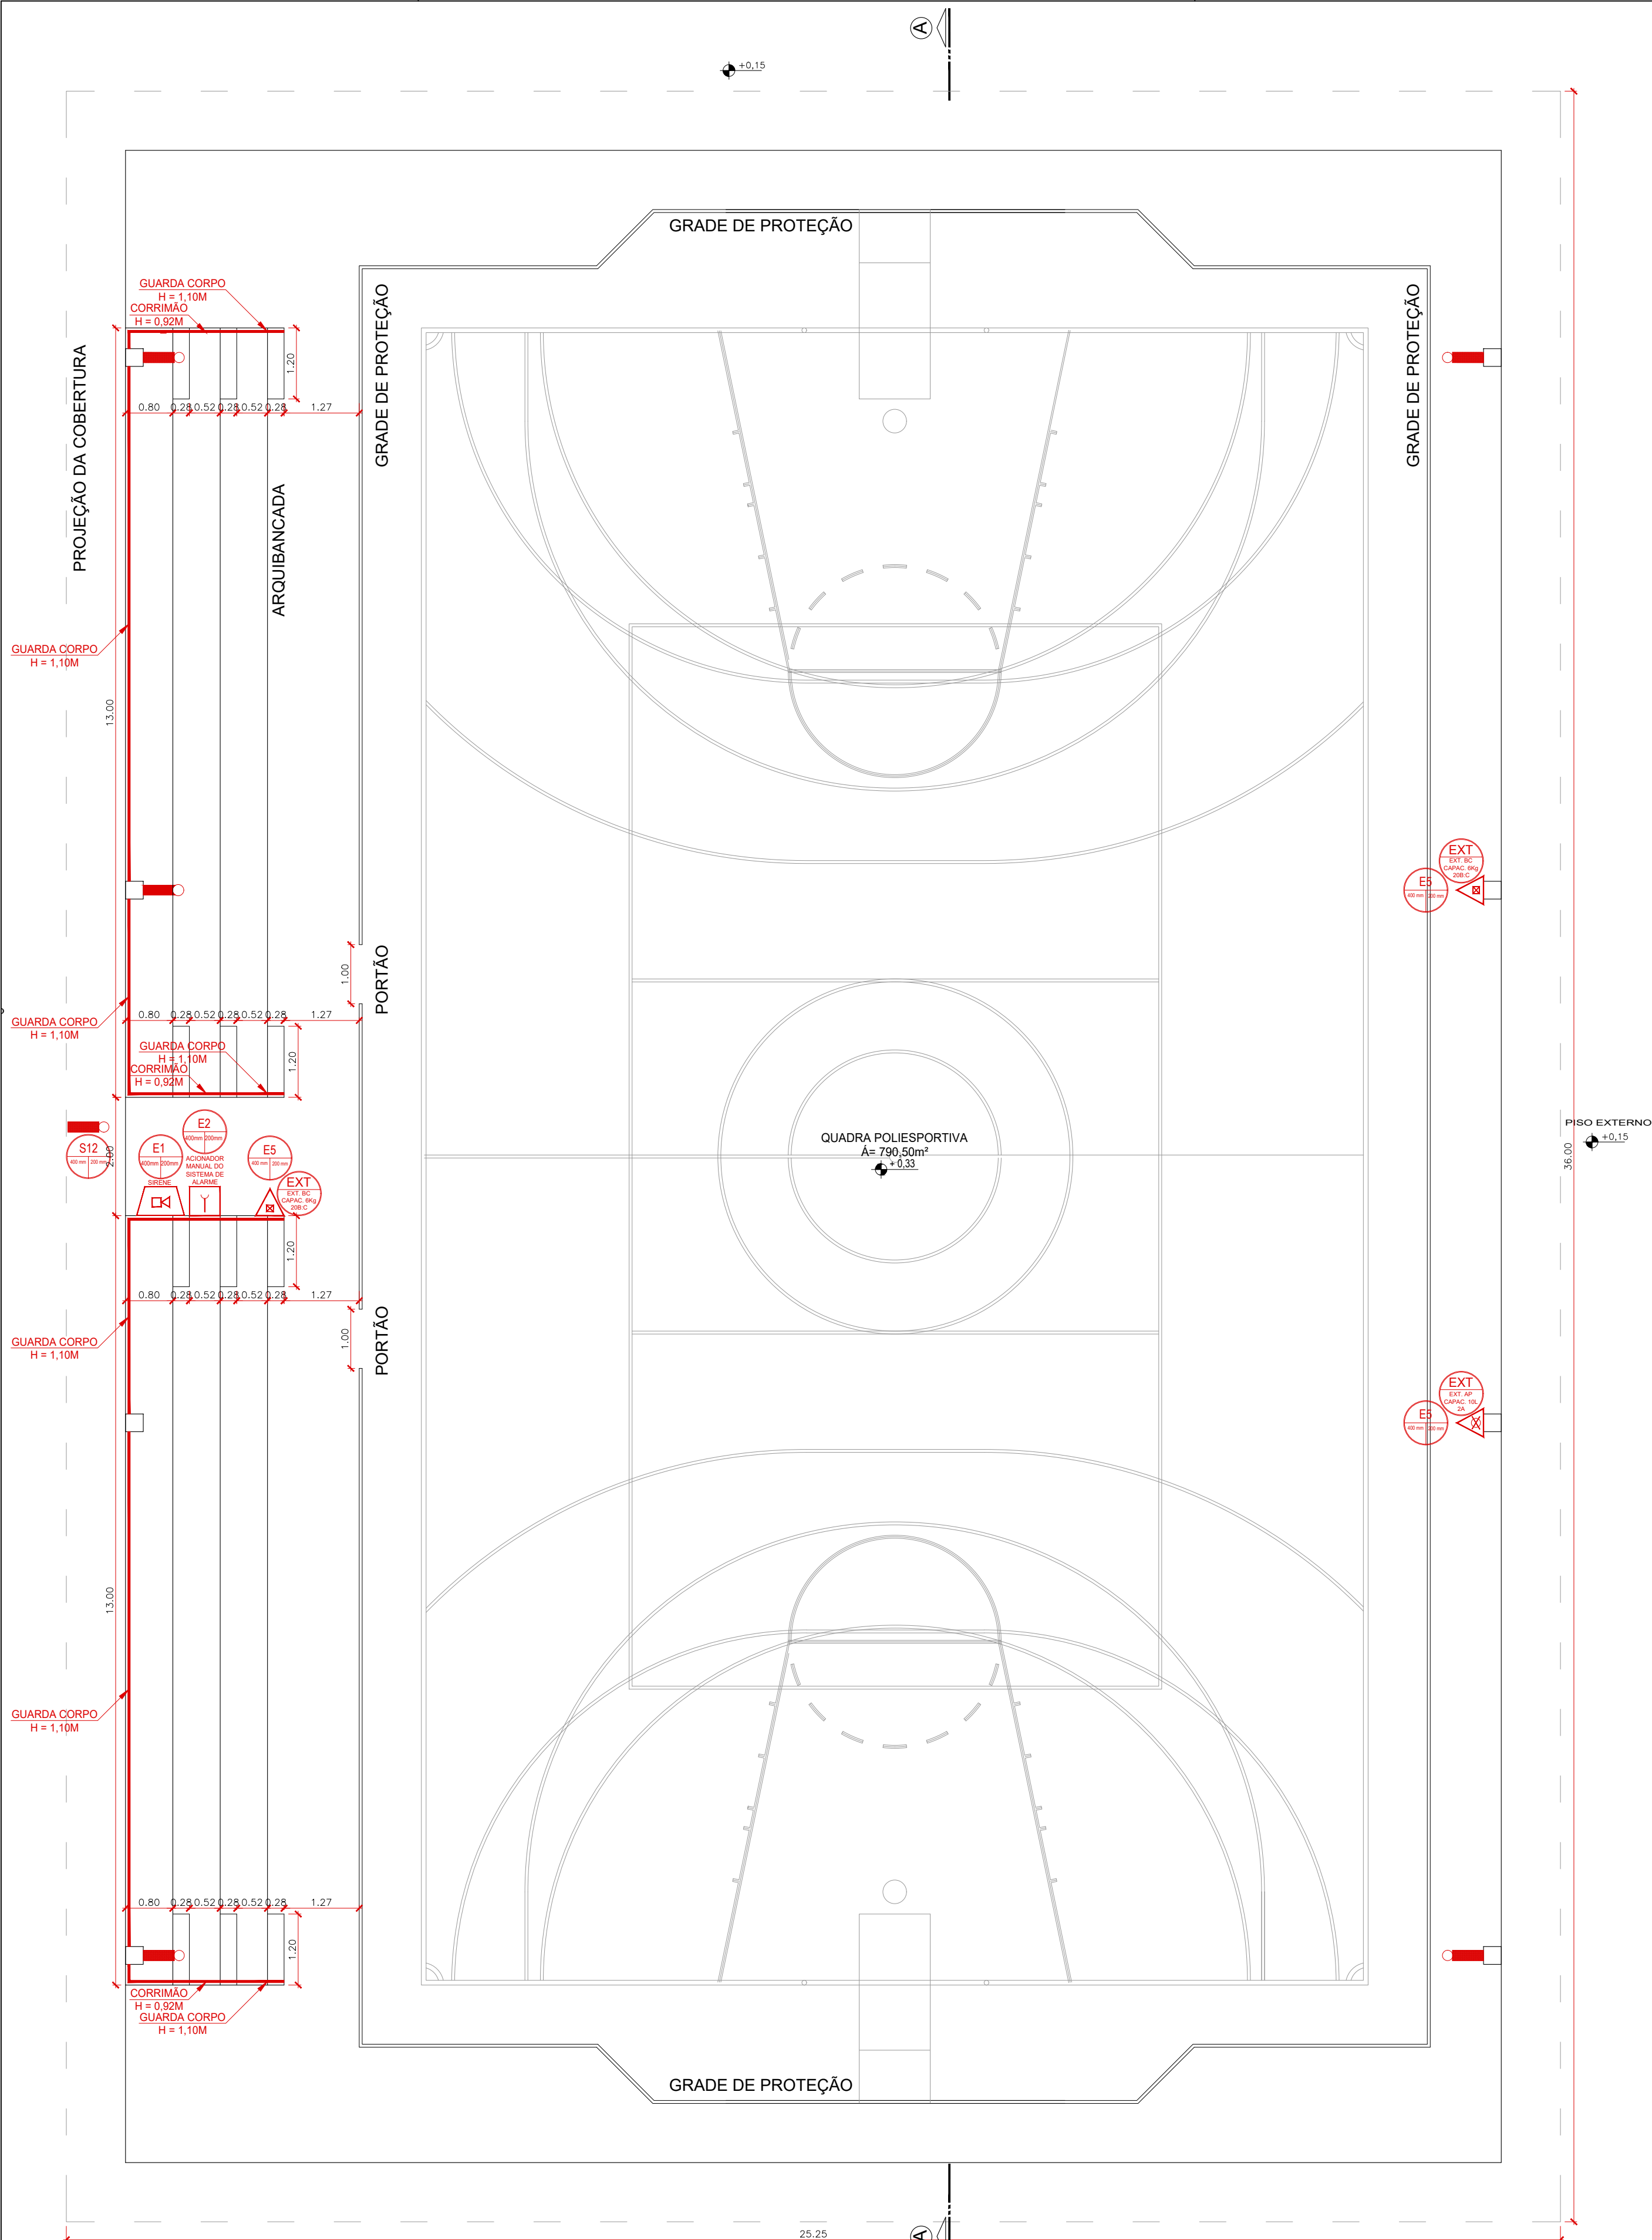

PLANTA BAIXA - QUADRA POLIESPORTIVA  
ESCALA: 1/75

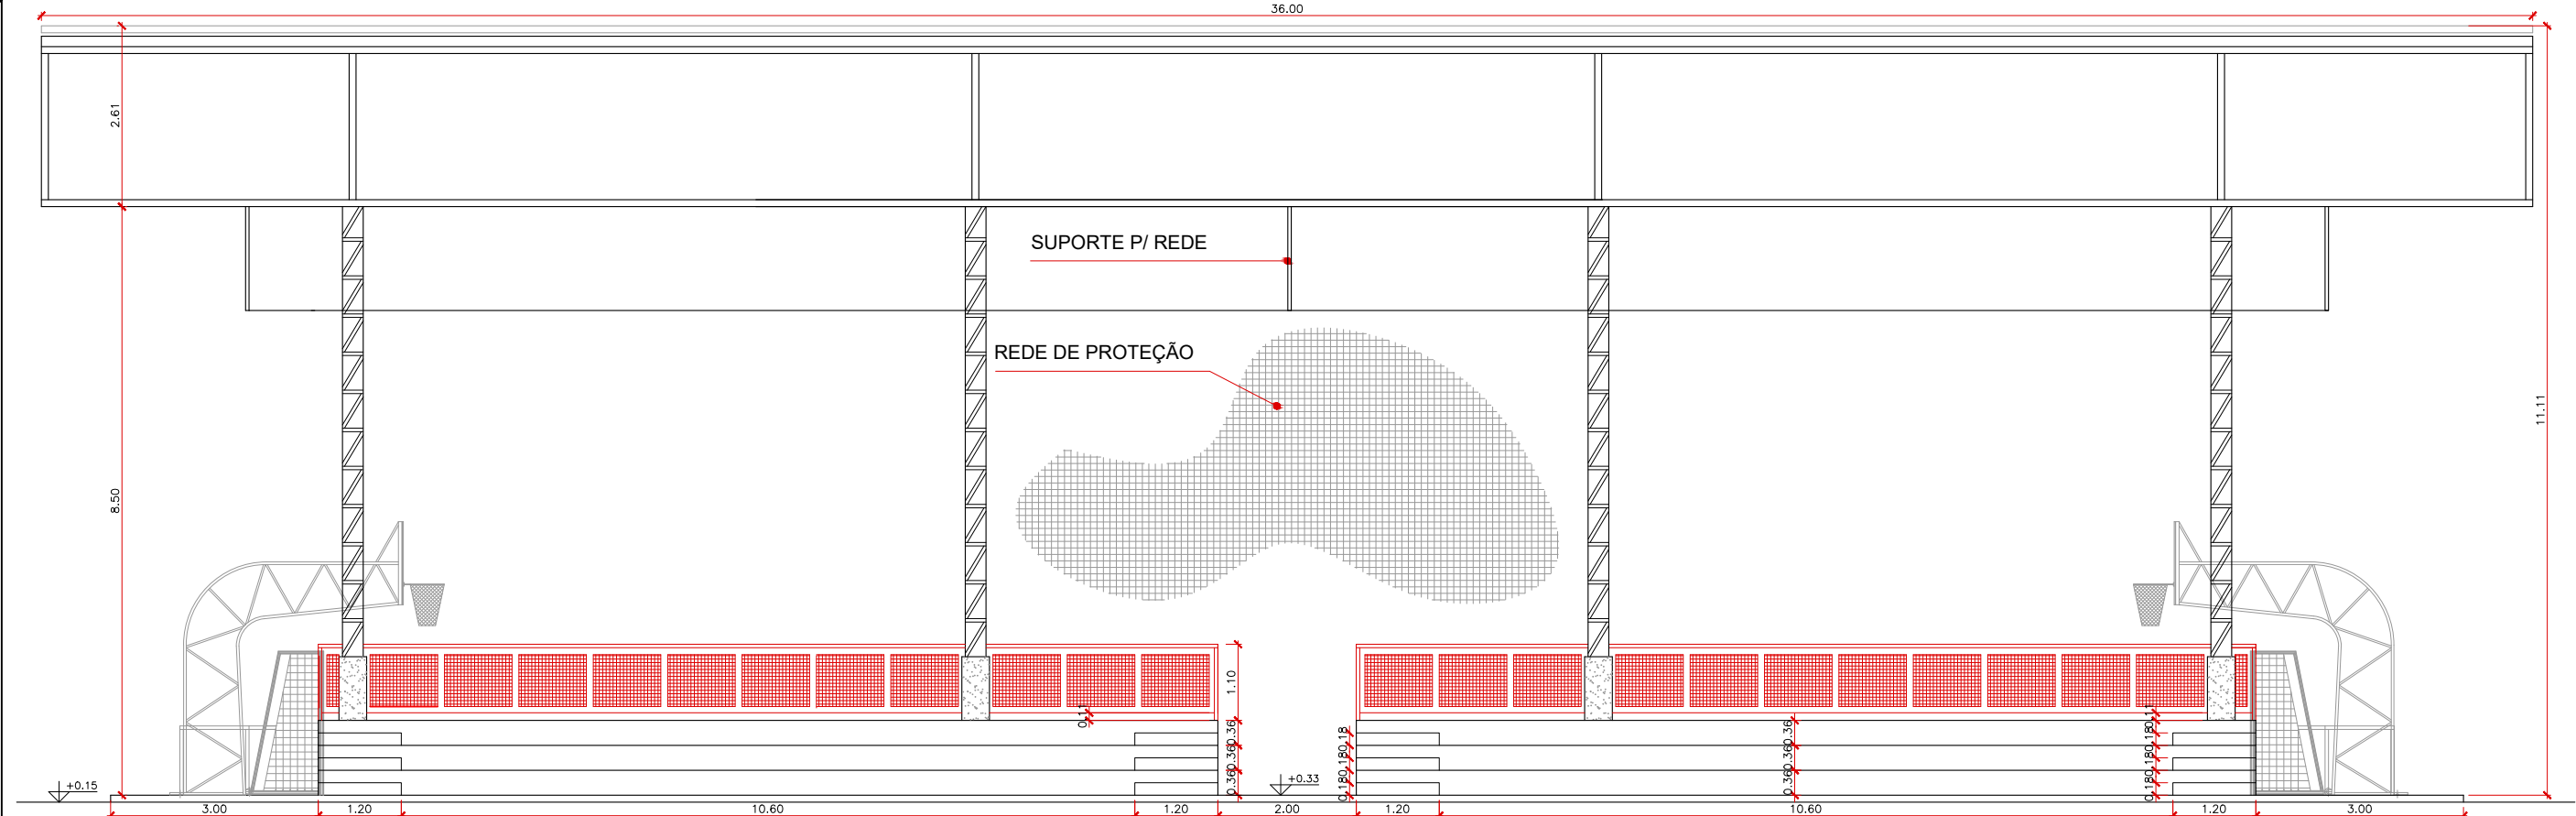


CORTE - QUADRA POLIESPORTIVA  
ESCALA: 1/75




CORTE - QUADRA POLIESPORTIVA  
ESCALA: 1/75




CORTE - QUADRA POLIESPORTIVA  
ESCALA: 1/75

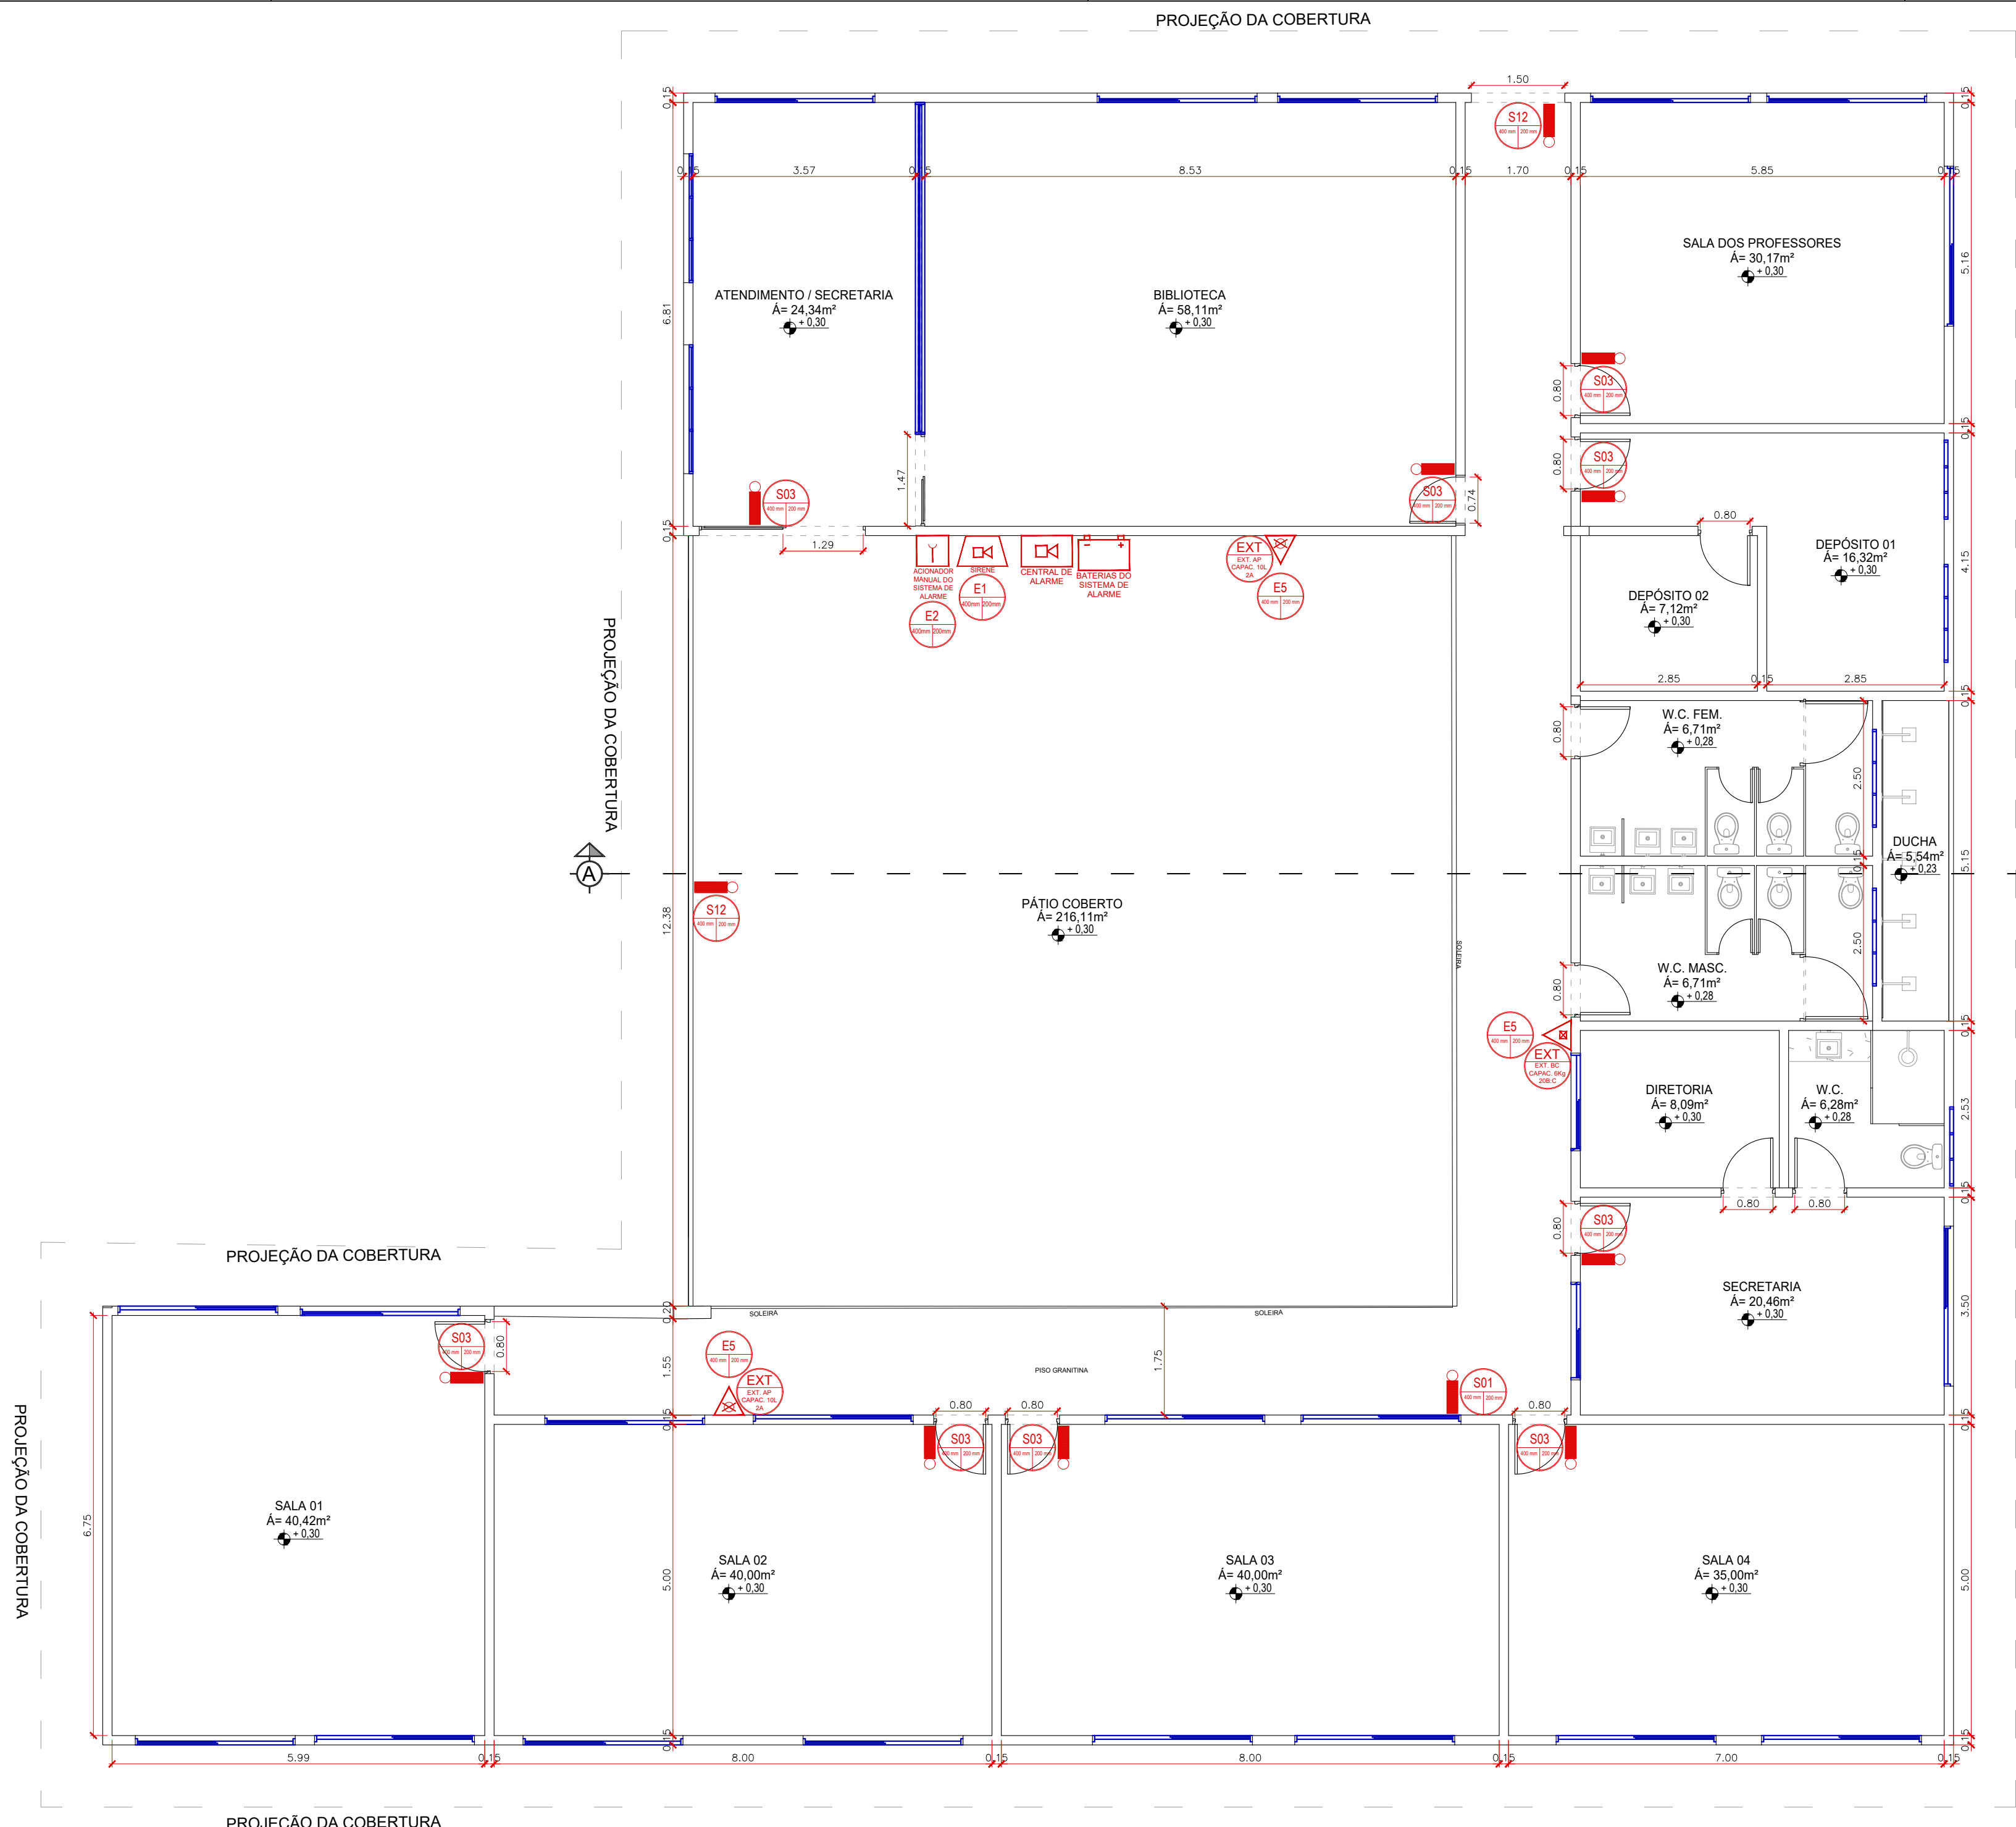


PLANTA BAIXA - ESCOLA  
ESCALA: 1/75

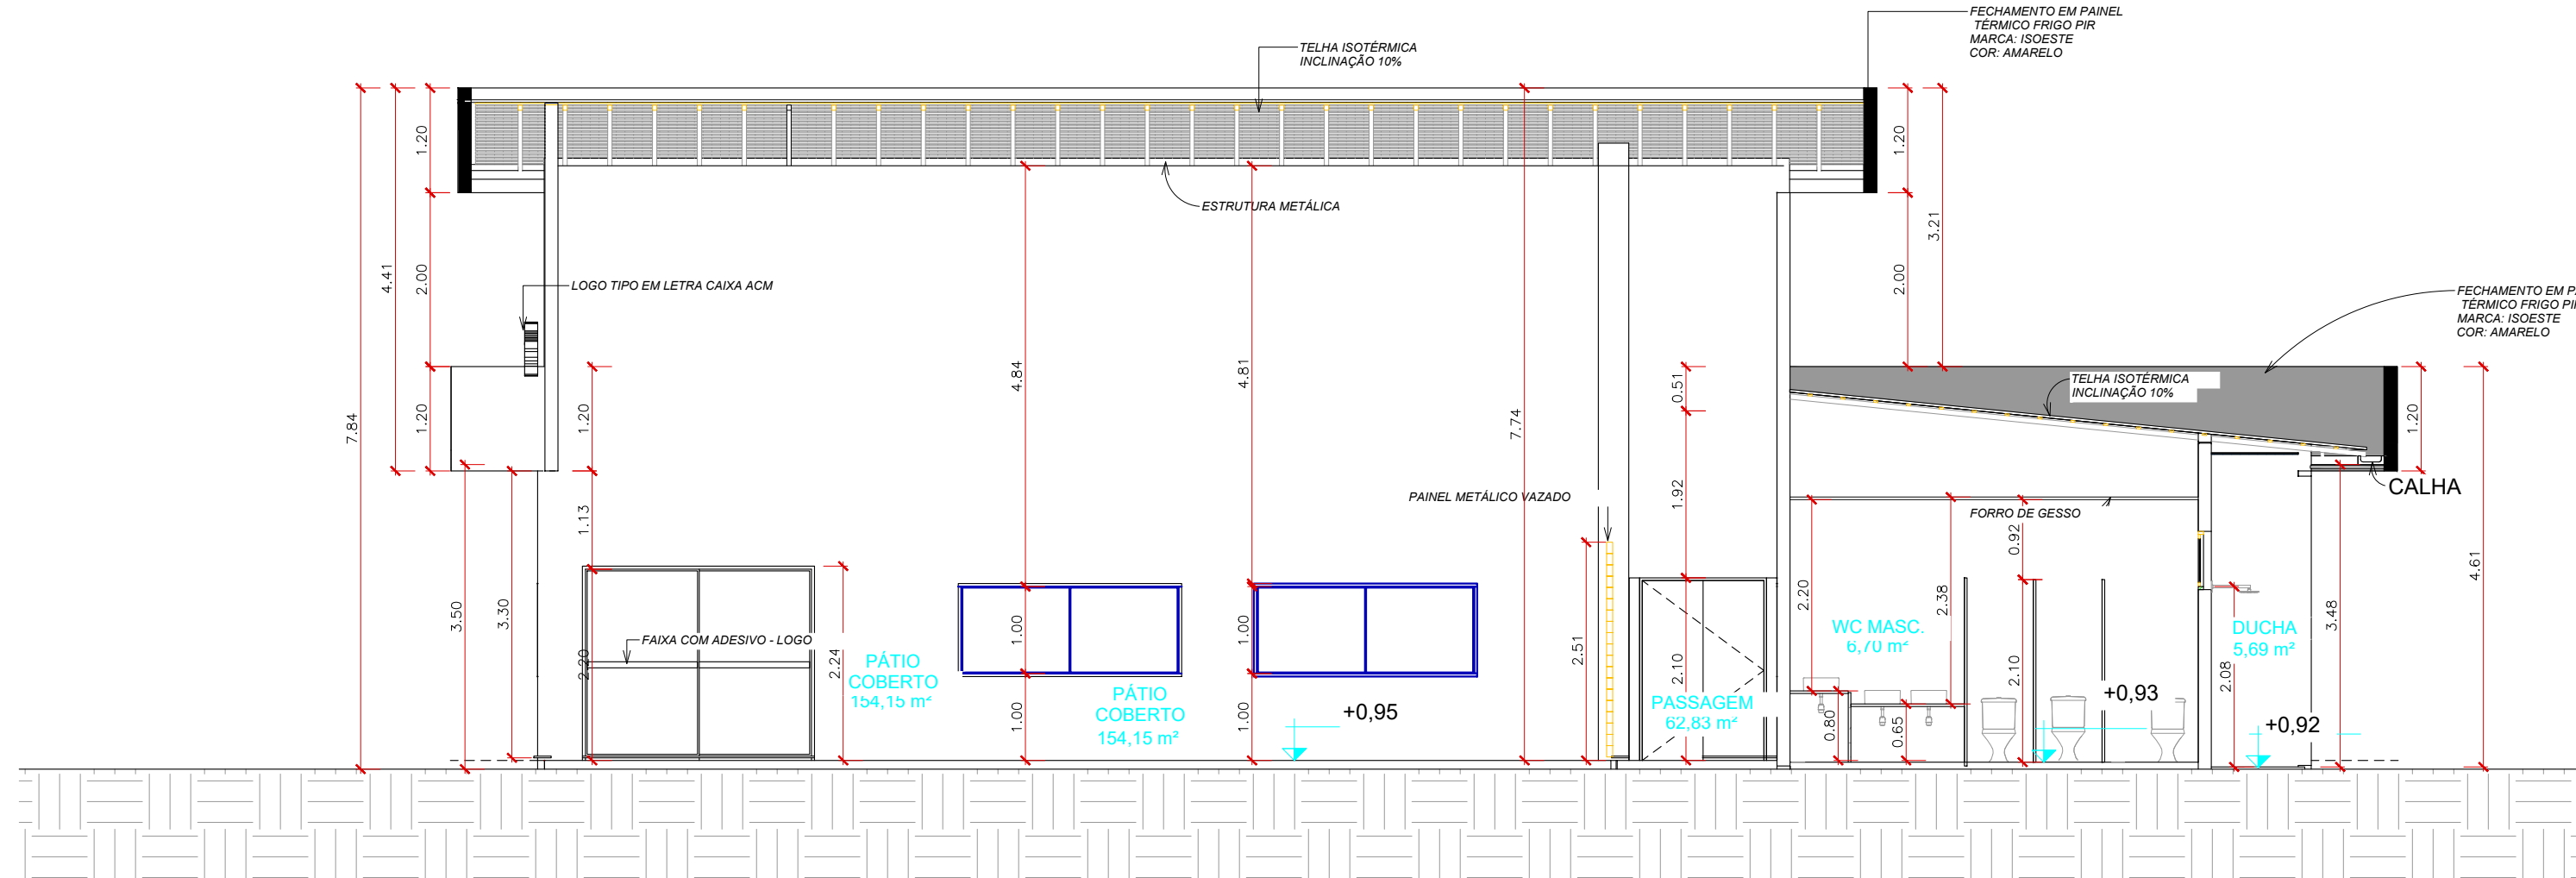

CORTE - ESCOLA  
ESCALA: 1/75

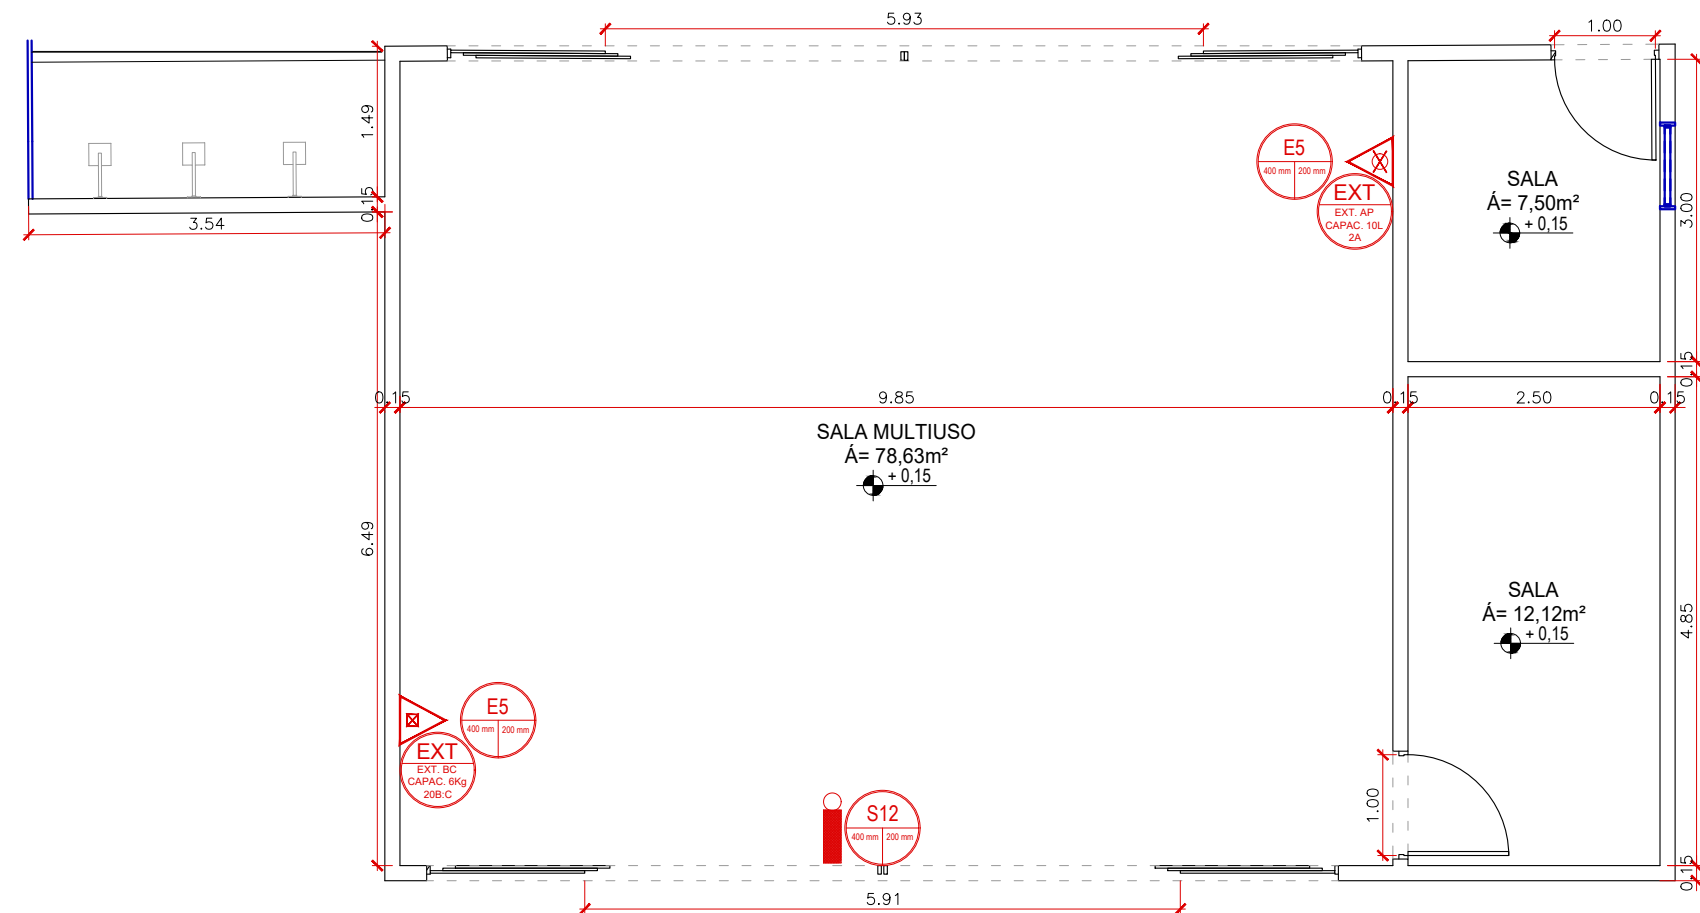


PLANTA BAIXA - SALA MULTIUSO  
ESCALA: 1/75

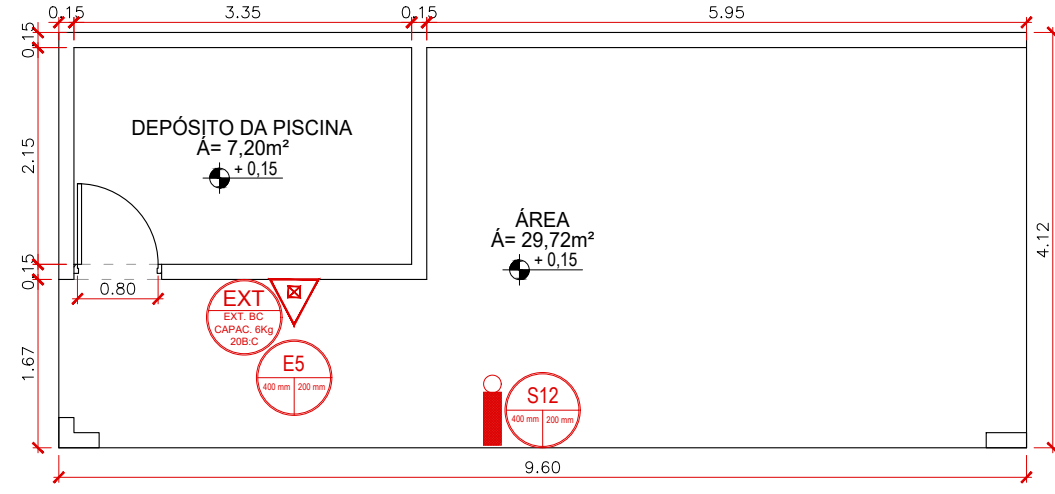


PLANTA BAIXA - APOIO PISCINA  
ESCALA: 1/75




PLANTA BAIXA - APOIO PISCINA  
ESCALA: 1/75

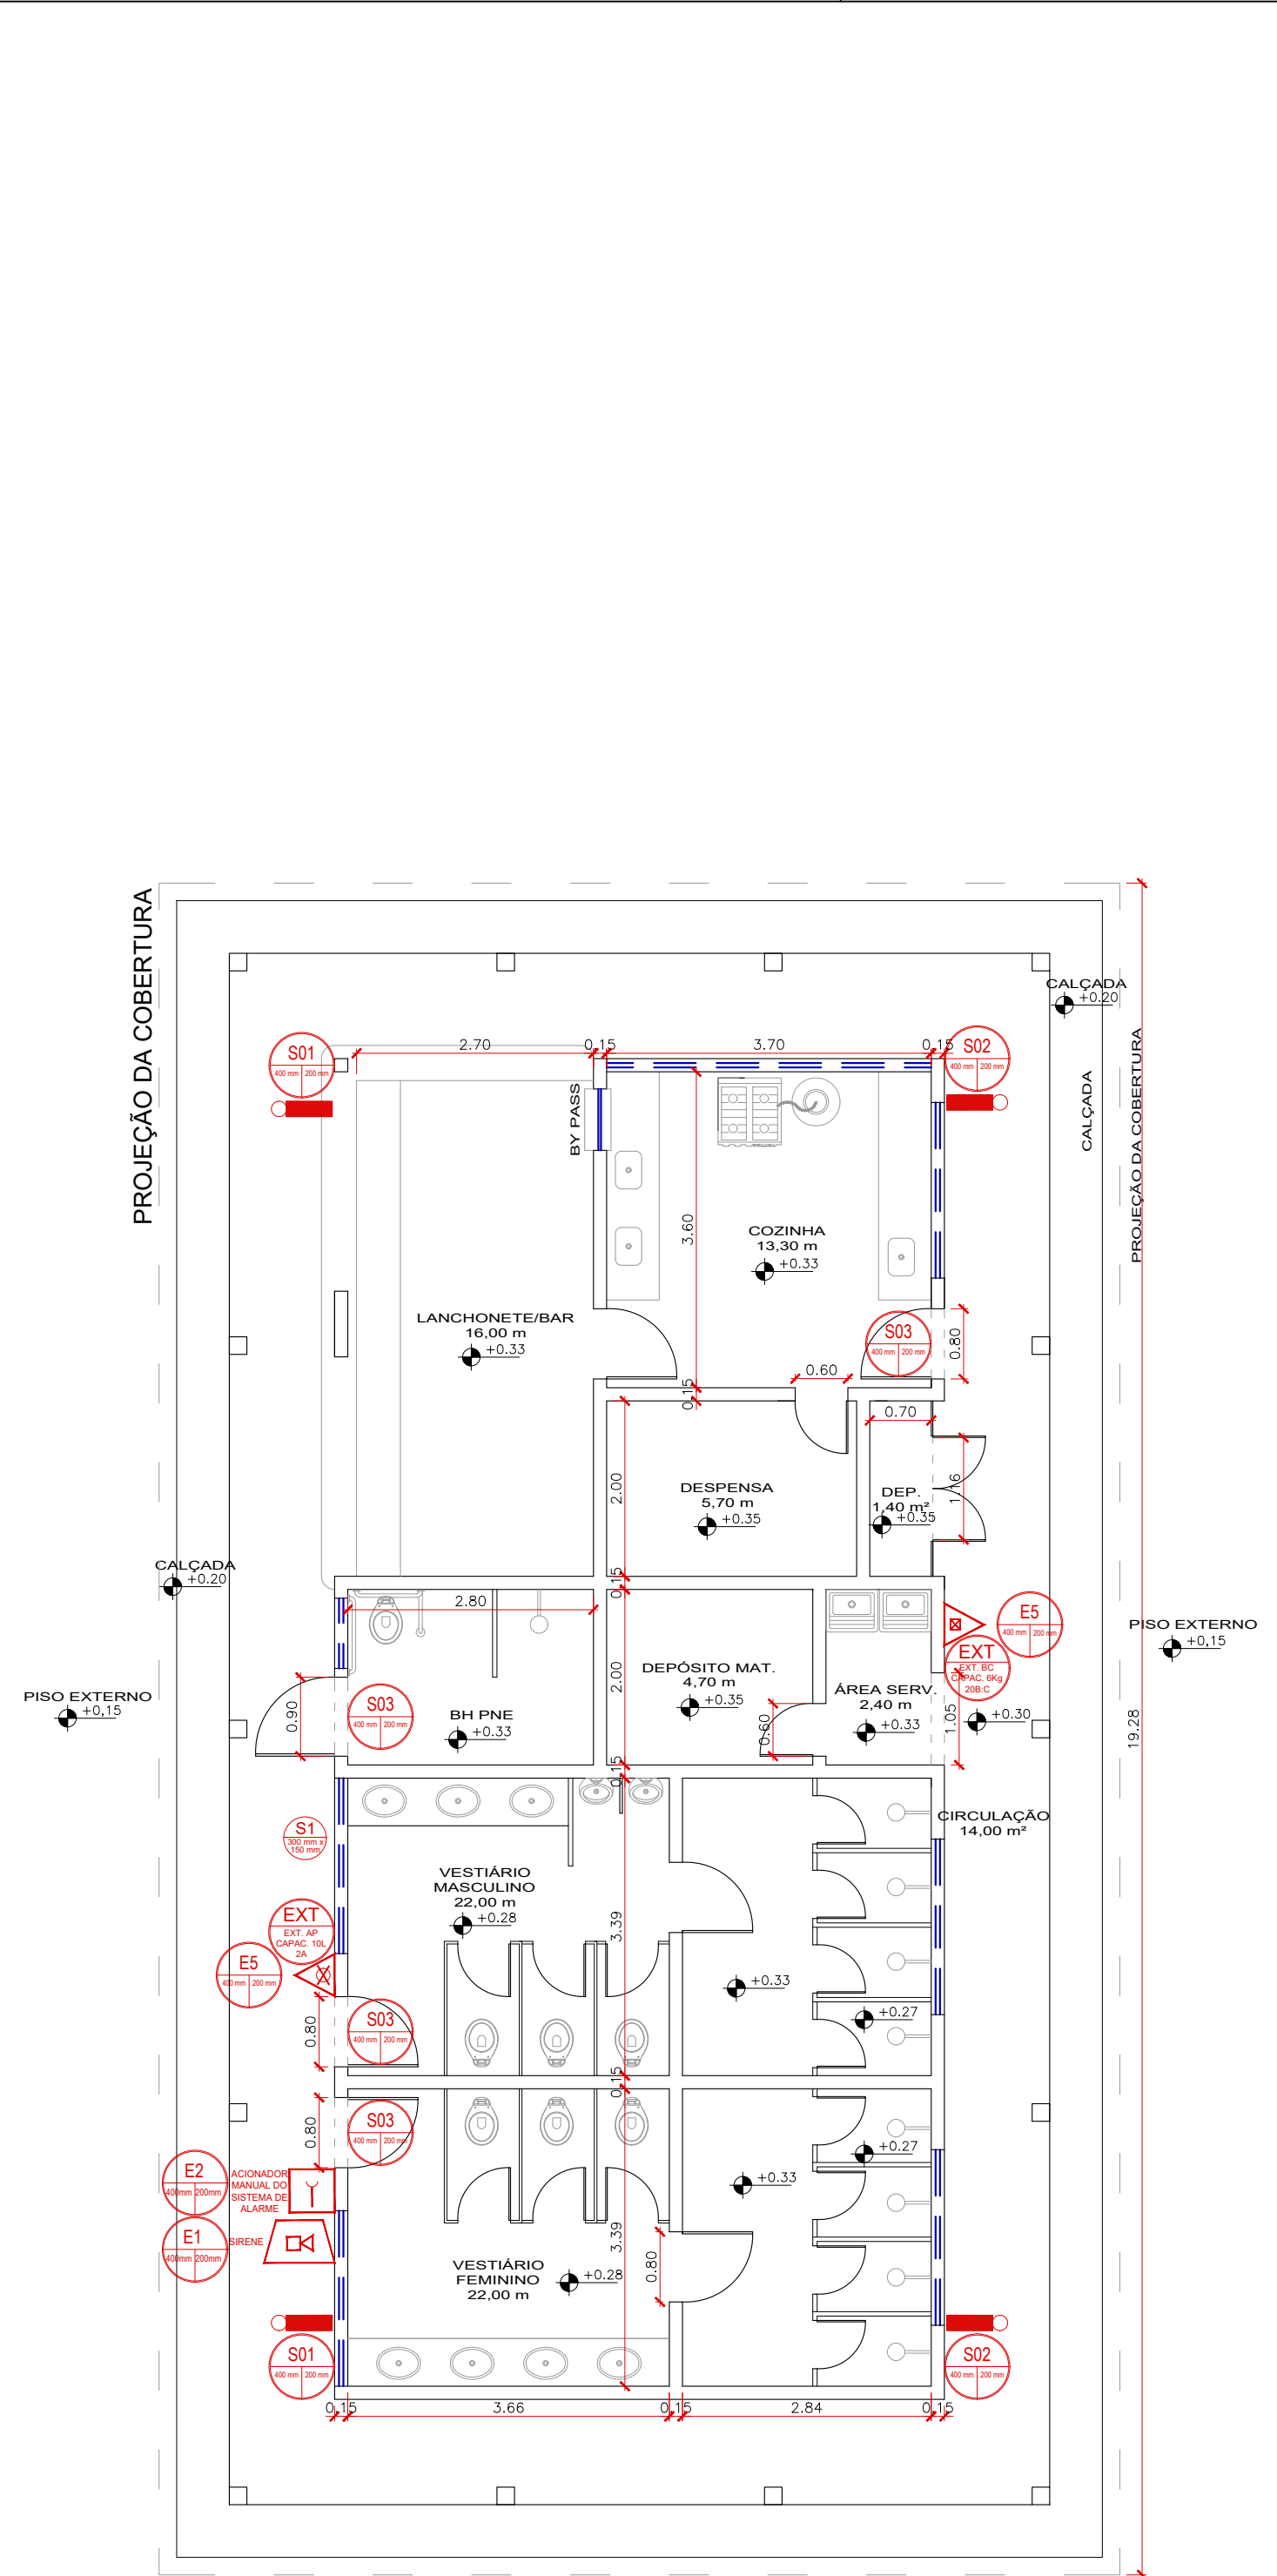


PLANTA BAIXA - APOIO  
ESCALA: 1/75

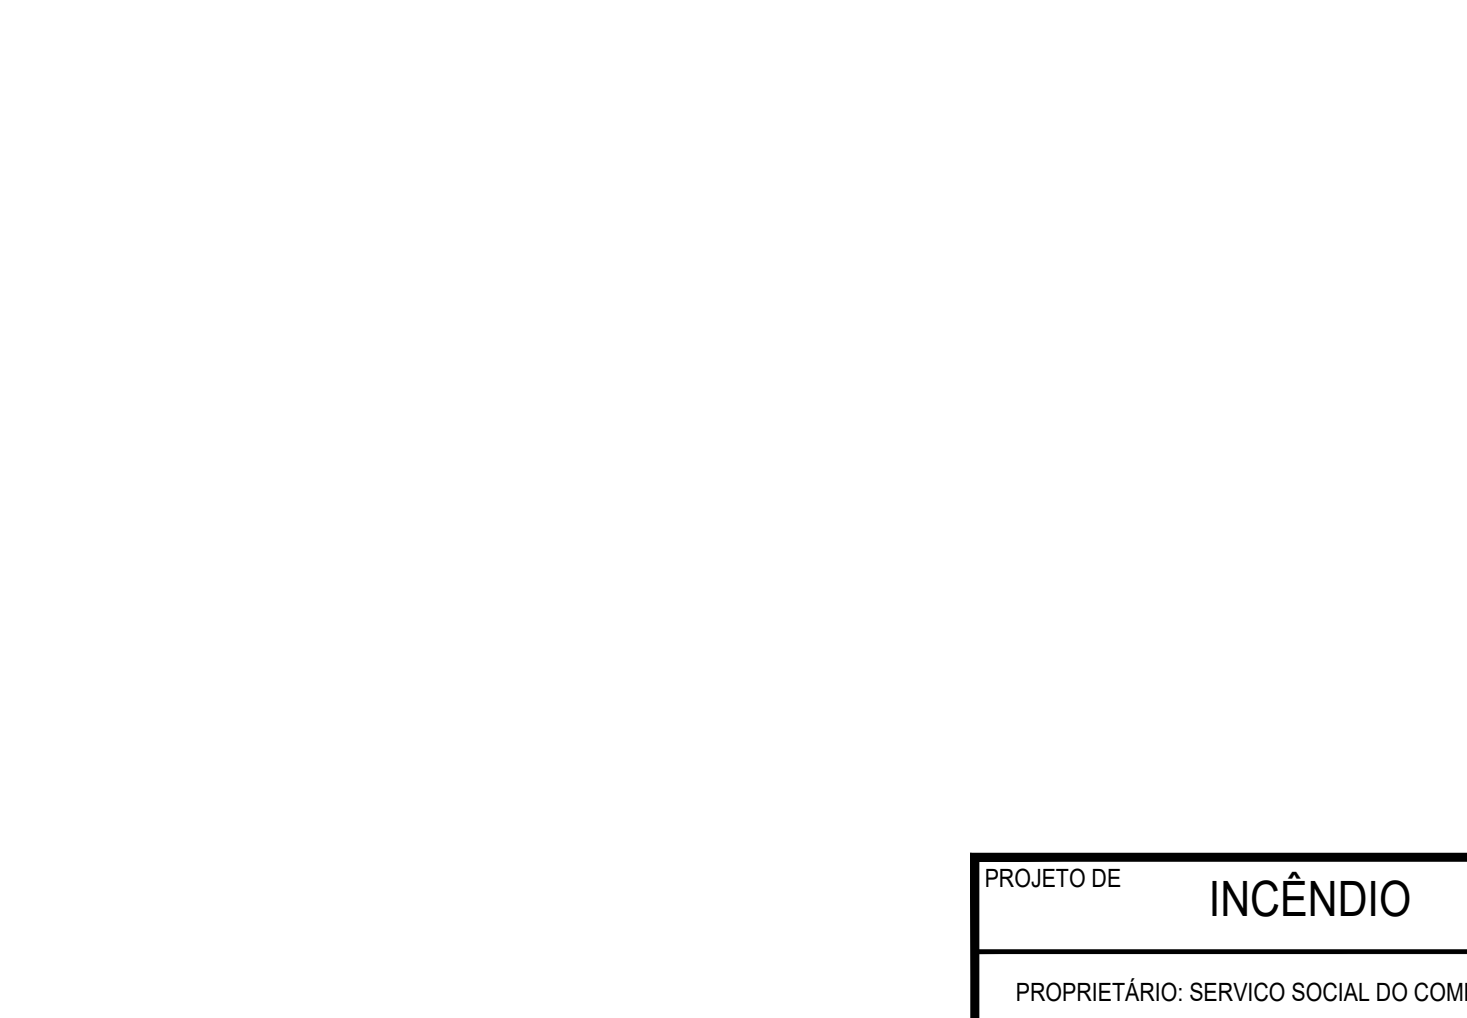


PLANTA BAIXA - APOIO PISCINA  
ESCALA: 1/75

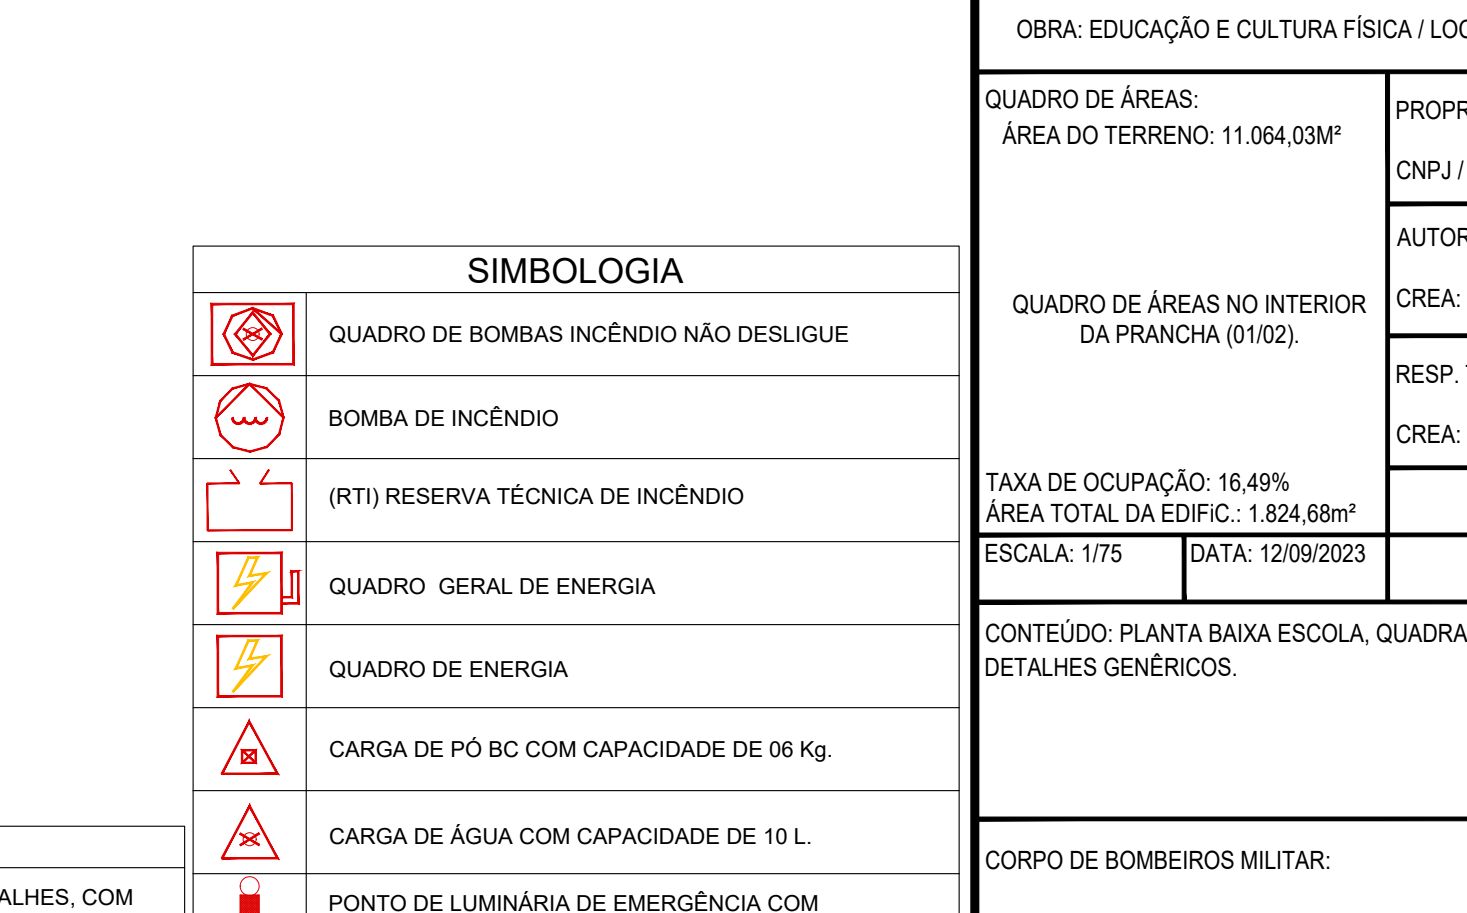

PLANTA BAIXA - APOIO PISCINA  
ESCALA: 1/75

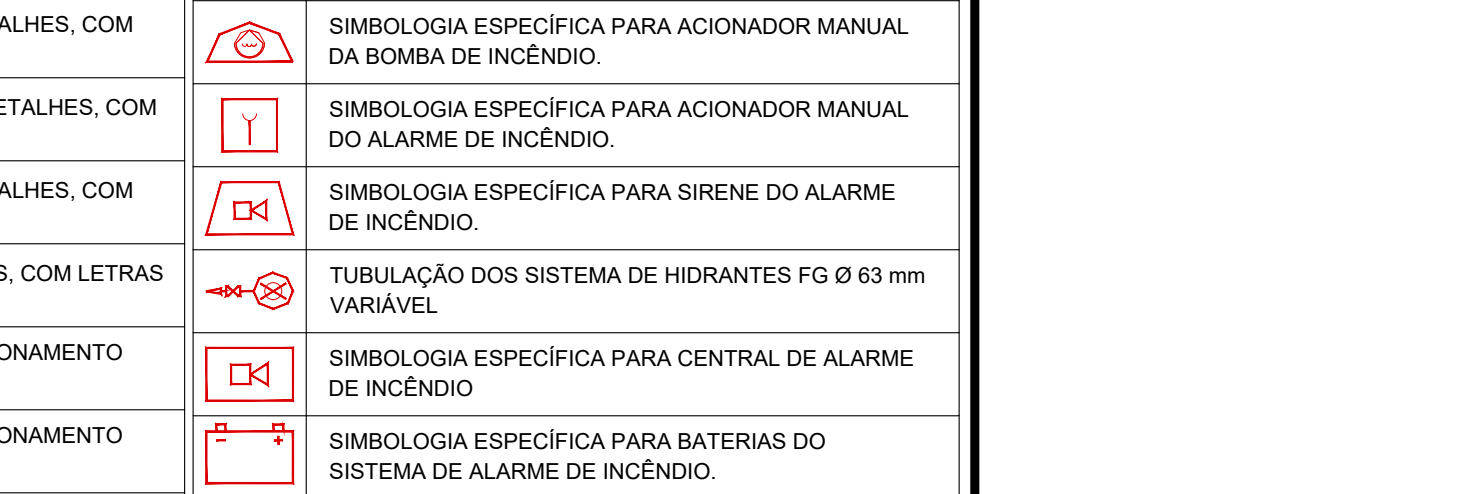

PLANTA BAIXA - APOIO PISCINA  
ESCALA: 1/75

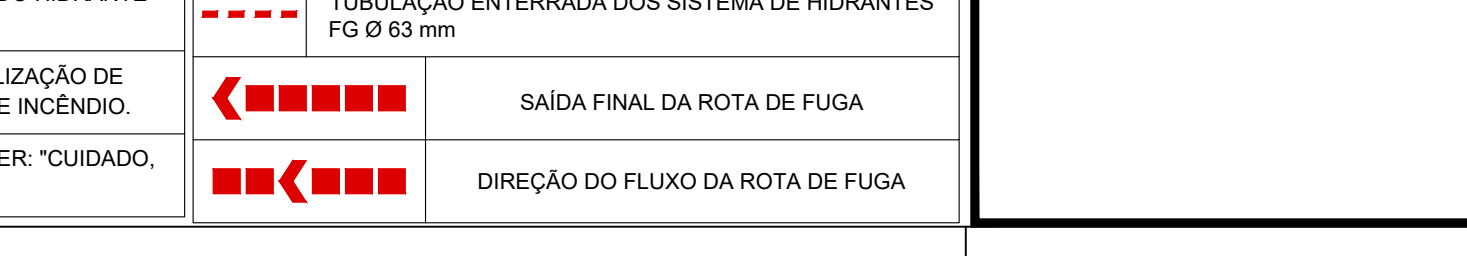


PLANTA BAIXA - APOIO PISCINA  
ESCALA: 1/75



SIMBOLOGIA	
	QUADRO DE BOMBAS INCÊNDIO NÃO DESLIGUE
	BOMBA DE INCÊNDIO
	RTU RESERVA TÉCNICA DE INCÊNDIO
	QUADRO GERAL DE ENERGIA
	QUADRO DE ENERGIA
	CARGA DE PÓ BC COM CAPACIDADE DE 66 Kg.
	CARGA DE ÁGUA COM CAPACIDADE DE 10 L.
	PONTO DE LUMINÁRIA DE EMERGÊNCIA COM AUTONOMIA DE 1 HORA.
	SIMBOLOGIA ESPECÍFICA PARA HIDRANTE DE INCÊNDIO SIMPLES.
	SIMBOLOGIA ESPECÍFICA PARA ACIONADOR MANUAL DA BOMBA DE INCÊNDIO.
	SIMBOLOGIA ESPECÍFICA PARA ACIONADOR MANUAL DO ALARME DE INCÊNDIO.
	SIMBOLOGIA ESPECÍFICA PARA SIRENE DO ALARME DE INCÊNDIO.
	TUBULAÇÃO DOS SISTEMA DE HIDRANTES FG Ø 63 mm VARIÁVEL.
	SIMBOLOGIA ESPECÍFICA PARA CENTRAL DE ALARME DE INCÊNDIO.
	SIMBOLOGIA ESPECÍFICA PARA BATERIAS DO SISTEMA DE ALARME DE INCÊNDIO.
	TUBULAÇÃO DOS SISTEMA DE HIDRANTES FG Ø 63 mm VARIÁVEL.
	TUBULAÇÃO ENTERRADA DOS SISTEMA DE HIDRANTES FG Ø 63 mm.
	SINALIZAÇÃO DE PISO INDICANDO LOCALIZAÇÃO DE HIDRANTE DE INCÊNDIO OU EXTINTOR DE INCÊNDIO.
	PLACA DE ALERTA COM O SEQUINTE ODER: "CUIDADO, RISCO DE CHOQUE ELÉTRICO".
	SÁIDA FINAL DA ROTA DE FUGA
	DIREÇÃO DO FLUXO DA ROTA DE FUGA

PROJETO DE	INCÊNDIO	FOLHA	02/02
PROPRIETÁRIO: SERVIÇO SOCIAL DO COMÉRCIO - SESC CNPJ: 03.779.012/0006-69 ENDEREÇO: Q - 41A, RUA - 09, S/Nº, NOVO PLANALTO/PORTO NACIONAL - TO. OBRA: EDUCAÇÃO E CULTURA FÍSICA / LOCAL DE REUNIÃO DE PÚBLICO.			
QUADRO DE ÁREAS:	PROPRIETÁRIO	ASS.	
ÁREA DO TERRENO: 11.064,03m²	CNPJ / CPF	SERVIÇO SOCIAL DO COMÉRCIO - SESC CNPJ: 03.779.012/0006-69	
QUADRO DE ÁREAS NO INTERIOR DA PRANCHA (0102):	AUTOR DO PROJETO	ASS.	
	CREA:	DOMINGOS JOSÉ DA COSTA - CREA: 2118080-TO	
	RESP. TÉCNICO	ASS.	
TAXA DE OCUPAÇÃO: 16,49% ÁREA TOTAL DA EDIF.: 1.824,88m² ESCALA: 1/75	DATA: 12/09/2023		
CONTEÚDO: PLANTA BAIXA ESCOLA, QUADRA POLIESPORTIVA, APOIO, SALA MULTIUSO E APOIO PISCINA, CORTES E DETALHES GÊNICOS.			
CORPO DE BOMBEIROS MILITAR:			





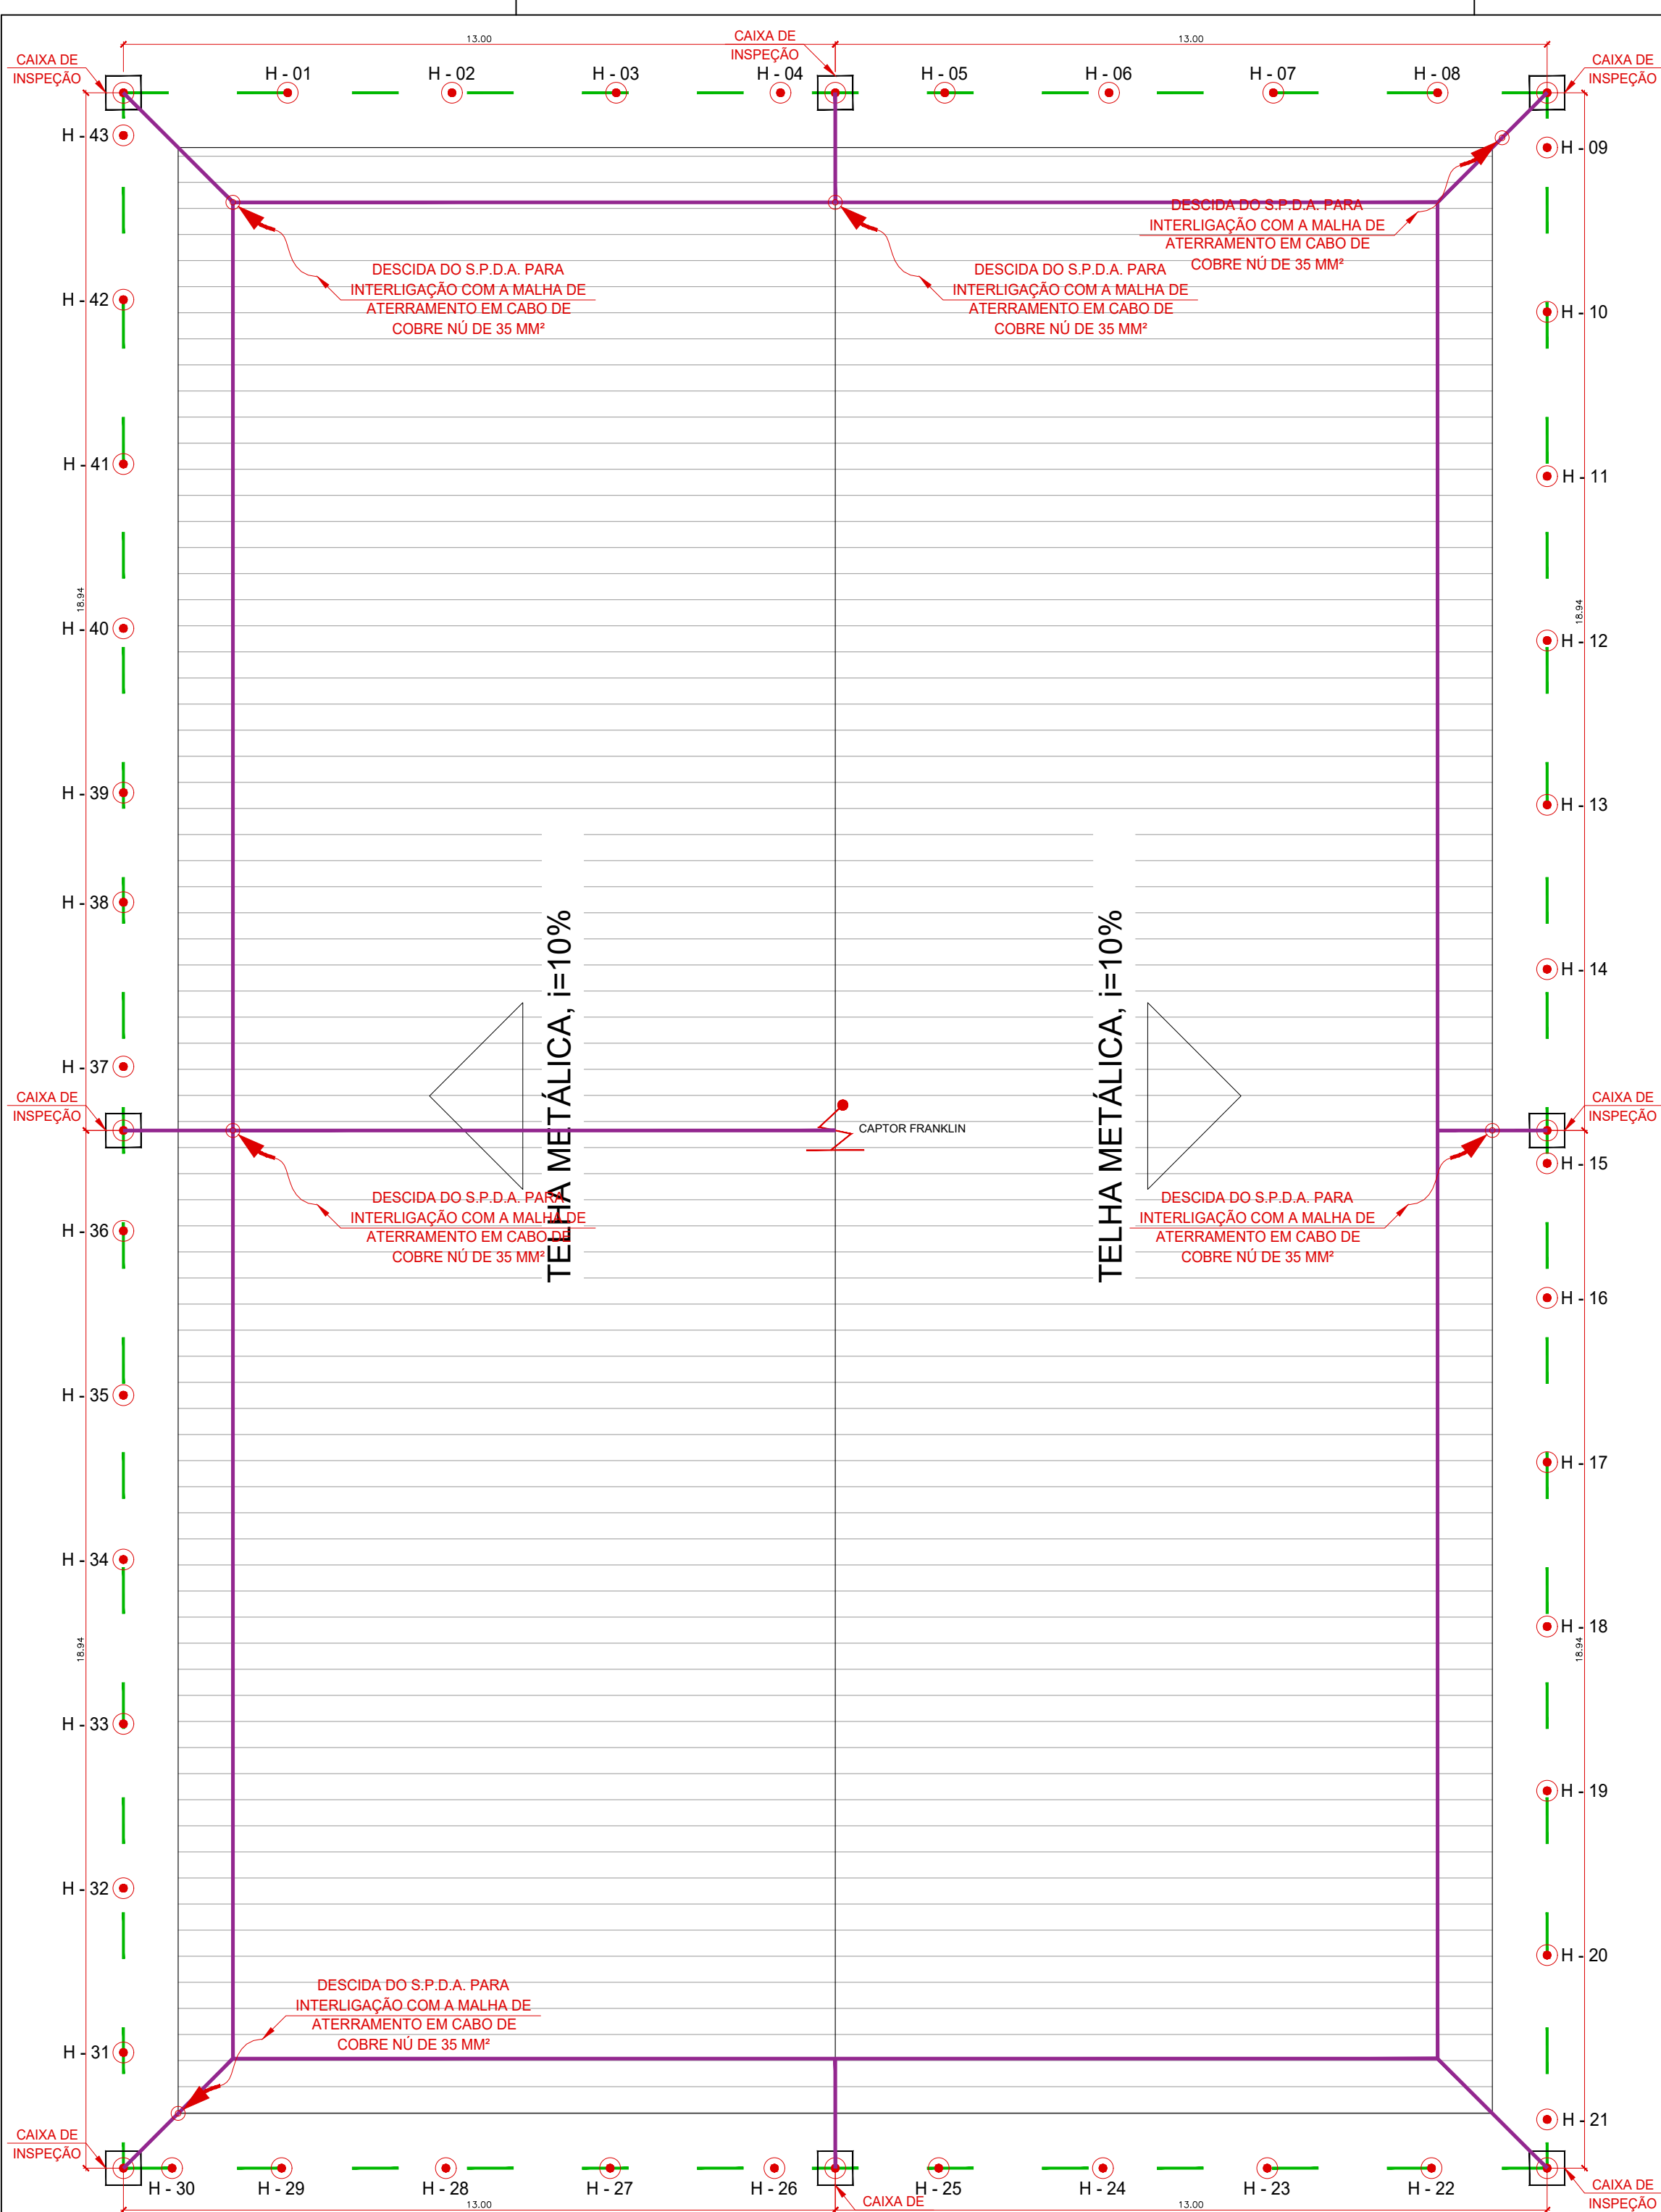

PLANTA BAIXA – QUADRA POLIESPORTIVA  
ESCALA: 1/100

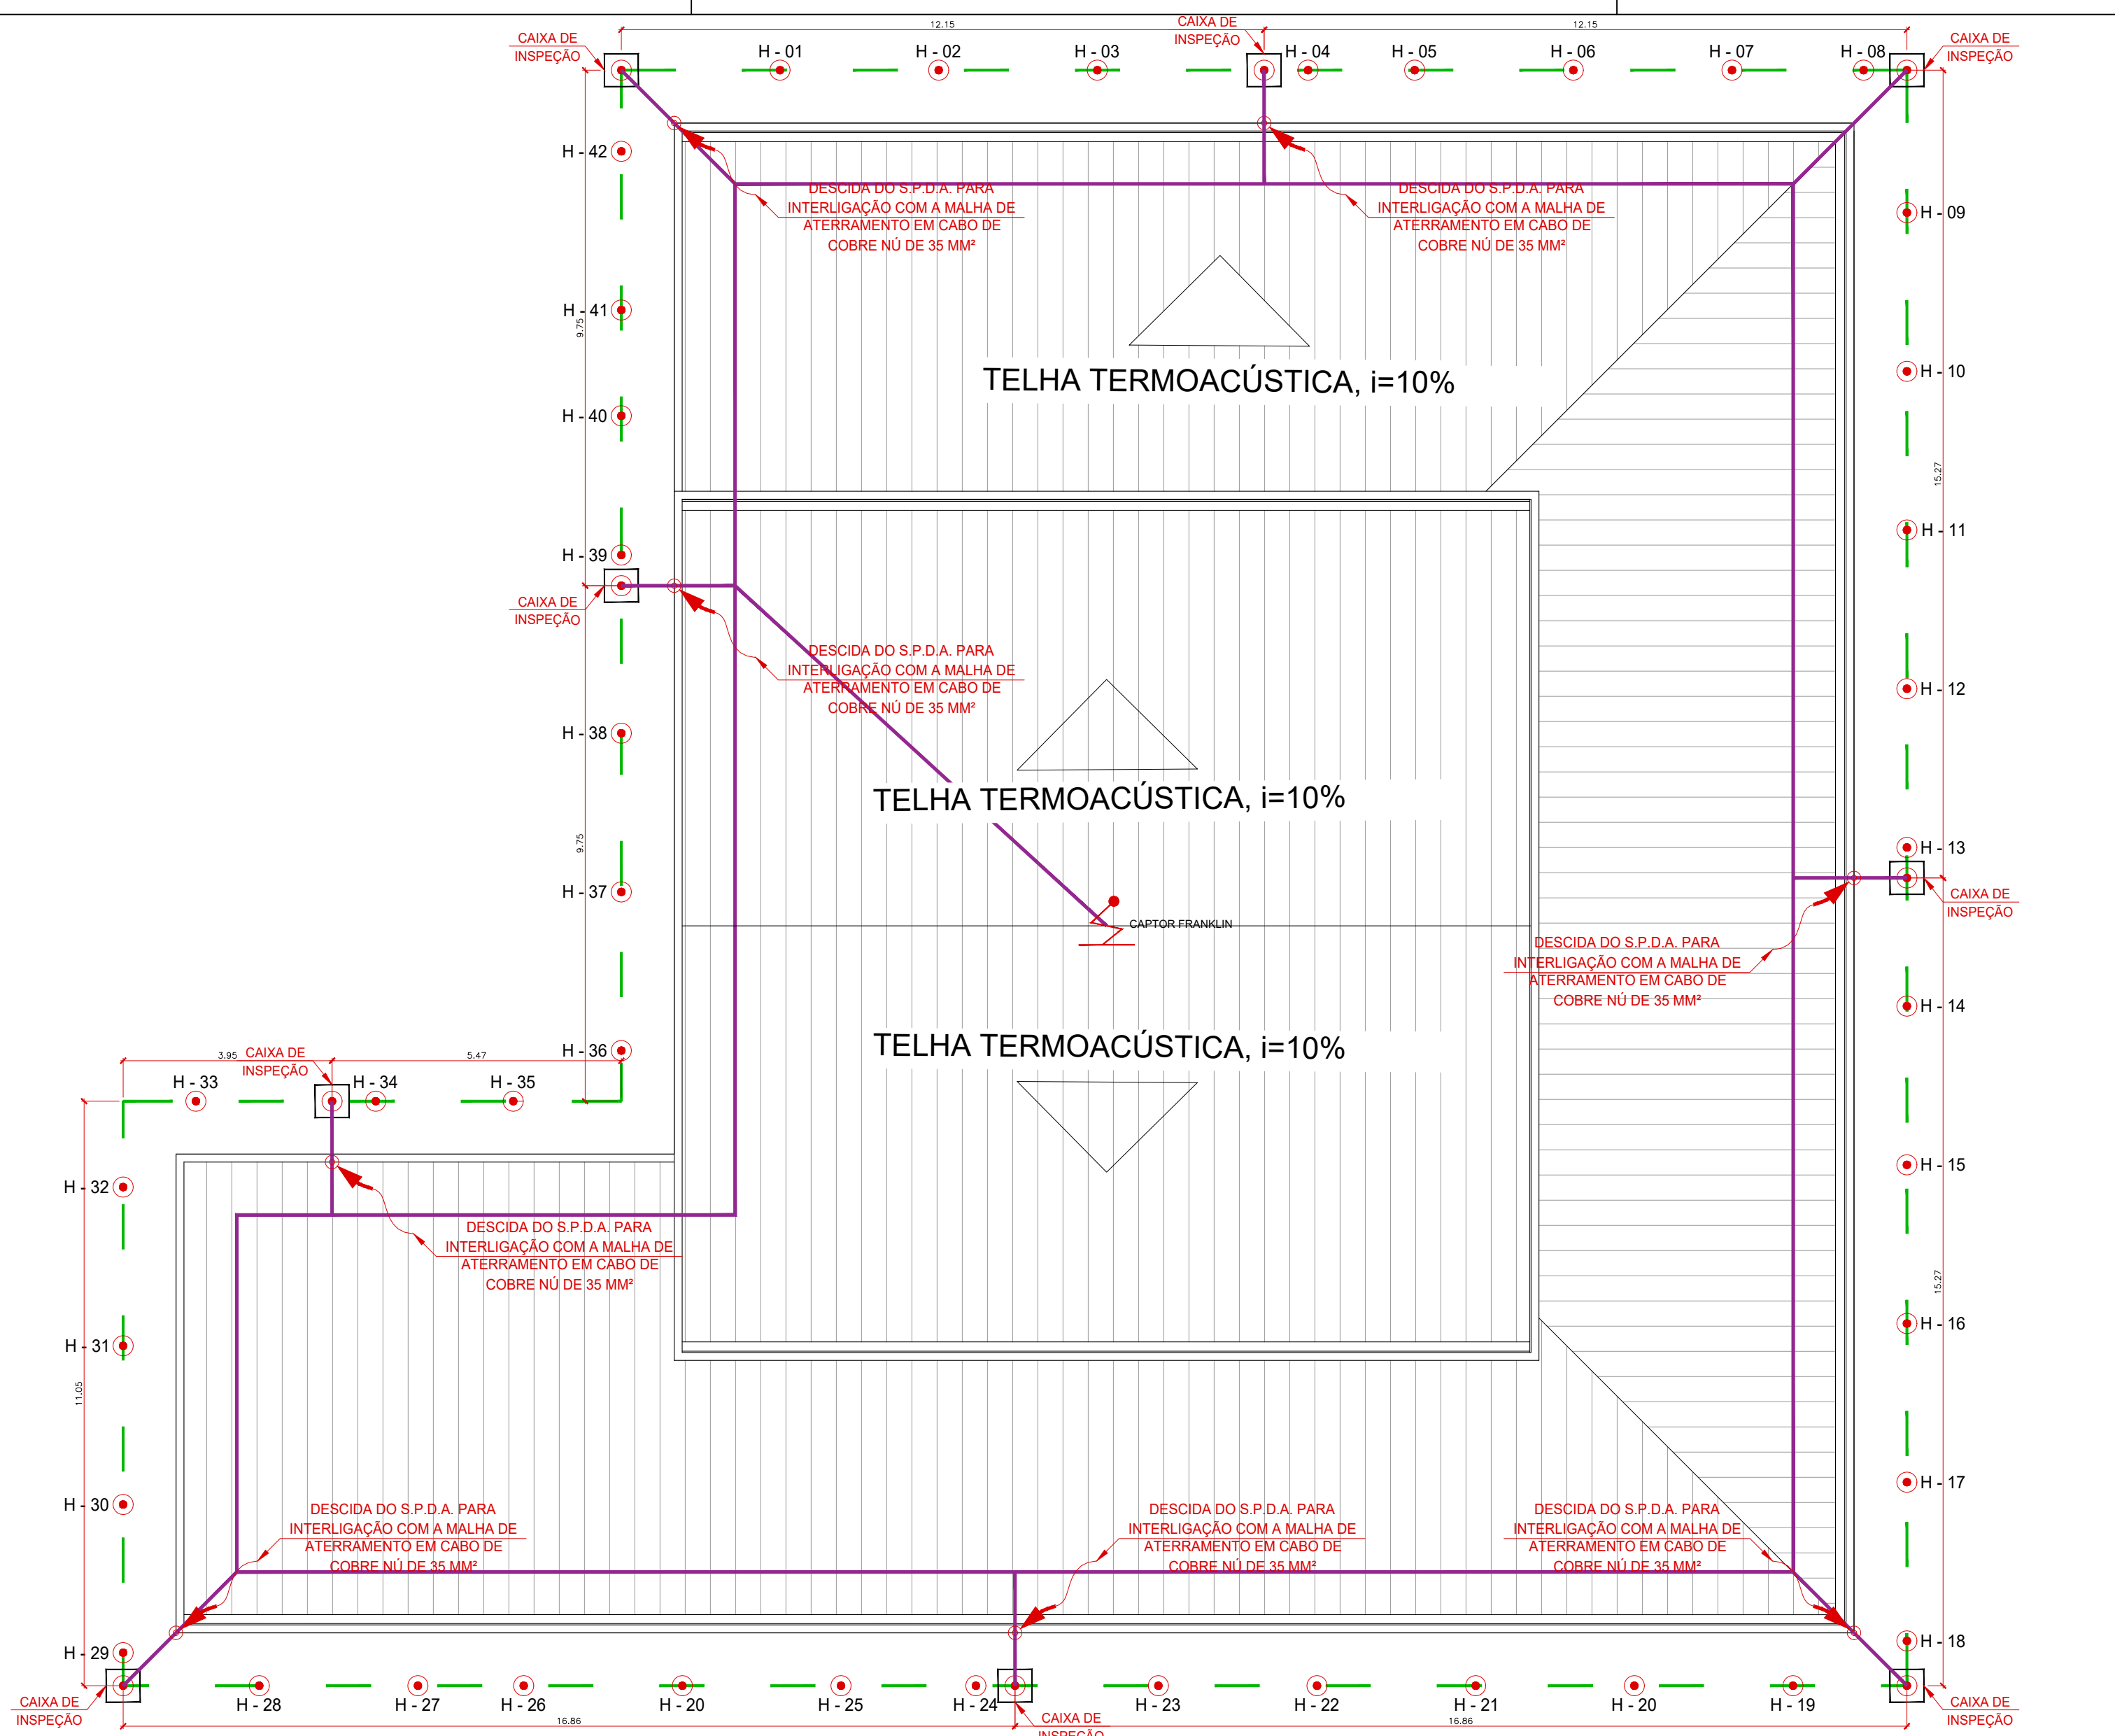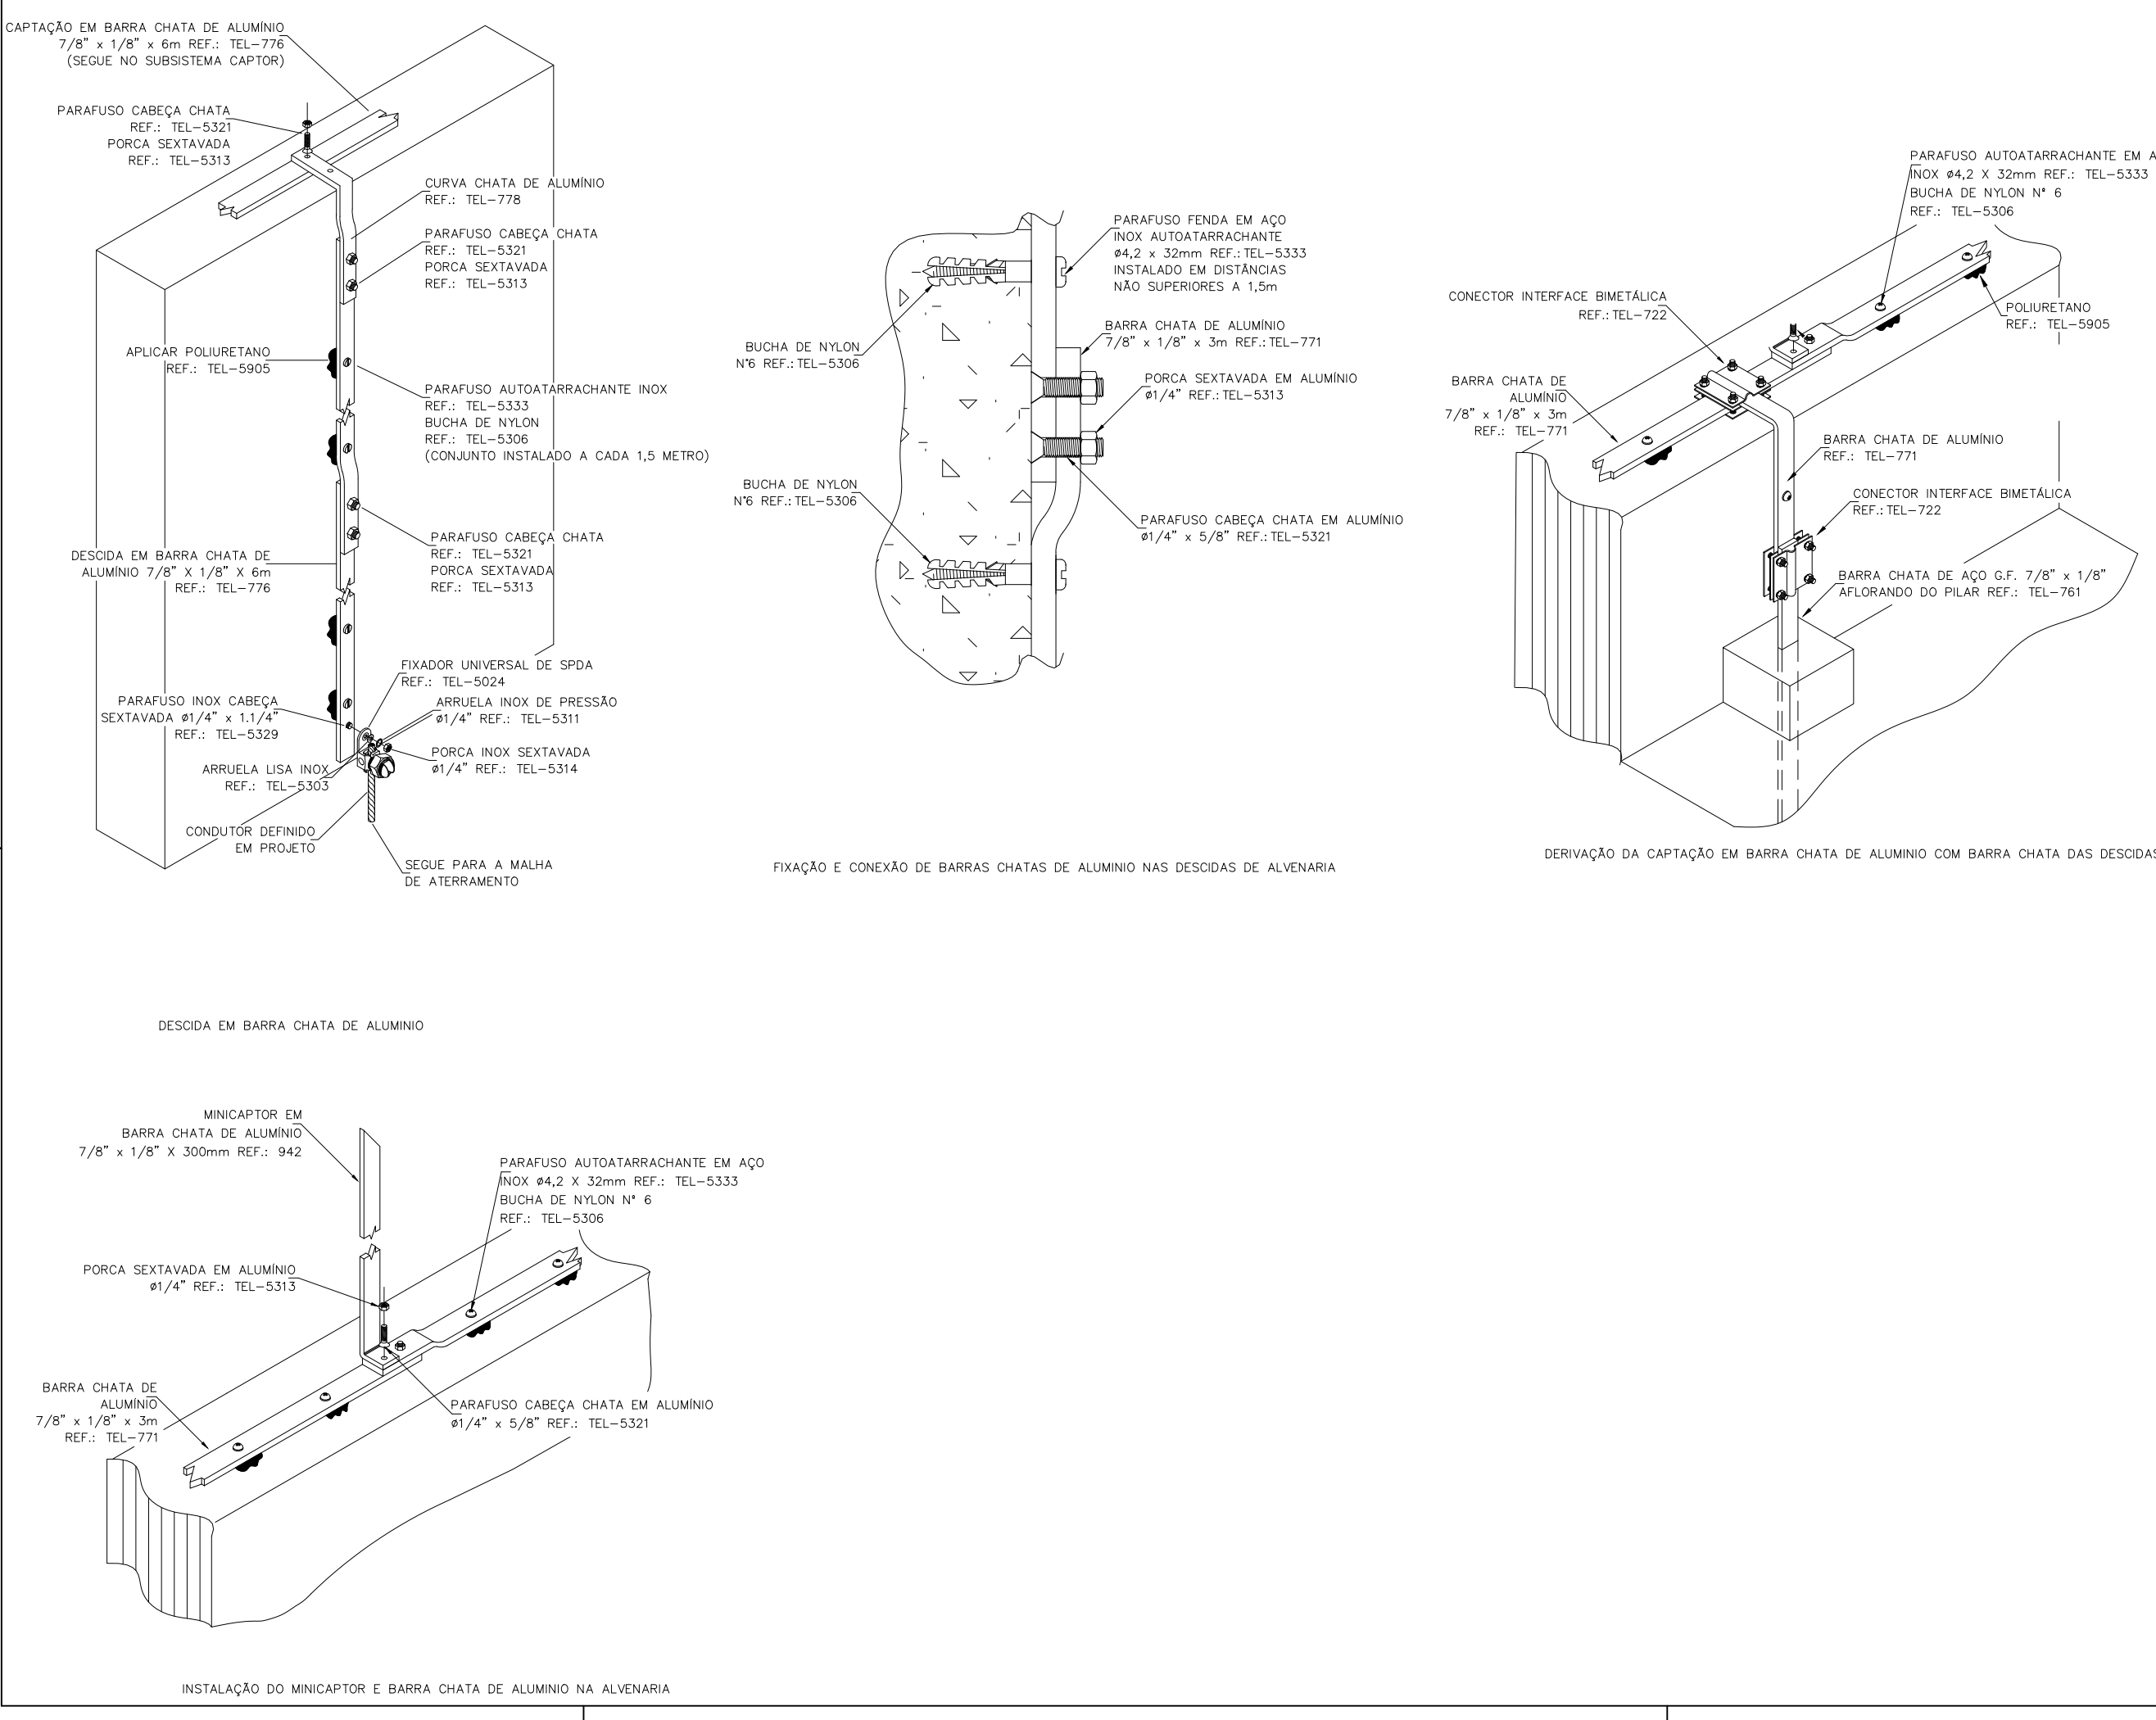

PLANTA BAIXA – ESCOLA  
ESCALA: 1/100

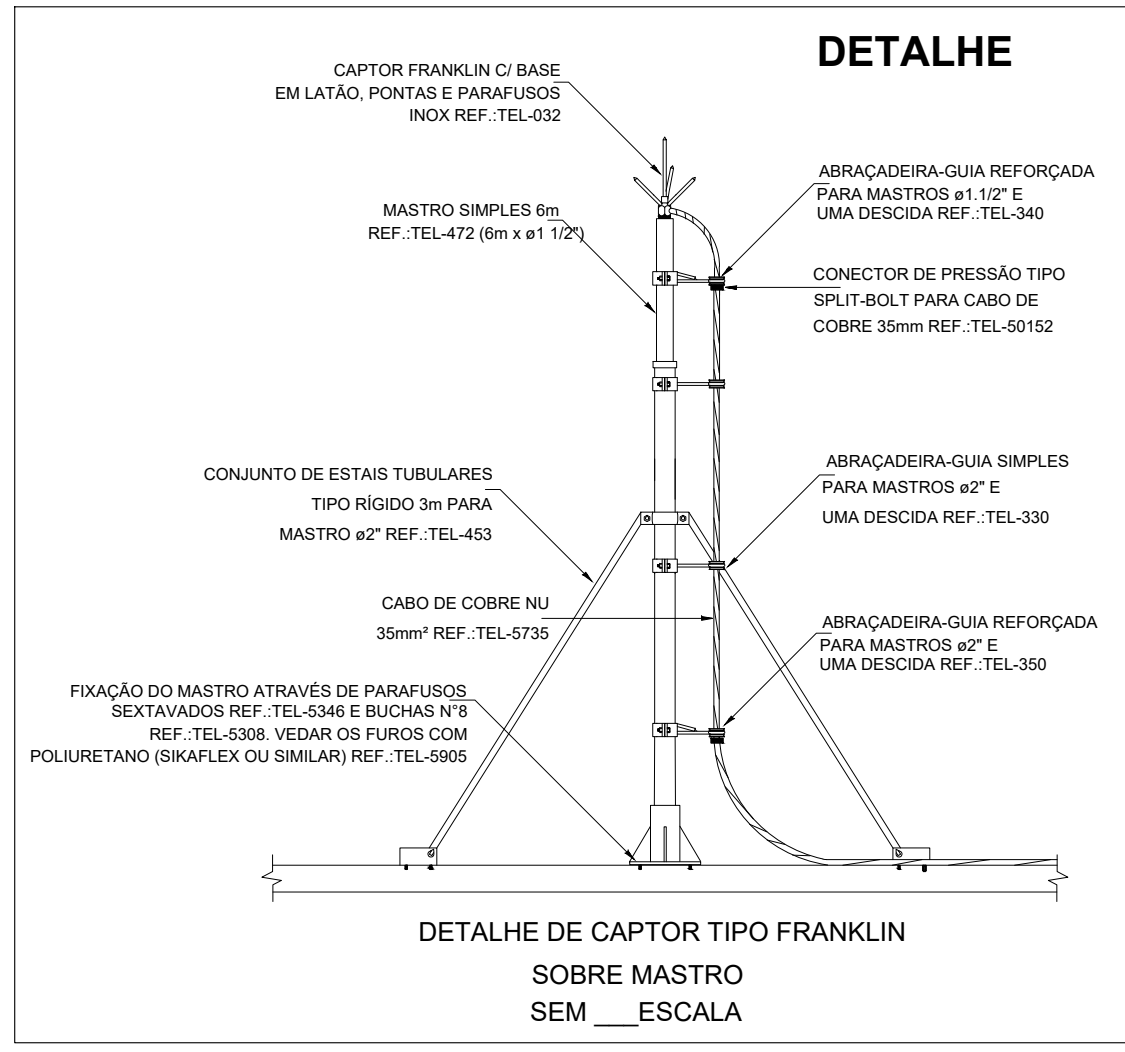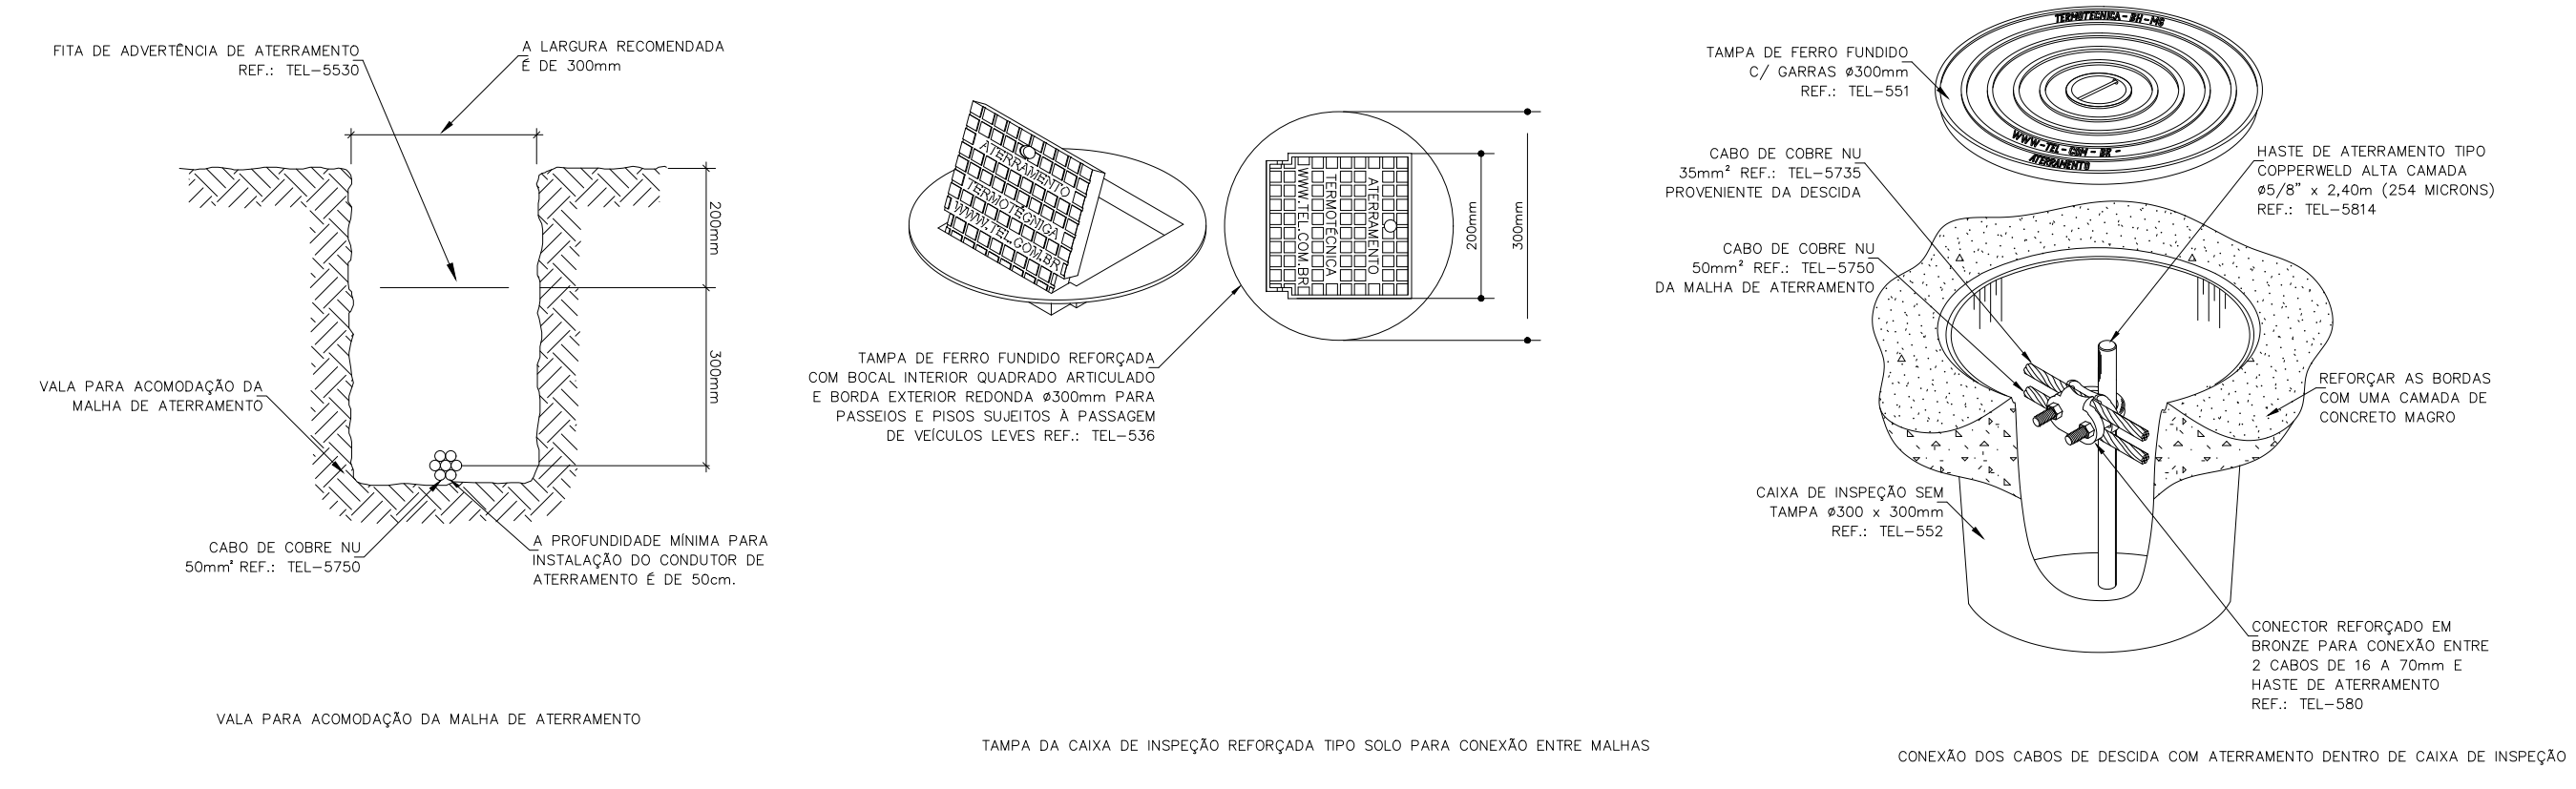

LEGENDA	
SÍMBOLO	DESCRIÇÃO
	CABO DE COBRE NU 35mm² USADO NAS DESCIDAS
	CABO DE COBRE NU 50mm² USADO NO ATERRAMENTO
	CX. DE INSPEÇÃO Ø300mm x Ø300mm + HASTE DE ATERRAMENTO COPPERWELD 5/8\"/>
	DESCIDA DO S.P.D.A. PARA INTERLIGAÇÃO COM A MALHA DE ATERRAMENTO EM CABO DE COBRE NU DE 35 mm²
	H=3,00m HASTE DE ATERRAMENTO COPPERWELD 5/8\"/>
	CAPTOR FRANKLIN

QUADRO DE ÁREAS E OCUPAÇÕES					
DESCRIÇÃO	OCUPAÇÃO	DESCRIÇÃO	DIVISÃO	CARGA DE INCÊNDIO	ÁREA EM M²
Área do terreno					
Área const. Escola	Educacional e cultura física	Escolas em geral	E-1	300MJ/M²	723,55M²
Área const. Quadra poliesportiva	Locais de reunião de público	Quadra de esporte	F-3	150MJ/M²	790,50M²
Área const. Apoio					165,30M²
Área const. Sala multiuso					165,76M²
Área const. Apoio piscina					39,55M²
Área construída (total)					1.824,66m²

PROJETO DE SPDA		FOLHA 01/01
PROPRIETÁRIO: SERVIÇO SOCIAL DO COMÉRCIO - SESC CNPJ: 03.779.012/0006-69		
ENDEREÇO: Q - 41A, RUA - 09, S/Nº, NOVO PLANALTO/PORTO NACIONAL - TO.		
OBRA: EDUCAÇÃO E CULTURA FÍSICA / LOCAL DE REUNIÃO DE PÚBLICO.		
QUADRO DE ÁREAS: ÁREA DO TERRENO: 11.064,03m² QUADRO DE ÁREAS NO INTERIOR DA PRANCHA:	PROPRIETÁRIO	ASS.: SERVIÇO SOCIAL DO COMÉRCIO - SESC CNPJ: 03.779.012/0006-69
	AUTOR DO PROJETO	ASS.: DOMINGOS JOSÉ DA COSTA - CREA: 2118080-TO
	RESP. TÉCNICO	ASS.: DOMINGOS JOSÉ DA COSTA - CREA: 2118080-TO
	CREA:	
TAXA DE OCUPAÇÃO: 16,49% ÁREA TOTAL DA EDIF.: 1.824,66m²		
ESCALA: 1/75	DATA: 12/09/2023	
CONTEÚDO: PLANTA BAIXA ESCOLA, QUADRA POLIESPORTIVA, DETALHES E SIMBOLOGIAS.		

CORPO DE BOMBEIROS MILITAR:		