



1 PLANTA BAIXA CLIMATIZAÇÃO TÉRREO

1 : 50

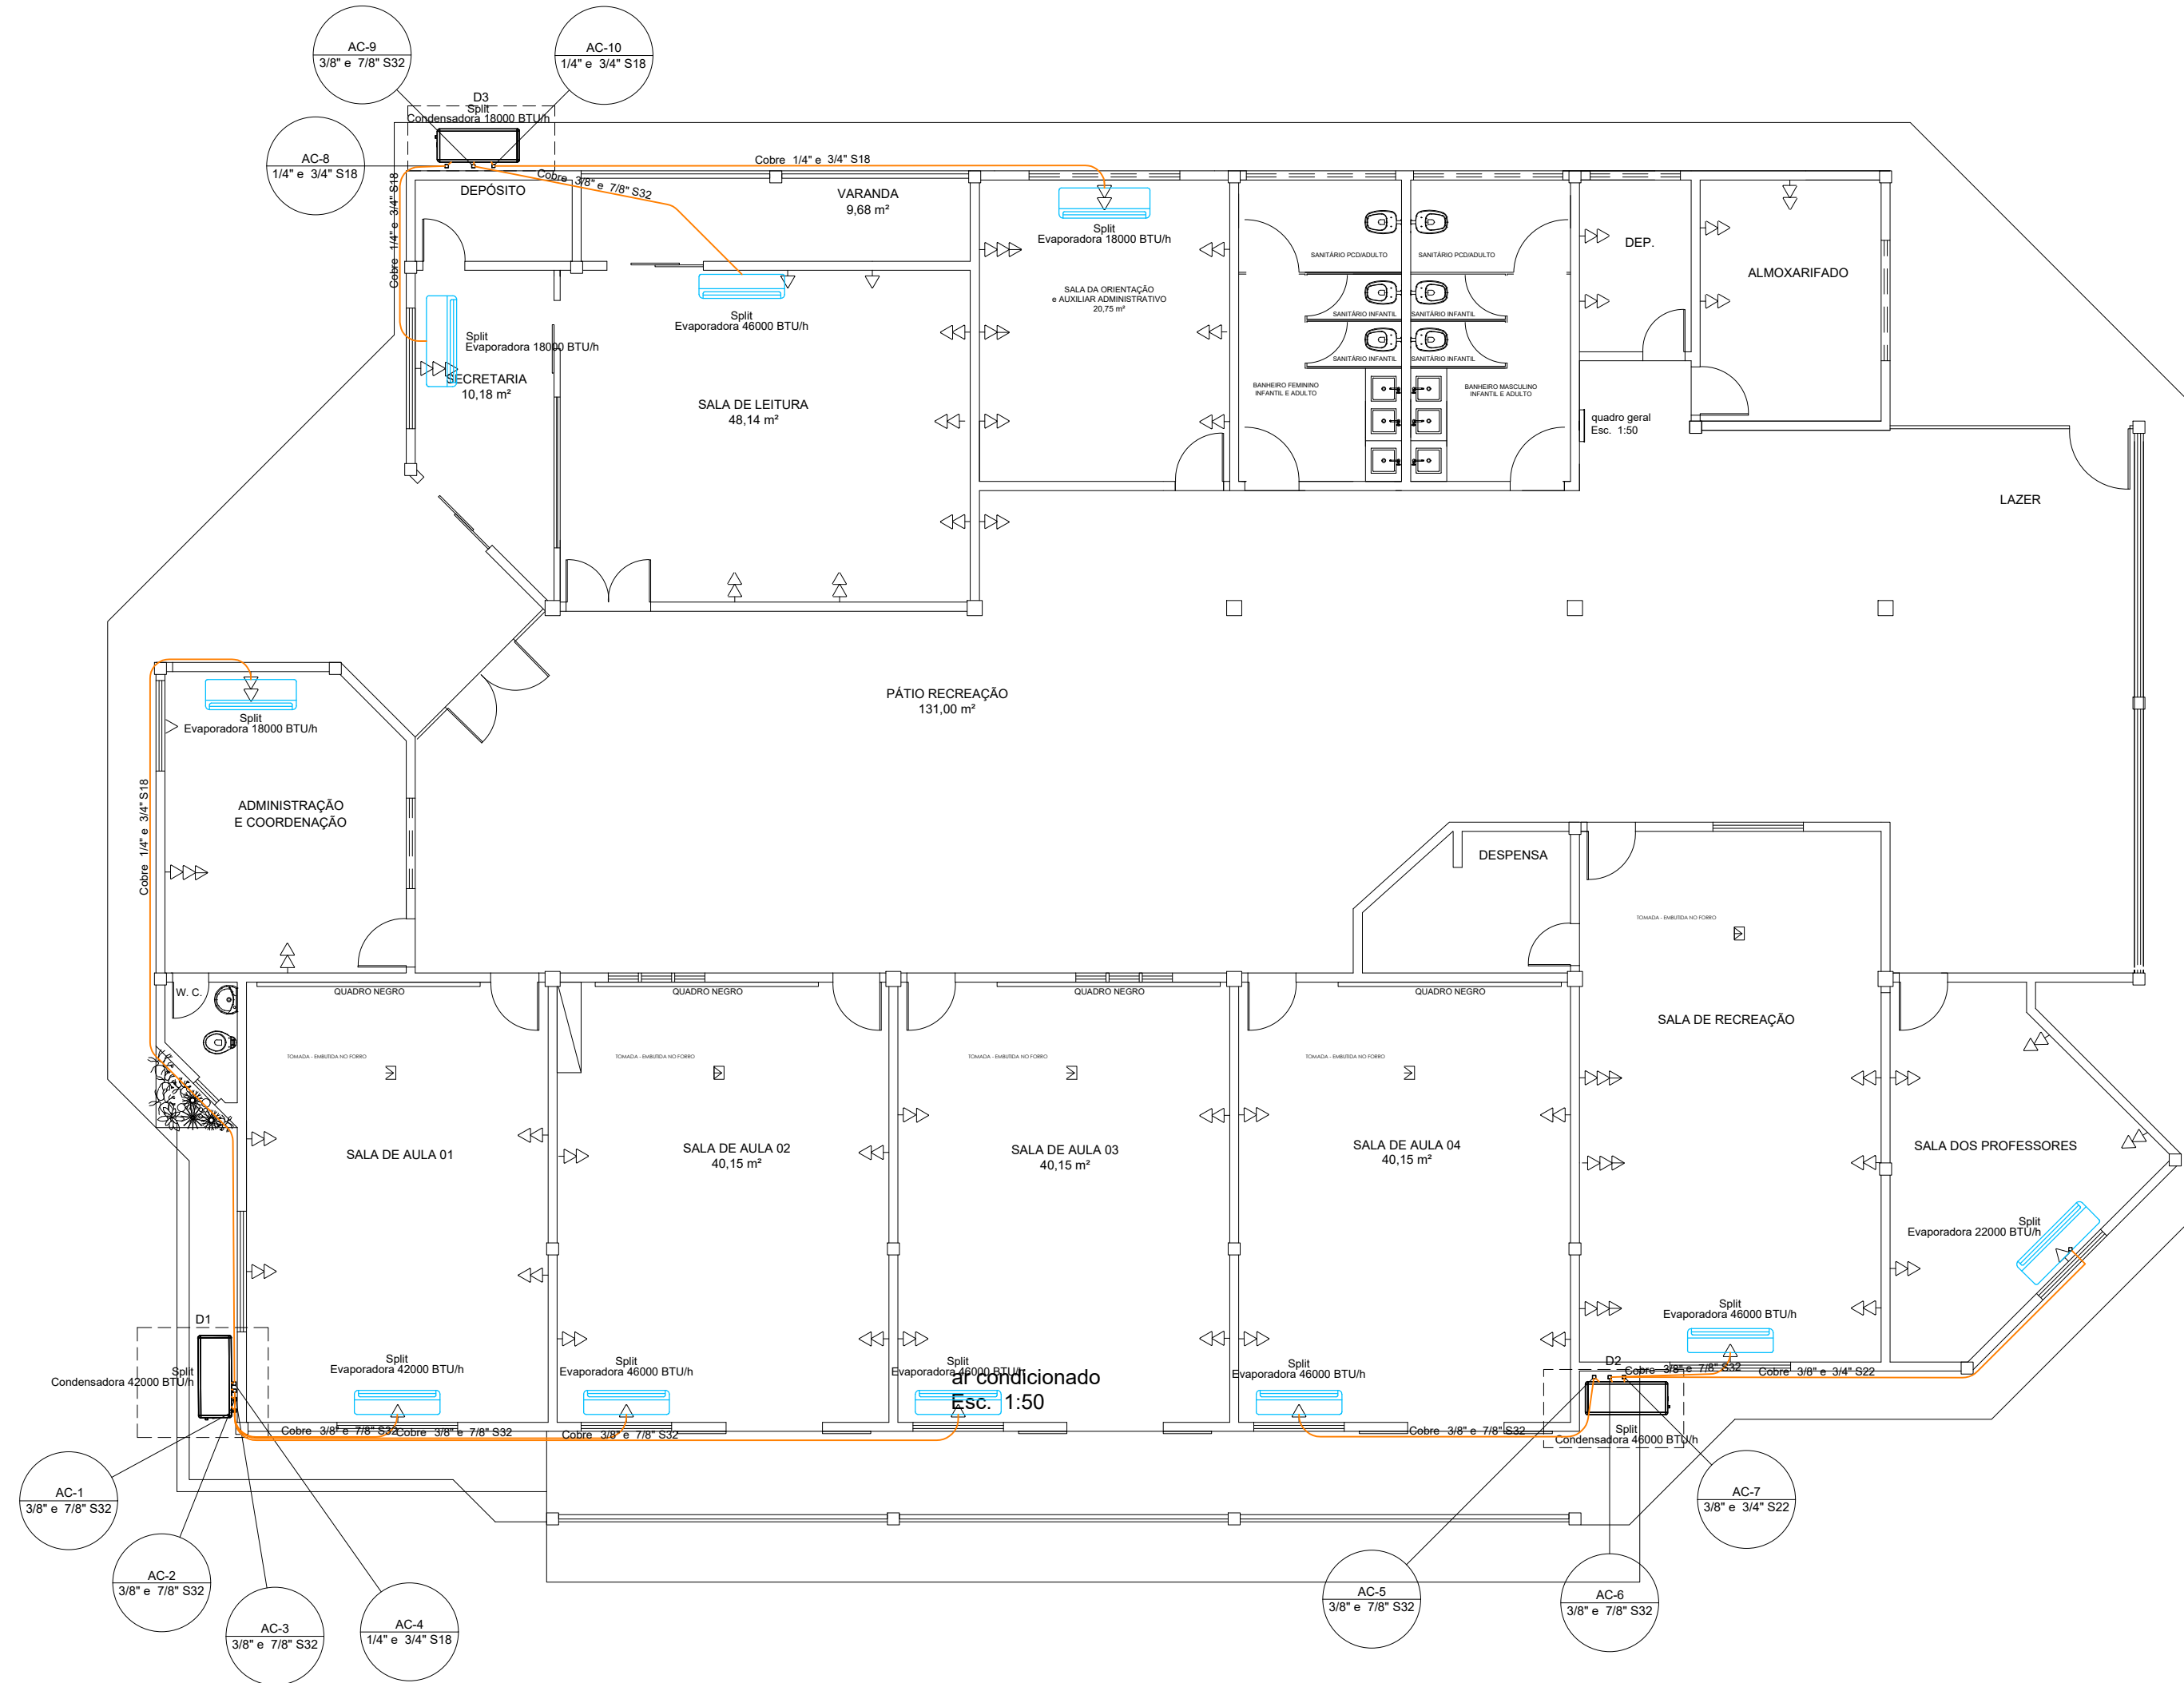


Climatização	
Equipamentos Ar condicionado	
Condensadora Split	
18000 BTU/h	3 pç
22000 BTU/h	1 pç
24000 BTU/h	6 pç
Evaporadora Split	
18000 BTU/h	3 pç
22000 BTU/h	1 pç
24000 BTU/h	6 pç
Segmento de duto	
Cabo PP Tetrapolar Isol PVC - 0,6/1KV	35,71 m
#2,5 mm²	43,26 m
Tubo Isolante Esporoso	
1/4"	27,37 m
3/4"	78,96 m
3/8"	51,59 m
Tubo de cobre flexível	
1/4"	27,37 m
3/4"	78,96 m
3/8"	51,59 m


Climatização	
Condensadora split 18000 BTU/h	
Condensadora split 22000 BTU/h	
Condensadora split 42000 BTU/h	
Condensadora split 46000 BTU/h	
Evaporadora split 18000 BTU/h	
Evaporadora split 22000 BTU/h	
Evaporadora split 42000 BTU/h	
Evaporadora split 46000 BTU/h	

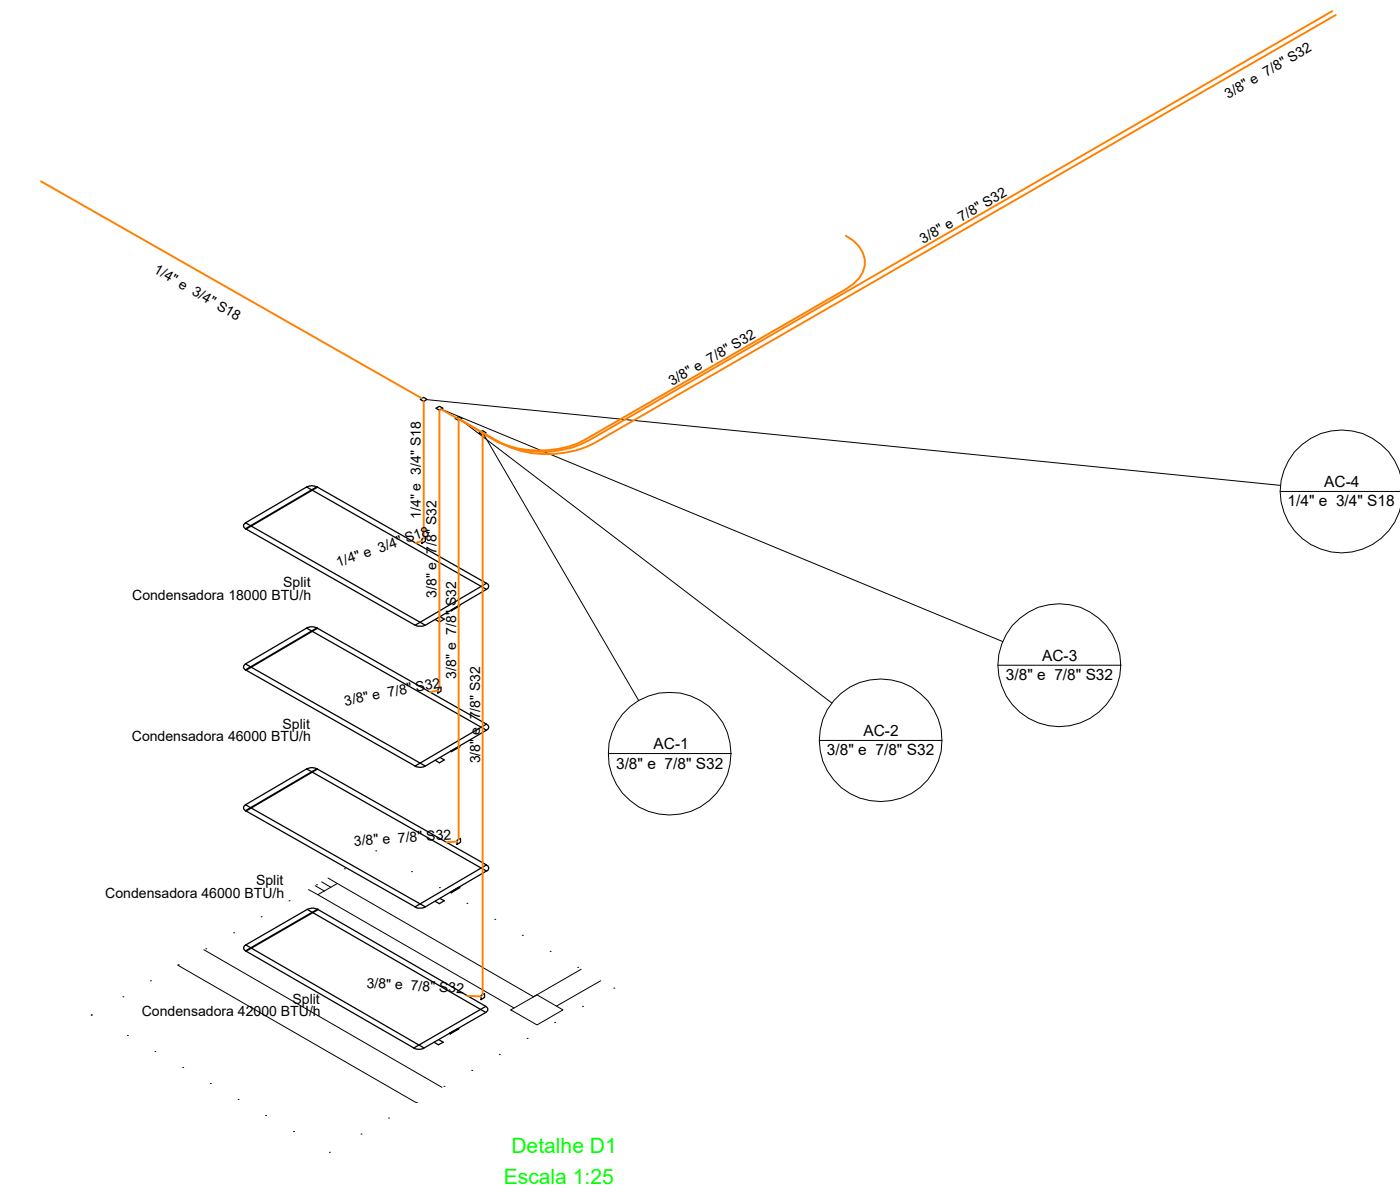

Detalhe D1
Escala 1:25

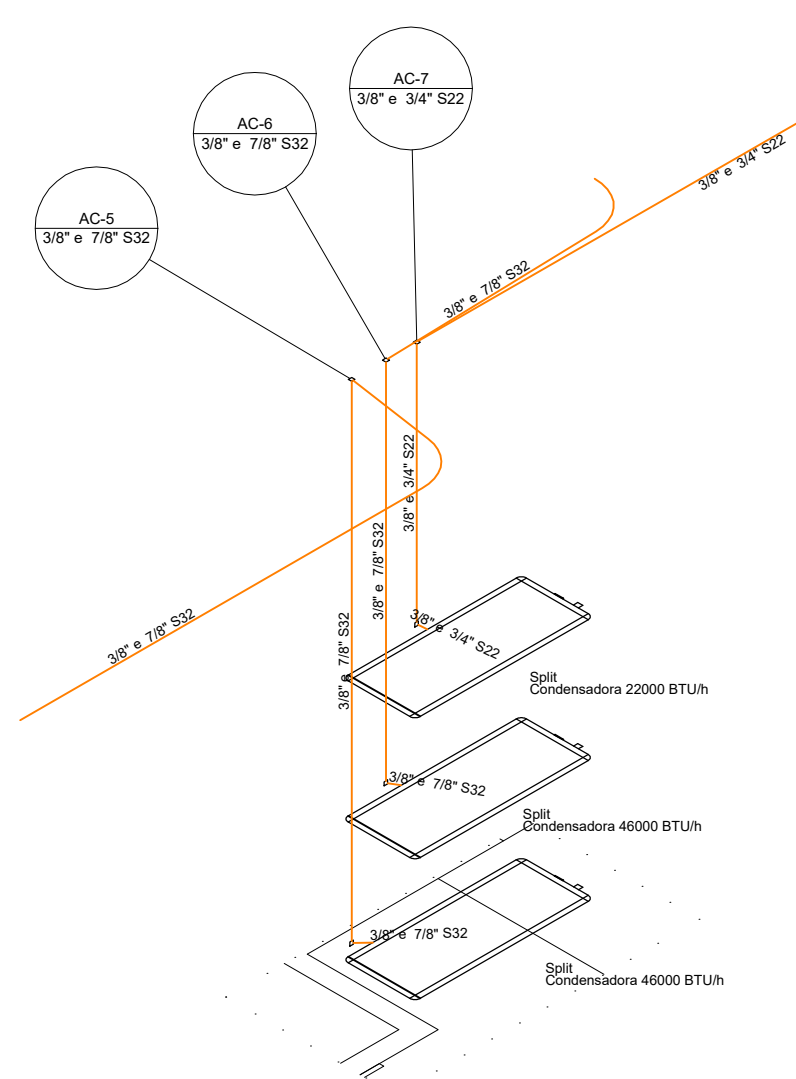

Detalhe D2
Escala 1:25

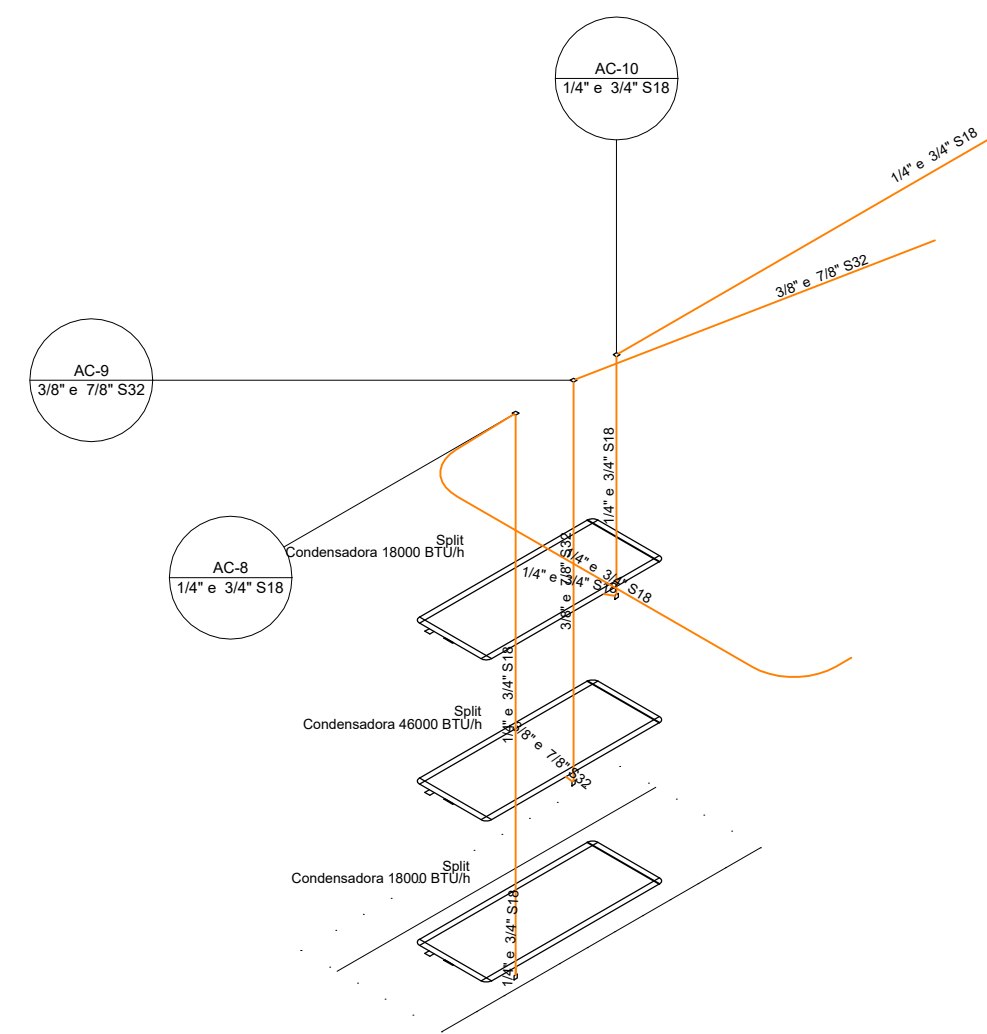

Detalhe D3
Escala 1:25

PREFEITURA:	CAU-TO:		
	BOMBEIRO / NATURATINS:		
PROPRIETÁRIO: SERVIÇO SOCIAL DO COMÉRCIO - SESC - ADMINISTRAÇÃO REGIONAL NO ESTADO DO TOCANTINS			
END. OBRA: RUA 09, QUADRA A1, AL 03, 60 - SETOR PARQUE PRIMAVERA, GURUPI - TO.			
PROJETO: REFORMA PARQUE PRIMAVERA- SESC GURUPI			
CONTEÚDO: PLANTA BAIXA CLIMATIZAÇÃO			
ÁREA PREDIO PRINCIPAL: 608 m²			
AUTORA DO PROJETO: ENG. TATIELLE SOARES DA SILVA			
ASSINATURAS:			
SERVIÇO SOCIAL DO COMÉRCIO - SESC ADMINISTRAÇÃO REGIONAL NO ESTADO DO TOCANTINS PROPRIETÁRIO			
ENG. TATIELLE SOARES DA SILVA - CREA 312396-TO AUTORA DO PROJETO			
FOLHA			
1/1			
PAVIMENTO: TÉRREO	DESENHO: TATIELLE SOARES	ESCALA: INDICADA	DATA: AOG202023

CLIMATIZAÇÃO

ESTE PROJETO ESTA PROTEGIDO POR LEI DE DIREITO AUTORAL, SENDO PROIBIDA SUA REPRODUÇÃO TOTAL OU PARCIAL, SOB AS PENAS DA LEI Nº 9.610, DE FEVEREIRO DE 1.998.