



1 PLANTA BAIXA HIDRAULICA TÉRREO

1 : 50

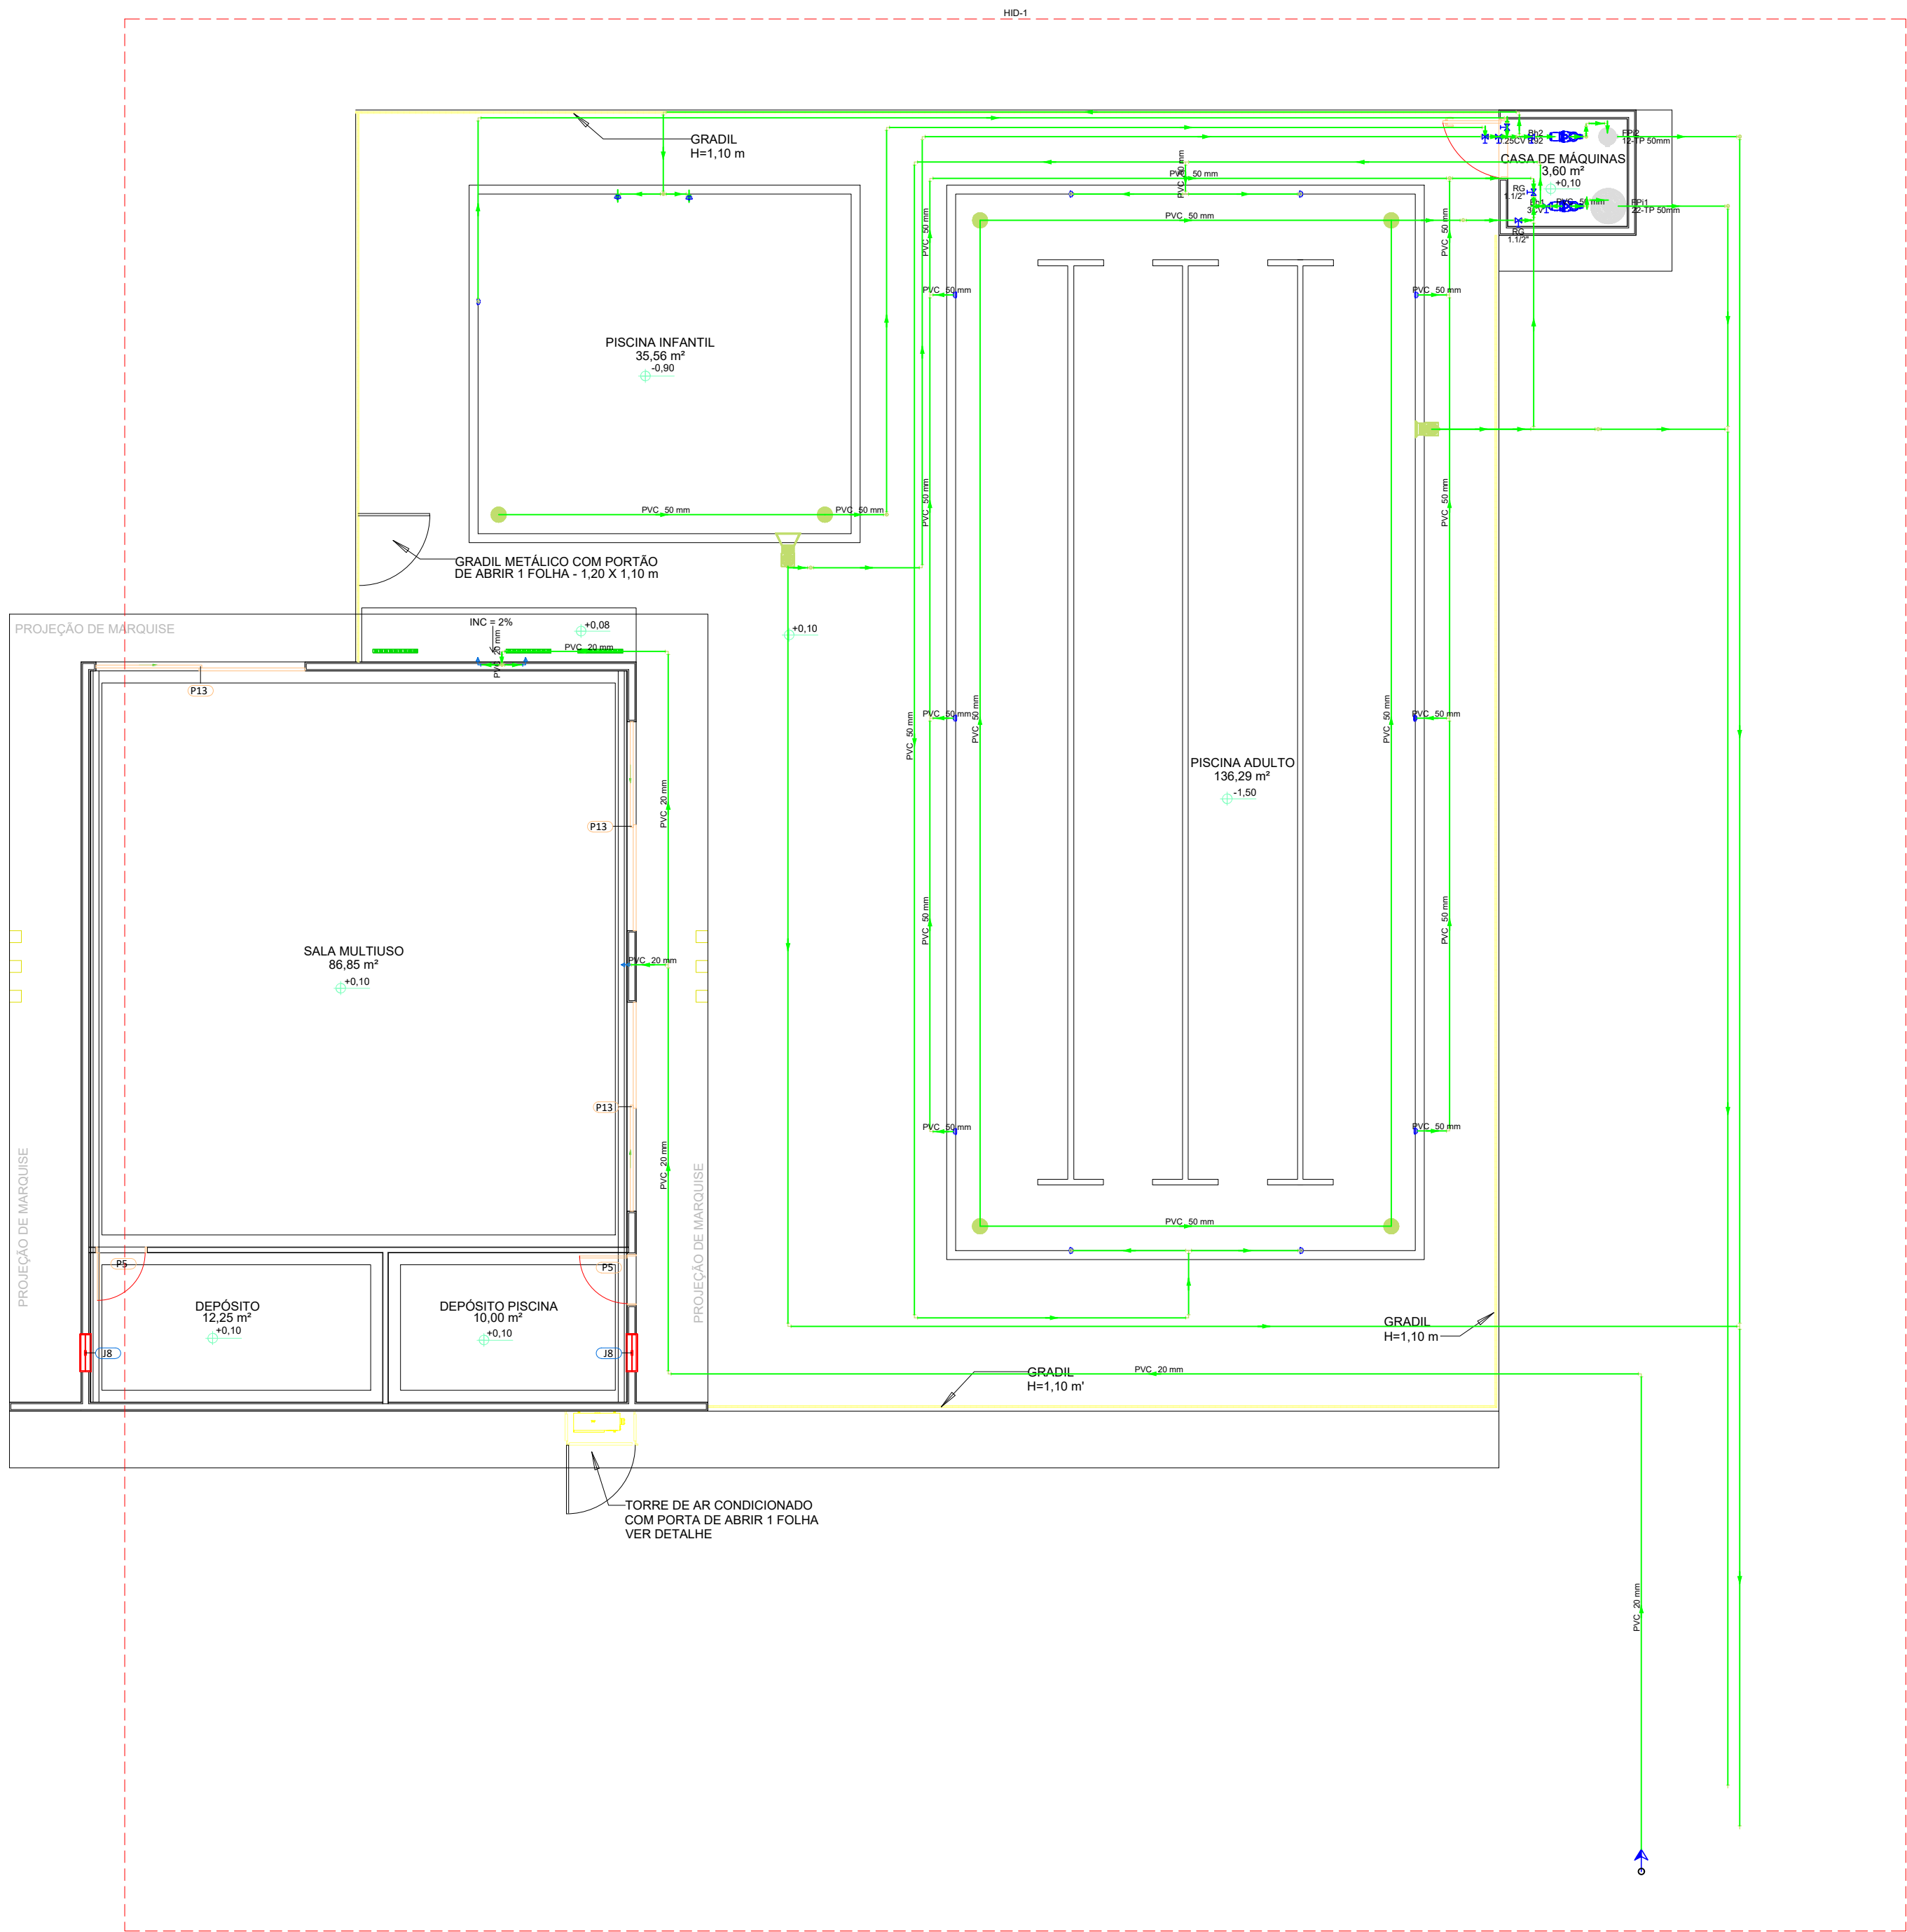

Legenda de condutos - TERREO
Alimentação

Legenda - TERREO
Alimentador Predial
Bomba Hidráulica
Bomba hidráulica
Disp. Retorno p/ Plac. Concreto ou Fibra (Qmin = 2,2m³/h e Qmáx = 3,8 m³/h)
Disp. de Aspiração p/ Plac. Concreto e Fibra (Qmáx = 9m³/h)
Registro bruto gaveta Industrial c/PVC soldável

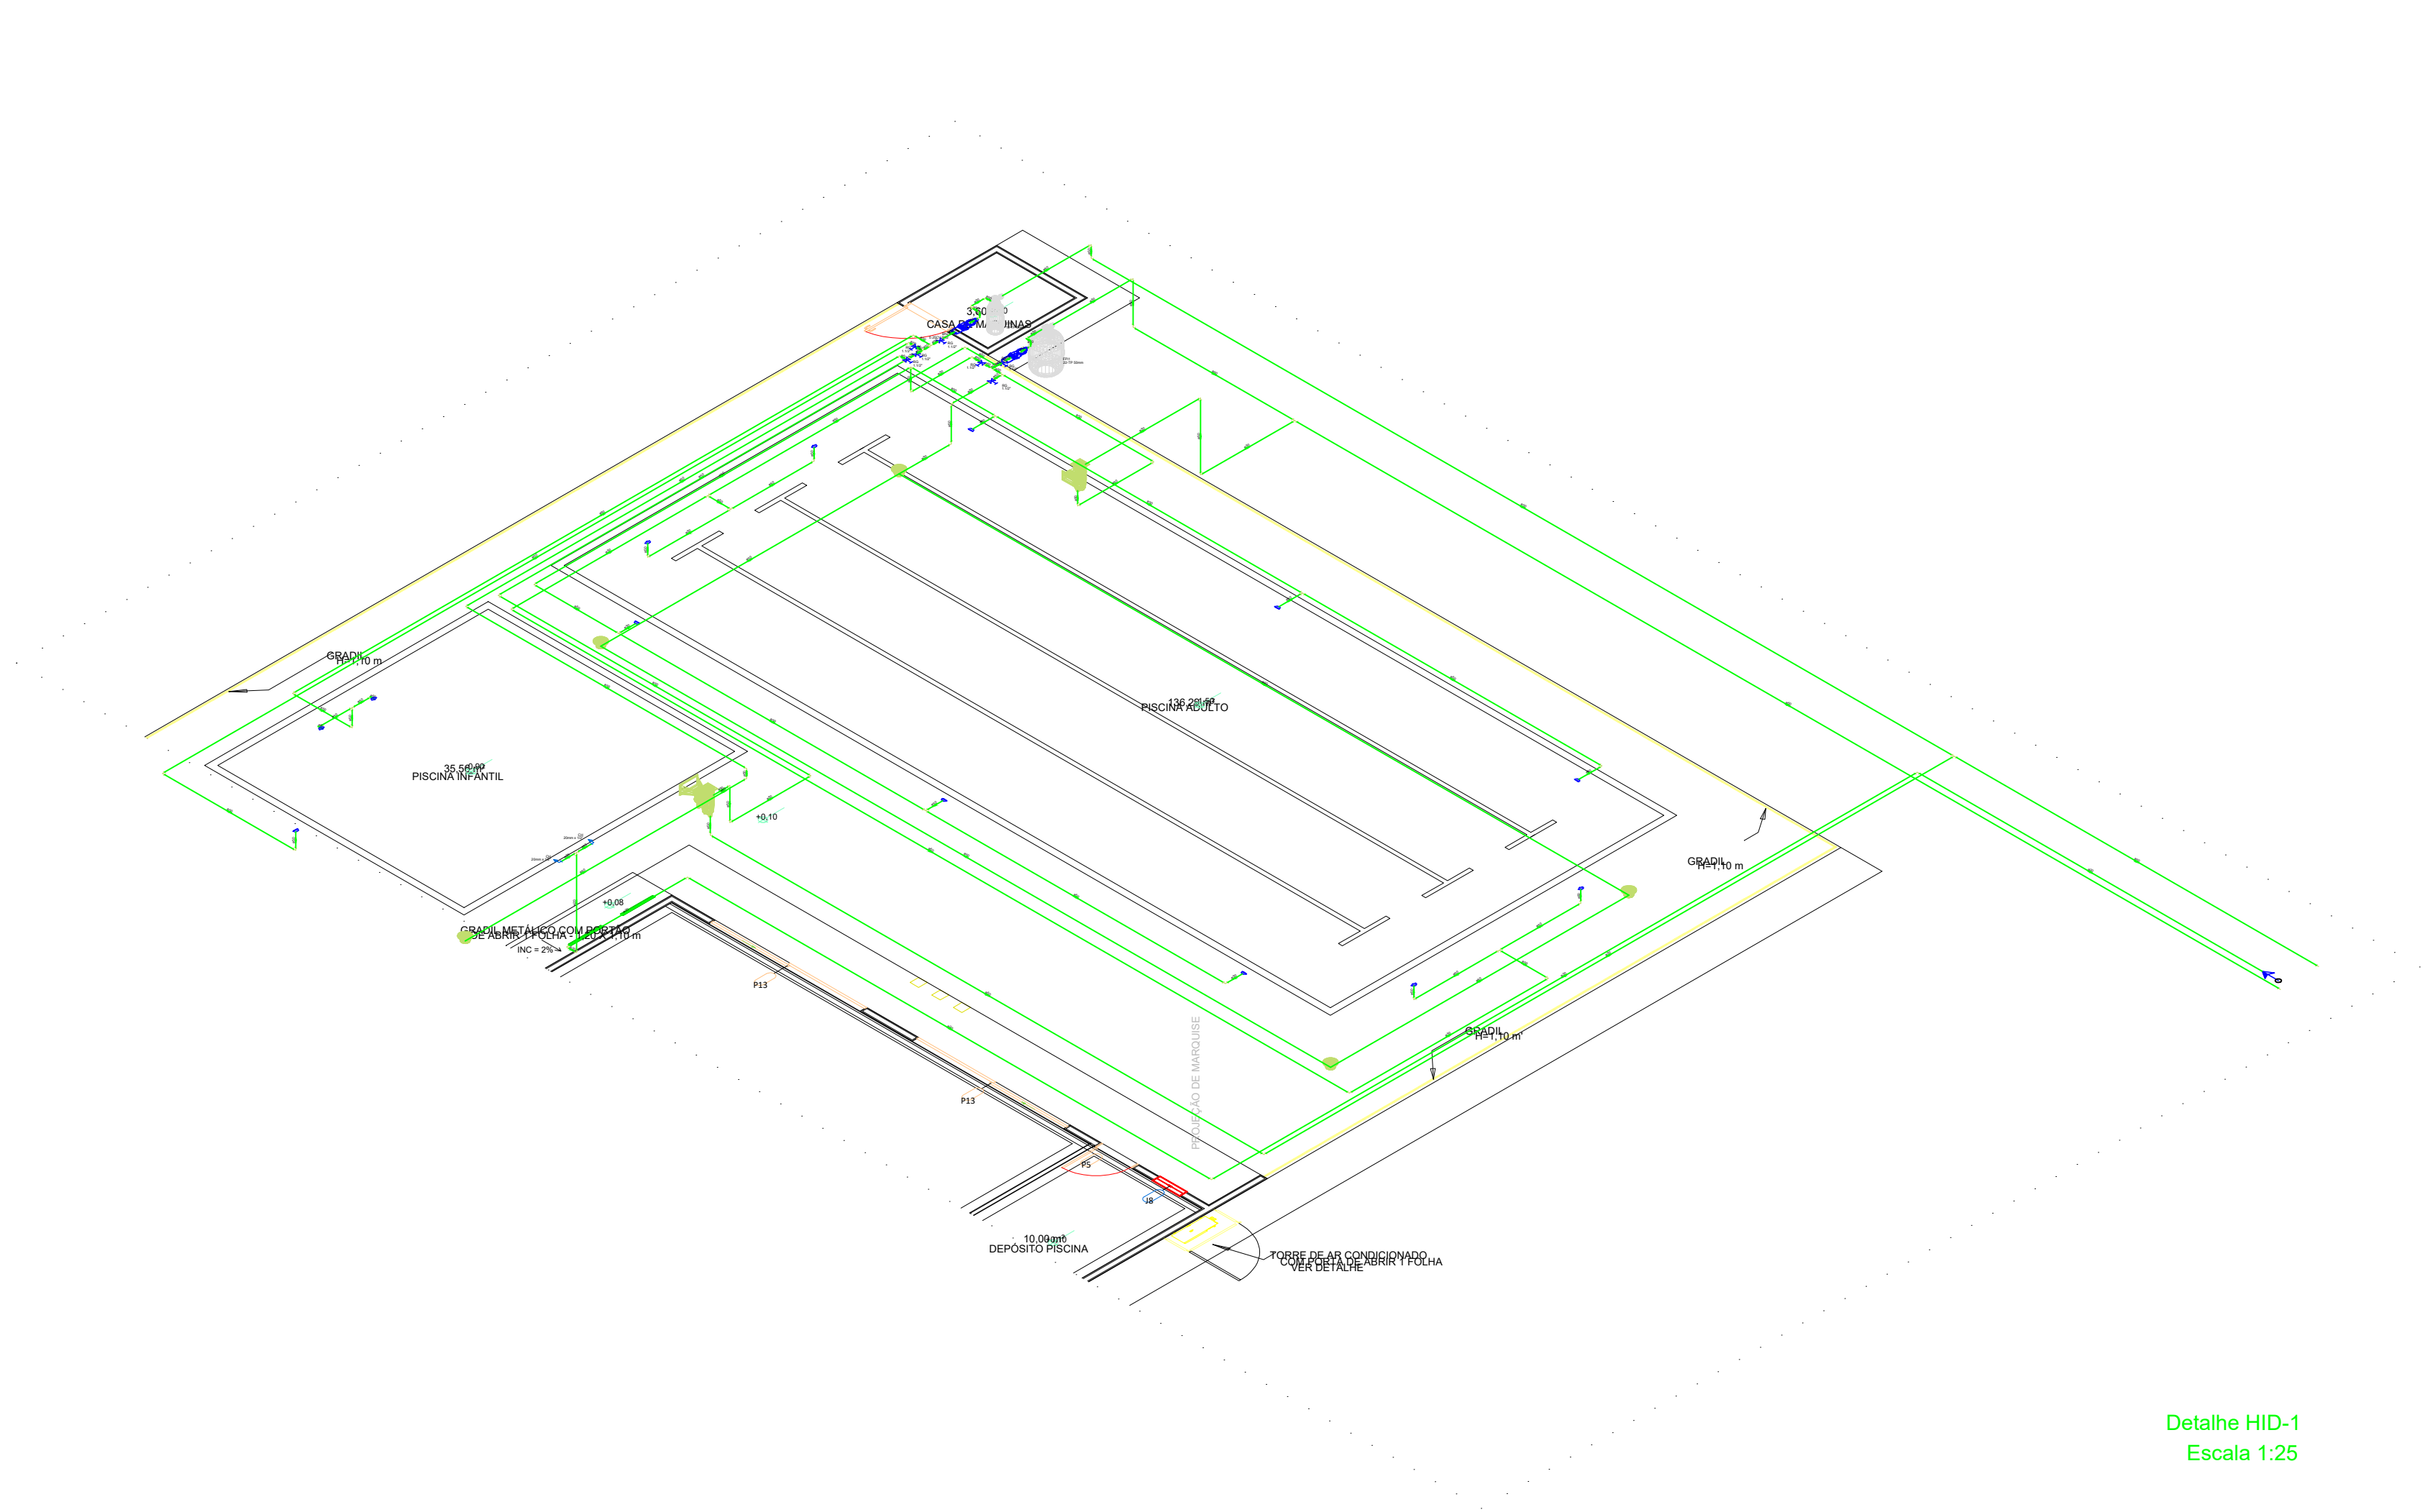

Detalhe HID-1
Escala 1:25

Lista de materiais - TERREO		
Alimentação		
Acessórios para Piscina		
Dispositivo de Aspiração		
Disp. de Aspiração p/ Plac. de Concreto e Fibra (Qmáx = 9m³/h)	7	pc
Dispositivo de Retorno		
Disp. Retorno p/ Plac. de Concreto ou Fibra (Qmin = 2,2m³/h e Qmáx = 3,8 m³/h)	6	pc
Dreno de Fundo		
Dreno c/ Tampa FSB Piscina de Concreto ou Fibra (Qmáx = 30m³/h)	6	pc
Skimmer		
Skimmer BL p/ Piscina de Concreto ou Vinil	1	pc
Skimmer BP p/ Piscina de Concreto ou Vinil	1	pc
Bomba Hidráulica - Piscina		
Autoservante com Pré Filtro 1 1/2" x 1 1/2"		
PF-11 0,25CV R92	1	pc
PF-17 2CV R117	1	pc
Ferro maleável classe 10		
Colar de tomada de 1"		
1/2"	1	pc
Lupa macho - fêmea		
1/2"	3	pc
Filtro de piscina		
Série TP		
12-TP	1	pc
22-TP	1	pc
Metais		
Registro bruto de gaveta industrial		
1 1/2"	7	pc
Registro de esfera		
1/2"	2	pc
PVC rígido soldável		
Adapt sold curto cobois-roscas p registro		
50 mm - 1, 1/2"	14	pc
Joelho 90° soldável		
20 mm	6	pc
50 mm	46	pc
Tubos		
20 mm	43,98	m
50 mm	325,01	m
18 90° soldável		
20 mm	2	pc
50 mm	16	pc
Água fria		
Aparelho		
Bebedouro		
20mm x 1/2"	1	pc
Chuveiro		
20mm x 1/2"	2	pc
PVC Acessórios		
Engate flexível plástico		
1/2 - 30cm	1	pc
PVC soldável azul c/ bucha latão		
Joelho 90° soldável com bucha de latão		
20 mm - 1/2"	3	pc

PREFEITURA:	CAU-TO:
BOMBEIRO / NATURATINS:	
PROPRIETÁRIO: SERVIÇO SOCIAL DO COMÉRCIO - SESC - ADMINISTRAÇÃO REGIONAL NO ESTADO DO TOCANTINS	
END. OBRA: RUA 09, QUADRA A1, AL. 03, 80 - SETOR PARQUE PRIMAVERA, GURUPI - TO.	
PROJETO: REFORMA PARQUE PRIMAVERA- SESC GURUPI	
CONTEÚDO: PLANTA BAIXA HIDRAULICA, DETALHES	
ÁREA: 116 m²	
AUTORA DO PROJETO: ENG. TATIELLE SOARES DA SILVA	
ASSINATURAS:	
SERVIÇO SOCIAL DO COMÉRCIO - SESC ADMINISTRAÇÃO REGIONAL NO ESTADO DO TOCANTINS PROPRIETÁRIO	
ENG. TATIELLE SOARES DA SILVA - CREA 312300-10 AUTORA DO PROJETO	
FOLHA	
1/1	
PAYMENTO: TERREO	DESENHO: TATIELLE SOARES
ESCALA: INDICADA	DATA: JUNHO/2023