


PADRÃO CONSULT		
PER.	COLOR.	NOTA
1	7	0,6
2	7	0,4
3	7	0,2
4	7	0,15
5	7	0,1
6	7	0,8
7	7	0,2
8	7	0,07
12	1	0,6
14	1	0,4
16	1	0,2
18	1	0,1
30	7	0,3
32	30	0,6
34	30	0,4
36	30	0,2
38	30	0,1
52	2	0,6
54	2	0,4
56	2	0,2
58	2	0,1
92	3	0,6
94	3	0,4
96	3	0,2
98	3	0,1
132	4	0,6
134	4	0,4
136	4	0,2
138	4	0,1
162	5	0,6
164	5	0,4
166	5	0,2
168	5	0,1
212	6	0,6
214	6	0,4
216	6	0,2
218	6	0,1
250	250	0,1
252	252	0,1
253	253	0,1
254	254	0,1

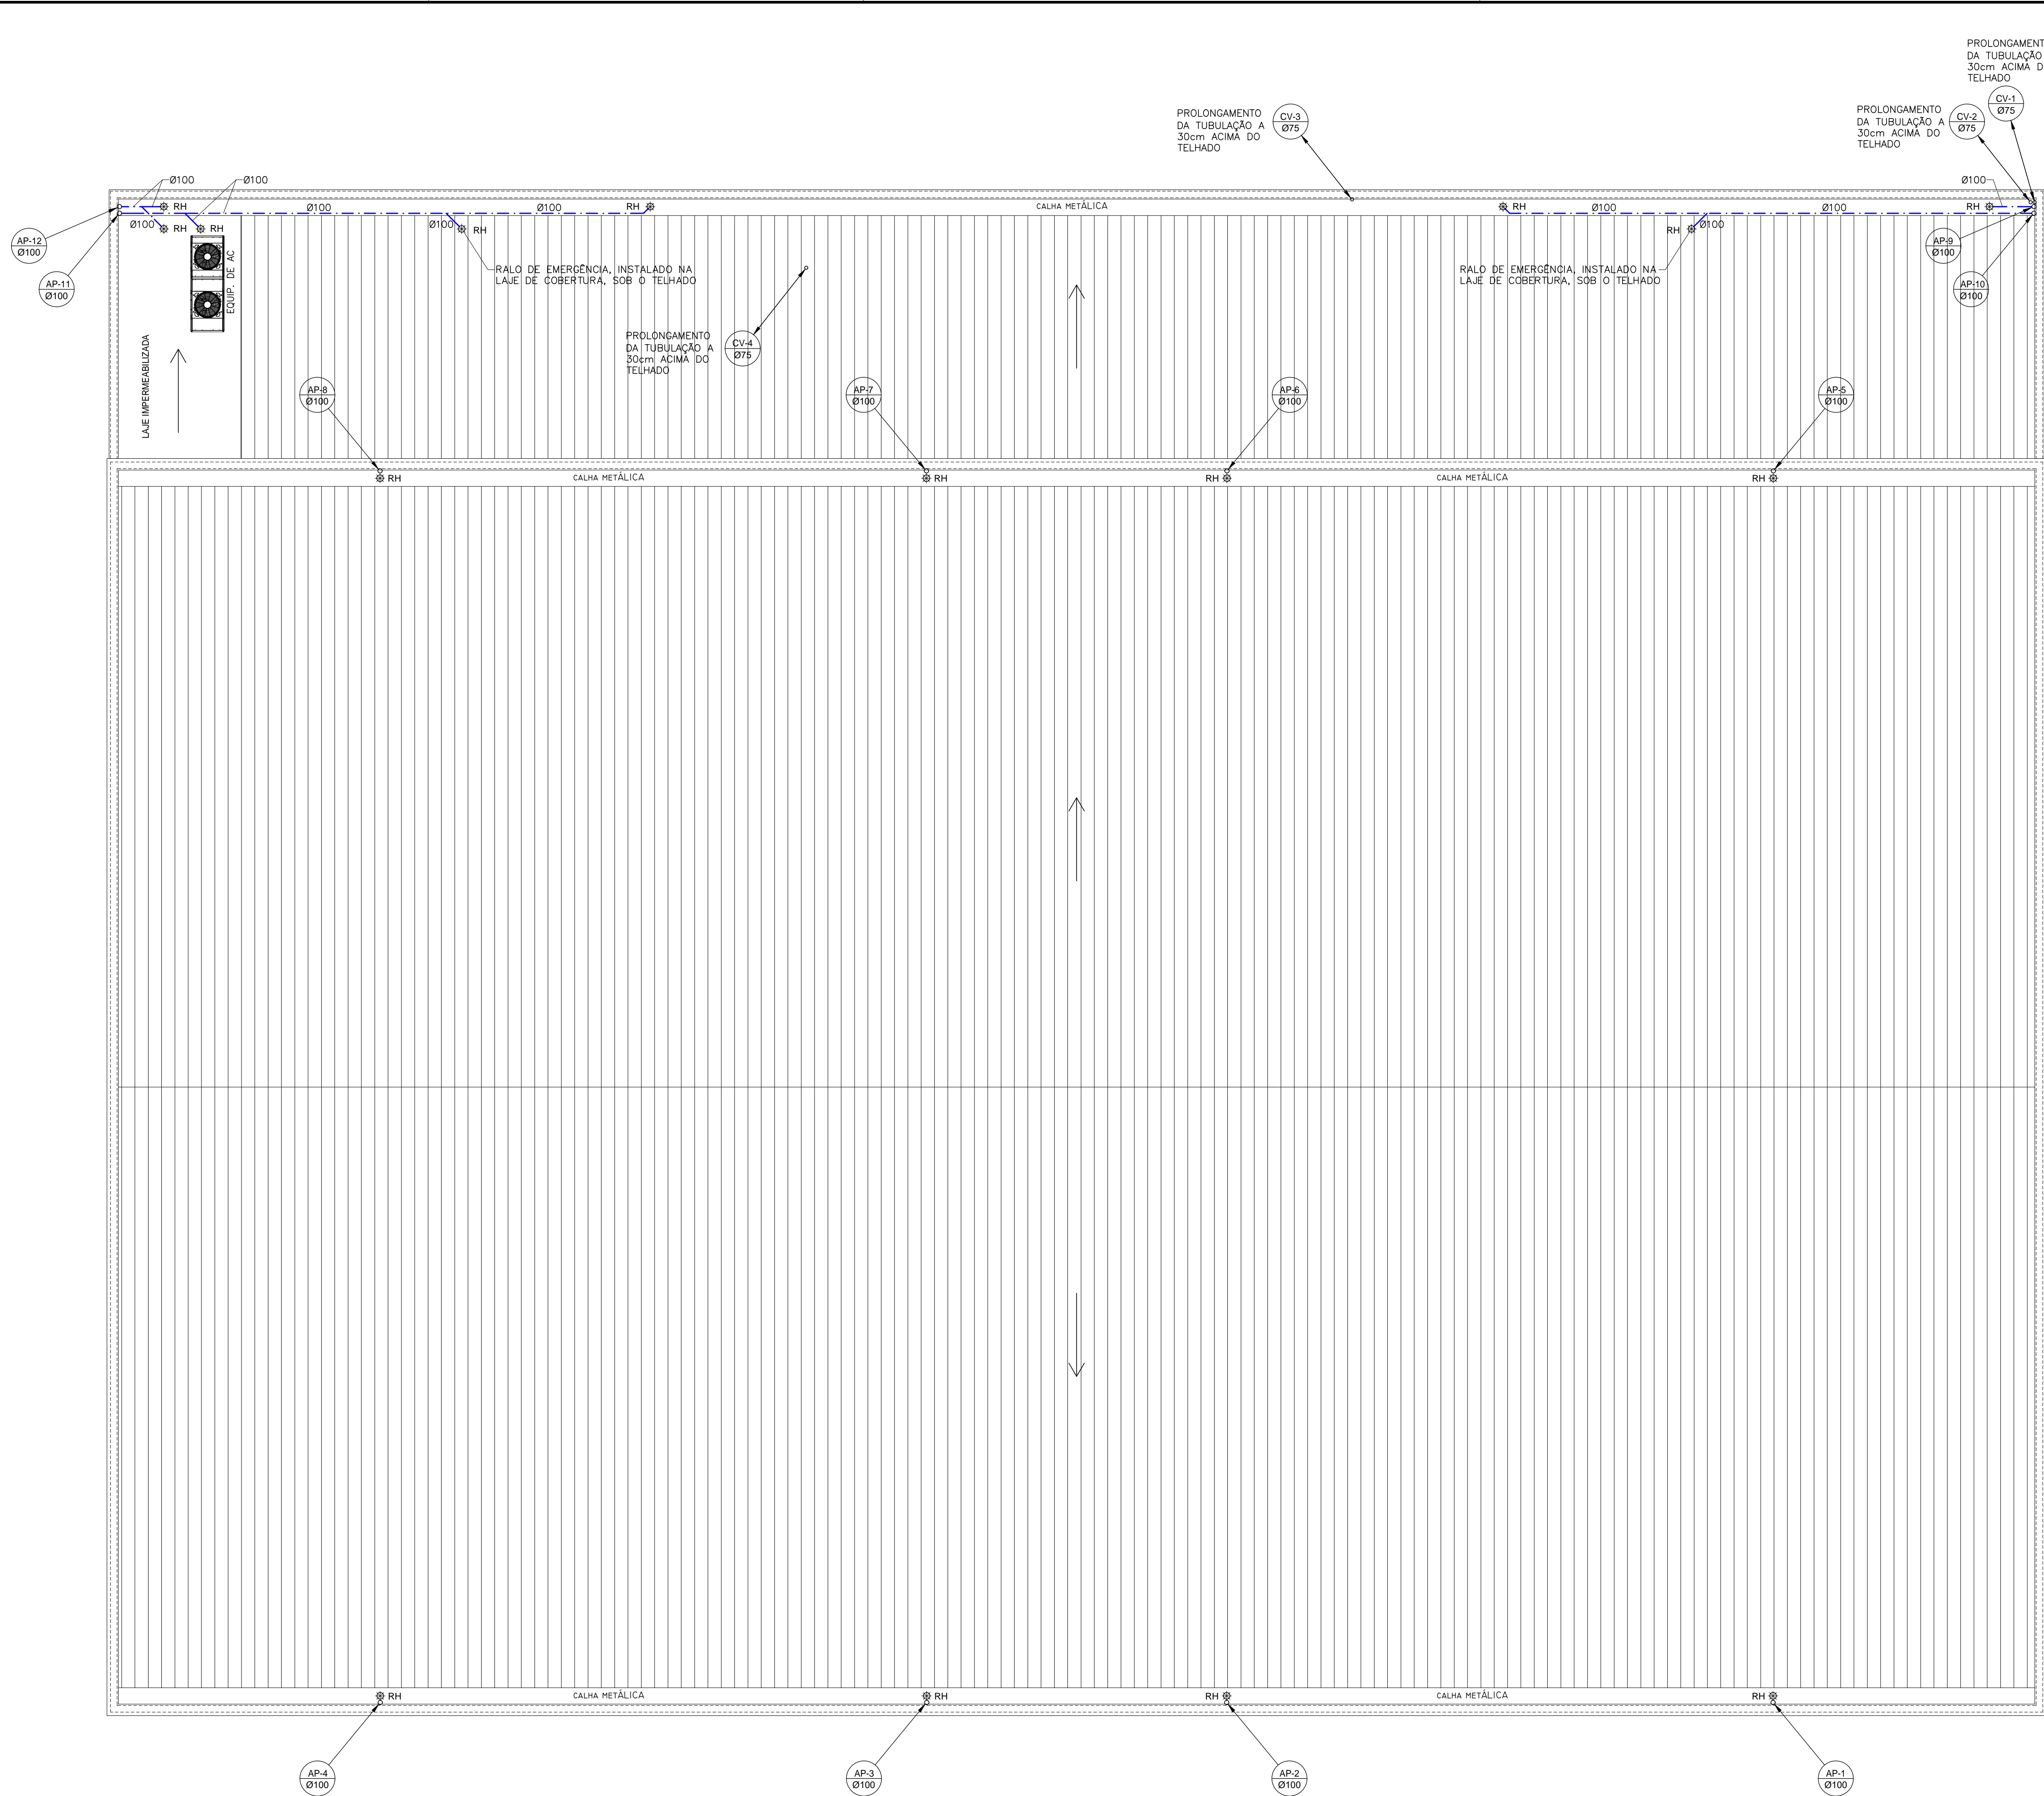

PLANTA BAIXA - COBERTURA
ESCALA 1:75

LEGENDA:	
	TUBULAÇÃO SUBINDO, DESCENDO E PASSANDO, RESPECTIVAMENTE.
	TUBULAÇÃO DE ÁGUAS PLUVIAIS
	RAIO HEMISFÉRICO "TIPO ABACAXI", EM FF, DIÂMETRO CONFORME O TUBO
	INDICAÇÃO DE PRUMADA: N = INSTALAÇÃO Ø = DIÂMETRO
	INSTALAÇÕES (NOMECLATURA): CV = COLUNA DE VENTILAÇÃO AP = TUBO DE QUEDA DE ÁGUAS PLUVIAIS

- NOTAS:
- DIÂMETRO DAS TUBULAÇÕES EM MILÍMETROS.
 - OS MATERIAIS DAS TUBULAÇÕES DE ESGOTO ATENDERÃO AS SEGUINTES ESPECIFICAÇÕES:
- INSTALAÇÕES INTERNAS - REDES HORIZONTAIS --> PVC SÉRIE NORMAL
- TUBOS DE QUEDA --> PVC SÉRIE R
- LIGAÇÃO DE TO's E PEÇAS SANITÁRIAS, NO TERREO, À CAIXAS DE INSPEÇÃO --> PVC SÉRIE R
 - AS TUBULAÇÕES DE ÁGUAS PLUVIAIS SERÃO EM PVC SÉRIE R (INTEGRALMENTE)
 - DECLIVIDADES DAS TUBULAÇÕES, QUANDO NÃO INDICADO EM PLANTA:
2% PARA TUBULAÇÕES COM DIÂMETRO NOMINAL IGUAL OU INFERIOR A 75mm;
1% PARA TUBULAÇÕES COM DIÂMETRO IGUAL OU SUPERIOR A 100mm;
1% PARA TUBULAÇÕES DE VENTILAÇÃO (ACTIVE).
 - AS INSTALAÇÕES DE ESGOTO SANITÁRIO DEVERÃO ATENDER A NBR 8160 E AS INSTALAÇÕES DE ÁGUAS PLUVIAS A NBR 10844, DA ABNT.
 - ESTE DESENHO NÃO PODERÁ SOFRER MODIFICAÇÕES SEM AUTORIZAÇÃO PRÉVIA DA EMPRESA PROJETISTA.
 - ESTE DESENHO DEVERÁ SER PLOTADO COLORIDO USANDO A SETAGEM DE PENAS PADRÃO DA EMPRESA PROJETISTA, VIDE MARGEM DESTA FRANCHA.
 - O PROJETO DE ARQUITETURA DEVERÁ SER CONSULTADO, SENDO O MESMO PARTE INTEGRANTE DESTE DESENHO.
 - TODOS OS CASOS FORTUITOS DEVERÃO SER ENCAMINHADOS A FISCALIZAÇÃO DA OBRA.

00	01/06/2020	WAFS	PROJETO EXECUTIVO (EMIÇÃO INICIAL)	CONSULT
Nº	DATA	DES	MODIFICAÇÃO	AUTOR

PROJETOS E INSTALAÇÕES LTDA
www.consultprojetos.com.br - consult@consultprojetos.com.br
Tel. 21-3497-1784

	SERVIÇO SOCIAL DO COMÉRCIO DEPARTAMENTO NACIONAL DEPARTAMENTO DE ENGENHARIA E ARQUITETURA AV. AYRTON SENNA Nº 5.555 - RJ - BLOCO L / SALA 304 sescdeo@sesc.com.br (21)2136-5555
ESG	TÍTULO
ESGOTO	PROJETO EXECUTIVO - FASE 2 INSTALAÇÕES DE ESGOTO E ÁGUAS PLUVIAIS PLANTA DO GINÁSIO - COBERTURA
AUTOR PROJ. CONSULT	UO DR - SESC-TO
DES. CONSULT	OBRA: CENTRO DE ATIVIDADES - SESC GURUPI
DATA MAIO/2020	END.: RUA 03, LOTEAMENTO PARK FILÓ MOREIRA
ESC. 1/75	ÁREA EM FOCO
	FOLHA ESG-02/04

Nº DO ARQUIVO: SESC-TO-GURUPI(2)-F2-INST-ESG-002-R00