


PLANTA BAIXA - PAVIMENTO SUPERIOR
ESCALA 1:75

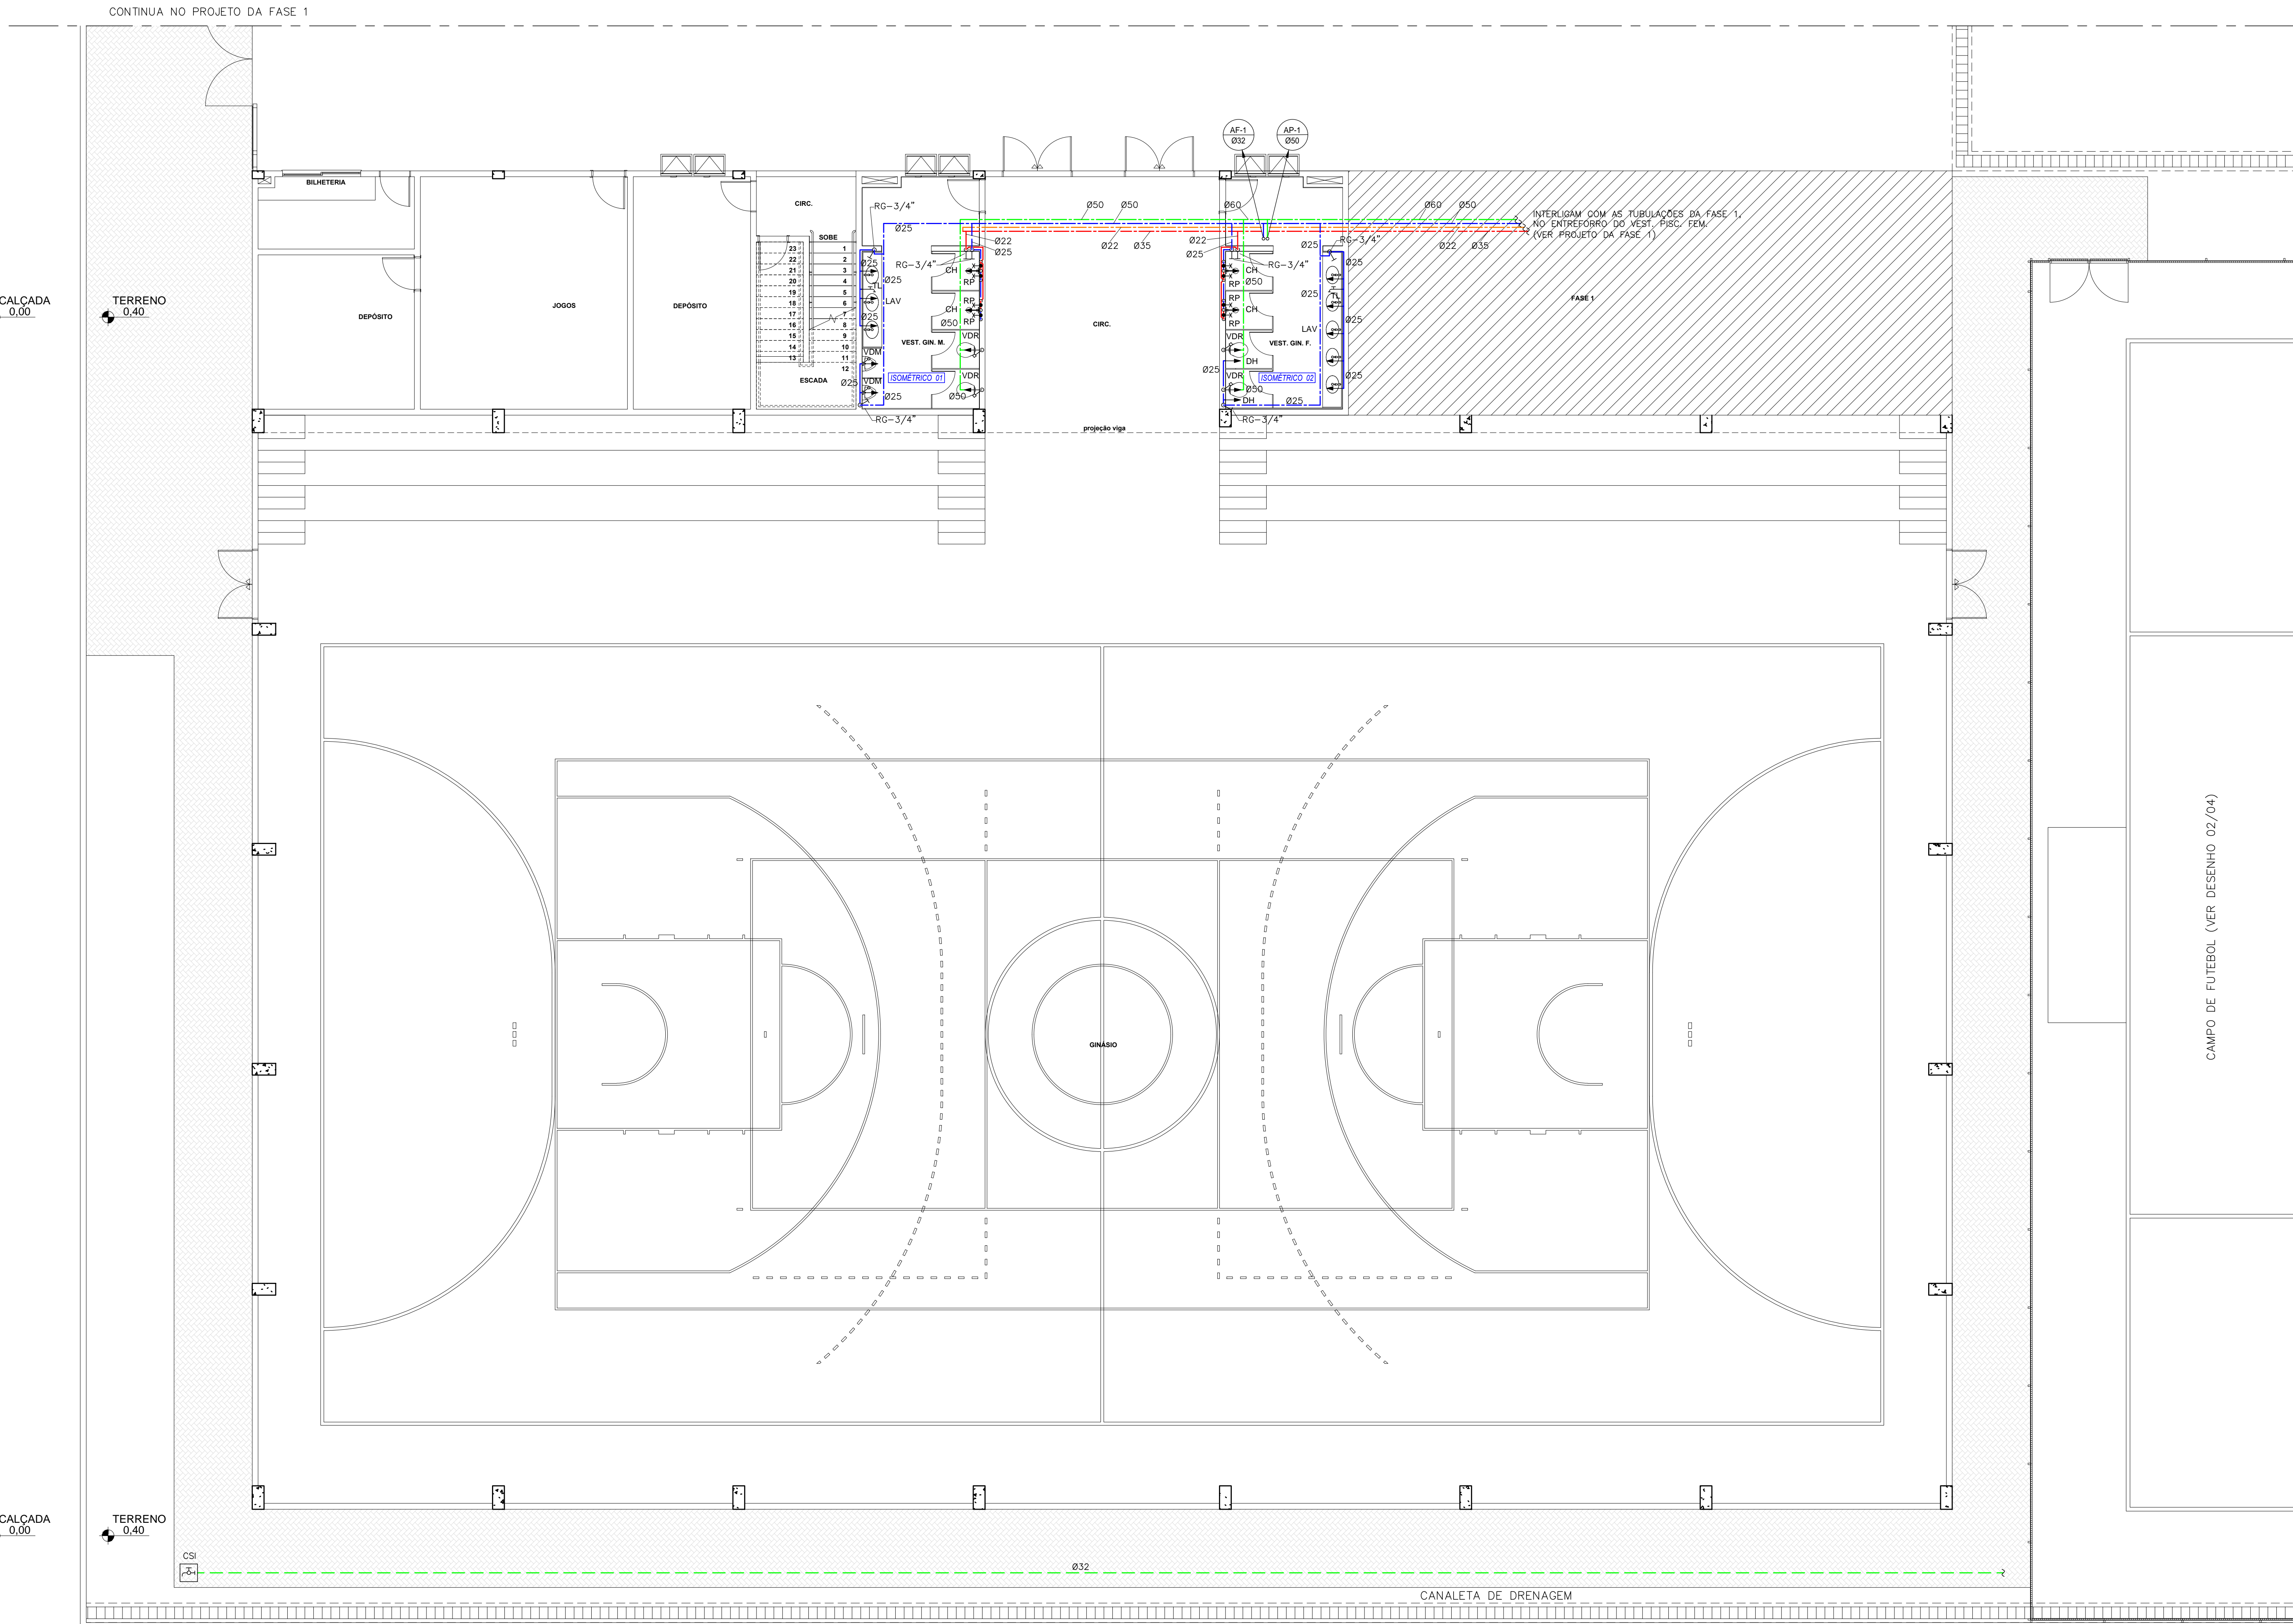

PLANTA BAIXA - TÉRREO
ESCALA 1:75

LEGENDA:	
	TUBULAÇÃO SUBINDO, DESCENDO E PASSANDO, RESPECTIVAMENTE.
	TUBULAÇÃO DE ÁGUA FRIA PELO ENTREFERRO
	TUBULAÇÃO DE ÁGUA FRIA EMBUTIDA NA PAREDE
	TUBULAÇÃO DE ÁGUA FRIA APARENTE
	TUBULAÇÃO DE ÁGUA QUENTE PELO ENTREFERRO
	TUBULAÇÃO DE ÁGUA QUENTE EMBUTIDA NA PAREDE
	TUBULAÇÃO DE ÁGUA QUENTE APARENTE
	TUBULAÇÃO DE ÁGUA DE POÇO PELO ENTREFERRO
	TUBULAÇÃO DE ÁGUA DE POÇO EMBUTIDA NA PAREDE
	TUBULAÇÃO DE ÁGUA DE POÇO APARENTE
	RG REGISTRO DE GAVETA
	RP REGISTRO DE PRESSÃO
	VDM VÁLVULA DE DESCARGA PARA MICTÓRIO
	VDR VÁLVULA DE DESCARGA COM REGISTRO PARA VASO SANITÁRIO
	TL PONTO DE ÁGUA NA PAREDE COM TORNEIRA DE LAVAGEM
	CH PONTO DE ÁGUA NA PAREDE PARA CHUVEIRO
	LAV PONTO DE ÁGUA NA PAREDE PARA LAVATÓRIO
	DH PONTO DE ÁGUA NA PAREDE PARA DUCHA HIGIÊNICA
	INDICAÇÃO DE PRIMADAL: N = INSTALAÇÃO AF = ÁGUA FRIA AP = ÁGUA DE POÇO AQ = ÁGUA QUENTE RAQ = RETORNO DE ÁGUA QUENTE
	CSI CAIXA SUBTERRÂNEA PARA IRRIGAÇÃO DE JARDIM E LIMPEZA DE PISO
	CHAMADA EM PLANTA PARA ISOMÉTRICO (VER DESENHO 03/04)

- NOTAS:
- DIÂMETRO DAS TUBULAÇÕES EM MILÍMETROS.
 - AS TUBULAÇÕES DE ÁGUA FRIA SERÃO DE PVC MARRON.
 - AS TUBULAÇÕES DE ÁGUA QUENTE SERÃO DE CPVC AQUATHERM.
 - AS TUBULAÇÕES DE ÁGUA QUENTE, QUANDO APARENTES (NO ENTREFERRO) DEVERÃO SER ISOLADAS TERMICAMENTE COM POLIETILENO EXPANDIDO.
 - AS TUBULAÇÕES FIXADAS PENDENTES AO TETO, SERÃO SUSTENTADAS POR MEIO DE BRACAÇEIRAS GALVANIZADAS A FOGO SUSPENSAS POR TIRANTES ROSCADOS, TAMBÉM GALVANIZADOS. O CHUMBAMENTO À LAJE DE TETO, OCORRERÁ ATRAVÉS DE PINO E FINCAPINO COM ADAPTADOR PARA TIRANTE. VER DETALHE TÍPICO.
 - A DISTÂNCIA MÁXIMA ENTRE FIXAÇÕES NO TETO, NÃO DEVERÁ SER SUPERIOR A 1,00m.
 - AS INSTALAÇÕES HIDRÁULICAS DEVERÃO SER EXECUTADAS EM CONFORMIDADE COM NORMA NBR5626 (ÁGUA FRIA) E NBR7198 (ÁGUA QUENTE) DA ABNT.
 - ESTE DESENHO NÃO PODERÁ SOFRER MODIFICAÇÕES SEM AUTORIZAÇÃO PREVIA DA EMPRESA PROJETISTA.
 - ESTE DESENHO DEVERÁ SER PLOTADO COLORIDO USANDO A SETAGEM DE PENAS PADRÃO DA EMPRESA PROJETISTA, VIDE MARGEM DESTA PRANCHA.
 - O PROJETO DE ARQUITETURA DEVERÁ SER CONSULTADO, SENDO O MESMO PARTE INTEGRANTE DESTES DESENHO.
 - TODOS OS CASOS FORTUITOS DEVERÃO SER ENCAMINHADOS A FISCALIZAÇÃO DA OBRA.

00	11/06/2020	WAFS	PROJETO EXECUTIVO (EMIÇÃO INICIAL)	CONSULT
Nº	DATA	DES	MODIFICAÇÃO	AUTOR
SERVIÇO SOCIAL DO COMÉRCIO DEPARTAMENTO NACIONAL DEPARTAMENTO DE ENGENHARIA E ARQUITETURA AV. AIRTON SENA N° 5.555 - RJ - BLOCO L / SALA 304 sescdeo@sesc.com.br (21)2136-5555				
HID	TÍTULO			
HIDRÁULICA	PROJETO EXECUTIVO - FASE 2			
AUTOR PROJ.	CONSULT	UO	PLANTA DO GINÁSIO - TÉRREO E PAVIMENTO SUPERIOR	
DES.	CONSULT	OBRA:	DR - SESC-TO	
DATA	MAIO/2020	RUA	CENTRO DE ATIVIDADES - SESC GURUPI	
ESC.	1/75	ÁREA EM FOCO	RUA Q3, LOTEAMENTO PARK FILÔ MOREIRA	
			FOLHA	HID-01/04