


Lista de materiais - Pavimento	
Pluvial	
Caixas de Passagem	
Caixa de areia pluvial com grelha	
CAG- 60x60cm	2 pç
Caixa de areia pluvial sem grelha	
CA- 60x60cm	3 pç
CA- 80x80 cm	1 pç
PVC Esgoto	
Joelho 90	
150 mm	2 pç
Luva de correr	
150 mm	2 pç
Tubo rígido c/ ponta lisa	
150 mm - 6"	103.51 m
75 mm - 3"	0.2 m

Legenda - Pavimento	
	Caixa de areia pluvial simples
	Caixa de areia pluvial c/ grelha
	Joelho 90- coluna
	Luva de correr- coluna


Legenda de condutos - Pavimento	
Pluvial	

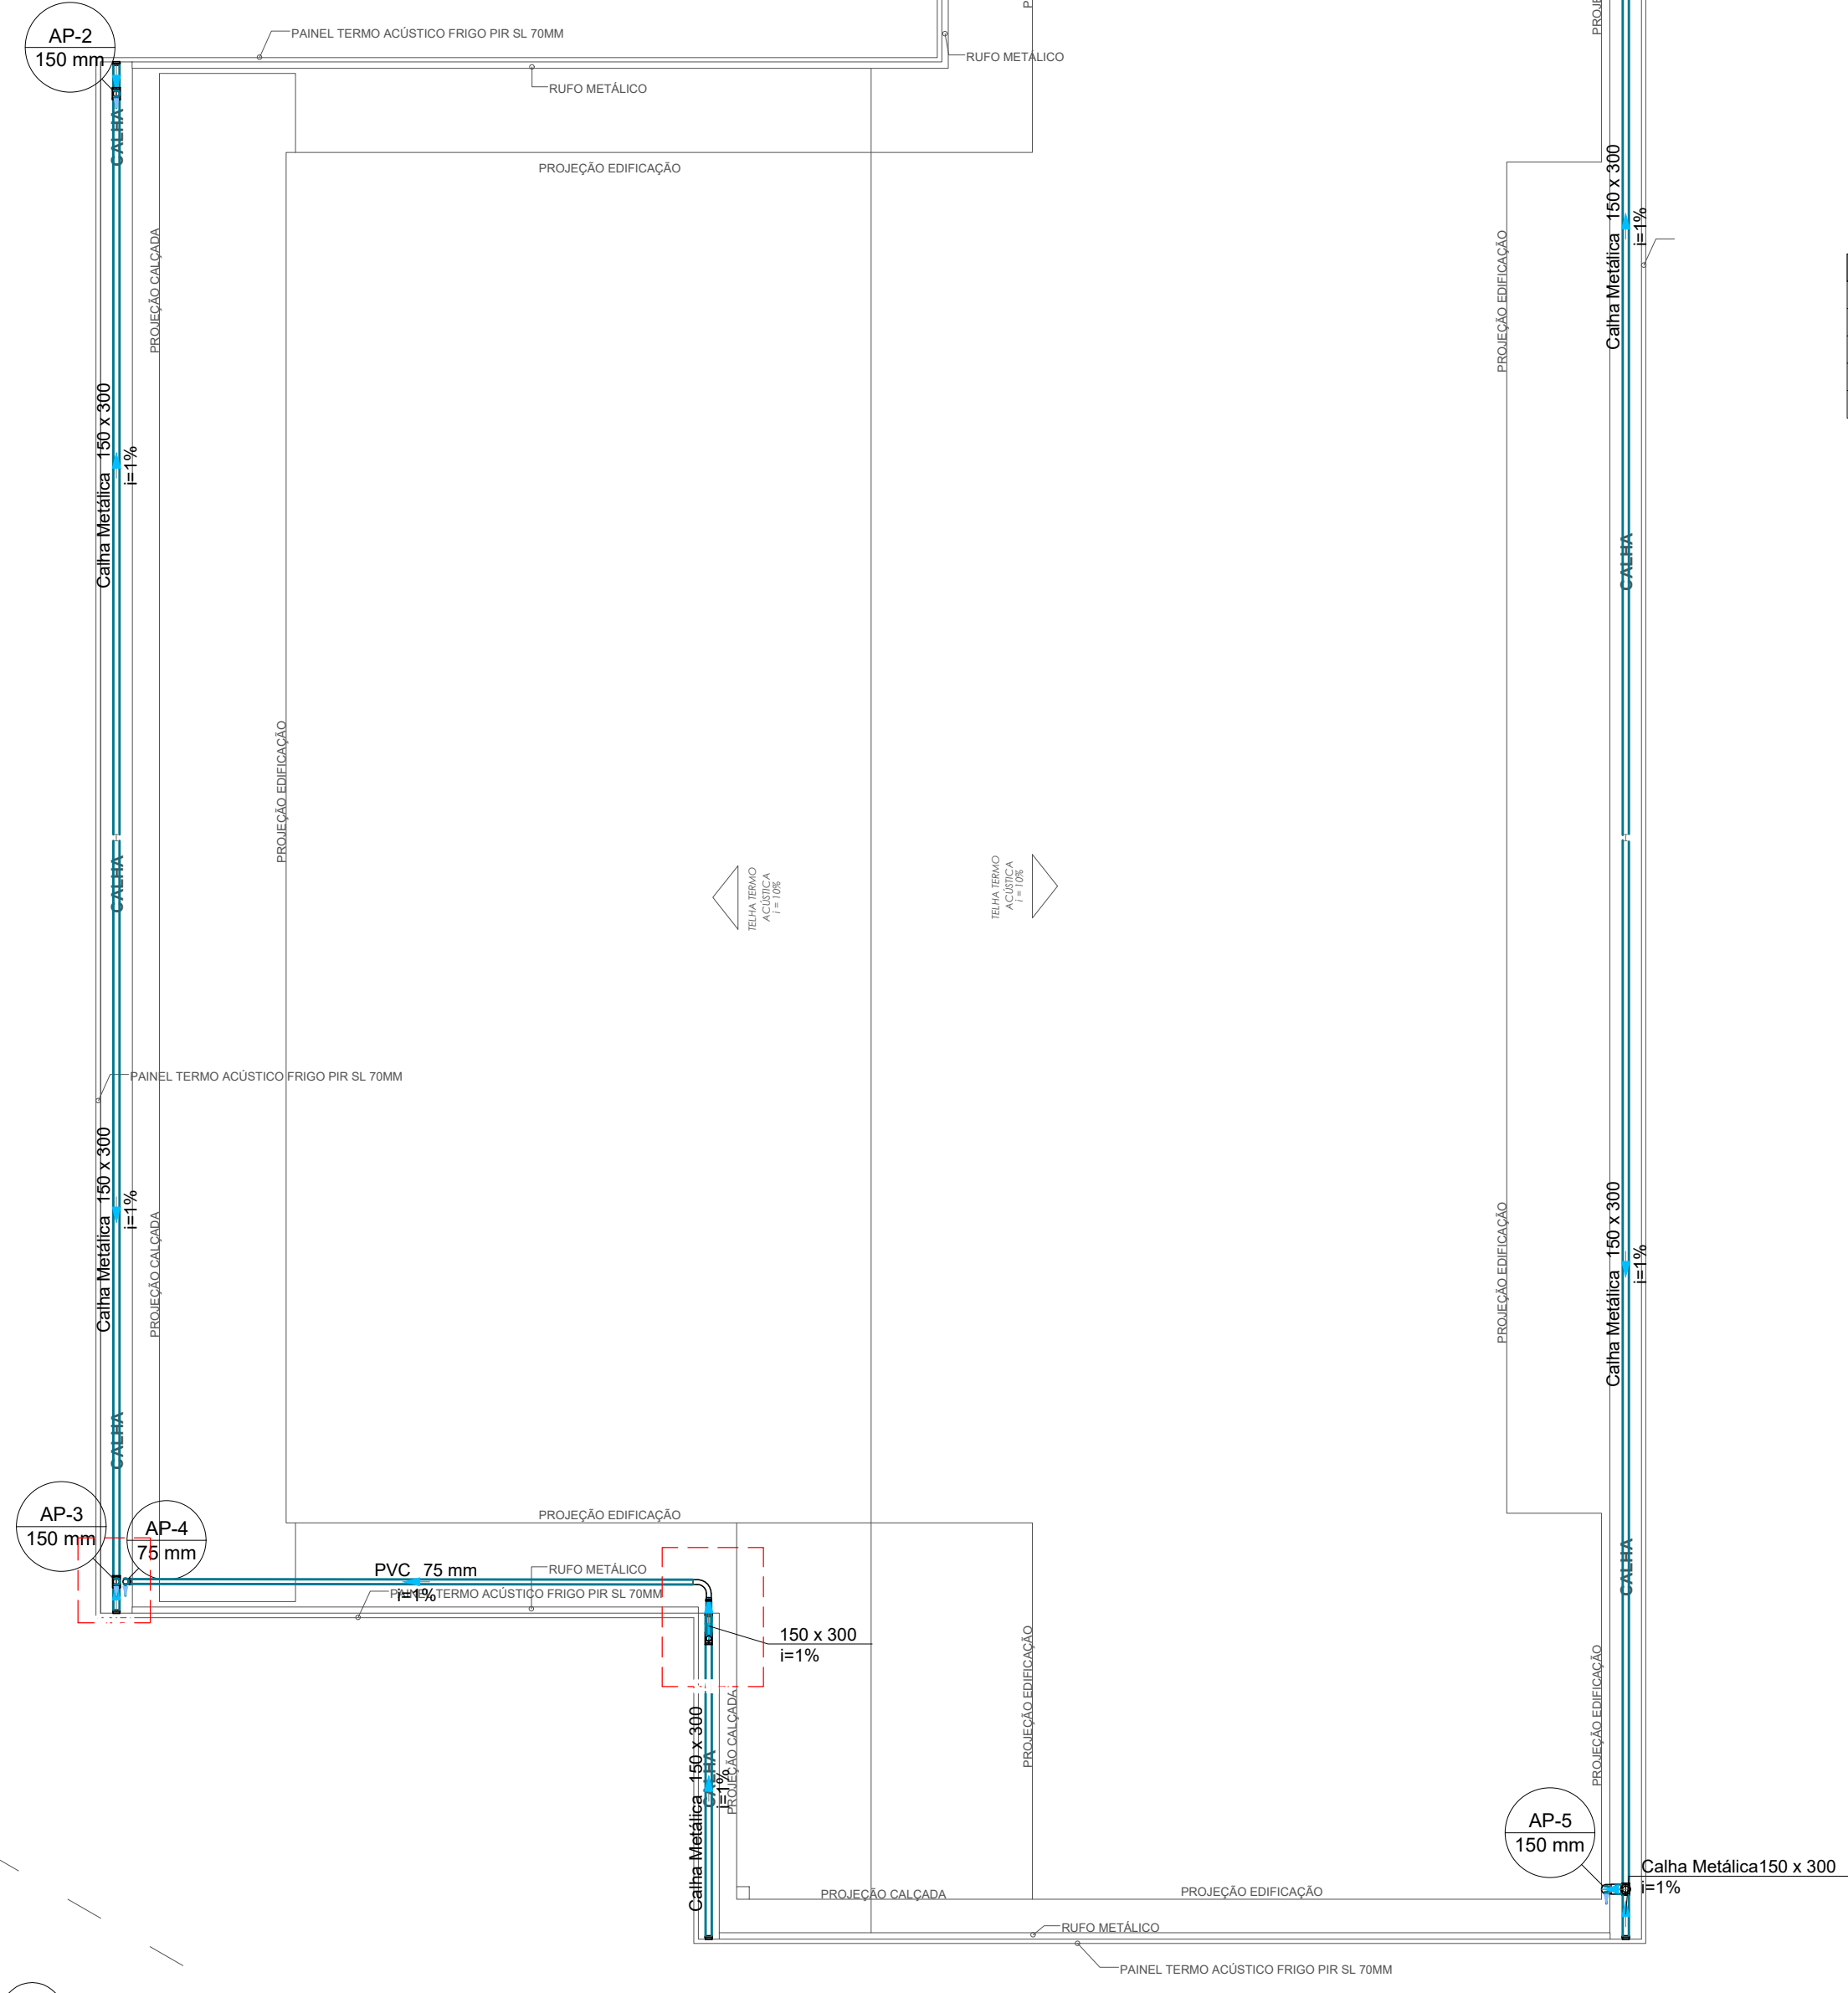


Lista de materiais - Pavimento 1	
Pluvial	
Calha metálica	
Adaptador para bocal semi-circular	
300 mm x 80 mm	1 pç
300 mm x 150 mm	4 pç
Cabeceira retangular	
150 mm x 300 mm	6 pç
Calha retangular	
150 mm x 300 mm	64.49 m
PVC Esgoto	
Curva 90 longa	
75 mm	1 pç
Joelho 90	
150 mm	4 pç
75 mm	2 pç
Tubo rígido c/ ponta lisa	
150 mm - 6"	1.7 m
75 mm - 3"	9.79 m

Legenda - Pavimento 1	
	Adaptador para bocal semi-circular s/ terminação
	Cabeceira retangular
	Curva 90 longa
	Joelho 90- coluna
	Joelho 90- desce

Legenda de condutos - Pavimento 1	
Pluvial	

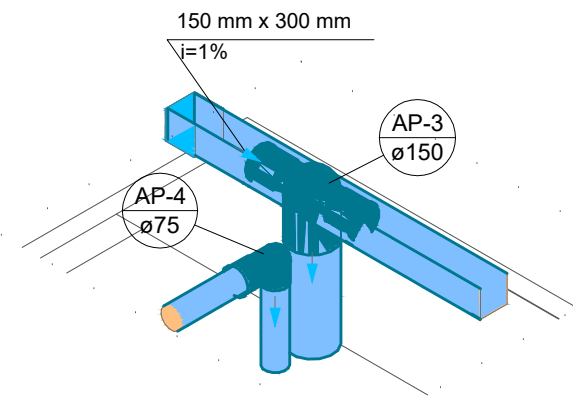

Detalhe SAN-3
Escala 1:25

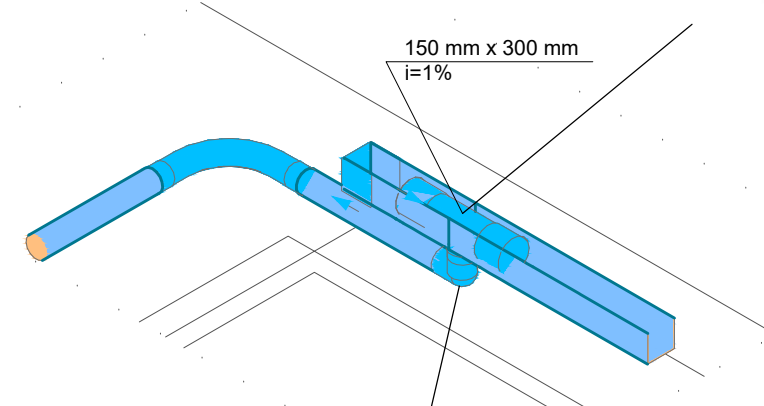

Detalhe SAN-4
Escala 1:25

NOTA: IMAGEM DE ADAPTADOR PARA BOCAL (ILUSTRATIVA). ESSE É UM ELEMENTO QUE FAZ A TRANSIÇÃO DE CALHA PARA TUBO, ONDE A MESMA NÃO NECESSARIAMENTE É UMA PEÇA, MAS PODE SER CONFECCIONADA IN-LOCO POR CALHEIRO

NOTA: PARA O ESCOAMENTO DE ÁGUA FAZENDO A TRANSIÇÃO DE VERTICAL PARA HORIZONTAL É NECESSÁRIO JOELHO PVC COMO ILUSTRADO EM DETALHE

PLANTA BAIXA COBERTURA- INSTALAÇÕES PLUVIAIS

escala 1:100

NOTA: AS CALHAS REPRESENTAS SÃO MERAMENTE ILUSTRATIVAS EM RELAÇÃO AS SUAS DIMENSÕES. O QUE DEVE SER LEVADO EM CONTA É A SUA DIMENSÃO ESCRITA

PROJETO	DATA	Nº	DESCRIÇÃO	RESPONSÁVEL
PLUVIAL	08/2022	00	PRJ_PLU - EXECUTIVO FINAL	

PROJETO:	PLUVIAL EXECUTIVO	FOLHA: 01/02
----------	----------------------	--------------

OBRA:	USO INSTITUCIONAL
PROPRIETÁRIO:	SERVICO SOCIAL DO COMERCIO SESC ADM REG.NO EST. DO TOCANTINS
LOCAL:	Quadra n.o 21, Setor 35, do Loteamento "MORADA DO SOL", Araguaína


QR CODE:	PROPRIETÁRIO	ASS. :
	CPF/CNPJ:	SERVICO SOCIAL DO COMERCIO SESC ADM REG.NO EST. DO TO
	03.779.012/0001-54	
	AUTOR DO PROJETO	ASS. :
	CREA: 205.134/D-TO	MELK ZEDEK CARLOS RAMALHO
	ART:	
RESP. TÉCNICO	ASS. :	
	CREA:	
	ART:	
	EMPRESA EXECUÇÃO	
	ASS. :	
	CREA:	
	ART:	

ESCALA: INDICADO	DATA: AGOSTO - 2022	CONFERIDO: --	CONTATO:
------------------	---------------------	---------------	----------

- CONTEÚDO:
- PLANTA BAIXA TÉRREO E COBERTURA - INSTALAÇÕES PLUVIAIS
 - LEGENDAS
 - LISTA DE MATERIAIS



Detalhe SAN-1
Escala 1:25

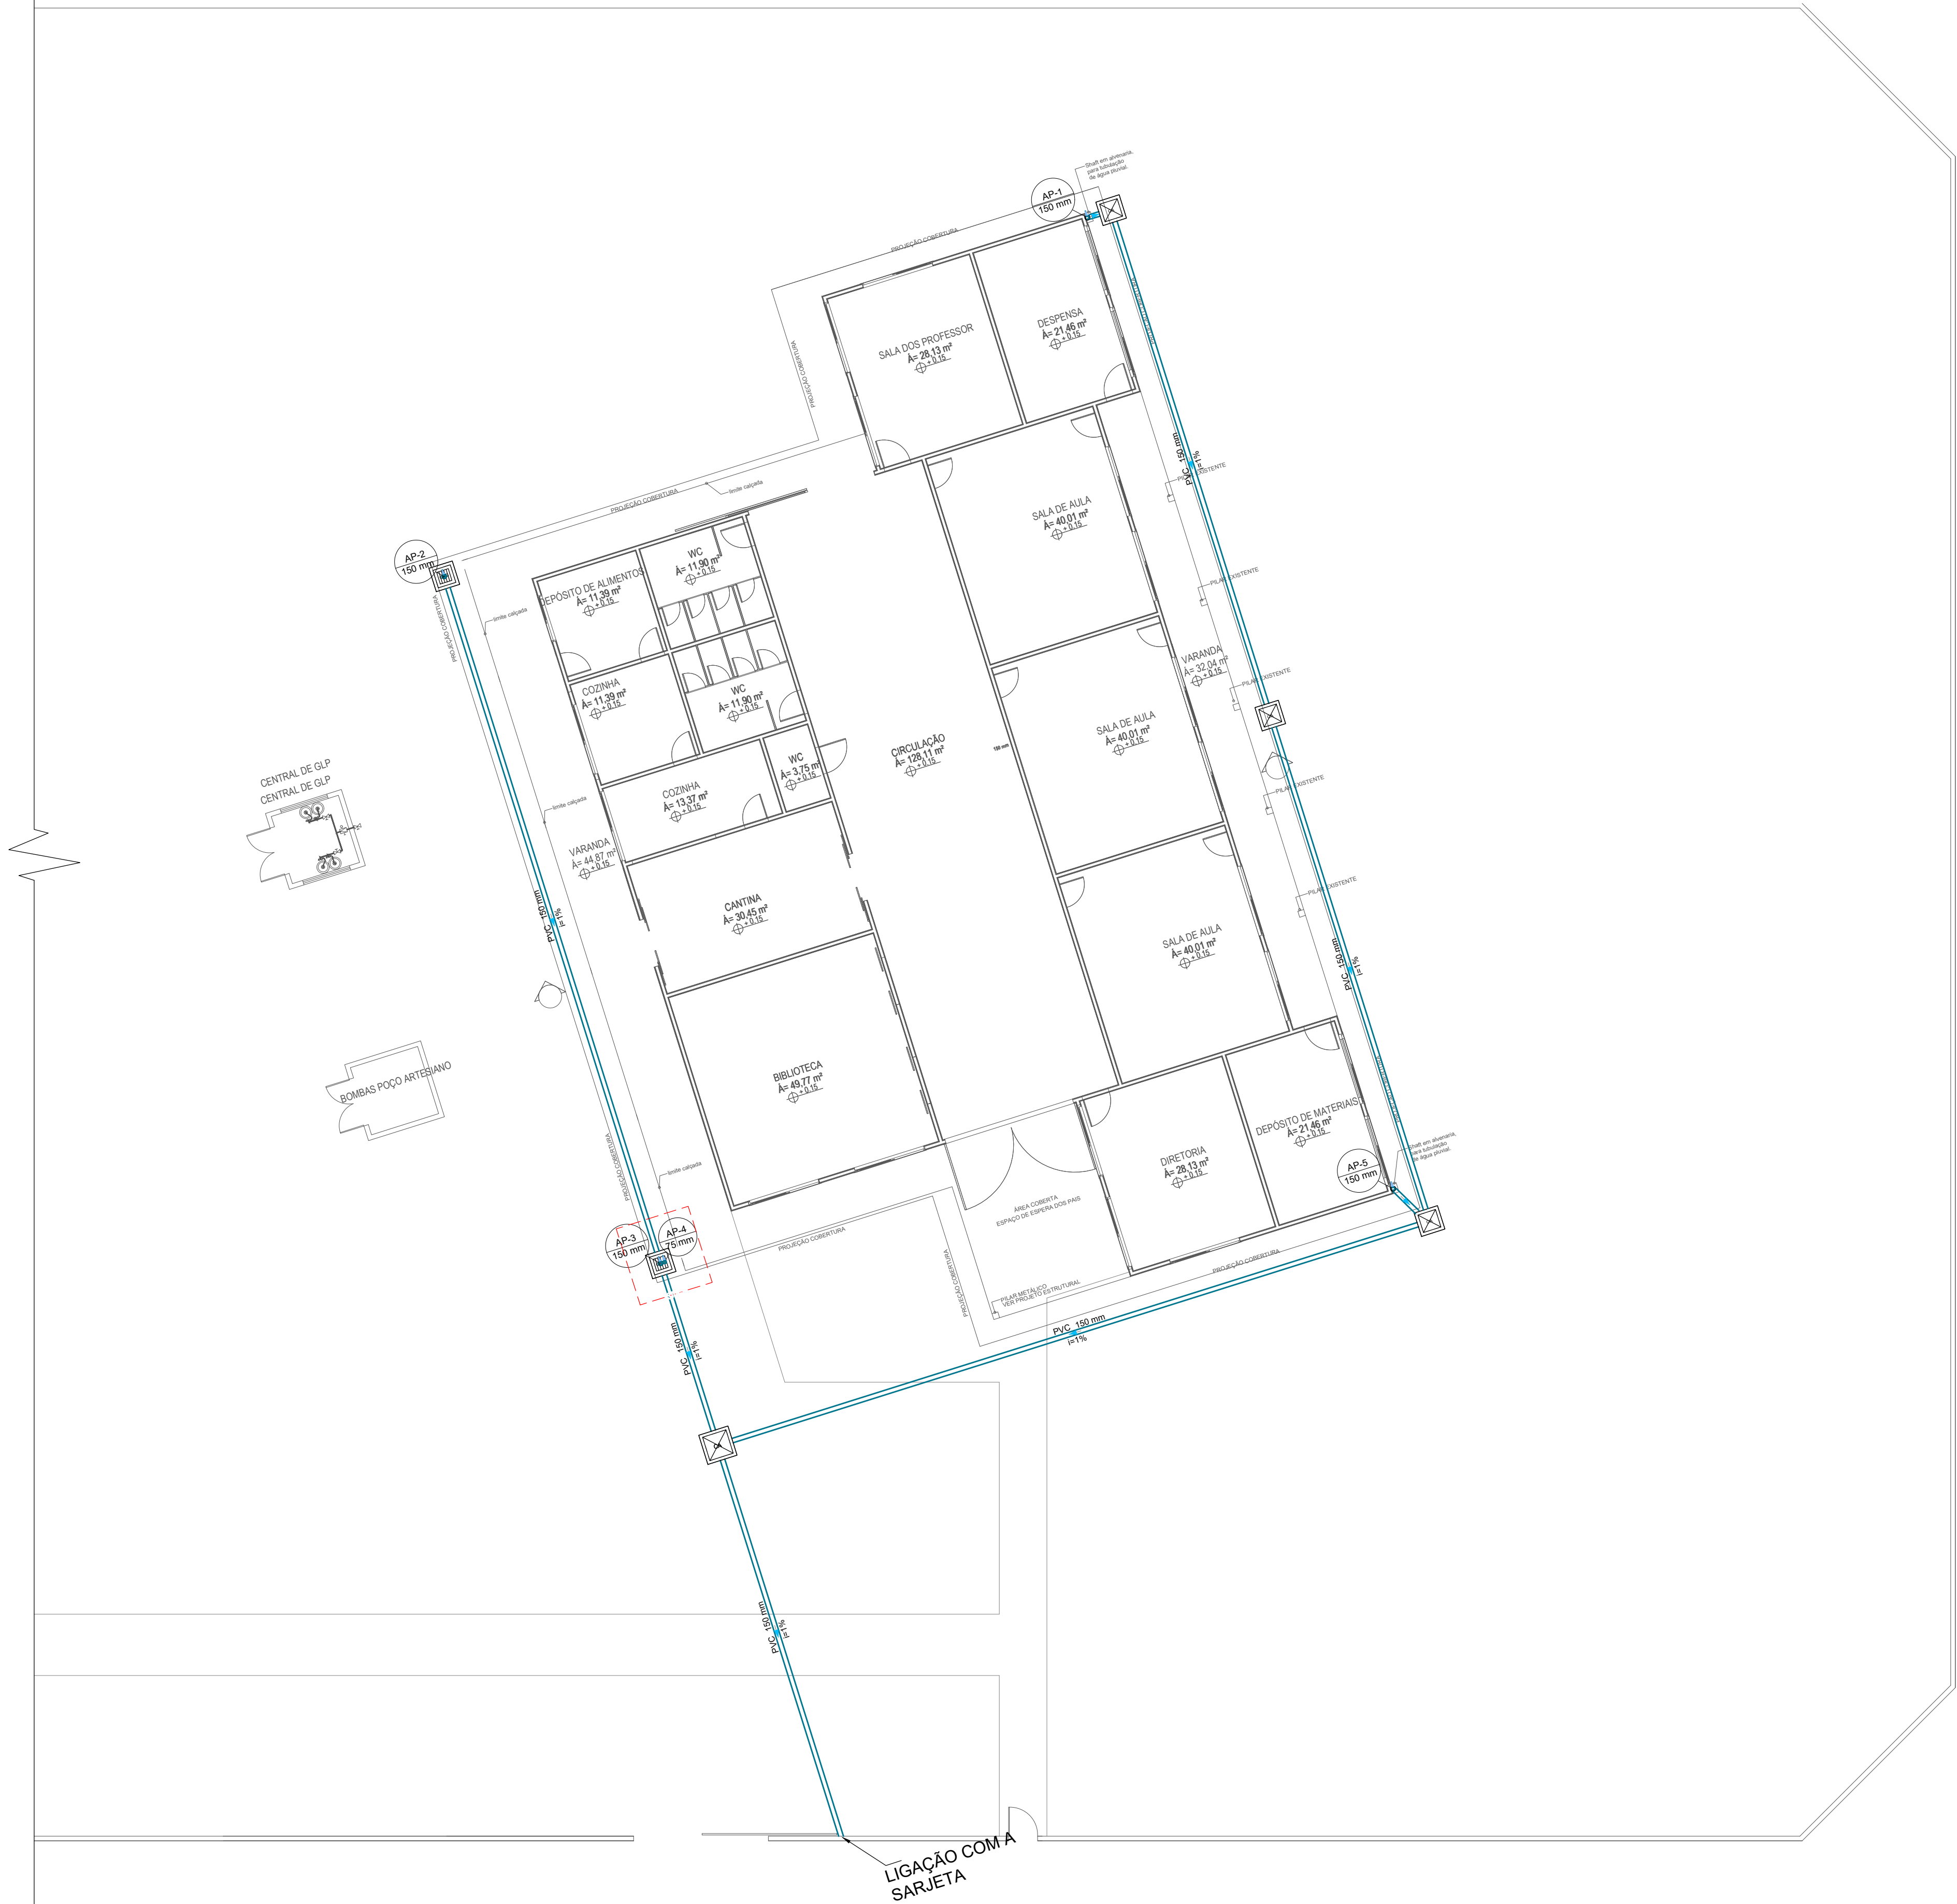

PLANTA DE SITUAÇÃO- INSTALAÇÕES PLUVIAIS
sem escala

PROJETO	DATA	Nº	DESCRIÇÃO	RESPONSÁVEL
PLUVIAL	08/2022	00	PRJ_PLU - EXECUTIVO FINAL	
PROJETO: PLUVIAL EXECUTIVO				FOLHA: 02/02
OBRA: USO INSTITUCIONAL				
PROPRIETÁRIO: SERVIÇO SOCIAL DO COMERCIO SESC ADM REG.NO EST. DO TOCANTINS				
LOCAL: Quadra n.º 21, Setor 35, do Loteamento "MORADA DO SOL", Araguaína				
QR CODE:		PROPRIETÁRIO CPF/CNPJ: 03.779.012/0001-54	ASS. : SERVIÇO SOCIAL DO COMERCIO SESC ADM REG.NO EST. DO TO	
		AUTOR DO PROJETO CREA: 205.134/D-TO	ASS. : MELK ZEDEK CARLOS RAMALHO	
		ART.:		
		RESP. TÉCNICO CREA:	ASS. : -	
		ART.:		
		EMPRESA EXECUÇÃO CREA:	ASS. : -	
		ART.:		
ESCALA: INDICADO	DATA: AGOSTO - 2022	CONFERIDO: --	CONTATO:	
CONTEÚDO: • PLANTA DE SITUAÇÃO - INSTALAÇÕES PLUVIAIS				