


PLANTA BAIXA TERREO- INSTALAÇÕES SANITÁRIAS E PLUVIAIS
Escala 1:50


Lista de materiais - Pavimento	
Esgoto	
Caixa de Passagem	
Caixa de inspeção esgoto simples	2 pc
CE- Ø10x10 cm	
PVC Acessórios	
Caixa sifonada	1 pc
150x150x50	1 pc
Sifão de copo p/ pia e lavatório	3 pc
1" - 1.1/2"	2 pc
Sifão Retenir c/ Adaptador	2 pc
1.1/2" - 1.1/2"	3 pc
Válvula p/ lavatório e tanque	2 pc
4"	3 pc
Válvula p/ tanque	2 pc
1.1/2"	2 pc
PVC Esgoto	
Bucha de redução longa	4 pc
50 mm - 40 mm	
Curva 90 curta	1 pc
100 mm	6 pc
40 mm	1 pc
Joelho 45	1 pc
100 mm	2 pc
40 mm	4 pc
50 mm	1 pc
Joelho 90	6 pc
50 mm	6 pc
Joelho 90 clarear p/ esgoto secundário	6 pc
40 mm - 1.1/2"	6 pc
Junção simples	1 pc
100 mm - 50 mm	2 pc
50 mm - 50 mm	2 pc
Tubo rígido c/ ponta lisa	20.33 m
100 mm - 4"	9.5 m
40 mm	10.74 m
50 mm - 2"	0.71 m
Unidades de tratamento	
Alça	1 pc
Ferro	
Concreto	
Concreto	0.07 m³
Pluvial	
Caixa de Passagem	
Caixa de área pluvial sem grelha	4 pc
CA- Ø10x10 cm	
PVC Esgoto	
Joelho 90	4 pc
100 mm	4 pc
Linha simples	4 pc
100 mm	4 pc
Tubo rígido c/ ponta lisa	44.24 m
100 mm - 4"	11.56 m
150 mm - 8"	
Ventilação	
PVC Esgoto	
Joelho 90	4 pc
50 mm	4 pc
Linha simples	2 pc
50 mm	2 pc
Tubo rígido c/ ponta lisa	9.78 m
50 mm - 2"	
Tê sanitário	2 pc
50 mm - 50 mm	1 pc
75 mm - 50 mm	

Legenda - Pavimento	
■	Betão armado
■	Bucha de redução longa
■	Caixa Sifonada
■	Caixa de área pluvial simples
■	CE
■	Caixas Inspeção Esgoto Simples
■	Chuveiro Residencial
■	Curva 90 longa
■	Joelho 45
■	Joelho 90 - coluna
■	Junção simples
■	Lavatório de Uso Geral
■	Linha simples - coluna
■	Máquina de Lavar Louças- DN 50mm
■	Tanque de Lavar Louças DN 40mm
■	Tê sanitário superior
■	Visão Sanitário c/ curva 90°


Legenda de condutas - Pavimento	
—	Esgoto
—	Pluvial
—	Ventilação

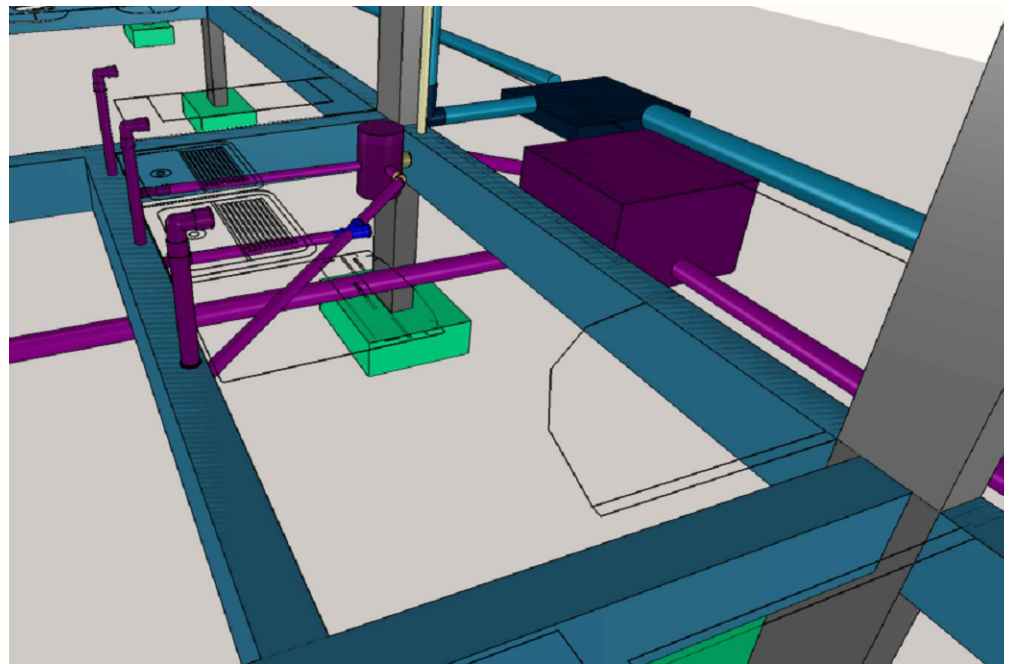


Perspectiva - SEM ESC.

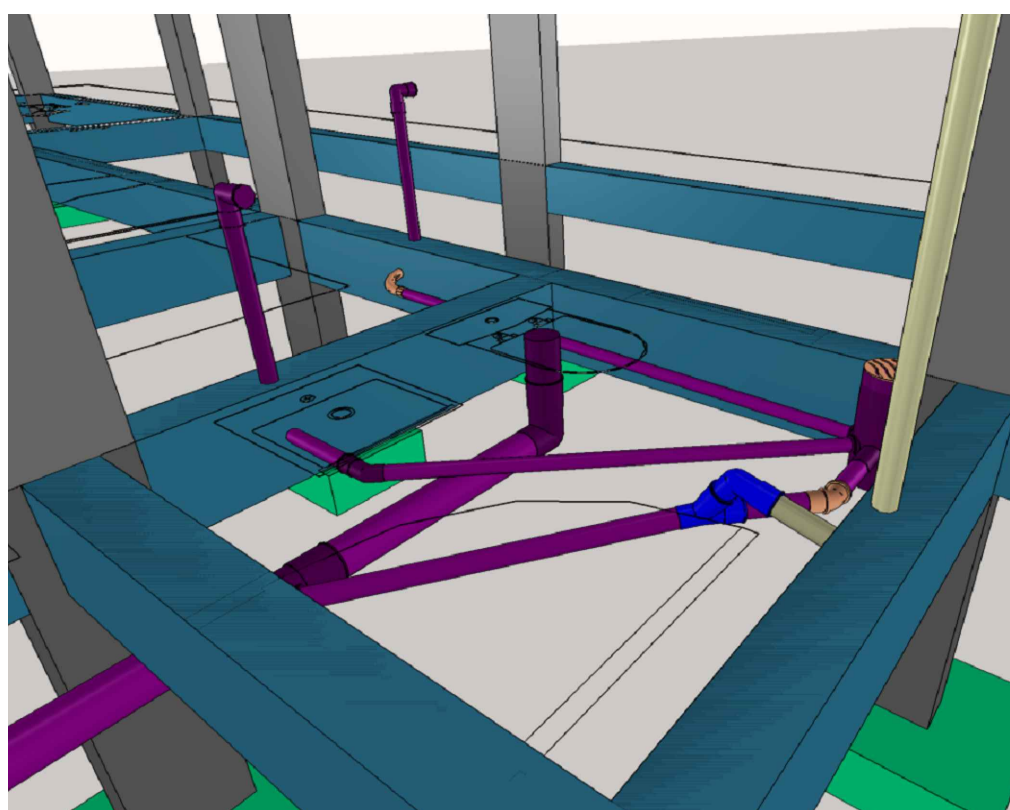


Perspectiva - SEM ESC.

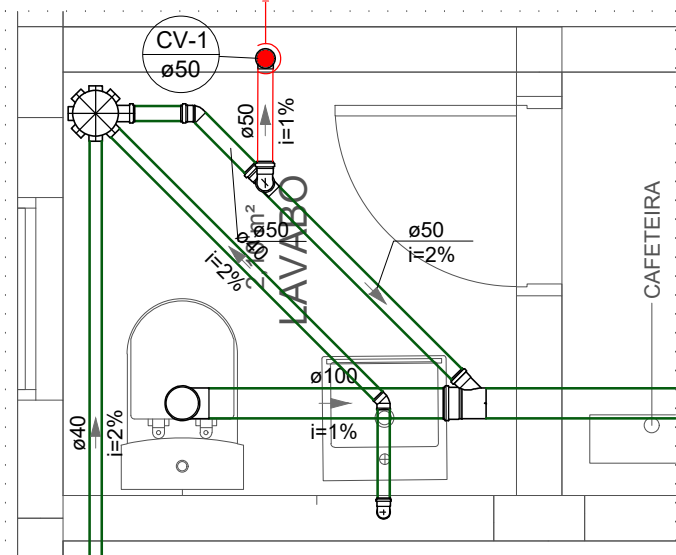


Detalhe S1
Escala 1:25

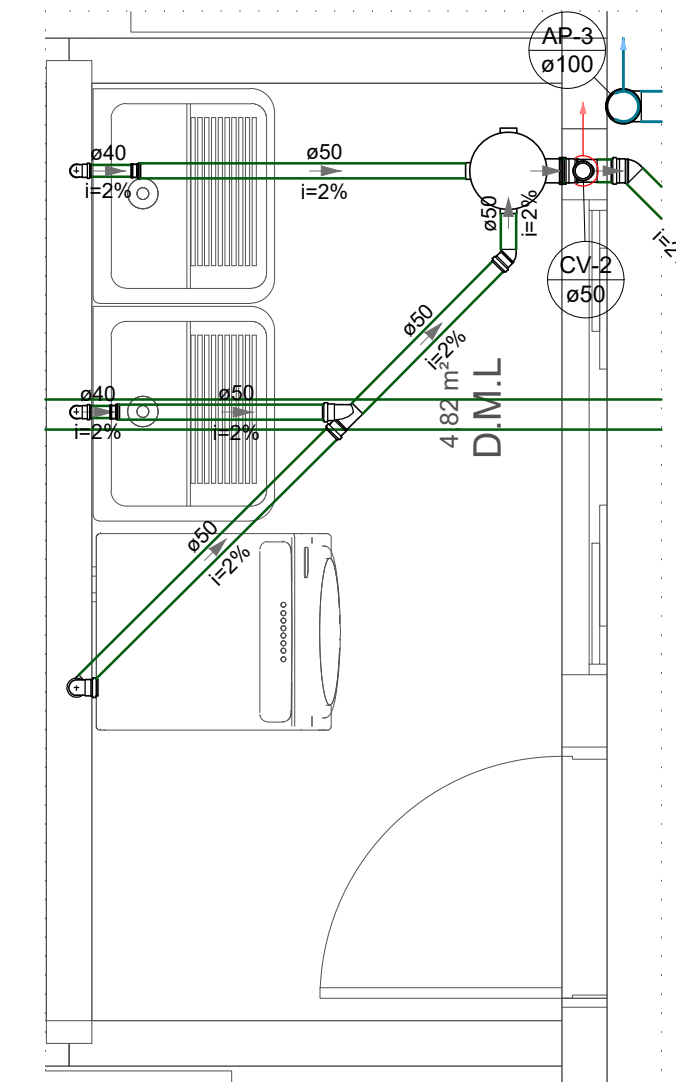


Detalhe S2
Escala 1:25

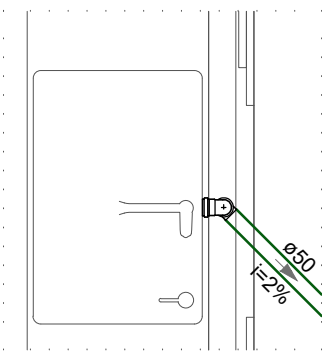


Detalhe S3
Escala 1:25

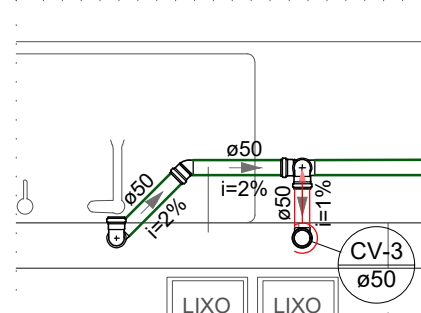


Detalhe S4
Escala 1:25

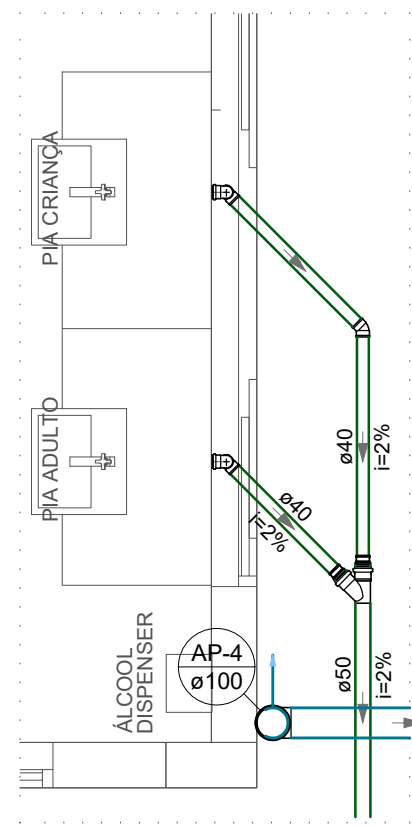


Detalhe S5
Escala 1:25

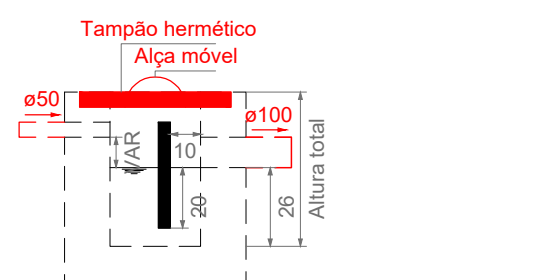

Caixa de gordura - Pavimento
Corte 1 - ESC. 1:25

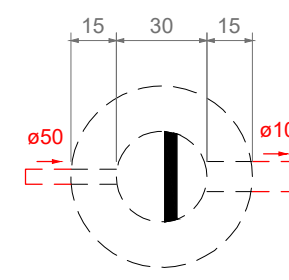

Caixa de gordura - Pavimento
Planta baixa - ESC. 1:25

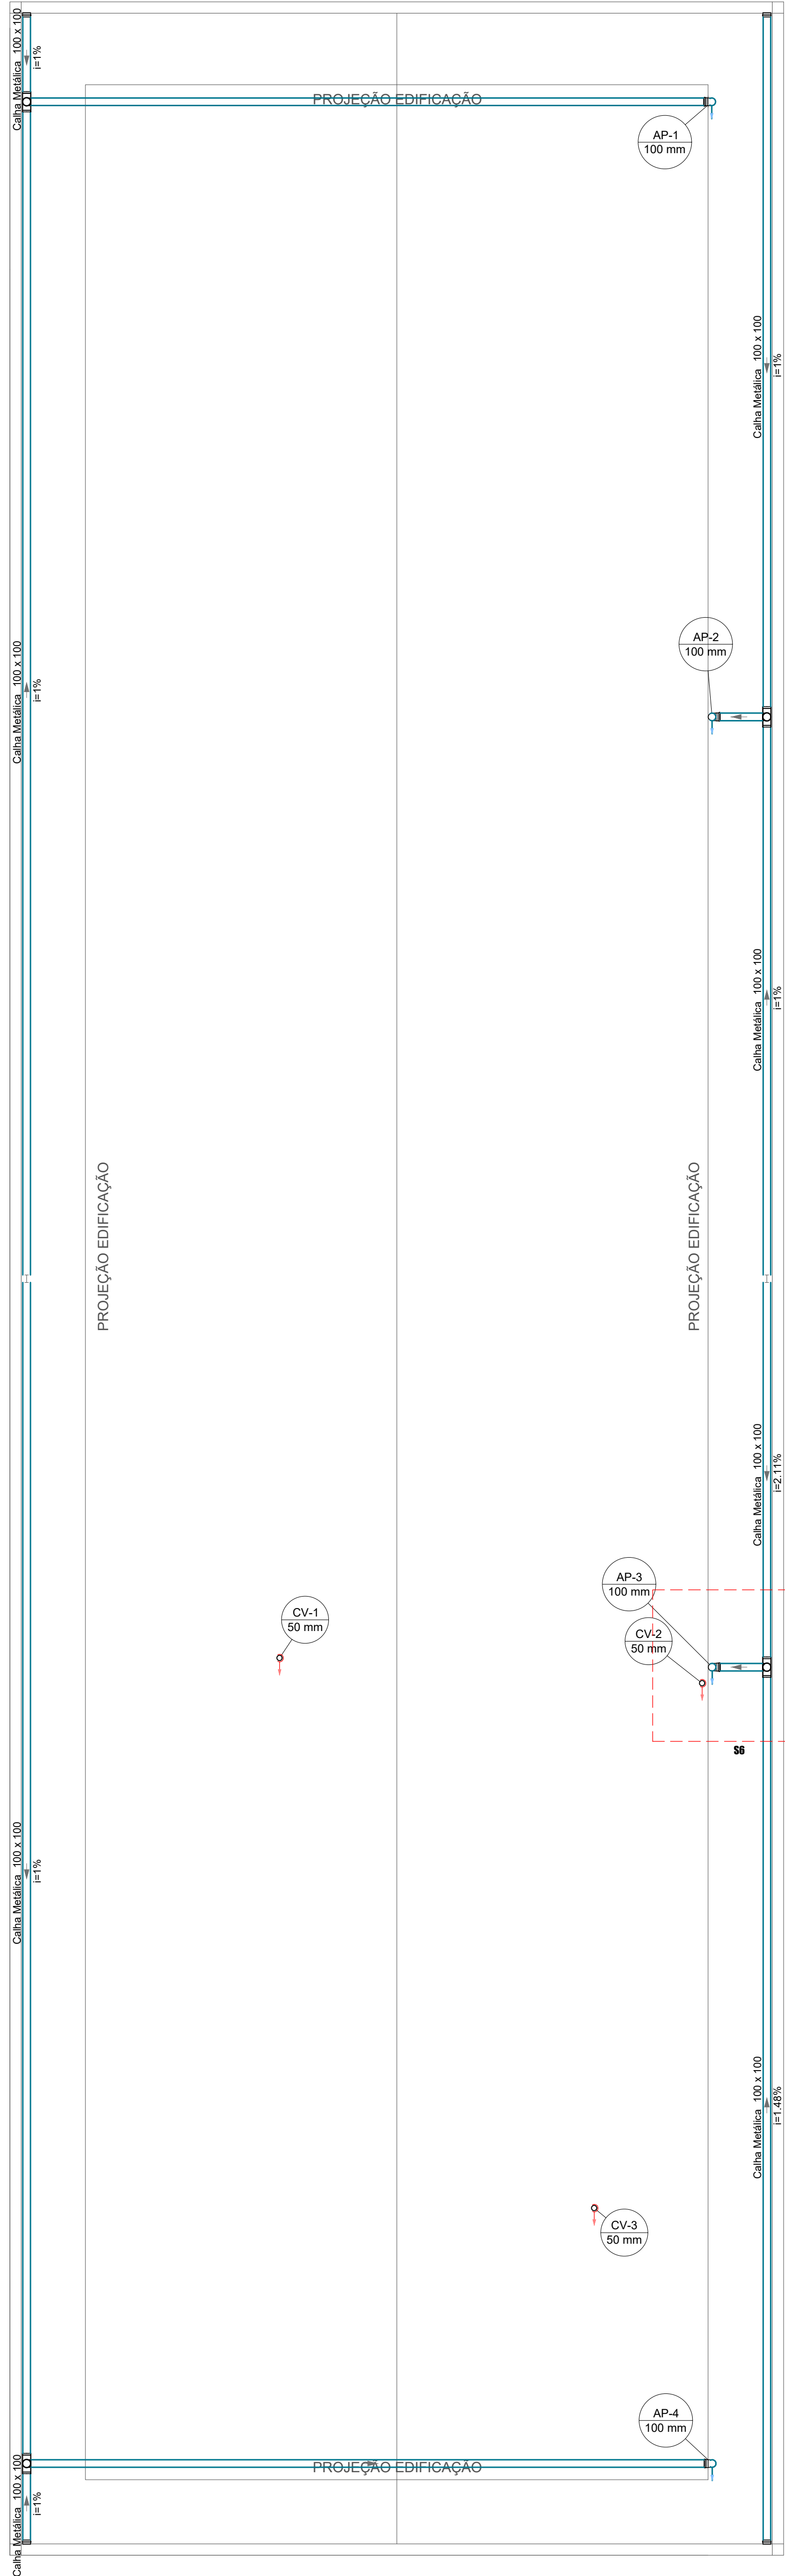


PLANTA BAIXA COBERTURA- INSTALAÇÕES SANITÁRIAS E PLUVIAIS
Escala 1:50


Lista de materiais - Novo pavimento	
Pluvial	
Calha metálica	
Adaptador para local semi-circular	4 pc
Cabeceira retangular	4 pc
Calha retangular	67.1 m
100 mm x 100 mm	
PVC Esgoto	
Joelho 90	8 pc
100 mm	20.81 m
Tubo rígido c/ ponta lisa	
100 mm - 4"	
Ventilação	
PVC Esgoto	
Terminal de ventilação	3 pc
50 mm	3.71 m
Tubo rígido c/ ponta lisa	
50 mm - 2"	

Legenda de condutas - Novo pavimento	
—	Pluvial
—	Ventilação


Legenda - Novo pavimento	
■	Adaptador para local semi-circular a terminação
■	Cabeceira retangular
■	Joelho 90 - coluna
■	Joelho 90 - desce
■	Terminal de ventilação - coluna

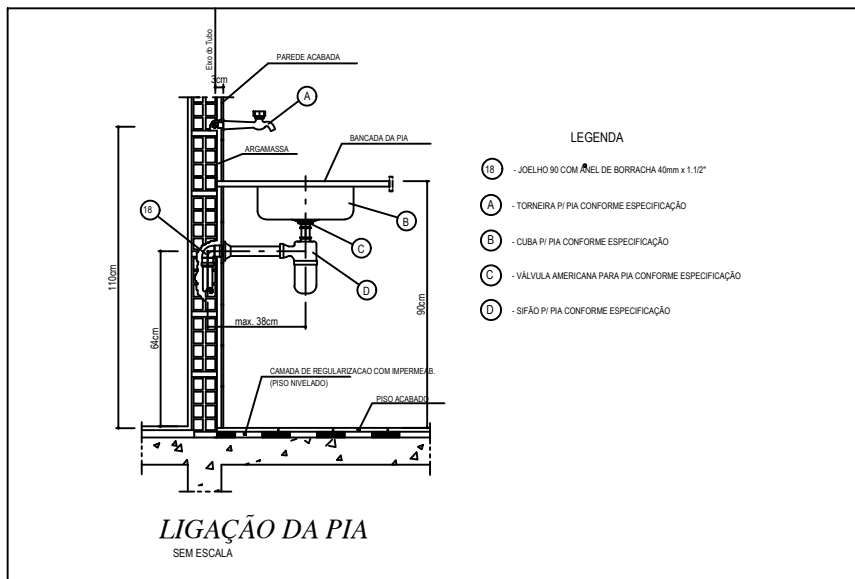

LIGAÇÃO DA PIA

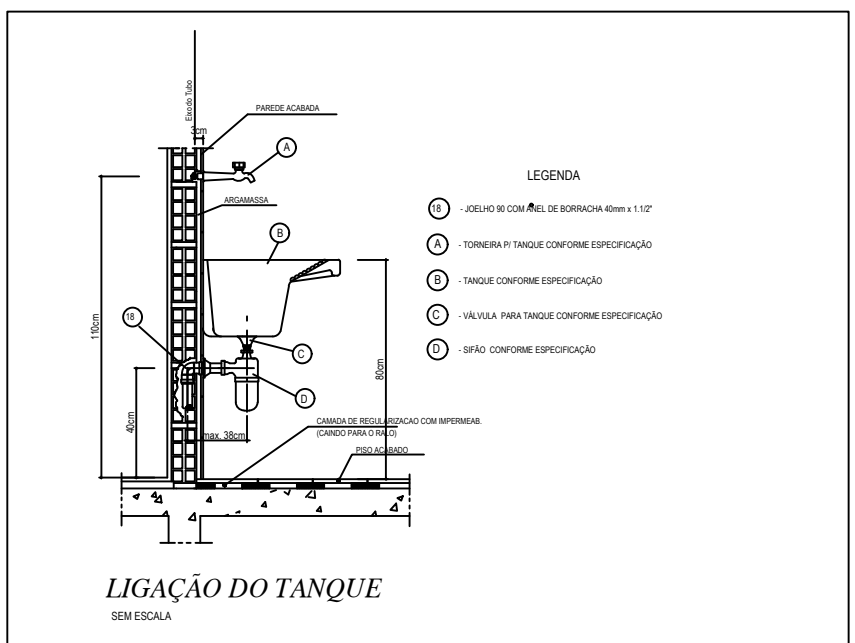


LIGAÇÃO DO TANQUE

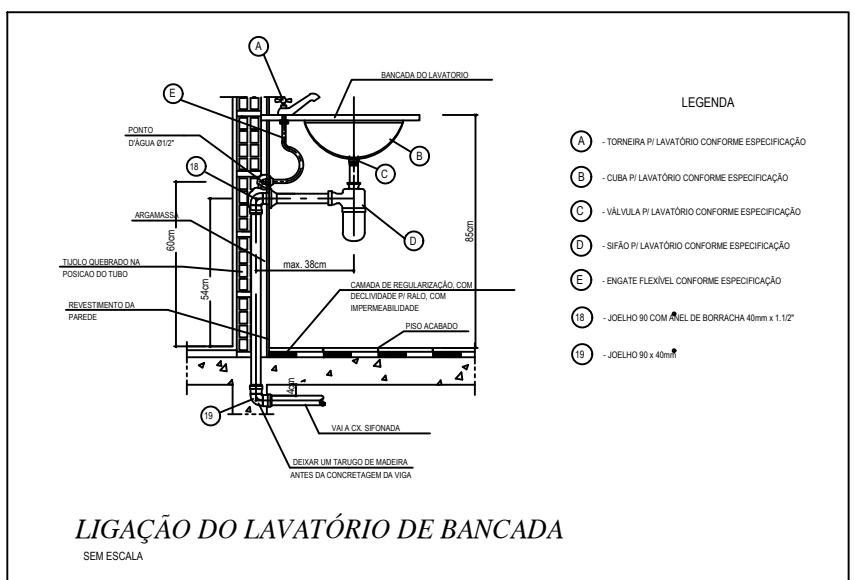

LIGAÇÃO DO LAVATÓRIO DE BANCADA

DETALHES
S. ESC.:

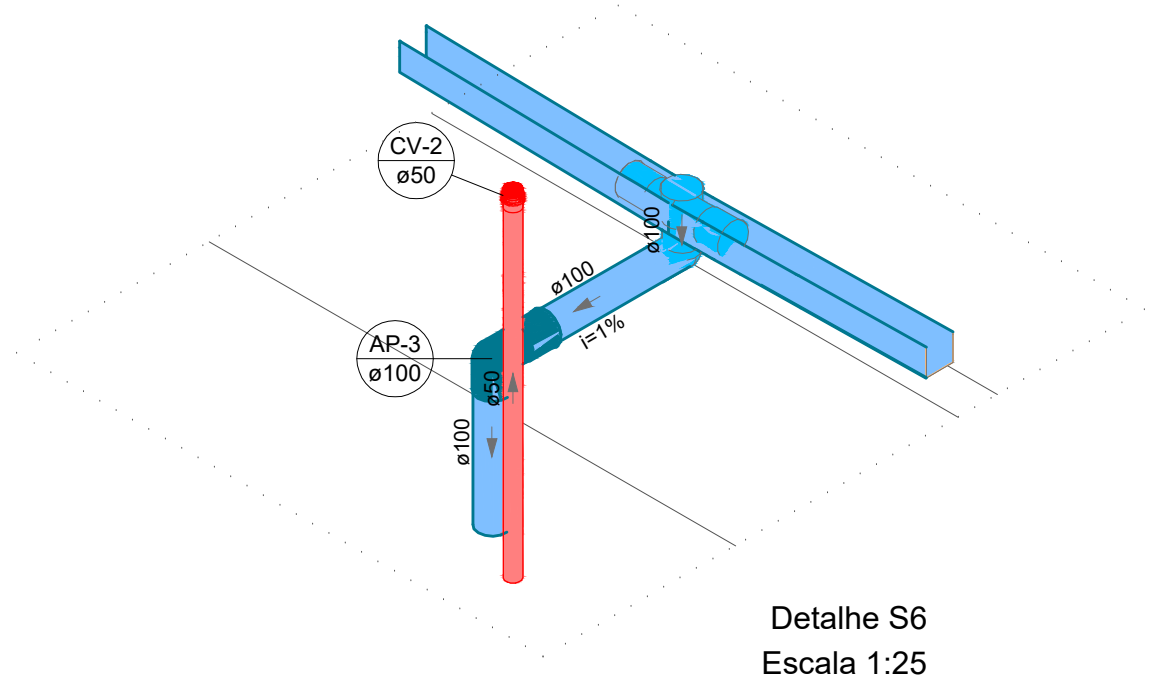

Detalhe S6
Escala 1:25

PROJETO	DATA	Nº	DESCRIÇÃO	RESPONSÁVEL
	01/2022	00	PRJ_SAN - EXECUTIVO FINAL	
PROJETO: <div>SANITÁRIO</div> EXECUTIVO				FOLHA: <div>01</div> 01
OBRA: INSTITUCIONAL				
PROPRIETÁRIO: SERVIÇO SOCIAL DO COMÉRCIO-SESC, ADMINISTRAÇÃO REGIONAL NO ESTADO DO TOCANTINS				
LOCAL: AVENIDA TIETE, Nº 560 QD 30-A LT 01, SETOR ARAGUAÍNA SUL, ARAGUAÍNA-TO				
QR CODE:				
<div>PROPRIETÁRIO</div> <div>CPF/CNPJ:</div> 93.779.013/0002-35 1		ASS.:		
		SERVIÇO SOCIAL DO COMÉRCIO-SESC, ADMINISTRAÇÃO REGIONAL NO ESTADO DO TOCANTINS		
		AUTOR DO PROJETO		
		ASS.:		
		MELK ZEDEK CARLOS RAMALHO		
		CREA: 205.1340-TO		
		ART:		
		RESP. TÉCNICO		
		CREA:		
		ART:		
<div>EMPRESA EXECUÇÃO</div> <div>CREA:</div>		ASS.:		
		+		
		ASS.:		
		+		
ESCALA: INDICADO	DATA: JANEIRO - 2022	CONFERIDO:	CONTATO:	
CONTEÚDO:				
<div><div>• PLANTA BAIXA TERREO E COBERTURA - INST. SANITÁRIOS E PLUVIAIS</div><div>• LEGENDAS</div><div>• DETALHES</div><div>• LISTA DE MATERIAIS</div></div>				
				<div><div></div><div>TRIEDRO</div><div>Engenharia, Arquitetura e Interiores</div></div>