



PLANTA BAIXA TERREO- CFTV  
escala 1:100

DETALHE IV: FIXAÇÃO DE CÂMERAS DE CFTV NA LAJE  
SEM ESCALA

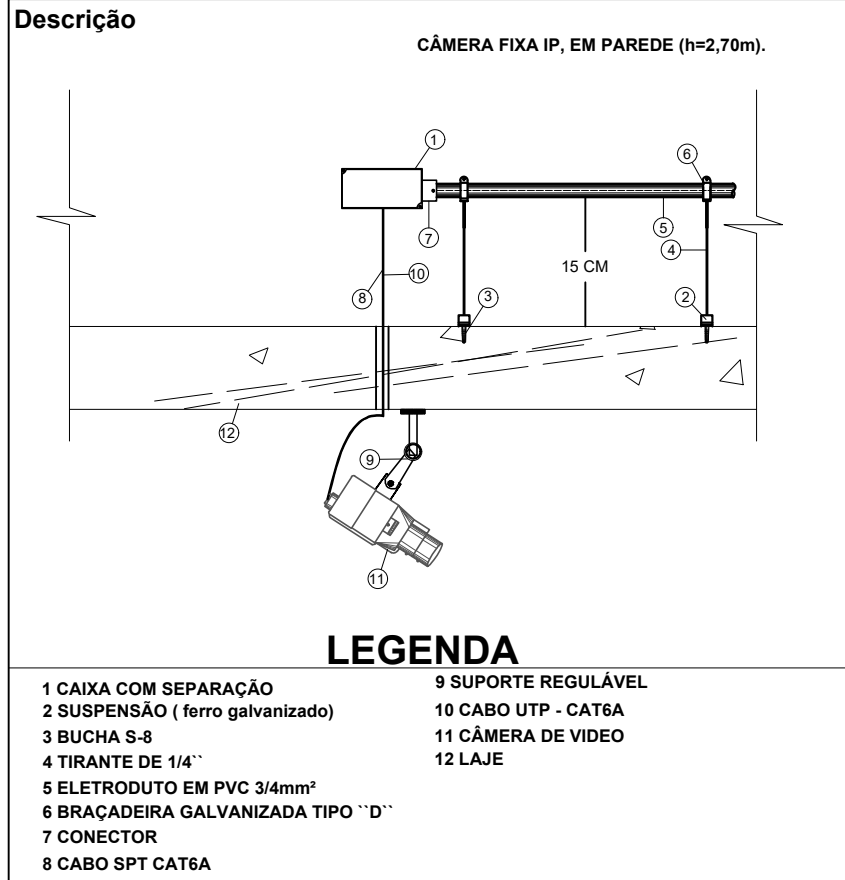


DETALHE VI: FIXAÇÃO DE CÂMERAS DE CFTV NA LAJE  
SEM ESCALA

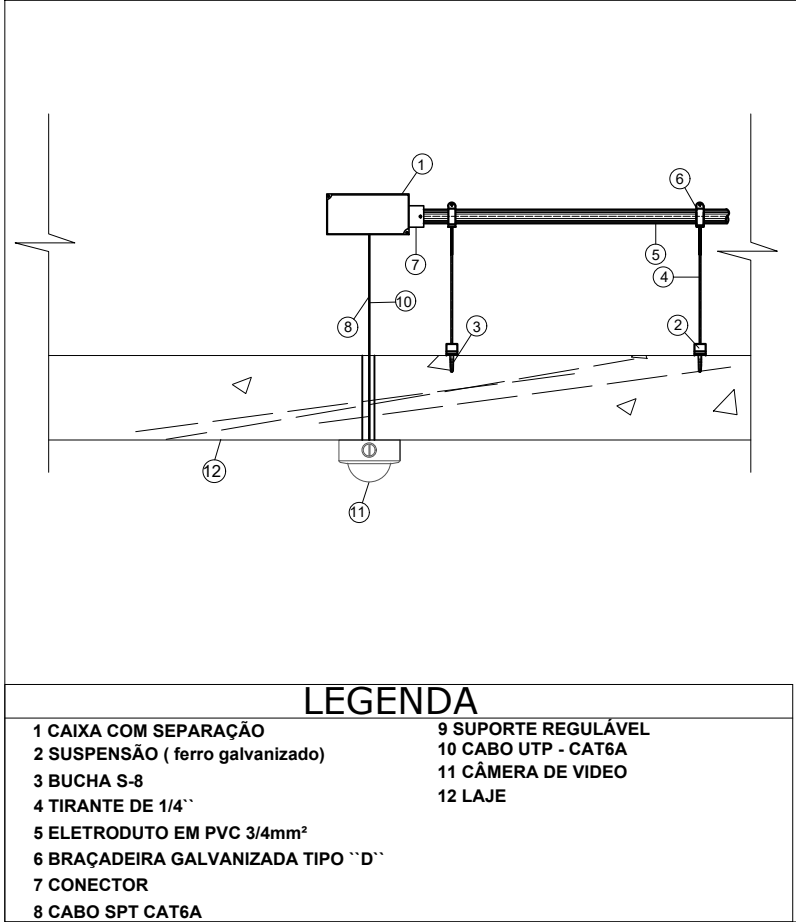


LEGENDA

ELETRODUTO DE PVC SOBRE A LAJE	
	CAIXA DE PASSAGEM EM AÇO
	ELETRODUTO QUE DESCE/SOBE
	CÂMERAS IP BULLET INFRAVERMELHO - 30 M. INTELBRAS OU SIMILAR
NOMENCLATURA DE CABOS	
CAT6A	APLICAÇÃO
CABO DE REDE CAT6A, BLINDADO DE COBRE NU, CONDUTOR SINGELO AÇO COBRADO, ISOLAMENTO POLIETILENO SÓLIDO 75MM INCORPORADO CAPA EM PVC COR BRANCA, CONECTOR FÊMEA TIPO BNC (DEIXA FOLGA NO RACK DE 2 METROS)	CÂMERAS BULLET FIXAS E MÓVEIS
OBSERVAÇÃO	
A ALIMENTAÇÃO DAS CÂMERAS SERÁ PROVENIENTE DO RACK DE CFTV, ATRAVES DE FONTE NO MESMO ASSIM COM OS CABOS	


DETALHE III: FIXAÇÃO DE CÂMERAS DE CFTV NA PAREDE INTERNA E EXTERNAS  
SEM ESCALA

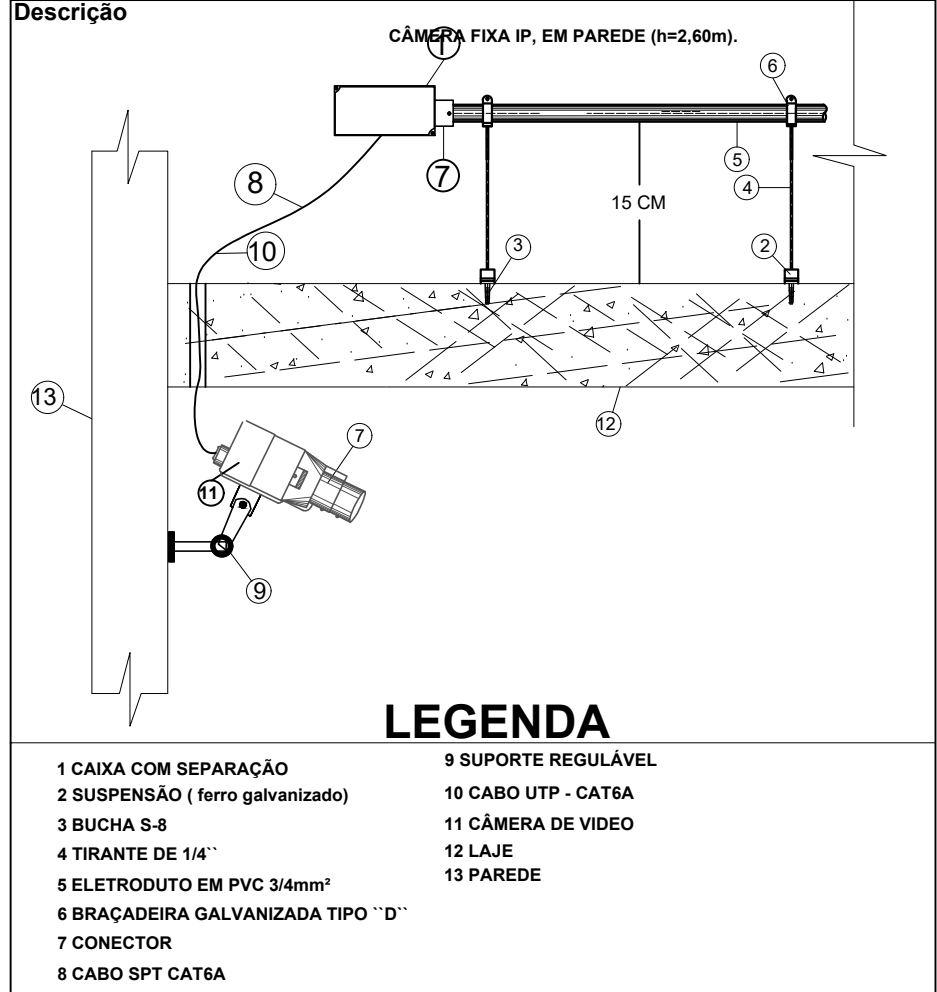


DETALHE II: DETALHAMENTO DO RACK  
SEM ESCALA

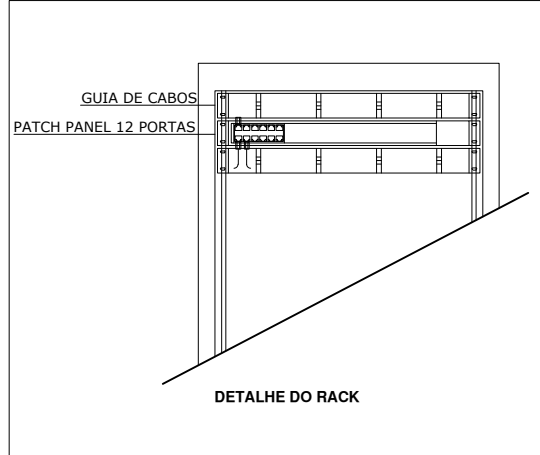

DETALHE I: VISTA FRONTAL DO RACK DE CFTV  
SEM ESCALA

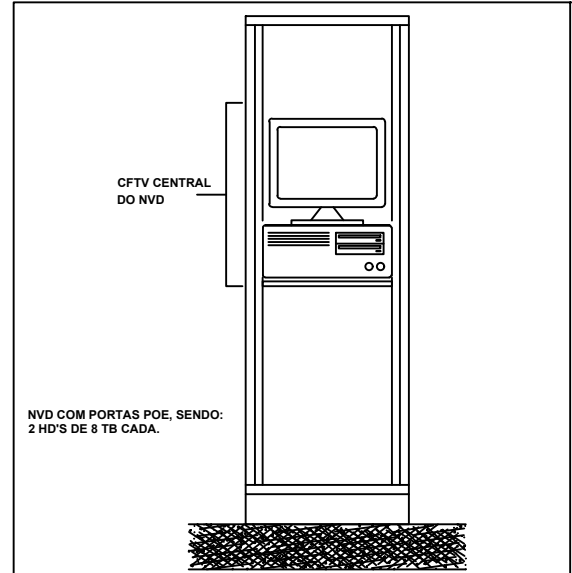

DETALHE V: FIXAÇÃO DE ELETRODUTOS SOBRE A LAJE  
SEM ESCALA

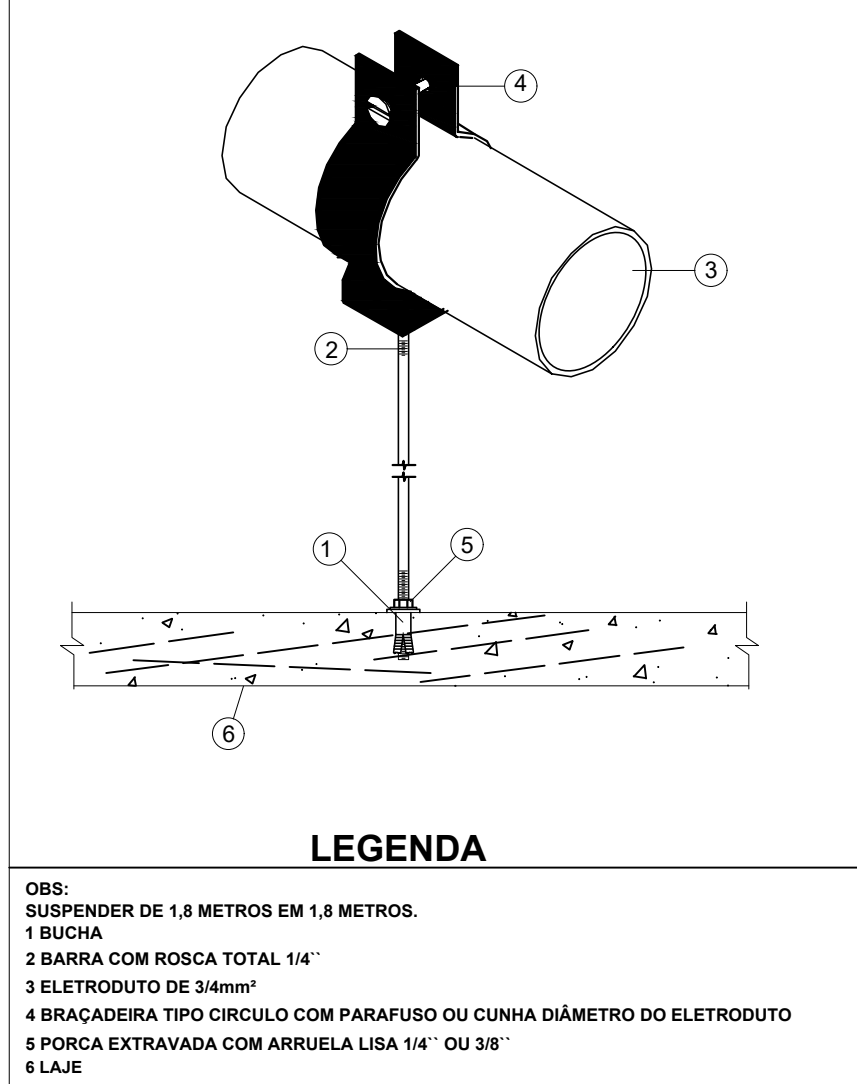

INDICAÇÃO DO ENCAMINHAMENTO DA FIAÇÃO

02 CABOS CAT6A  
QUANTIDADE DE CABOS DO SETOR QUE PASSAM POR DETERMINADO TRECHO

PROJETO	DATA	Nº	DESCRIÇÃO	RESPONSÁVEL
ELÉTRICO	10/2022	00	PRJ_CFTV - EXECUTIVO FINAL	
PROJETO: CFTV EXECUTIVO				FOLHA: 01/01
OBRA: INSTITUCIONAL				
PROPRIETÁRIO: SERVIÇO SOCIAL DO COMÉRCIO-SESC, ADMINISTRAÇÃO REGIONAL NO ESTADO DO TOCANTINS				
LOCAL: AVENIDA TIETE, Nº 560 QD 30-A LT 01, SETOR ARAGUAÍNA SUL, ARAGUAÍNA-TO				
QR CODE:		PROPRIETÁRIO CPF/CNPJ: 03.779.012/0002-35 1	ASS. : SERVIÇO SOCIAL DO COMÉRCIO-SESC, ADMINISTRAÇÃO REGIONAL NO ESTADO DO TOCANTINS	
		AUTOR DO PROJETO CREA: 205.134/D-TO ART.	ASS. : MELK ZEDEK CARLOS RAMALHO	
		RESP. TÉCNICO CREA: 209958/AP - TO ART.	ASS. : SILLAS RODRIGUES FLORÊNCIO	
		EMPRESA EXECUÇÃO CREA: ART.	ASS. : -	
ESCALA: INDICADO	DATA: OUTUBRO - 2022	CONFERIDO: --	CONTATO:	
CONTEÚDO: <ul style="list-style-type: none"><li>PLANTA BAIXA TÉRREO - CFTV</li><li>LEGENDAS</li><li>DETALHES</li></ul>				