





VISTAS CONDENSADORA

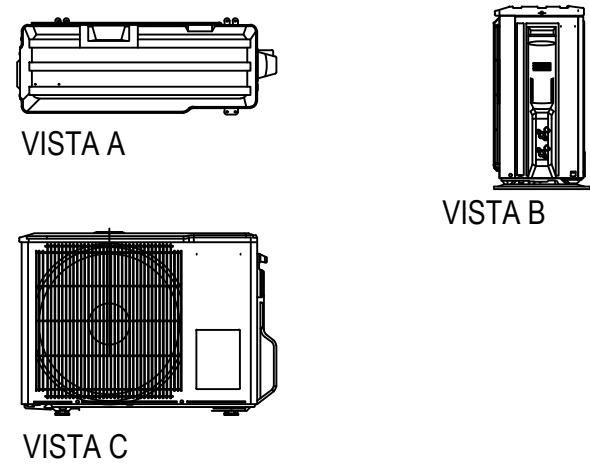

VISTAS EVAPORADORA

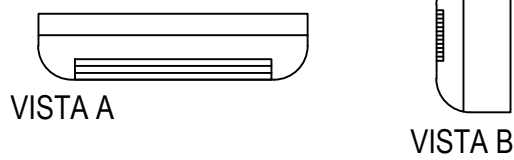

VISTAS EVAPORADORA PISO TETO

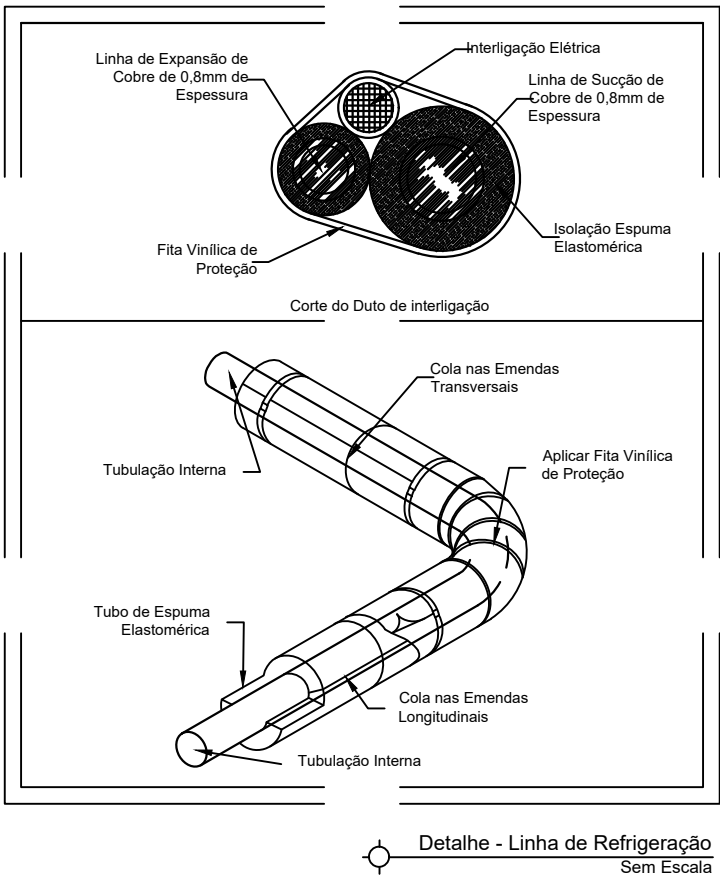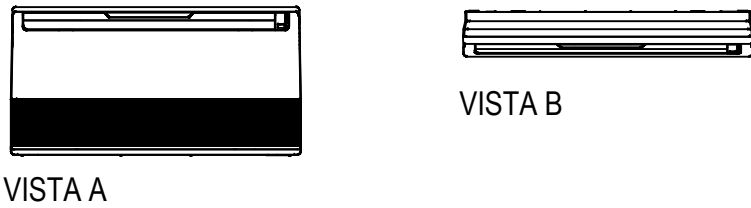

PLANTA BAIXA TERREO- INSTALAÇÕES DE AR-CONDICIONADO
escala 1:100

OBSERVAÇÃO DAS INSTALAÇÕES DE CLIMATIZAÇÃO

01 - AS TUBULAÇÕES DOS SPLIT INVERTER DEVERÃO SER FORNECIDAS EM COBRE RÍGIDO CONFORME TABELA FRIGORIFICA PARA R410A.

02 - O PROCESSO DE SOLDAGEM DEVERÁ SER REALIZADO COM SOLDA PHOSCOPPER 5% DE PRATA EM ATMOSFERA NEUTRA COM PRESENÇA DE NITROGÊNIO.

03 - APÓS A LIMPEZA OS TUBOS DEVERÃO SER PRESSURIZADOS COM NITROGÊNIO, TESTADOS COM 350 PSIG POR PERÍODO CONTINUO DE 48 HORAS ATÉ QUE SUA ESTANQUEIDADE ESTEJA GARANTIDA.

04 - AS TUBULAÇÕES DEVERÃO SER MANTIDAS PRESSURIZADAS ATÉ A DATA DA INSTALAÇÃO DOS EQUIPAMENTOS.

05 - AS CURVAS DE 90° E 45° SERÃO DO TIPO PRÉ-FABRICADAS NÃO SENDO ACEITO CURVAS ESTRANGULADAS, ENRUGADAS OU COM ÂNGULOS DIFERENTES DOS AQUI MENCIONADAS.

6. A APLICAÇÃO DE VÁCUO DEVERÁ SER FEITA DENTRO DO MAIOR RIGOR COM O AUXÍLIO DE VACUÔMETRO E CONFORME AS EXIGÊNCIAS DO FABRICANTE DO CONDICIONADOR NO QUE DIZ RESPEITO AO START-UP DOS EQUIPAMENTOS.

7. OS DIÂMETROS DAS TUBULAÇÕES FRIGORÍFICAS ATENDEM AS CONDIÇÕES DE CAMINHAMENTO, DISTÂNCIA EQUIVALENTE E DESNÍVEIS DOS CONDICIONADORES ESPECIFICADOS EM PROJETO, EM CASO DE ALTERAÇÃO DE ALGUM ÍTEM CITADO OU UTILIZAÇÃO DE OUTROS MODELOS OU MARCA A CONTRATADA DEVERÁ CONSULTAR O PROJETISTA.

PROJETO	DATA	Nº	DESCRIÇÃO	RESPONSÁVEL
ELÉTRICO	09/2022	00	PRJ_ELE - EXECUTIVO FINAL	
PROJETO:			AR-CONDICIONADO EXECUTIVO	FOLHA: 01/01
OBRA: INSTITUCIONAL				
PROPRIETÁRIO: SERVIÇO SOCIAL DO COMÉRCIO-SESC, ADMINISTRAÇÃO REGIONAL NO ESTADO DO TOCANTINS				
LOCAL: NW - SW Parque João do Vale, AV. Tocantins, Vila Aurení. PALMAS/TO				
QR CODE:		PROPRIETÁRIO CPF/CNPJ: 03.779.012/0009-01	ASS. : SERVIÇO SOCIAL DO COMÉRCIO-SESC, ADMINISTRAÇÃO REGIONAL NO ESTADO DO TOCANTINS	
		AUTOR DO PROJETO CREA: 205.134/D-TO ART.	ASS. : MELK ZEDEK CARLOS RAMALHO	
		RESP. TÉCNICO CREA: 307411/D-TO ART.	ASS. : THIAGO DE OLIVEIRA DUARTE	
		EMPRESA EXECUÇÃO CREA: ART.	ASS. : -	
ESCALA: INDICADO	DATA: SETEMBRO - 2022	CONFERIDO: --	CONTATO:	
CONTEÚDO: <ul style="list-style-type: none">PLANTA BAIXA TÉRREO - INSTALAÇÕES ELÉTRICASLEGENDASDETALHES				