


PLANTA BAIXA TÉRREO - INSTALAÇÕES SANITÁRIAS E PLUVIAS  
ESCALA: 1/50


Lista de materiais - Térreo		Lista de materiais - Cobertura	
Esgoto		Pluvial	
Caixas de Passagem		Calha metálica	
Caixa de área pluvial sem grelha CA- 60x60cm	1 pc	Cabeceira retangular 100 mm x 100 mm	4 pc
Caixa de passagem PVC 30 cm	5 pc	Caixa retangular 100 mm x 100 mm	73.95 m
PVC Acessórios		PVC Esgoto	
Caixa eformada 100x100x50	2 pc	Redução excêntrica 100 mm - 75 mm	5 pc
150x150x50	2 pc	Tubo rígido c/ ponta lisa 100 mm - 4"	15.73 m
Rato sifonado alt. req. saída 40 100 mm - 40 mm	2 pc	75 mm - 3"	34.68 m
Sifão de copo p/ pia e lavatório 1" - 1 1/2"	8 pc	Ventilação	
Sifão Resilvil c/ Adaptador 1 1/2" - 1 1/2"	2 pc	Terminal de ventilação 50 mm	4 pc
Válvula p/ lavatório e tanque 1"	8 pc	Tubo rígido c/ ponta lisa 50 mm - 2"	0.62 m
Válvula p/ tanque 1 1/2"	2 pc		
PVC Esgoto			
Curva 45 curta Amanco 100 mm	1 pc		
Curva 90 curta 40 mm	15 pc		
Joelho 45 100 mm	2 pc		
40 mm	6 pc		
50 mm	1 pc		
Joelho 90 100 mm	4 pc		
Joelho 90 c/ clarete p/ esgoto secundário 40 mm - 1 1/2"	13 pc		
Junção simples 100 mm - 50 mm	3 pc		
100 mm - 100 mm	3 pc		
40 mm x 40 mm	3 pc		
Tubo rígido c/ ponta lisa 100 mm - 4"	28.29 m		
40 mm	25.16 m		
50 mm - 2"	4.74 m		
78 90			
40 mm	3 pc		
Tê sanitário 100 mm - 50 mm	1 pc		
Pluvial			
Caixas de Passagem			
Caixa de área pluvial sem grelha CA- 60x60cm		5 pc	
PVC Esgoto			
Curva 90 curta 100 mm		5 pc	
Linha simples 100 mm		4 pc	
Tubo rígido c/ ponta lisa 100 mm - 4"		49.71 m	
150 mm - 6"		15.95 m	
Ventilação			
PVC Esgoto			
Curva 90 curta 50 mm		4 pc	
Joelho 90 50 mm		4 pc	
Linha de correr 50 mm		4 pc	
Tubo rígido c/ ponta lisa 50 mm - 2"		14.83 m	
Tê sanitário 50 mm - 50 mm		4 pc	

Legenda de condutos - Térreo	
Esgoto	
Pluvial	
Ventilação	


Legenda - Térreo	
Caixa Sifonada	
Caixa de área pluvial simples	
CES	
Caixas Inspeção Esgoto Sifonada	
Caixas de passagem PVC DN 30	
Chuveiro Residencial	
Curva 45" curta Amanco	
Curva 90 curta-columa	
Joelho 45	
Junção simples	
Lavatório de Uso Geral	
Linha de correr- columa	
Linha samples- columa	
Ranais de Ventilação	
Tanque de Lavar Roupa DN 40mm	
Tê 90	
Vaso Sanitário c/ 180°	
Vaso Sanitário c/ junção e curva 45°	

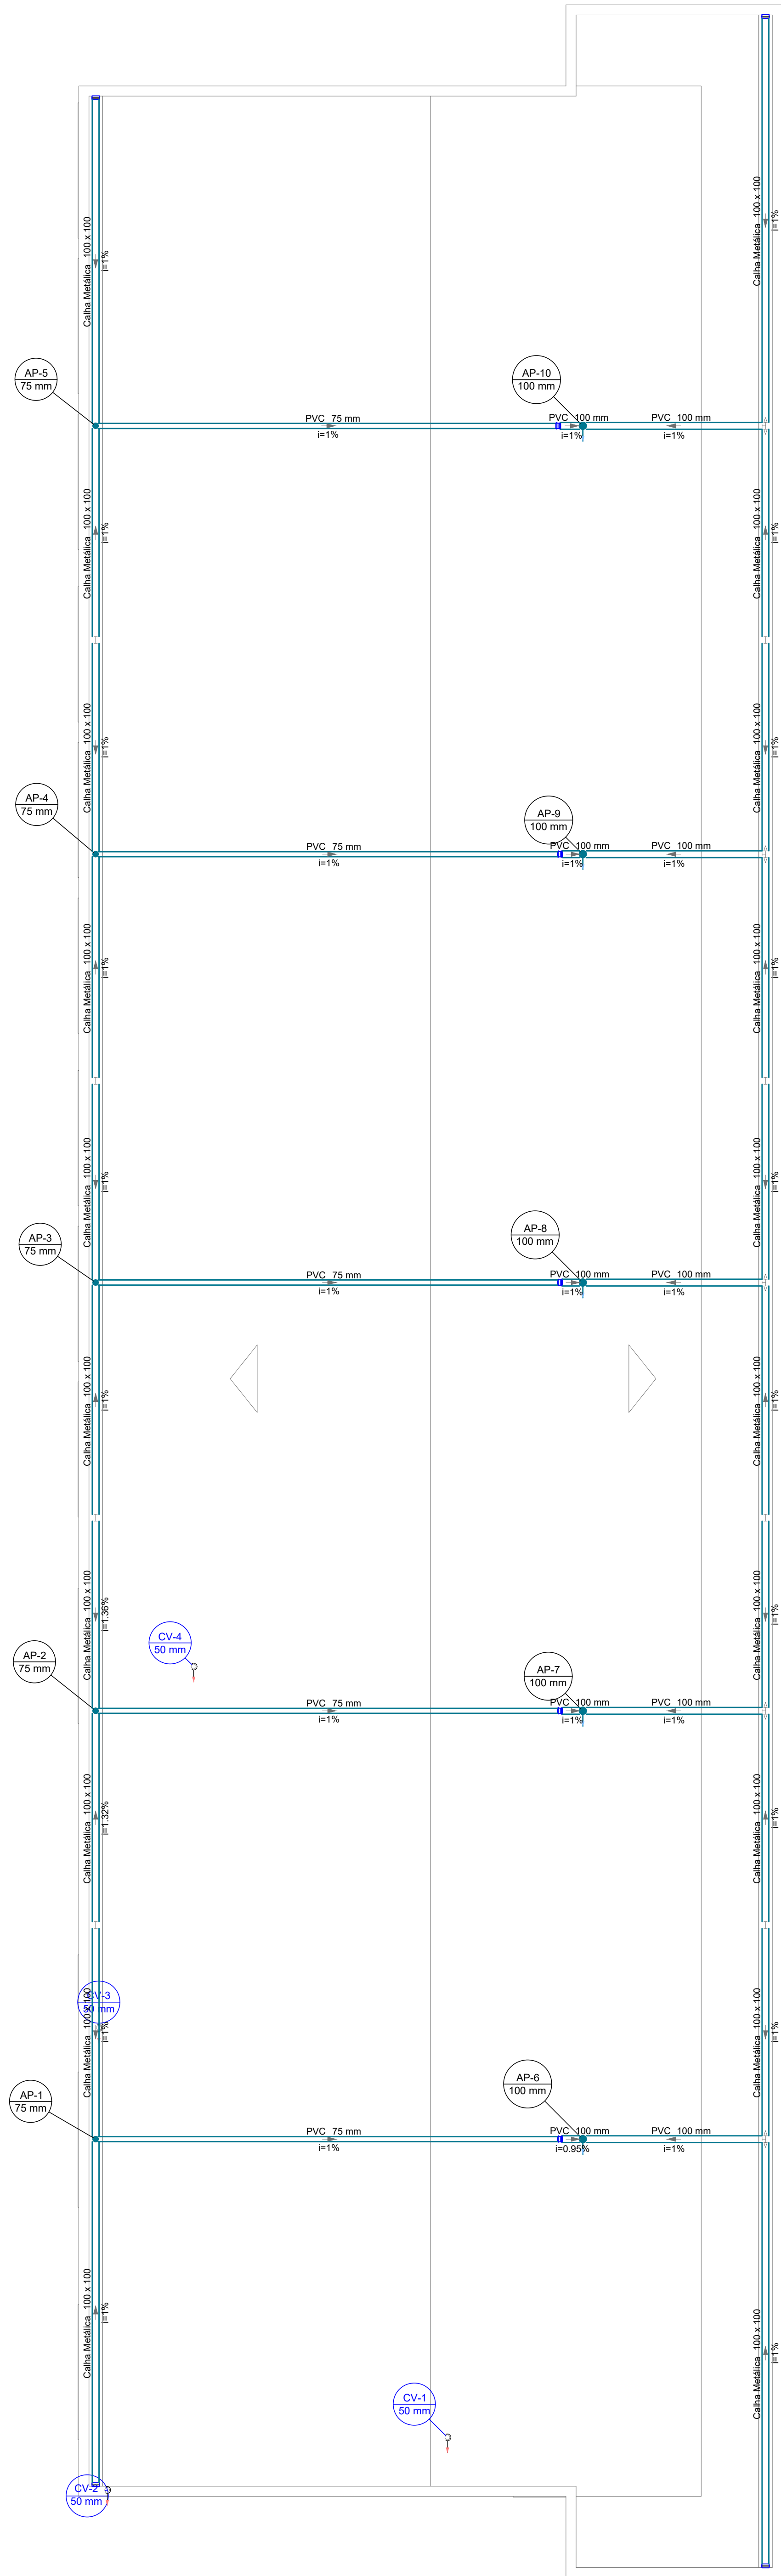


PLANTA BAIXA COBERTURA - INSTALAÇÕES SANITÁRIAS E PLUVIAS  
ESCALA: 1/50

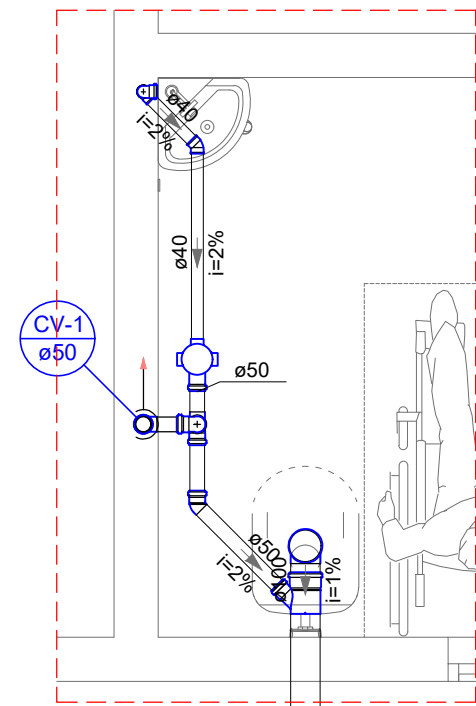


Detalhe S1  
Escala 1:25

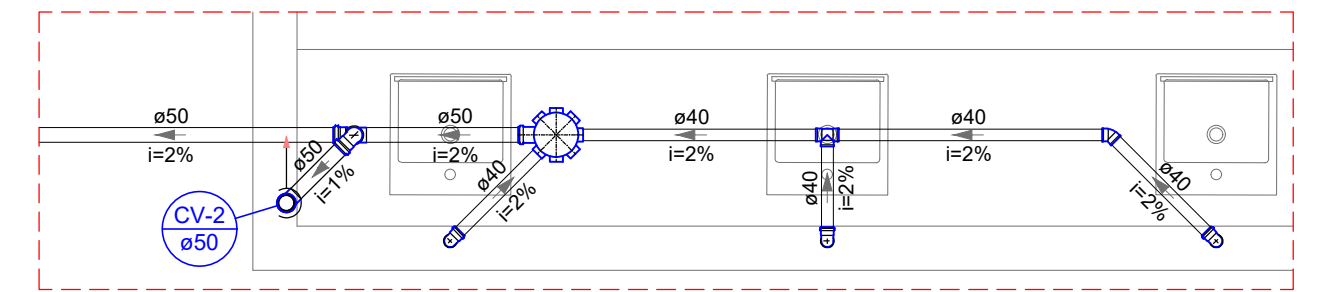


Detalhe S2  
Escala 1:25

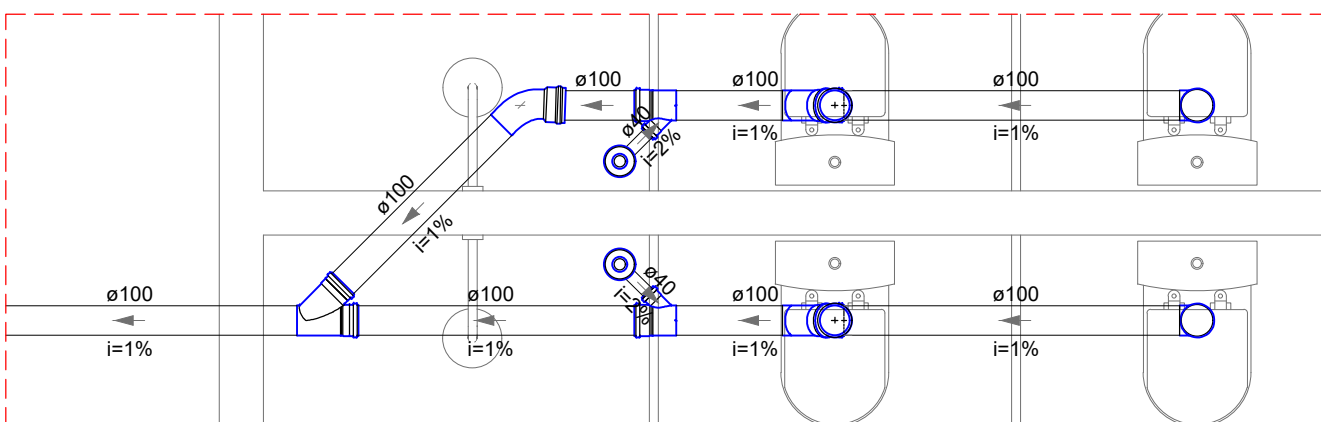


Detalhe S3  
Escala 1:25

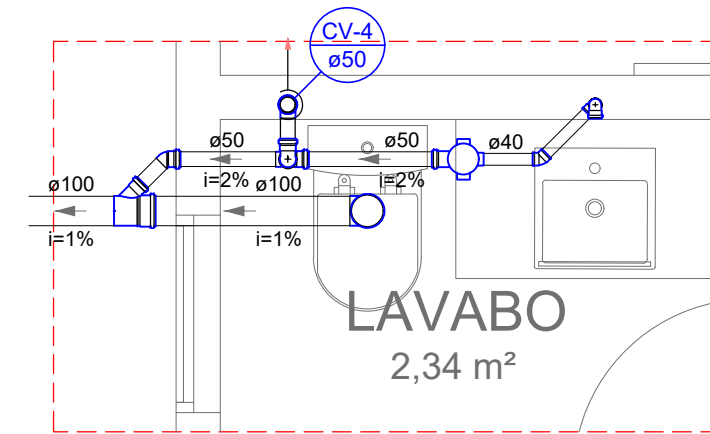

Detalhe S7  
Escala 1:25

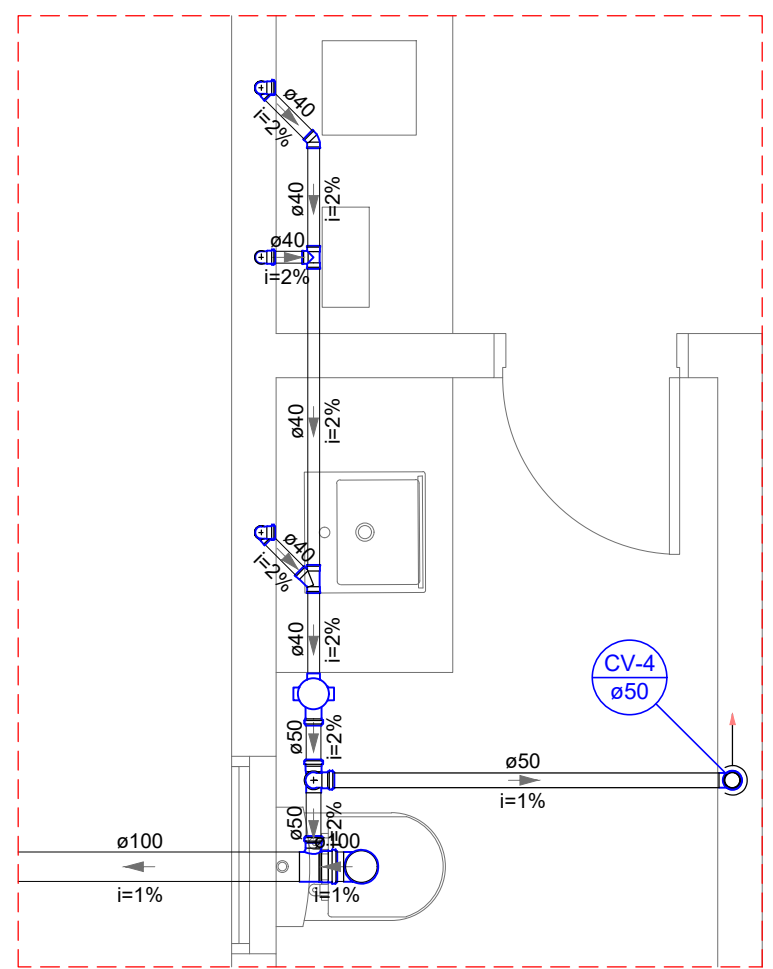

Detalhe S5  
Escala 1:25

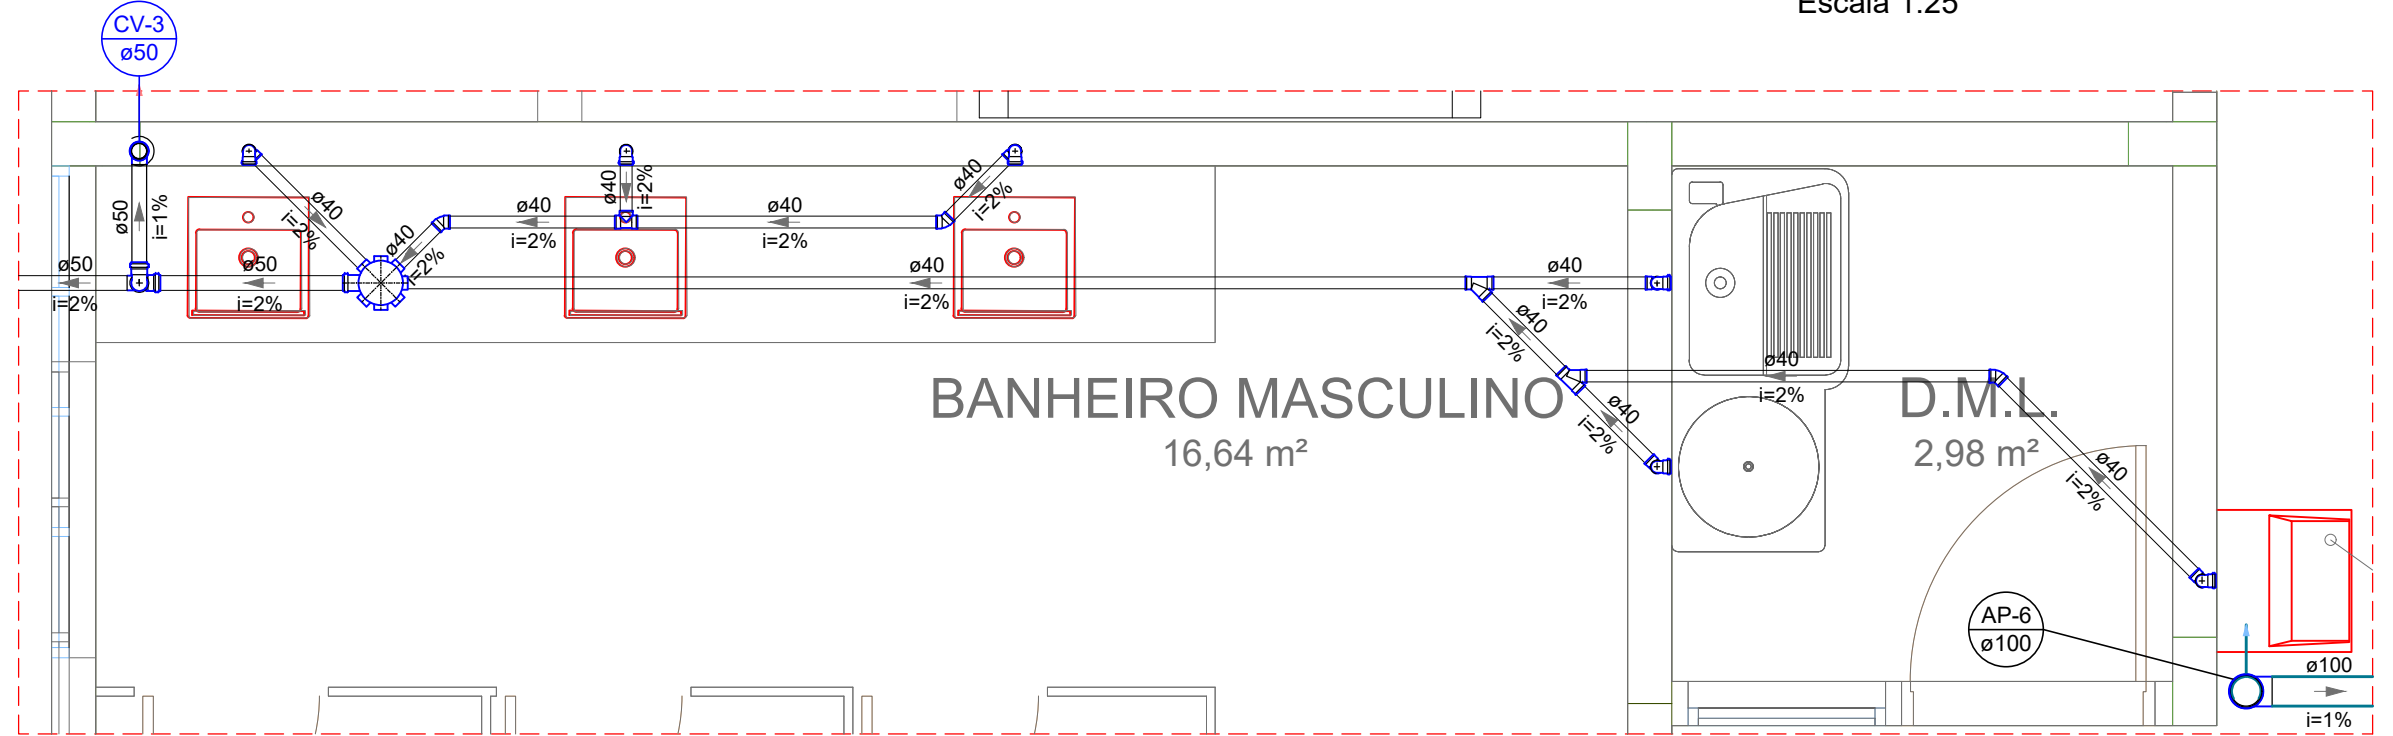

Detalhe S6  
Escala 1:25

PROJETO	DATA	Nº	DESCRIÇÃO	RESPONSÁVEL
SANITÁRIO	10/2022	00	PRJ. SAN - EXECUTIVO FINAL	
PROJETO:				FOLHA:
SANITÁRIO EXECUTIVO				01/01
OBRA: INSTITUCIONAL				
PROPRIETÁRIO: SERVIÇO SOCIAL DO COMERCIAL-SESC, ADMINISTRAÇÃO REGIONAL DO ESTADO DO TOCANTINS				
LOCAL: NW - SW Parque João do Vale, Av. Tocantins, Vila Aurenli. PALMAS/TO				
QR CODE:				
PROPRIETÁRIO		ASS. : SESC, ADMINISTRAÇÃO REGIONAL DO TOCANTINS		
CPF/CNPJ				
03.779.012/0009-01				
AUTOR DO PROJETO		ASS. : LIDIANA GUIDA PEREIRA		
CAU: A43973-B				
ART.				
RESP. TÉCNICO		ASS. :		
ART.				
EMPRESA EXECUÇÃO		ASS. :		
CREA:		ASS. :		
ART.		ASS. :		
ESCALA: INDICADO	DATA: OUTUBRO - 2022	CONFERIDO: --	CONTATO:	
CONTEÚDO:				
<ul style="list-style-type: none"><li>• Planta Baixa Inst. Sanitárias e Pluviais</li><li>• Listas de Materiais</li><li>• Legendas</li><li>• Detalhes Sanitários</li></ul>				
			 <b>TRIEDRO</b> arquitetura, engenharia e construção	